


工事名	R6企総管 川口発電所 ガス遮断器取替工事（一部債務負担）		
路線名等	—		
工事箇所	那賀郡那賀町吉野		
図面名	川口ダム平面図		
縮尺	1 : 1000	図面番号	1 / 4
事業者名	徳島県企業局		

屋上 平面図 (EL. 97.000)



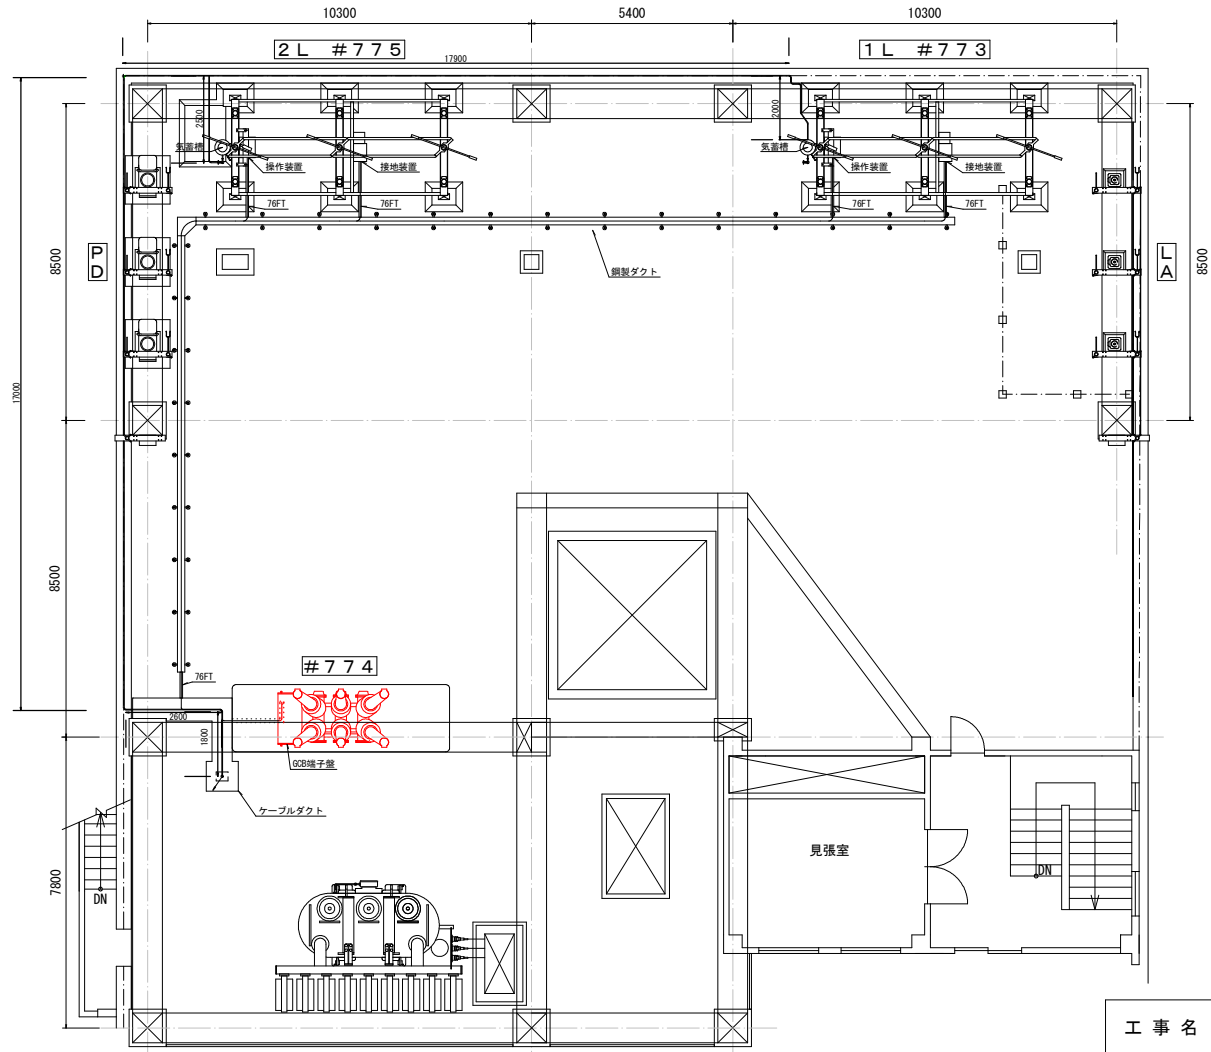



〈凡例〉


— : 取替対象機器

工事名	R6企総管 川口発電所 ガス遮断器取替工事 (一部債務負担)		
路線名等	—		
工事箇所	那賀郡那賀町吉野		
図面名	川口発電所 1階 (屋上) 平面図		
縮尺	1 : 200	図面番号	2 / 4
事業者名	徳島県企業局		


〈凡例〉

取替対象機器

図	名称
	Uボルト、直角クレビスリング（短／長）、 長幹がいし、一枚リンク、耐張クランプ
	T型クランプ
	硬銅より線
	GCB（ガス遮断器）

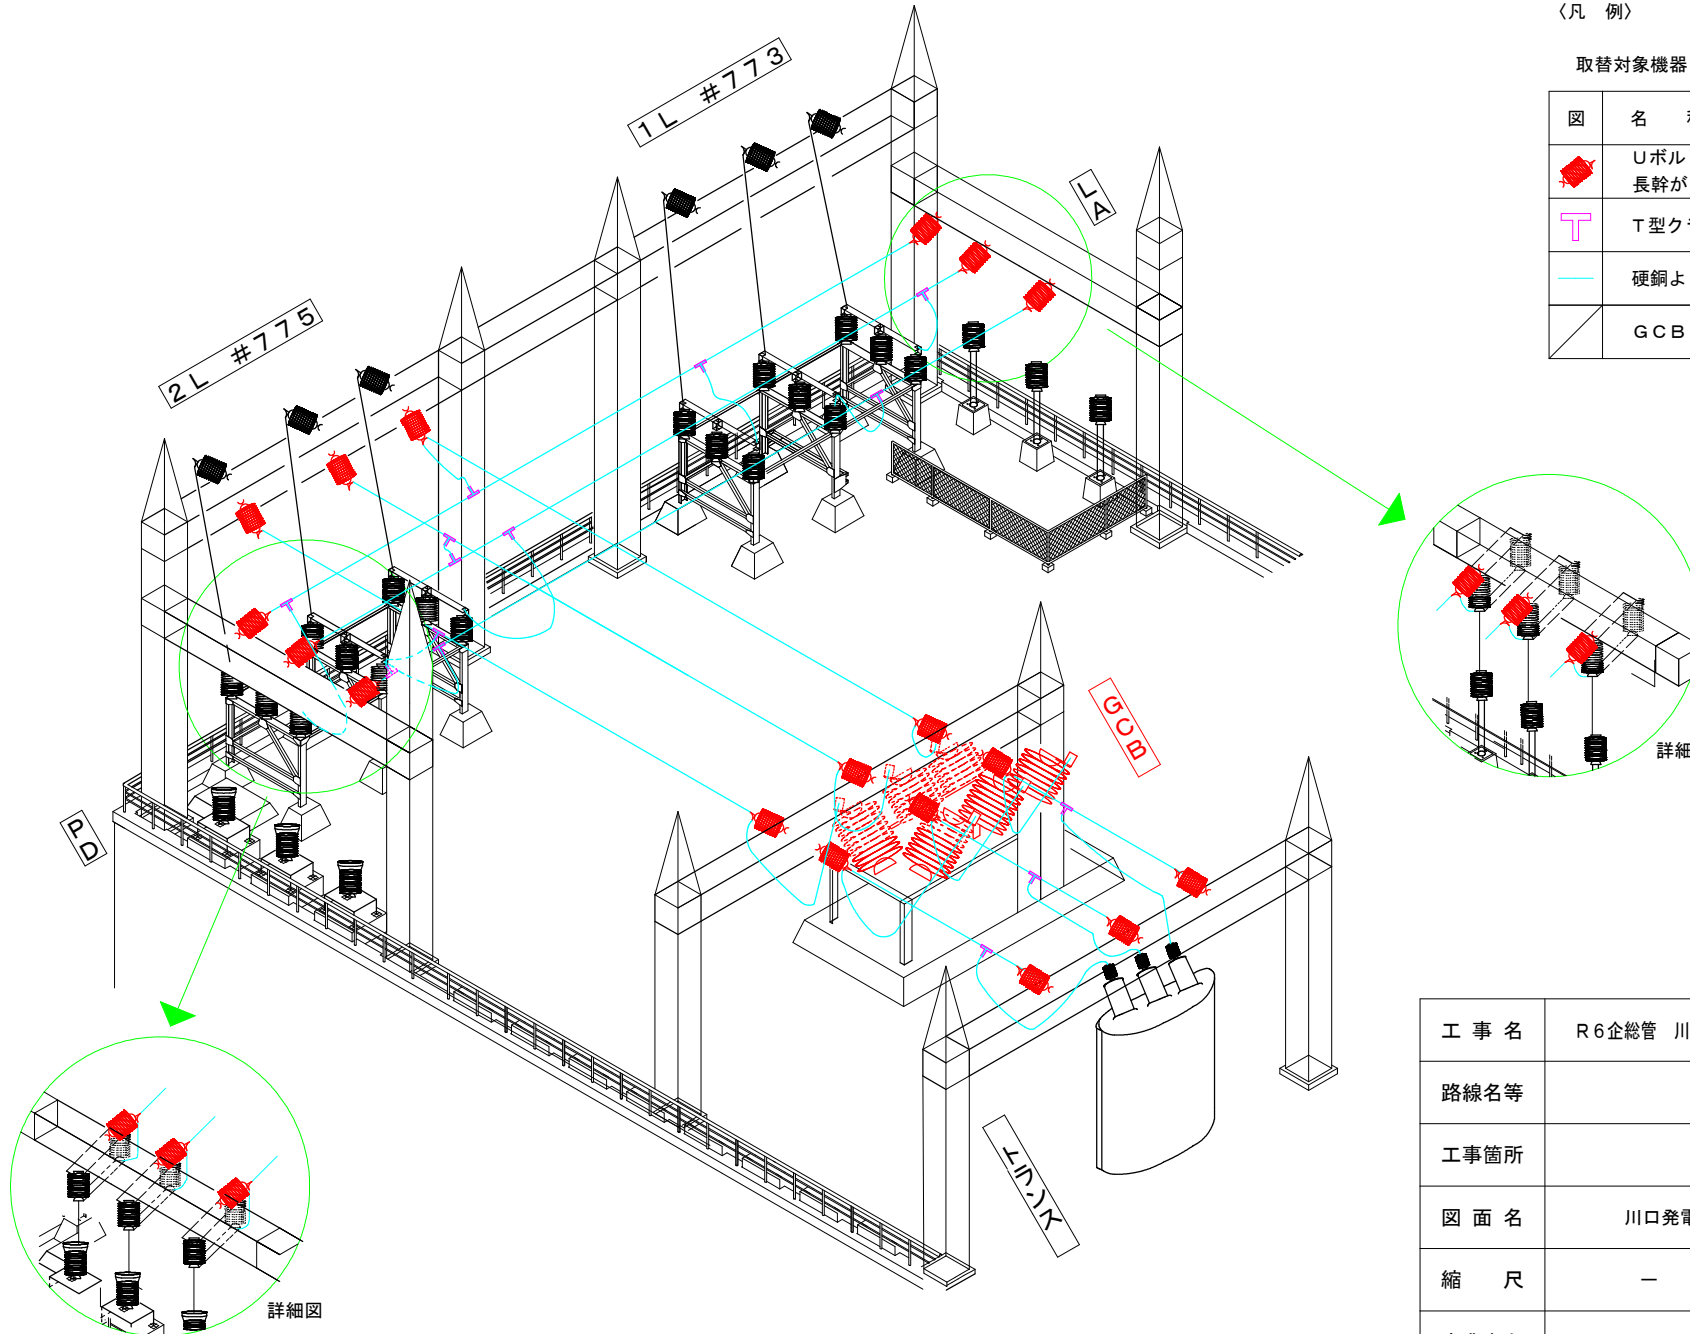

工事名	R6企総管 川口発電所 ガス遮断器取替工事（一部債務負担）		
路線名等	—		
工事箇所	那賀郡那賀町吉野		
図面名	川口発電所1階（屋上）平面図（アイソメ）		
縮尺	—	図面番号	3 / 4
事業者名	徳島県企業局		

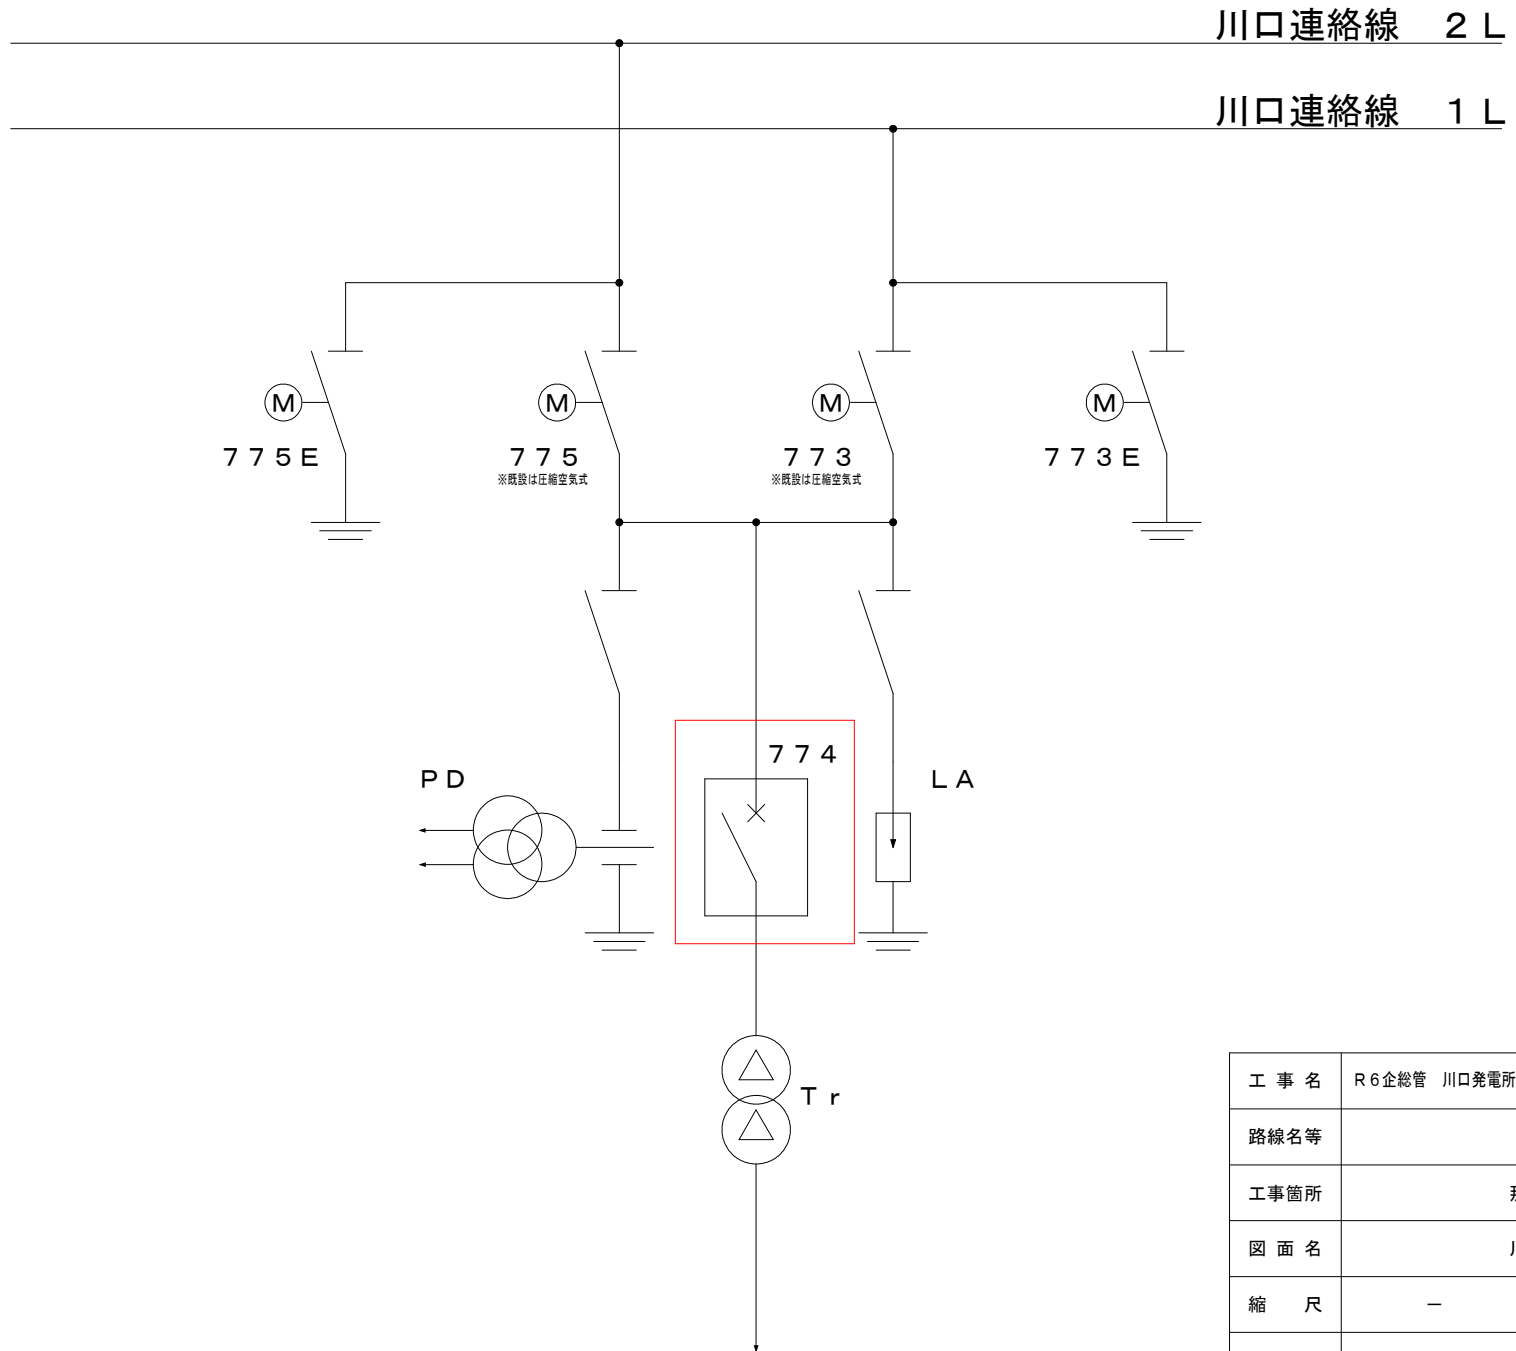

〈凡 例〉

: 取替範囲

工 事 名	R6企総管 川口発電所 ガス遮断器取替工事（一部債務負担）		
路線名等	—		
工事箇所	那賀郡那賀町吉野		
図 面 名	川口発電所系統図		
縮 尺	—	図面番号	4 / 4
事業者名	徳島県企業局		