


平面図 S=1:500




当初設計図面

工事名	R6企工 阿南工業用水道 送水管路布設替工事		
路線名等			
工事箇所	阿南市宝田町		
図面名	計画平面図		
縮尺	1:500	図面番号	1 / 3
会社名			
事業者名	徳島県企業局		

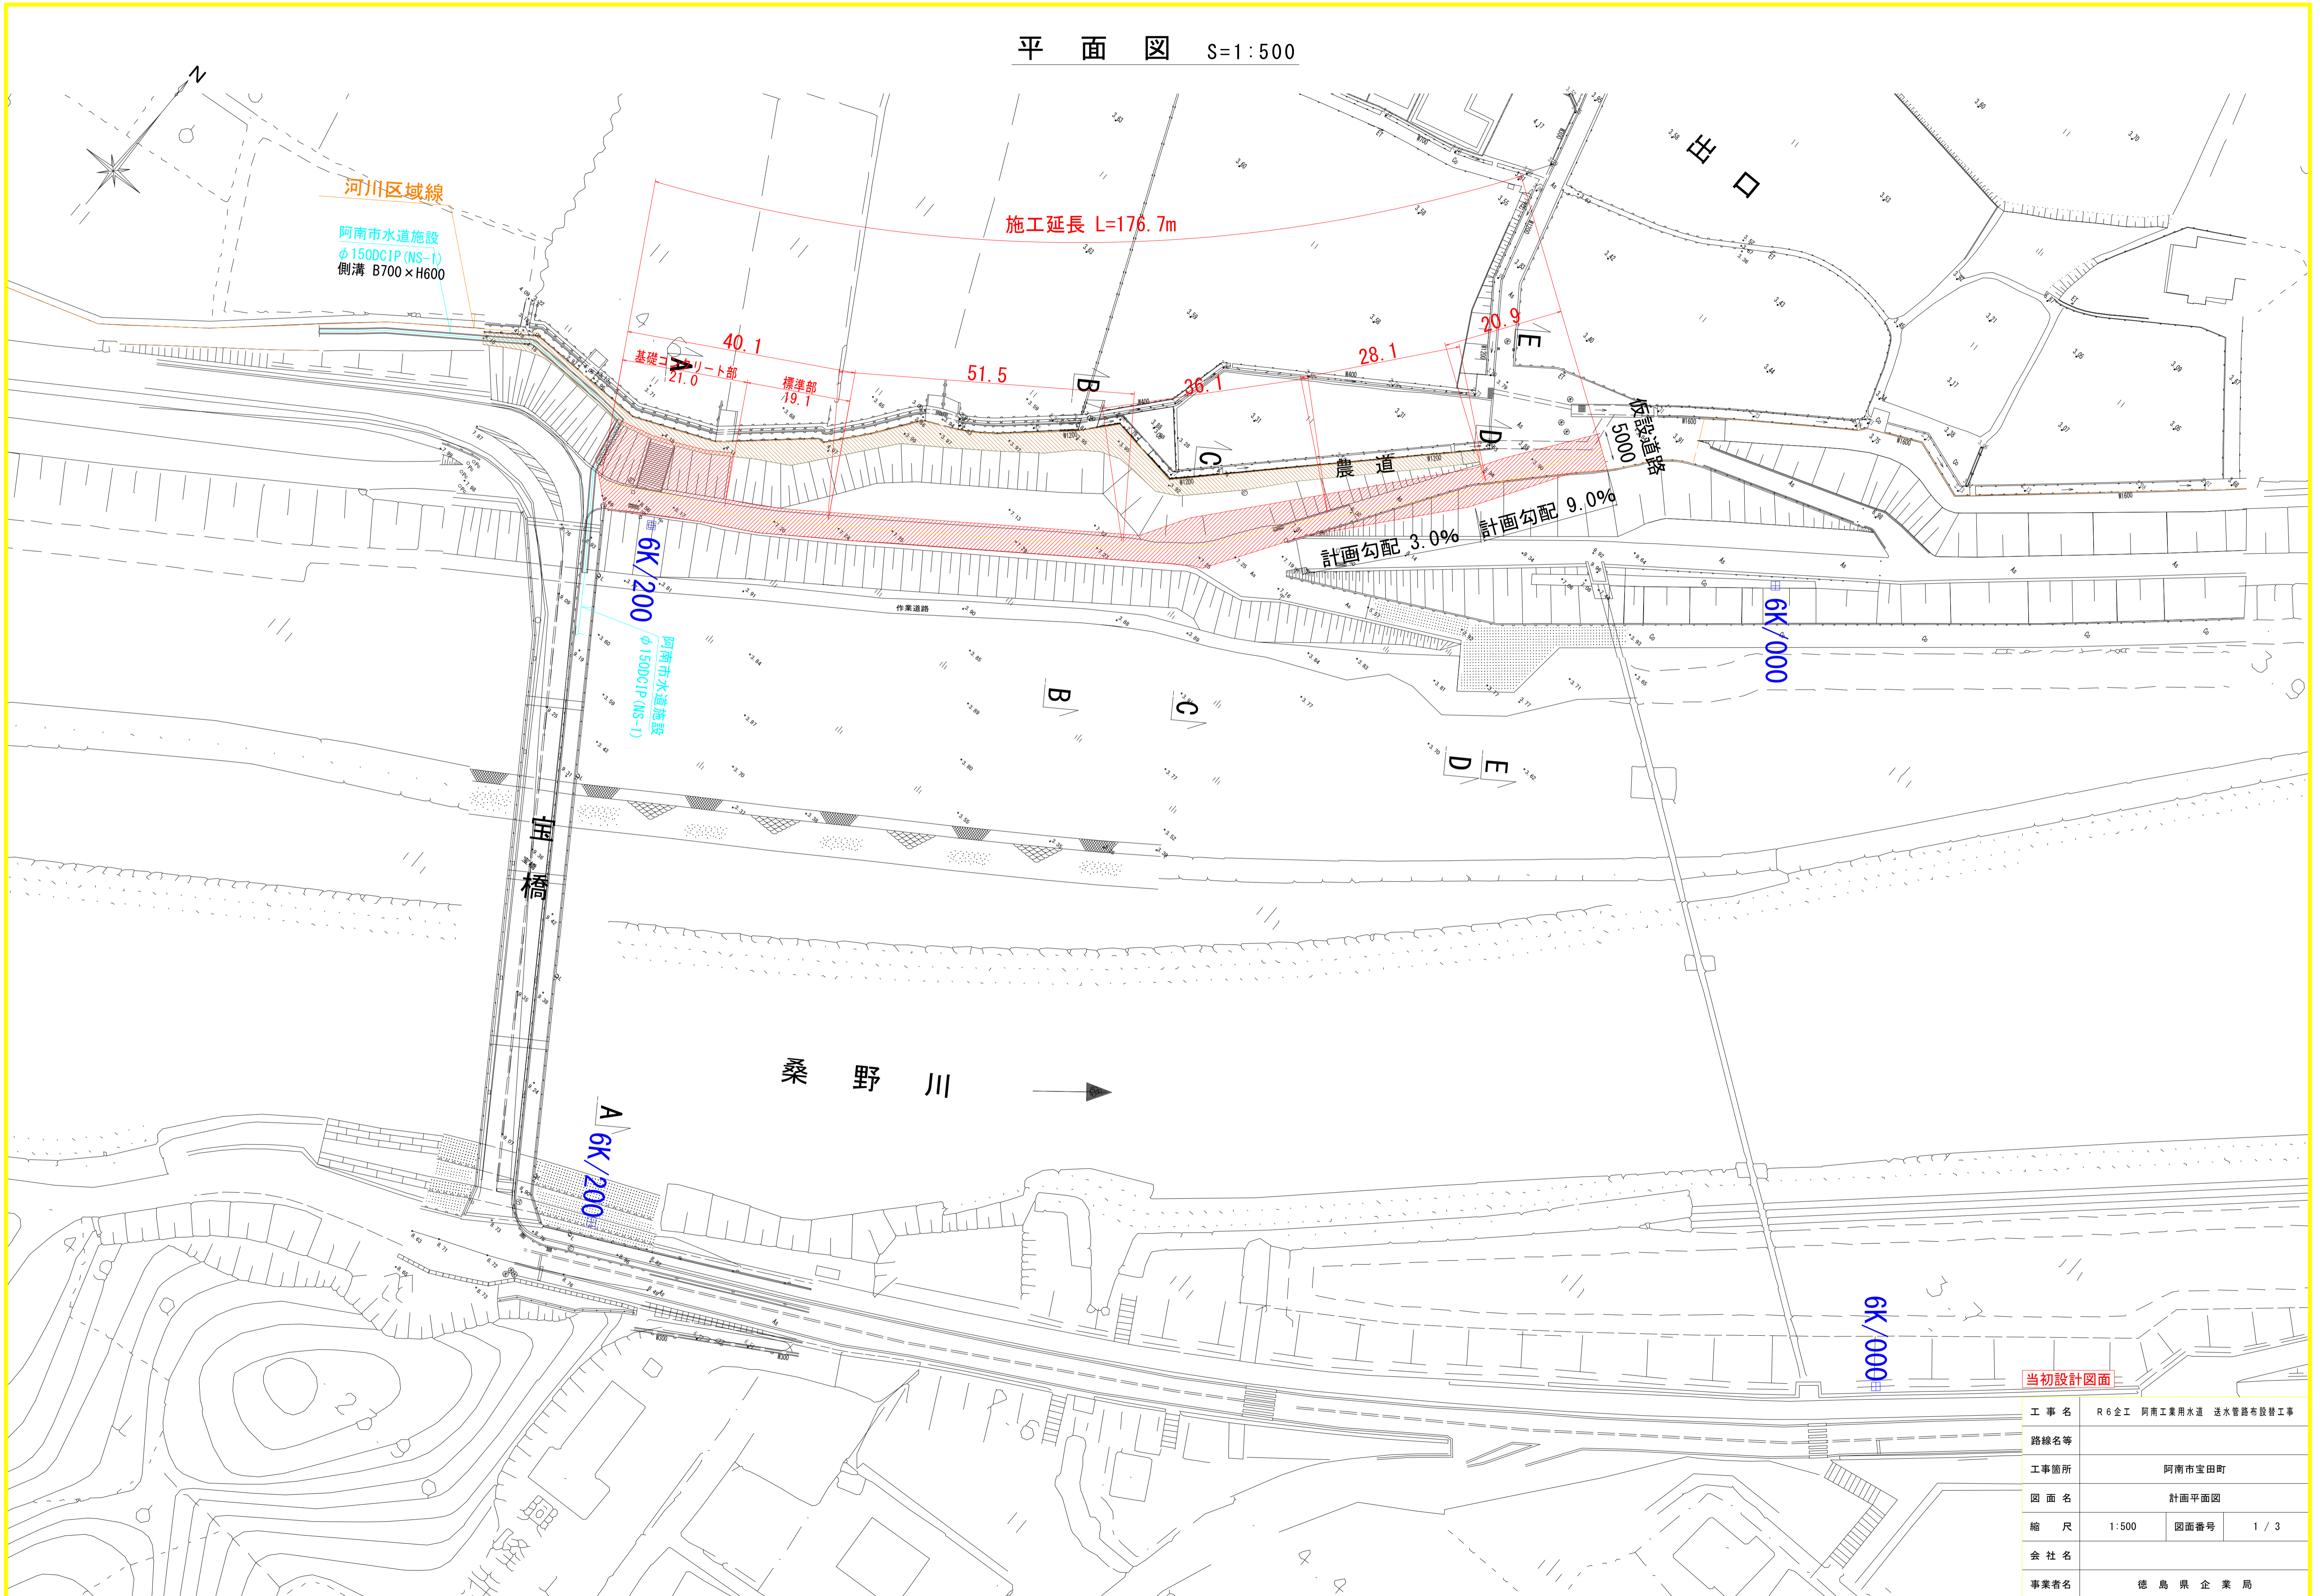



横断図(1) S=1:100

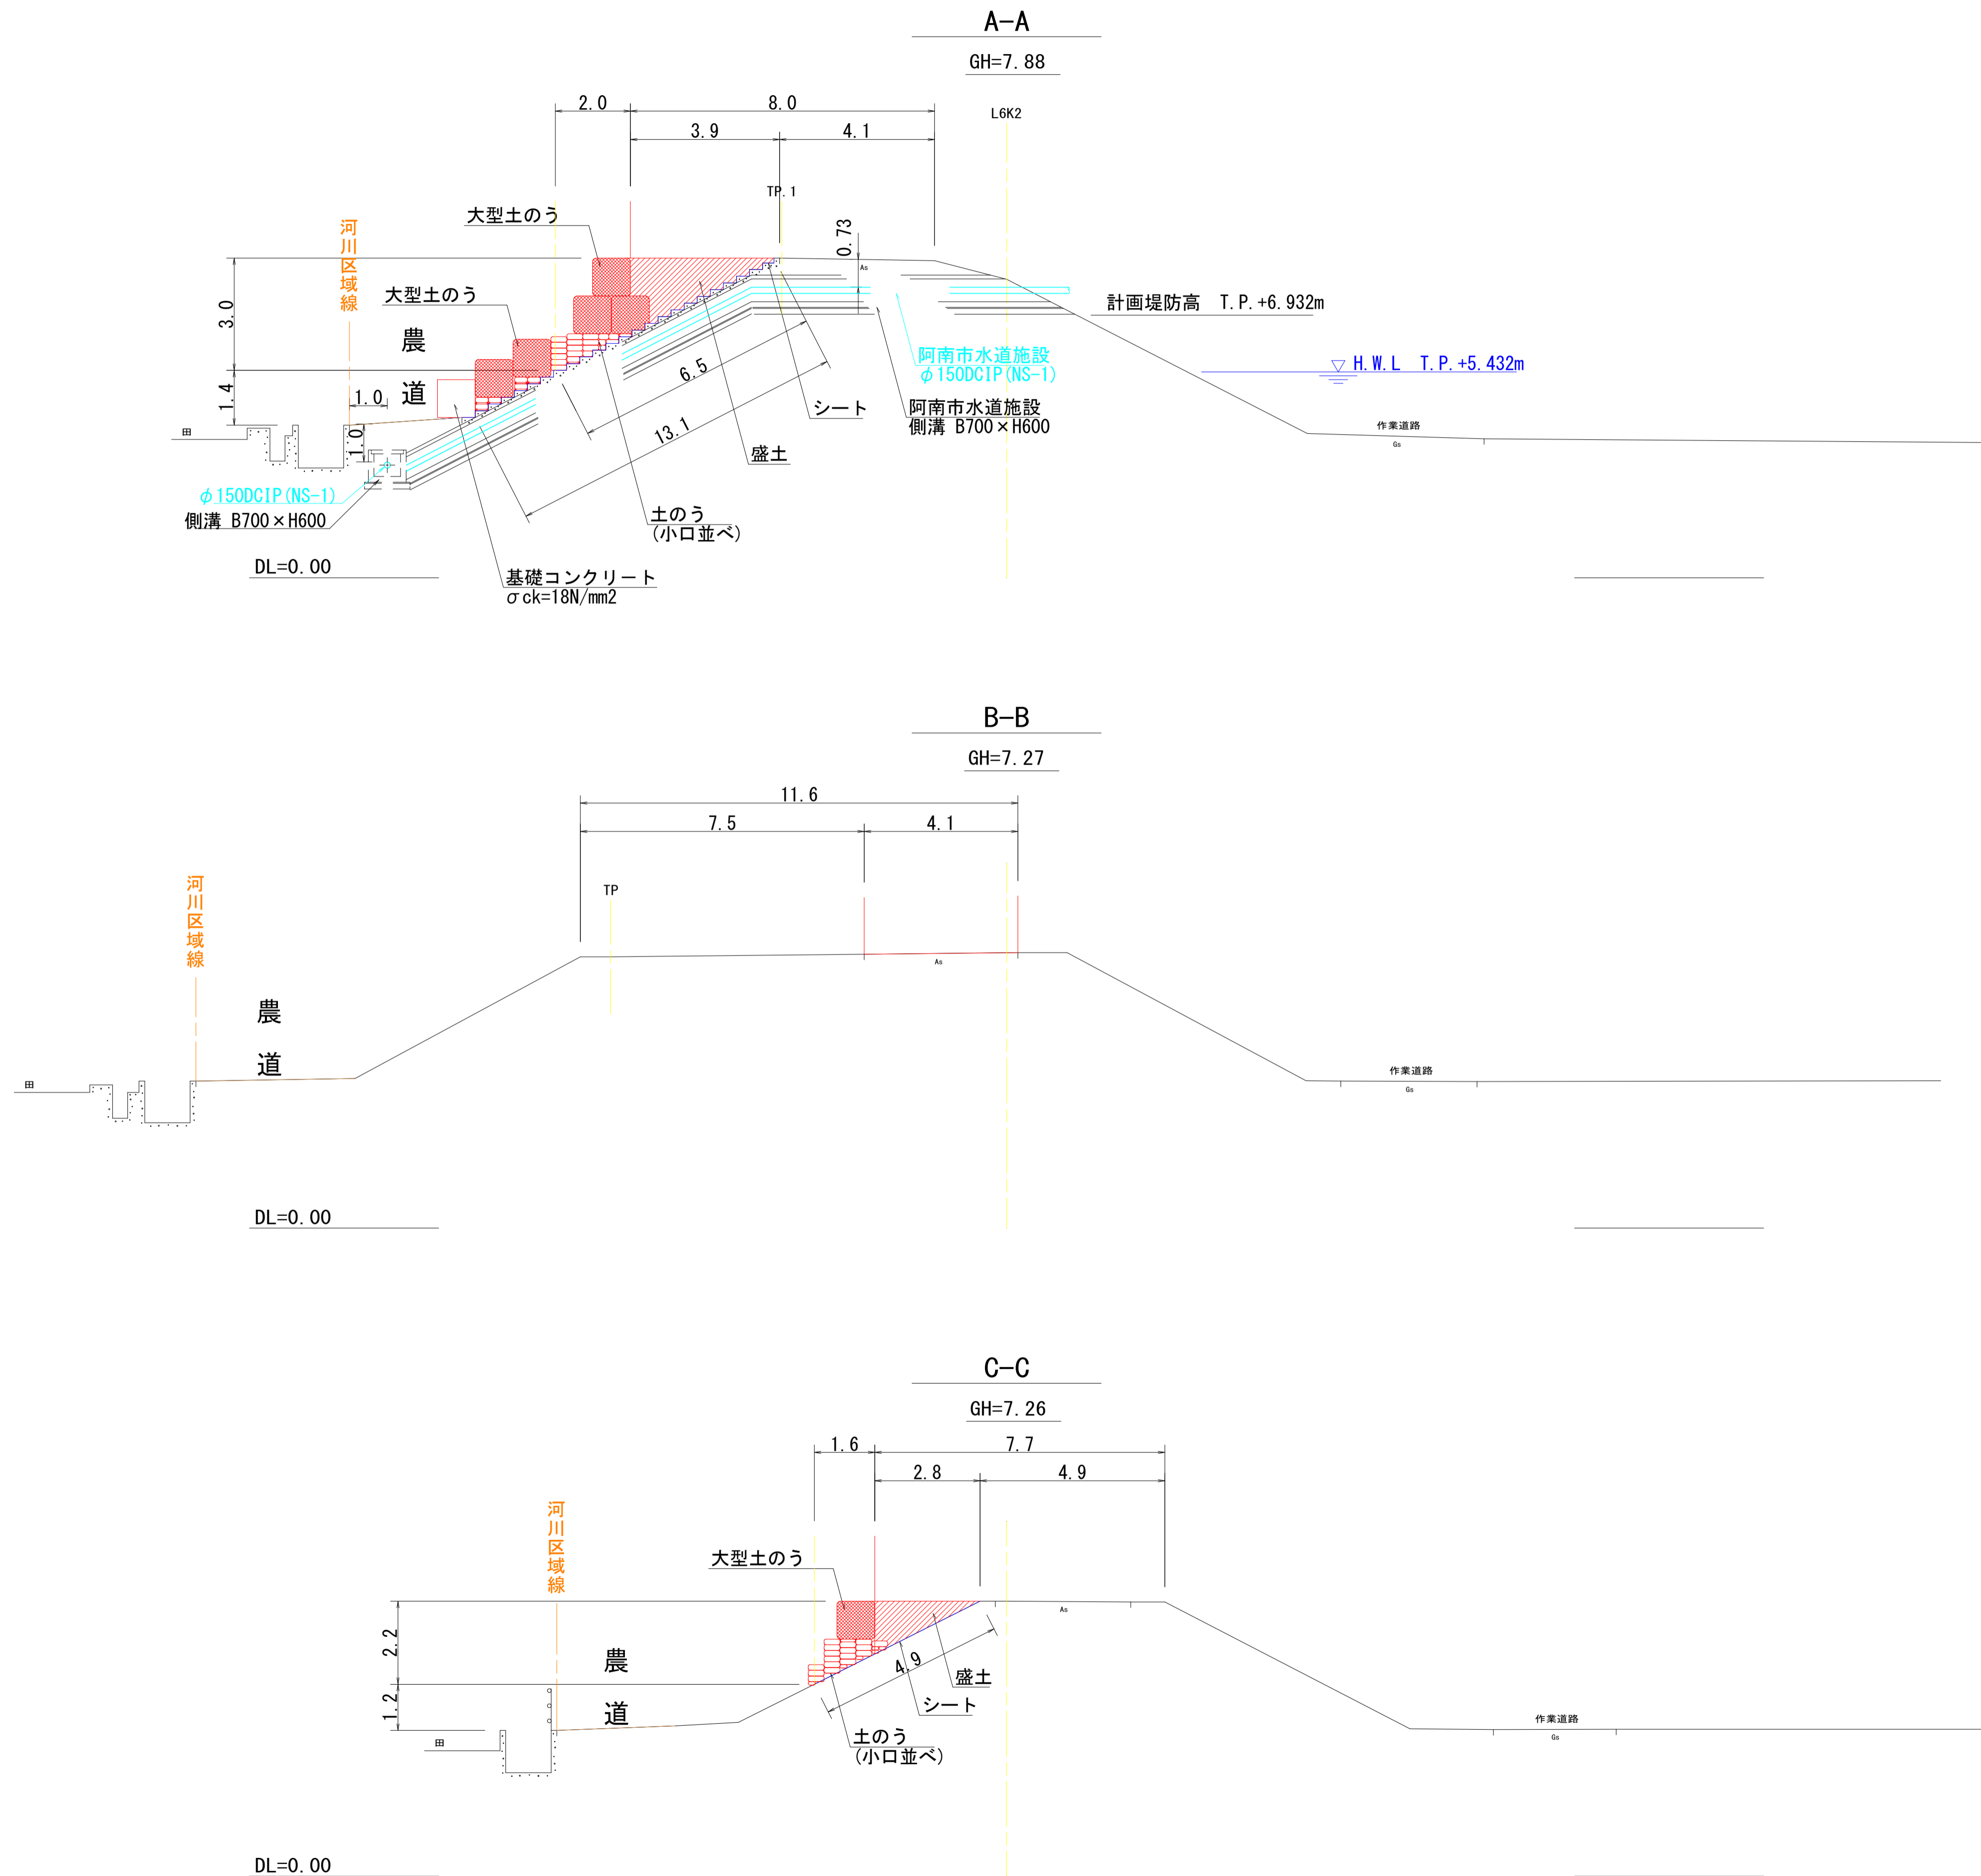

当初設計図面

工事名	R6企工 阿南工業用水道 送水管路布設替工事		
路線名等			
工事箇所	阿南市宝田町		
図面名	横断図(1)		
縮尺	1:100	図面番号	2 / 3
会社名			
事業者名	徳島県企業局		

横断図(2) S=1:100

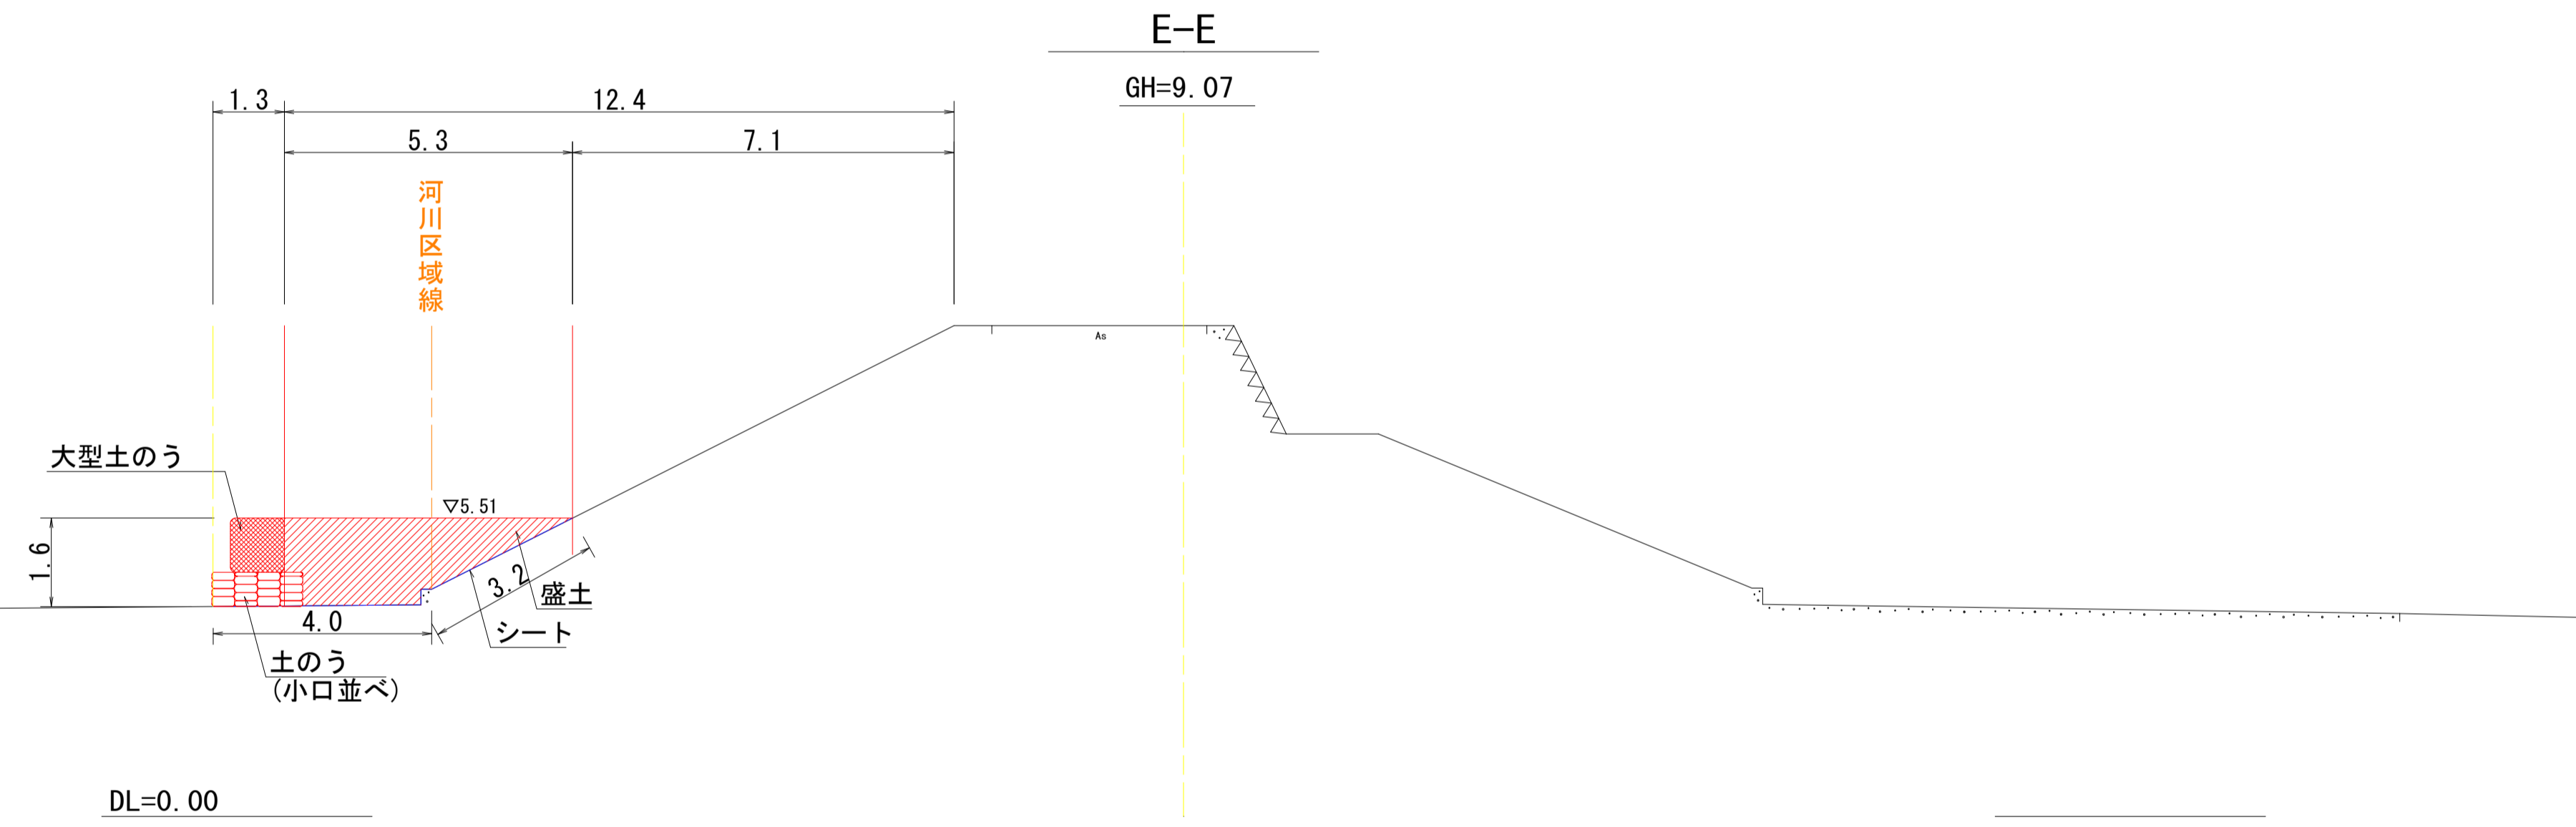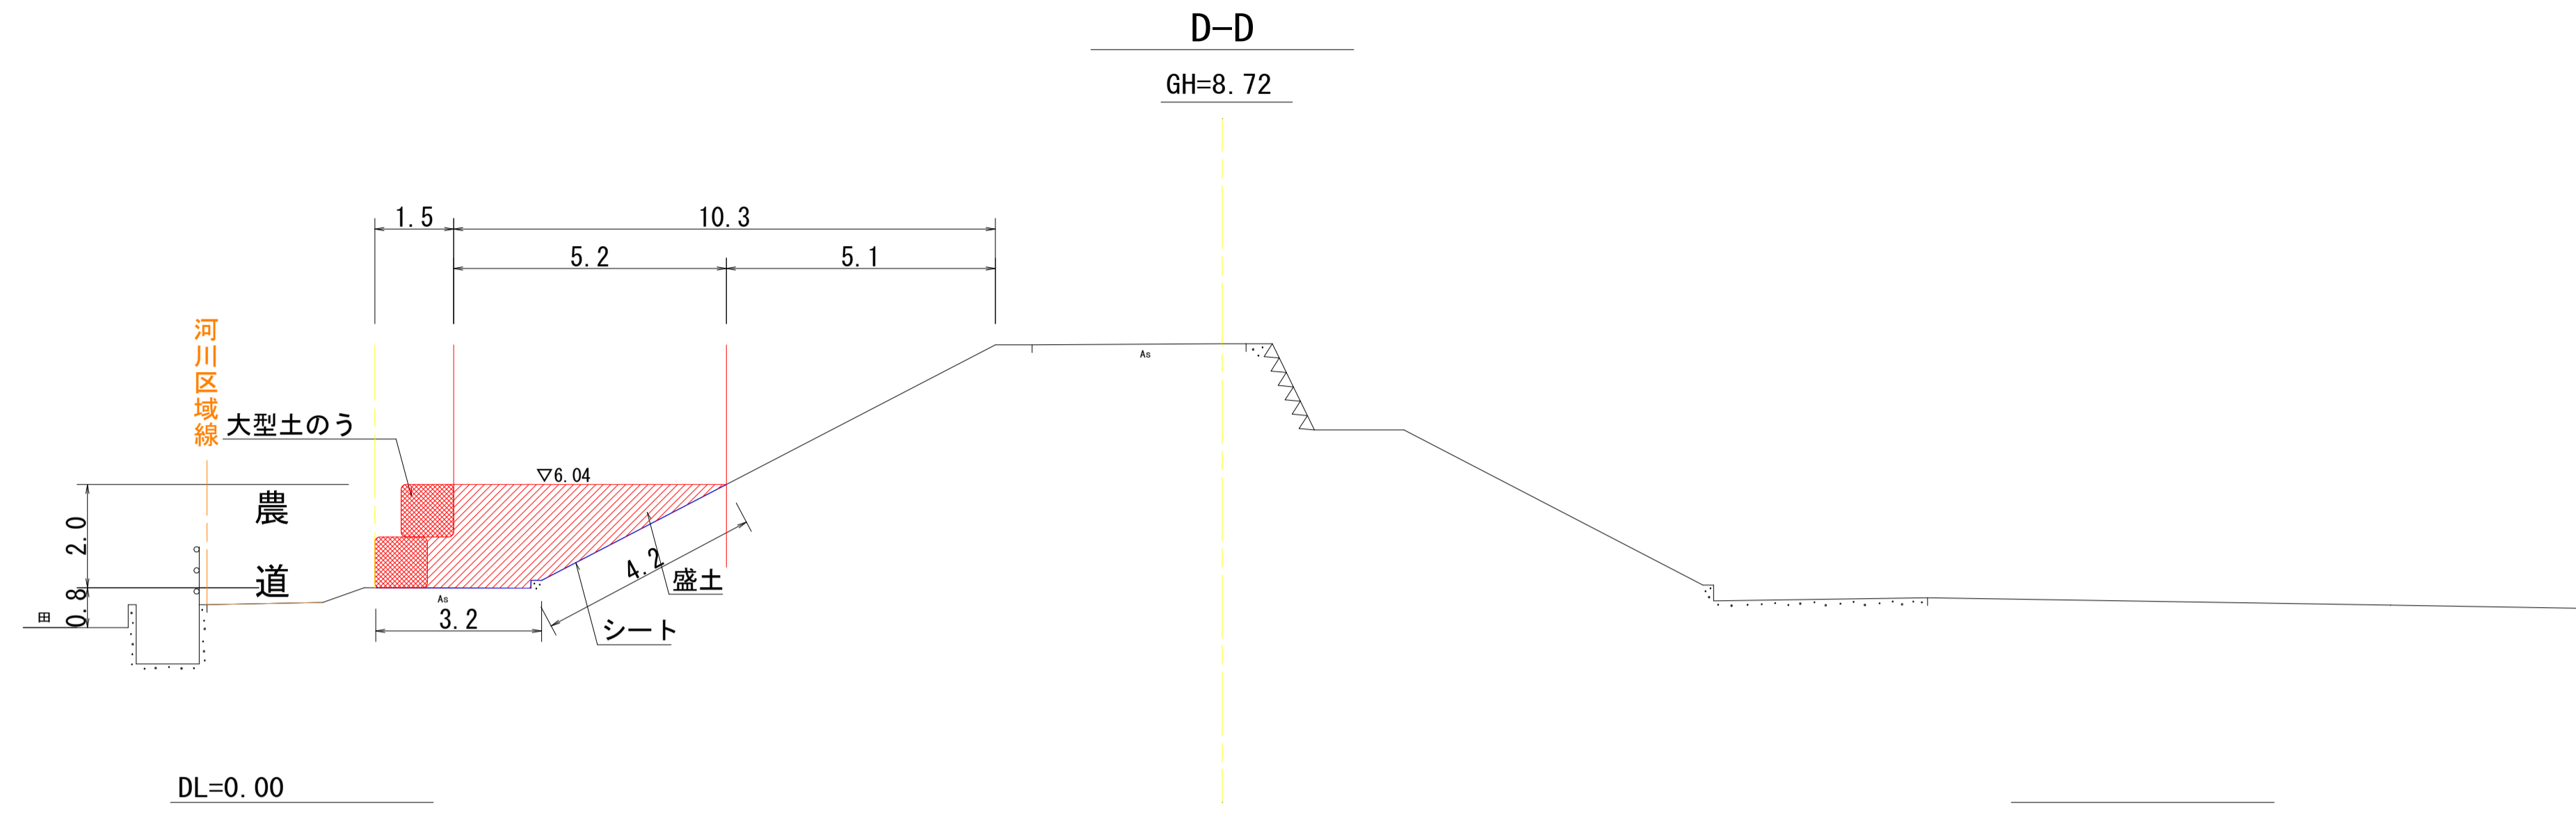

当初設計図面

工事名	R6企工 阿南工業用水道 送水管路布設替工事		
路線名等			
工事箇所	阿南市宝田町		
図面名	横断図(2)		
縮尺	1:100	図面番号	3 / 3
会社名			
事業者名	徳島県企業局		