

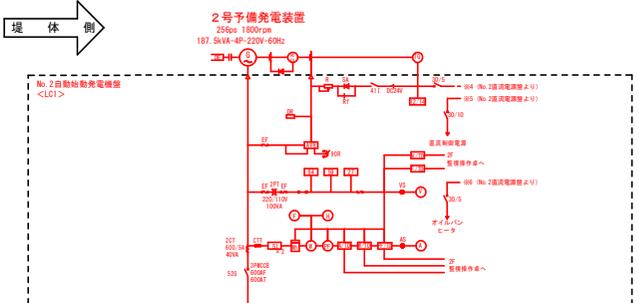
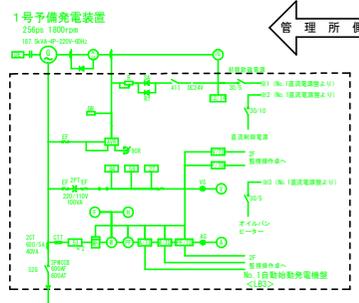
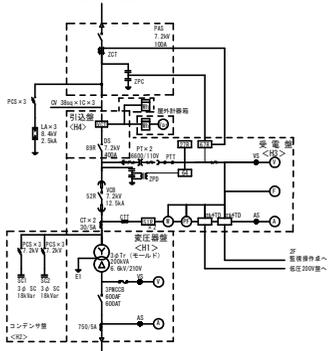
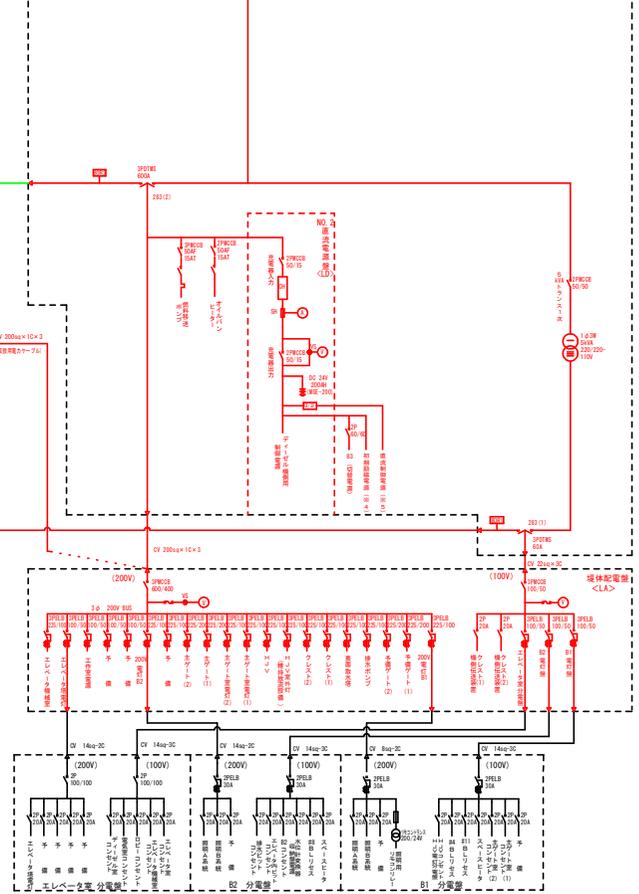
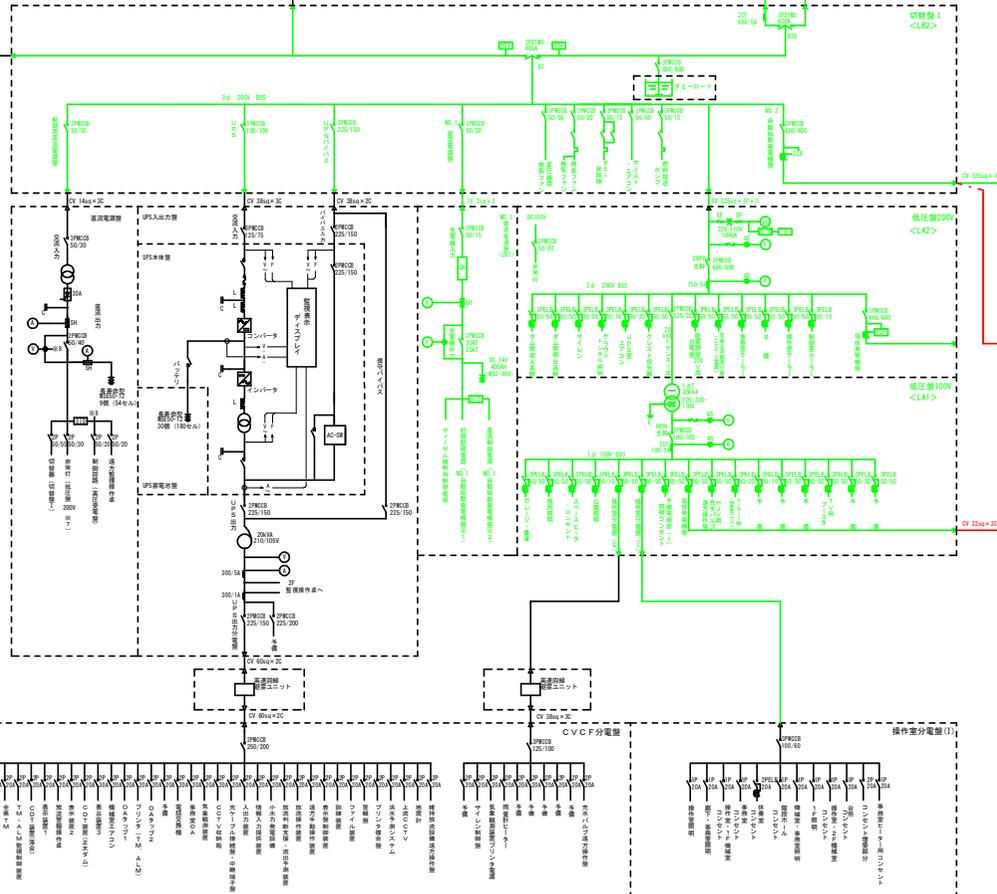


工 事 名	R6徳土 正木ダム 上勝・正木 2号予備電源設備改良工事(担い手確保型)
路線名等	正木ダム
工事箇所	勝浦郡上勝町正木
図 面 名	機器配置図
縮 尺	NTS 図面番号 1 / 3
会 社 名	
事業者名	徳島県東部県土整備局

四国電力 高圧受変電設備

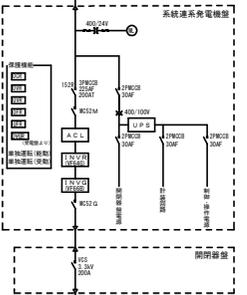


← 管理所側 堤体側 →

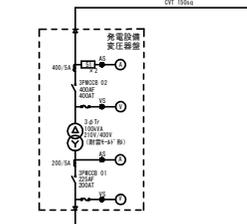


— 施工対象範囲
— 施工対象範囲外(他工事で更新中)

工事名	R6徳島 正木ダム 上勝・正木
路線名等	2号予備電源設備改良工事(担い手確保型)
工事箇所	正木ダム
図面名	勝浦部上勝町正木 正木ダム単線結線図
縮尺	NTS 図面番号 2 / 3
会社名	
事業者名	徳島県東部県土整備局


商用-非常用 (83) 切替フロー

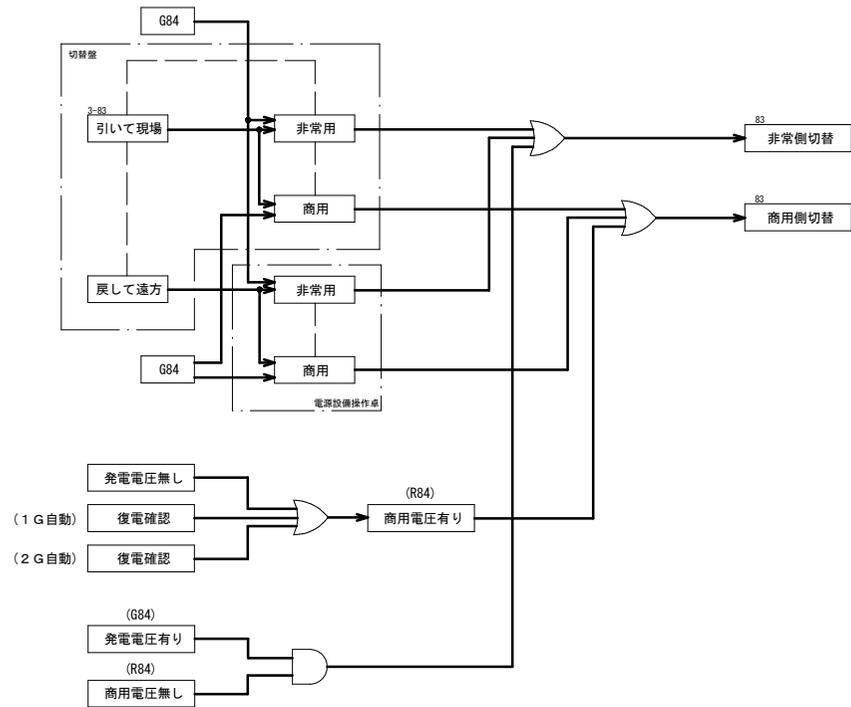


管理所-堤体 (283) 切替フロー

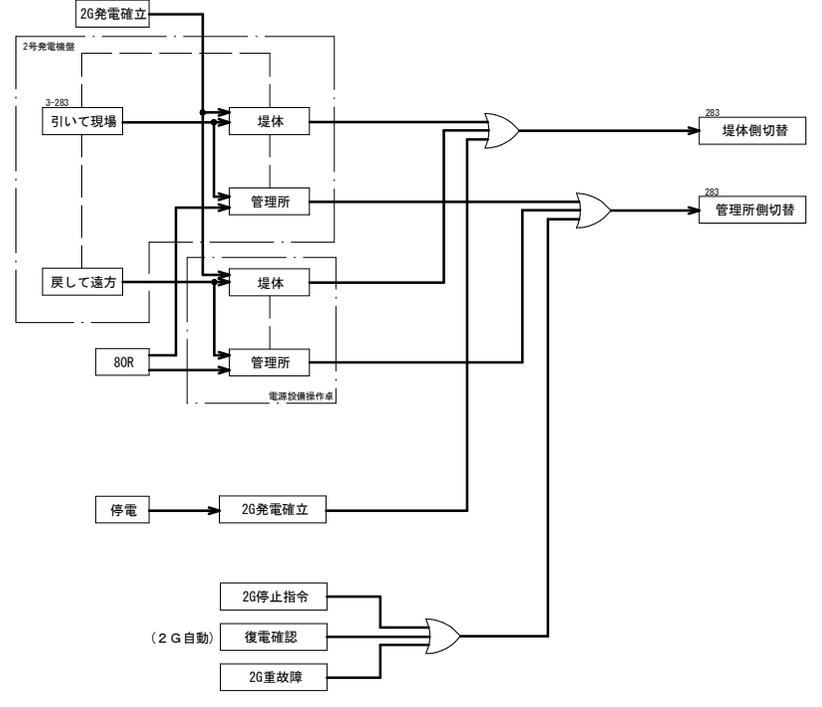

1号DG-2号DG (83G) 切替フロー

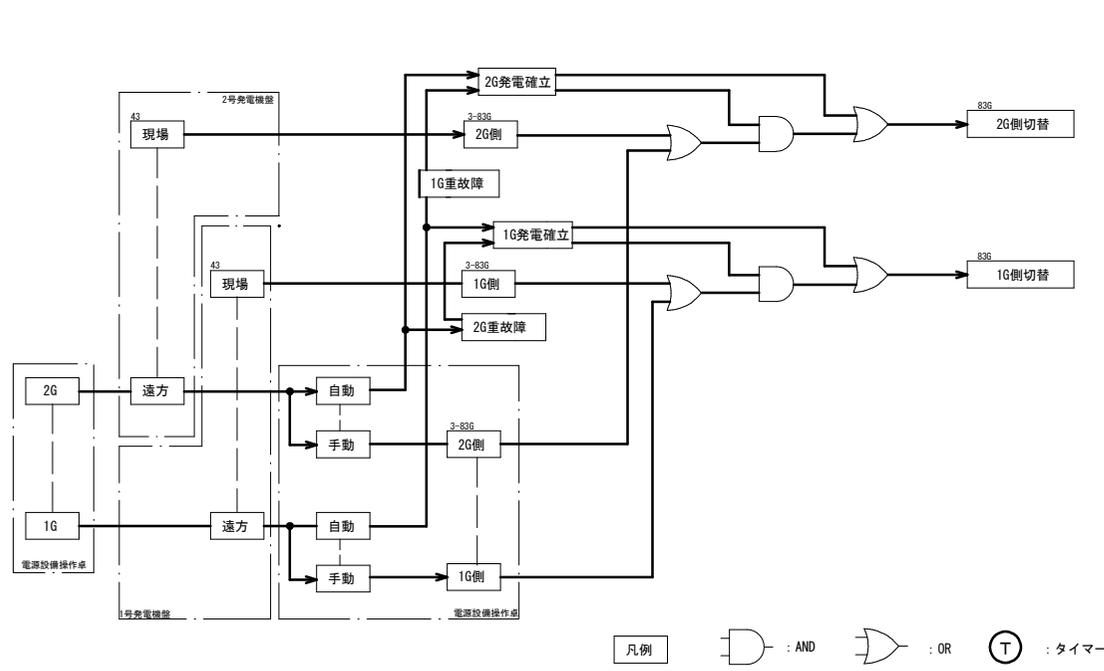

機関始動・停止フロー

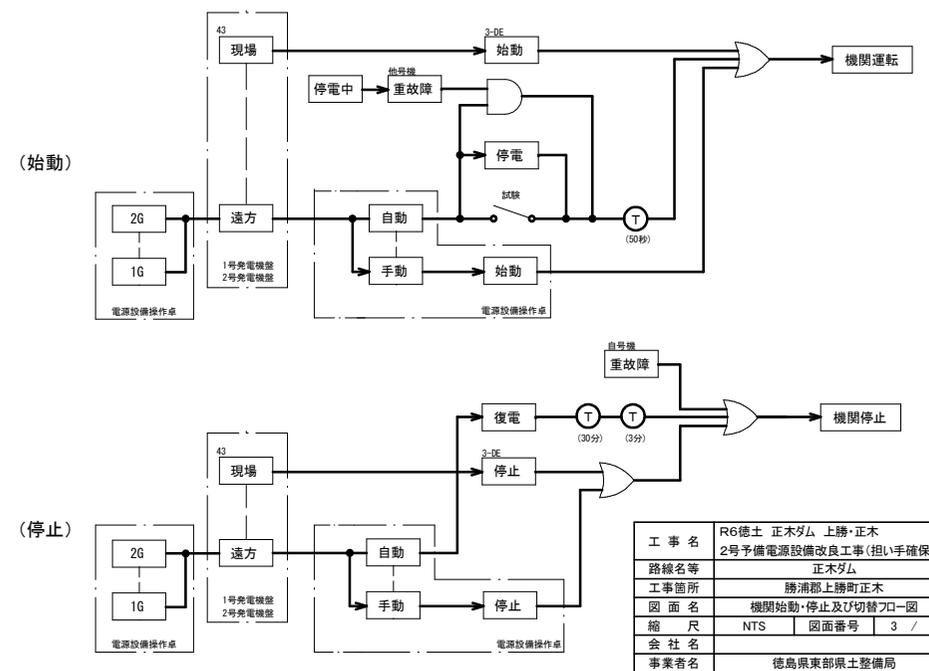

工事名	R6徳土 正木ダム 上勝・正木
路線名等	2号予備電源設備改良工事(担い手確保型)
工事箇所	正木ダム
図面名	勝浦部上勝町正木
縮尺	機関始動・停止及び切替フロー-図
会社名	NTS 図面番号 3 / 3
事業者名	徳島県東部県土整備局