


図 面 等 目 録

工 事 名	R 7 企総管 和田島太陽光発電所 閉鎖型配電盤他内部点検工事
図面番号	図 面 名
1	和田島太陽光発電所 平面図
2	単線結線図
3	送受電盤他 主回路
4	所内盤 主回路
5	所内盤他 V C B 回路
6	送受電盤他 スペースヒータ
7	パワーコンディショナ盤 1 ～ 4 主回路
8	500kVA パワーコンディショナ 外形図
9	500kVA パワーコンディショナ 単線結線図
1 0	500kVA パワーコンディショナ 外部電源回路
1 1	500kVA パワーコンディショナ 直流入力回路
1 2	500kVA パワーコンディショナ LC フィルタ
1 3	500kVA パワーコンディショナ 交流出力回路
1 4	500kVA パワーコンディショナ IGBT ユニット
1 5	500kVA パワーコンディショナ 制御回路図（1）
1 6	500kVA パワーコンディショナ 制御回路図（2）
1 7	災害対応パワーコンディショナ盤 外形図
1 8	災害対応パワーコンディショナ 直流入力回路
1 9	災害対応パワーコンディショナ 交流出力回路
2 0	災害対応パワーコンディショナ 自立運転回路（1）
2 1	災害対応パワーコンディショナ 自立運転回路（2）
2 2	災害対応パワーコンディショナ 変換ユニット
2 3	災害対応パワーコンディショナ 制御回路（1）
2 4	災害対応パワーコンディショナ 制御回路（2）
2 5	災害対応分電盤 単線結線図

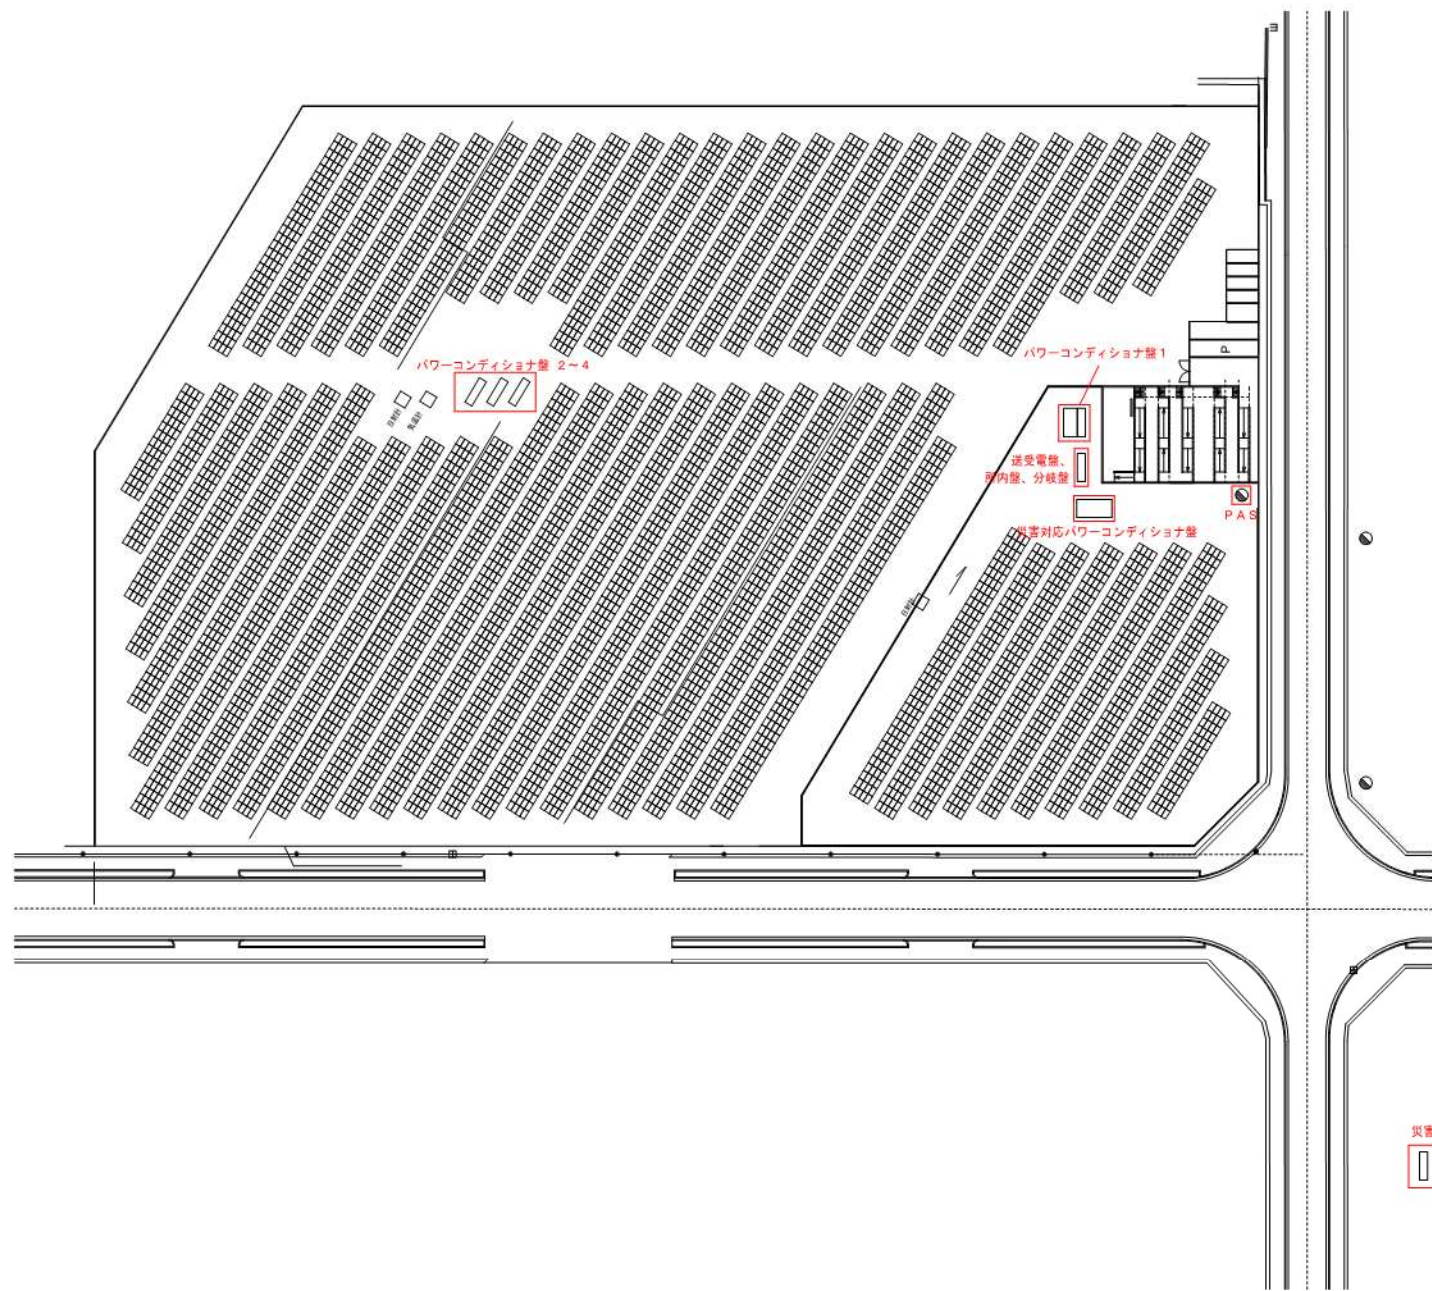


災害対応分電盤



施工箇所




工事名	R7企総管 和田島太陽光発電所 閉鎖型配電盤他内部点検工事		
工事箇所	小松島市和田島町字松田新田		
図面名	和田島太陽光発電所 平面図		
縮尺	NTS	図面番号	1
年度	令和7年		
事業者名	徳島県企業局		

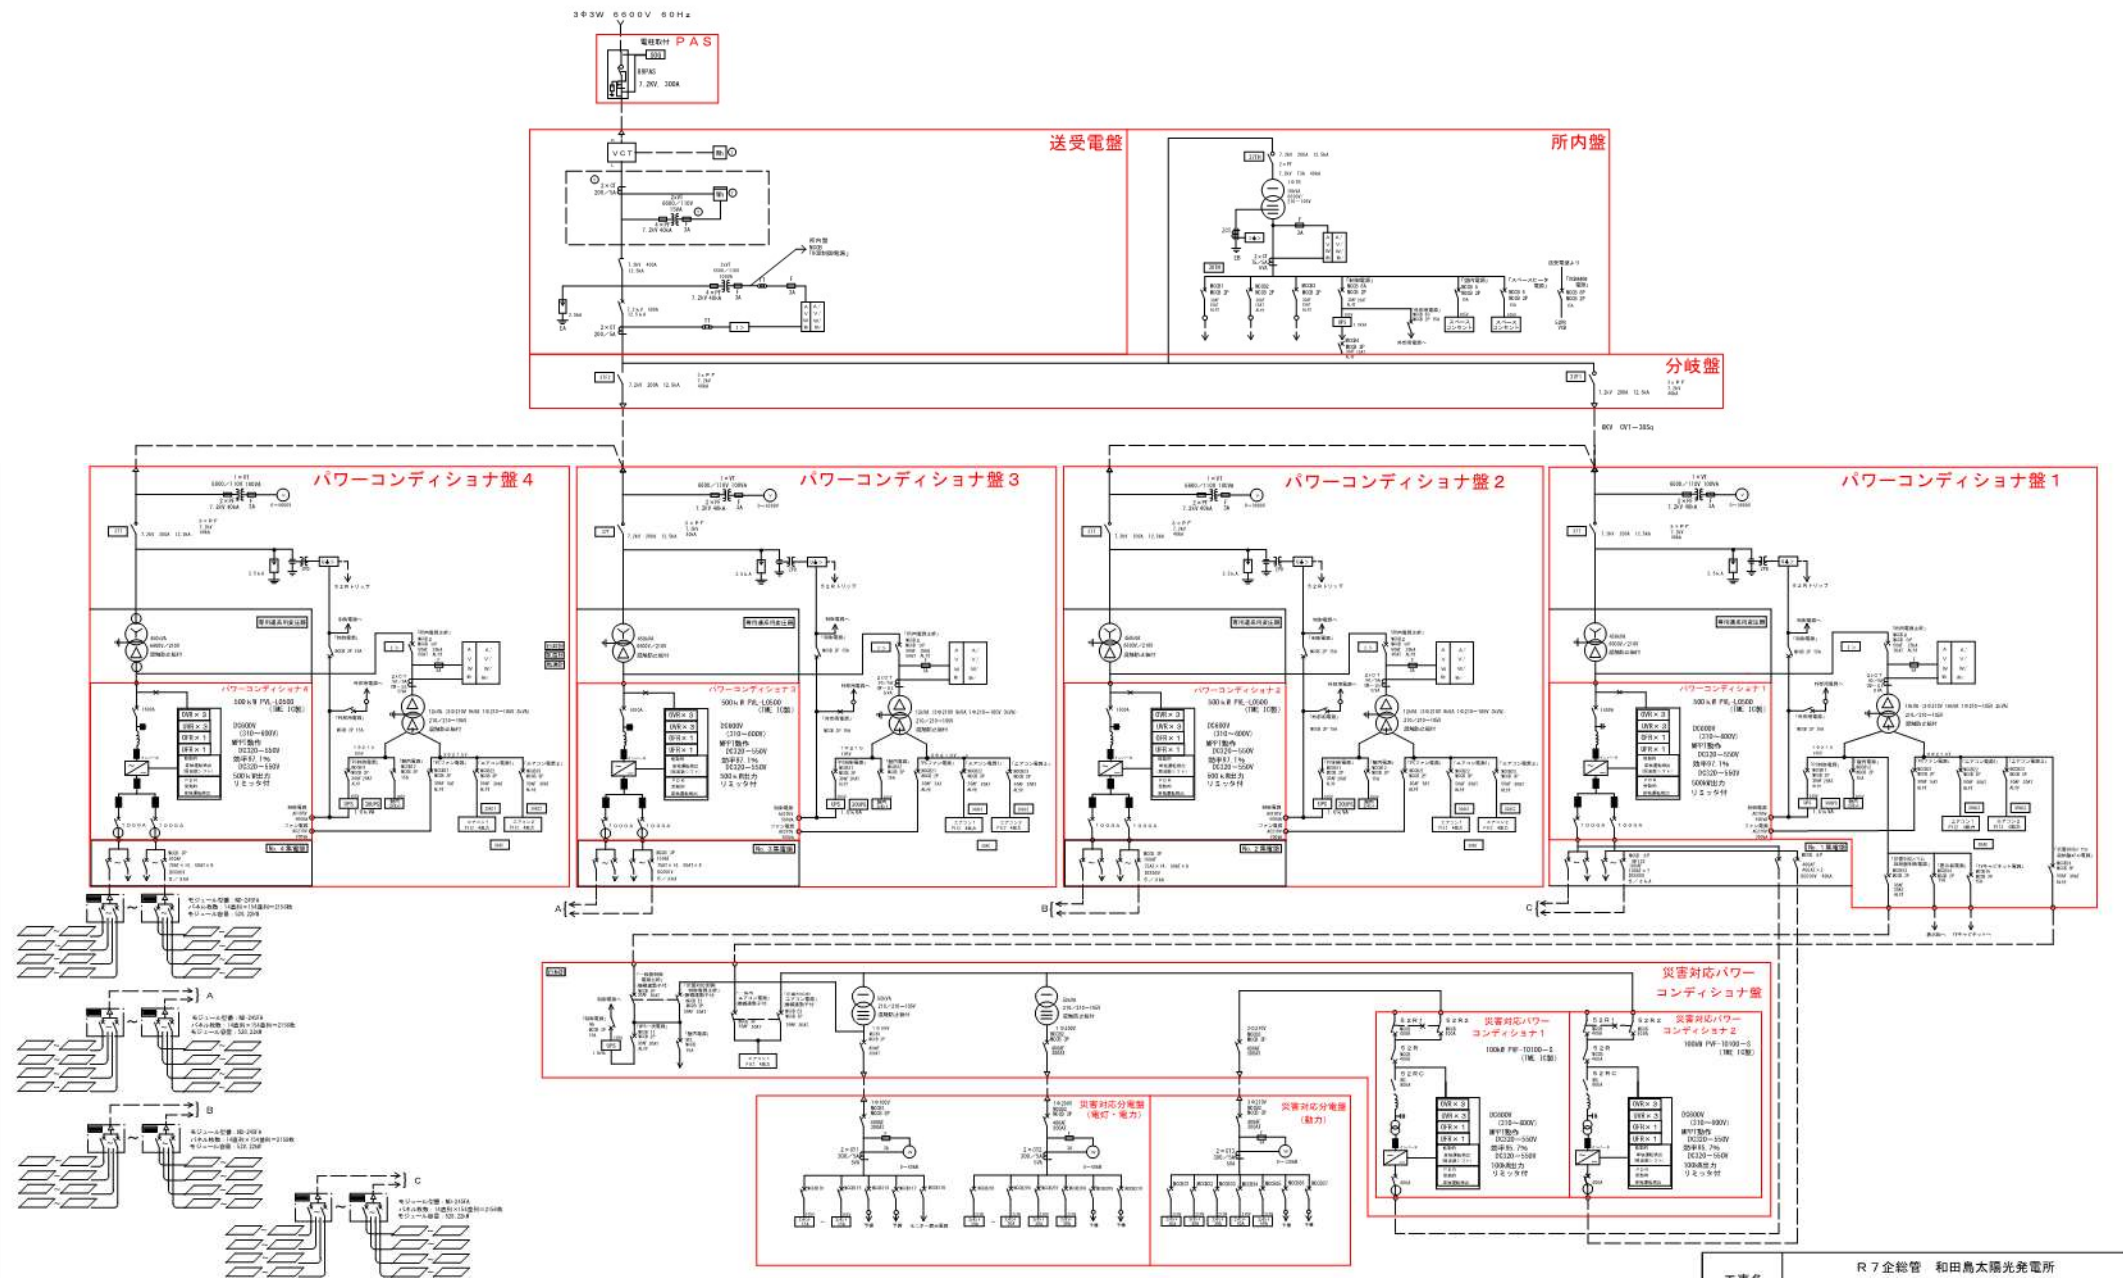

工事名	R7企総管 和田島太陽光発電所 閉鎖型配電盤他内部点検工事		
工事箇所	小松島市和田島町字松田新田		
図面名	単線結線図		
縮尺	NTS	図面番号	2
年度	令和7年		
事業者名	徳島県企業局		



工事名	R7全粒管 和田島太陽光発電所 閉鎖型配電盤他内部点検工事		
工事箇所	小松島市和田島町字松田新田		
図面名	送受電盤他 主回路		
縮尺	N T S	図面番号	3
年度	令和7年		
事業者名	徳島県企業局		

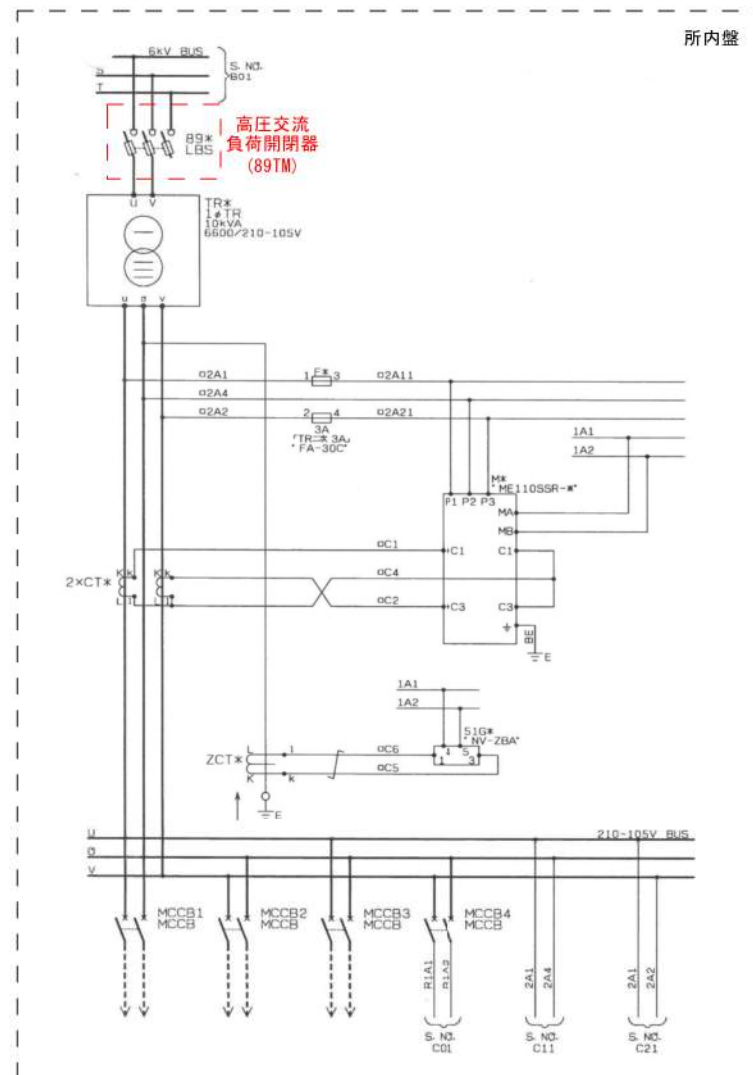

代替対象

工事名	R 7 企総管 和田島太陽光発電所 閉鎖型配電盤他内部点検工事		
工事箇所	小松島市和田島町字松田新田		
図面名	所内盤 主回路		
縮尺	N T S	図面番号	4
年度	令和 7 年		
事業者名	徳島県企業局		



送受電盤

送受電盤


送受電盤

送受電盤

所内盤


工事名	R7 企管営 和田島太陽光発電所 閉鎖型配電盤他内部点検工事		
工事箇所	小松島市和和田島町字松田新田		
図面名	所内盤他 VCB 回路		
縮尺	N T S	図面番号	5
年度	令和7年		
事業者名	徳島県企業局		

1. 取替対象

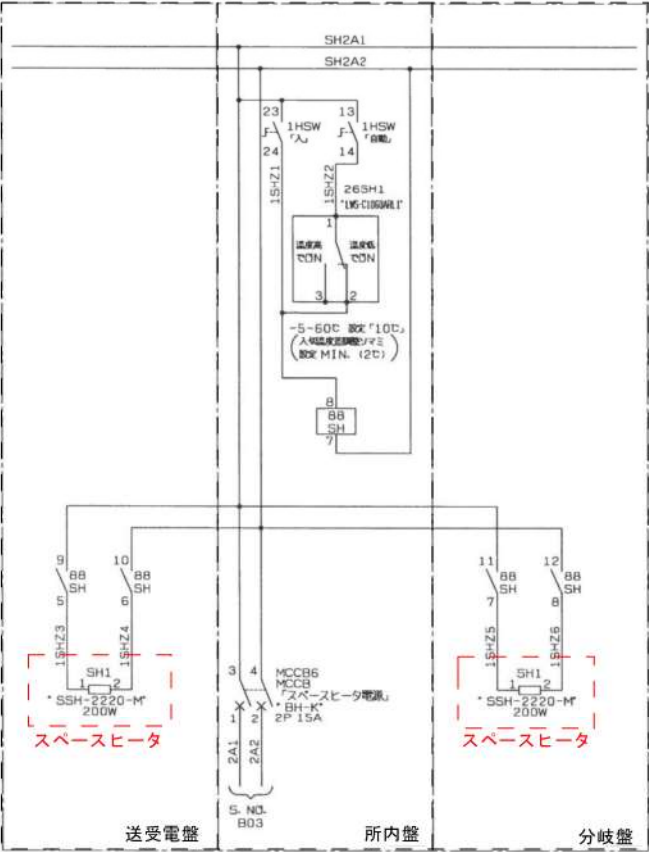


：取替対象


工事名	R7企総管 和田島太陽光発電所 閉鎖型配電盤地内部点検工事		
工事箇所	小松島市和田島町字松田新田		
図面名	送受電盤他 スペースヒータ		
縮尺	N T S	図面番号	6
年度	令和7年		
事業者名	徳島県企業局		

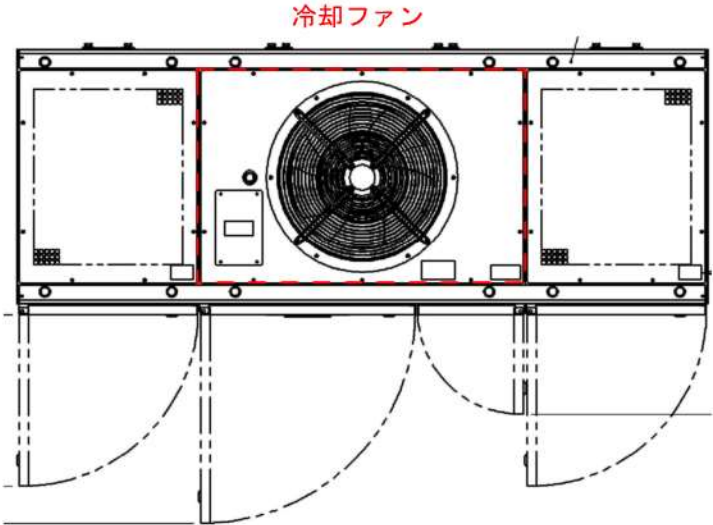


平面図

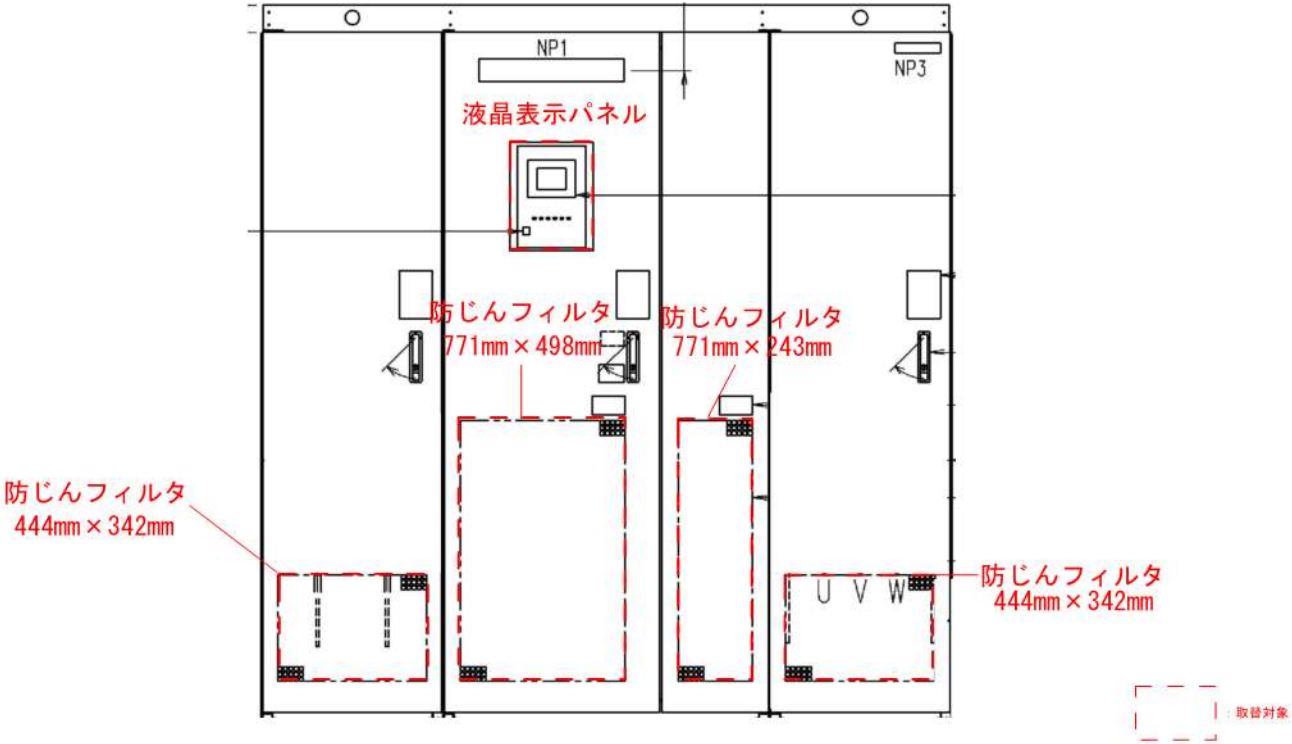


工事名	R7企総管 和田島太陽光発電所 閉鎖型配電盤他内部点検工事		
工事箇所	小松島市和田島町字松田新田		
図面名	500kVAパワーコンディショナ 外形図		
縮尺	NTS	図面番号	8
年度	令和7年		
事業者名	徳島県企業局		

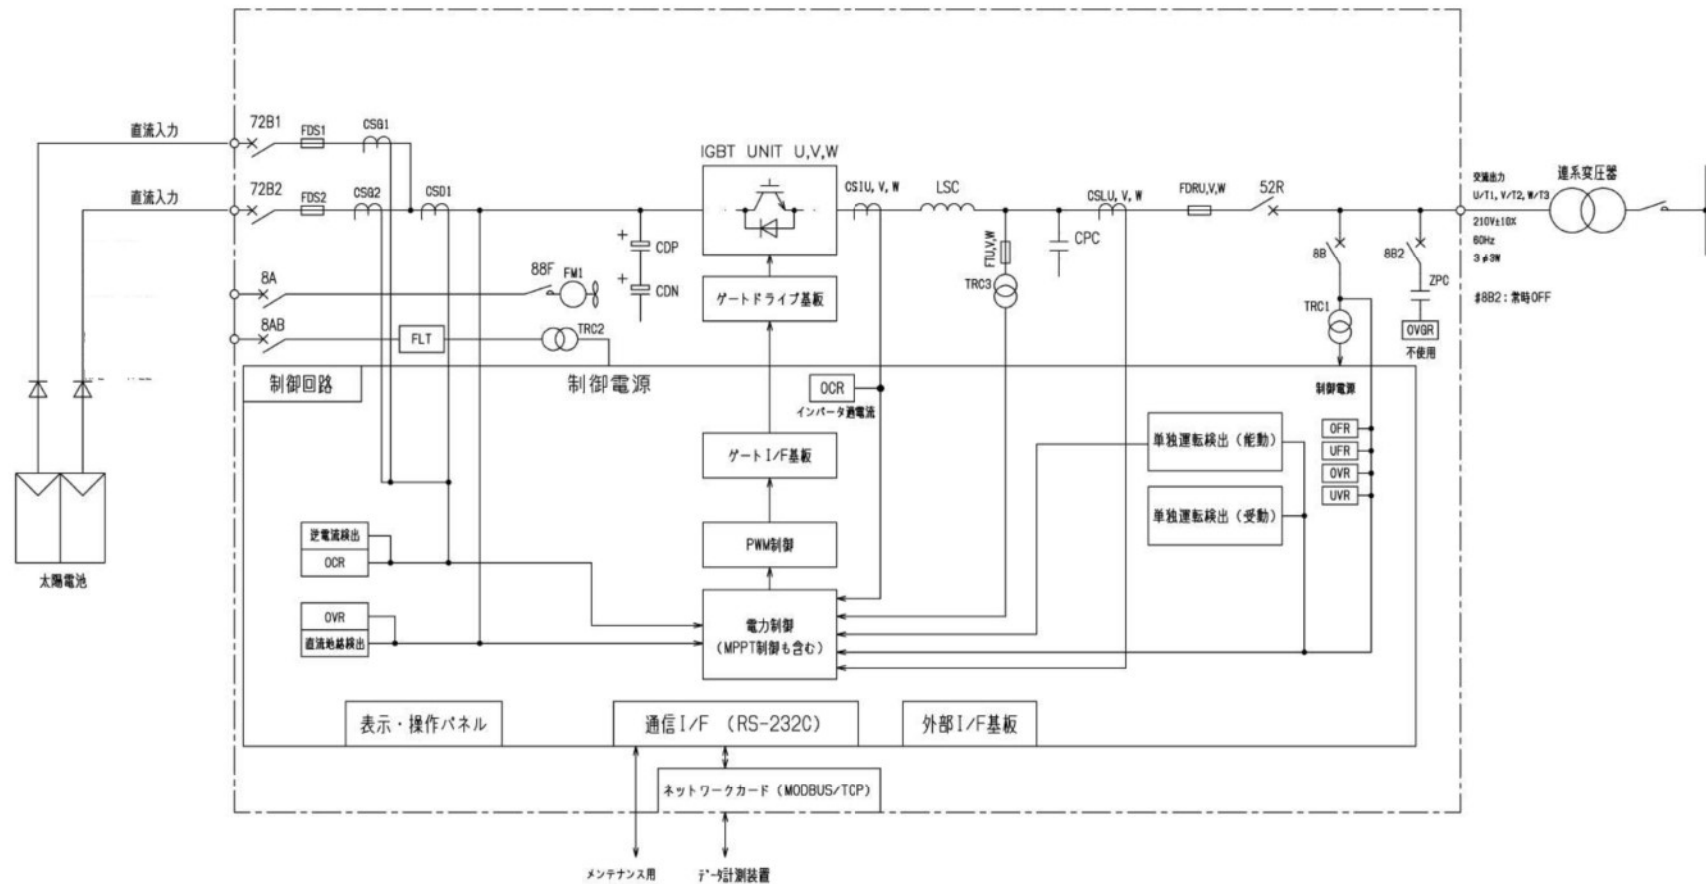


工事名	R7企総管 和田島太陽光発電所 閉鎖型配電盤他内部点検工事		
工事箇所	小松島市和田島町字松田新田		
図面名	500kVAパワーコンディショナ 単線結線図		
縮尺	N T S	図面番号	9
年度	令和7年		
事業者名	徳島県企業局		

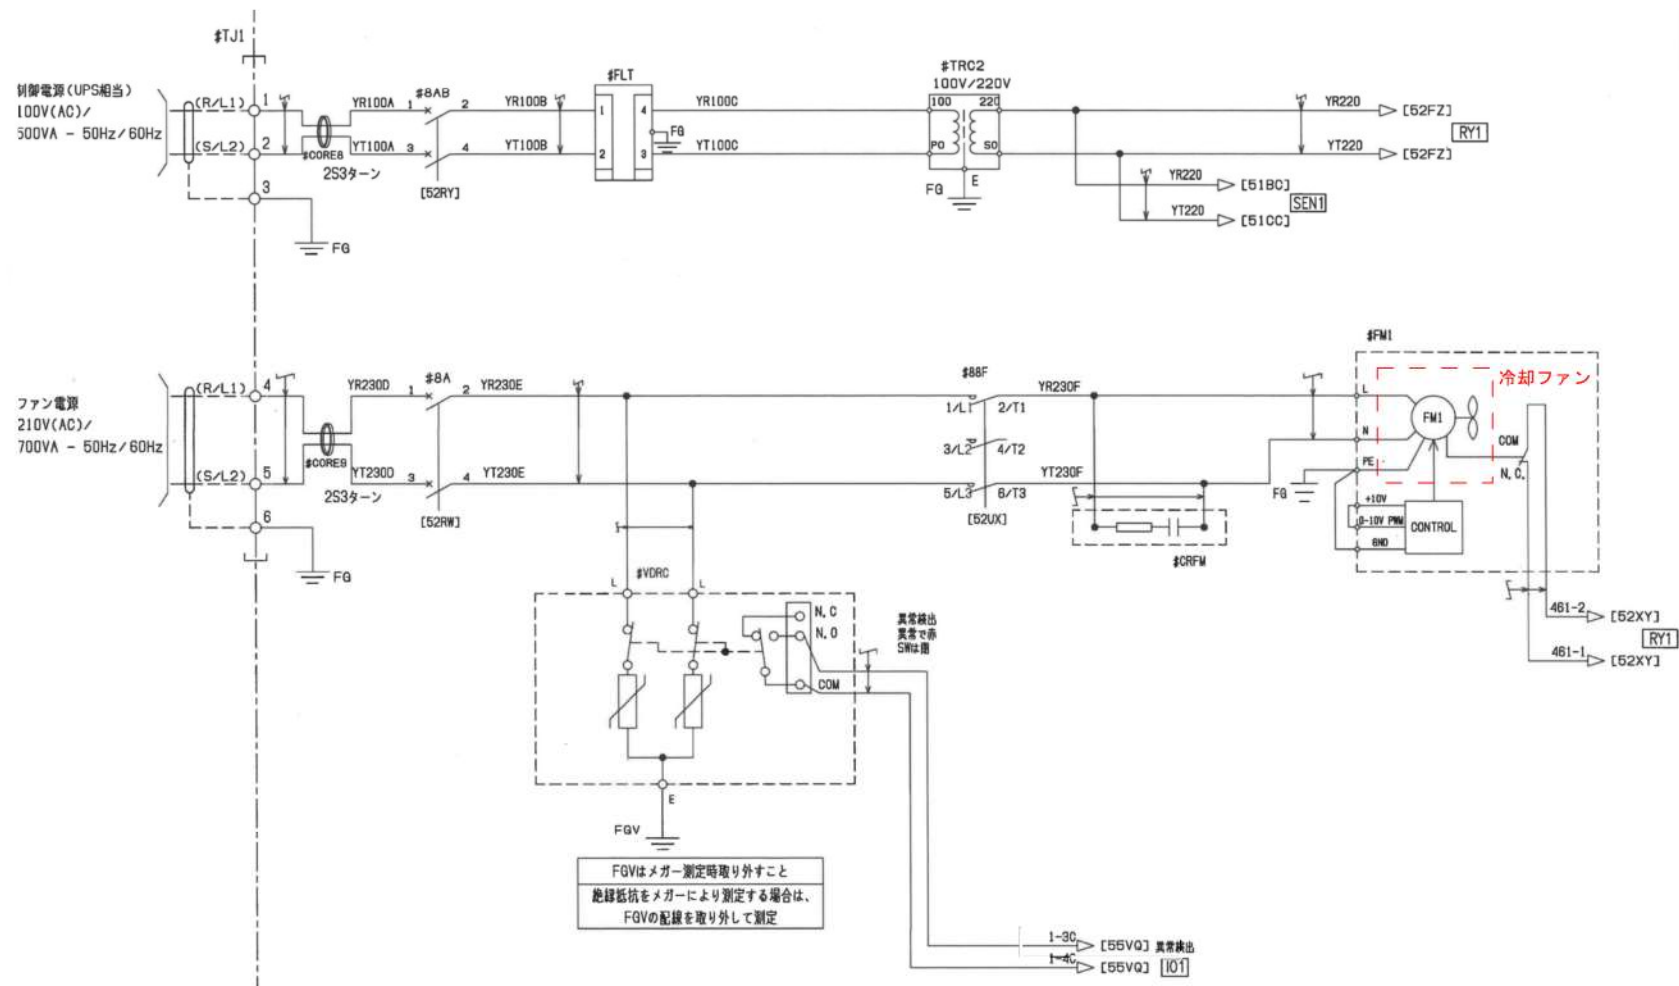


工事名	R7金総管 和田島太陽光発電所 閉鎖型配電盤他内部点検工事		
工事箇所	小松島市和田島町字松田新田		
図面名	500kVAパワーコンディショナ 外部電源回路		
縮尺	N T S	図面番号	1 0
年度	令和7年		
事業者名	徳島県企業局		

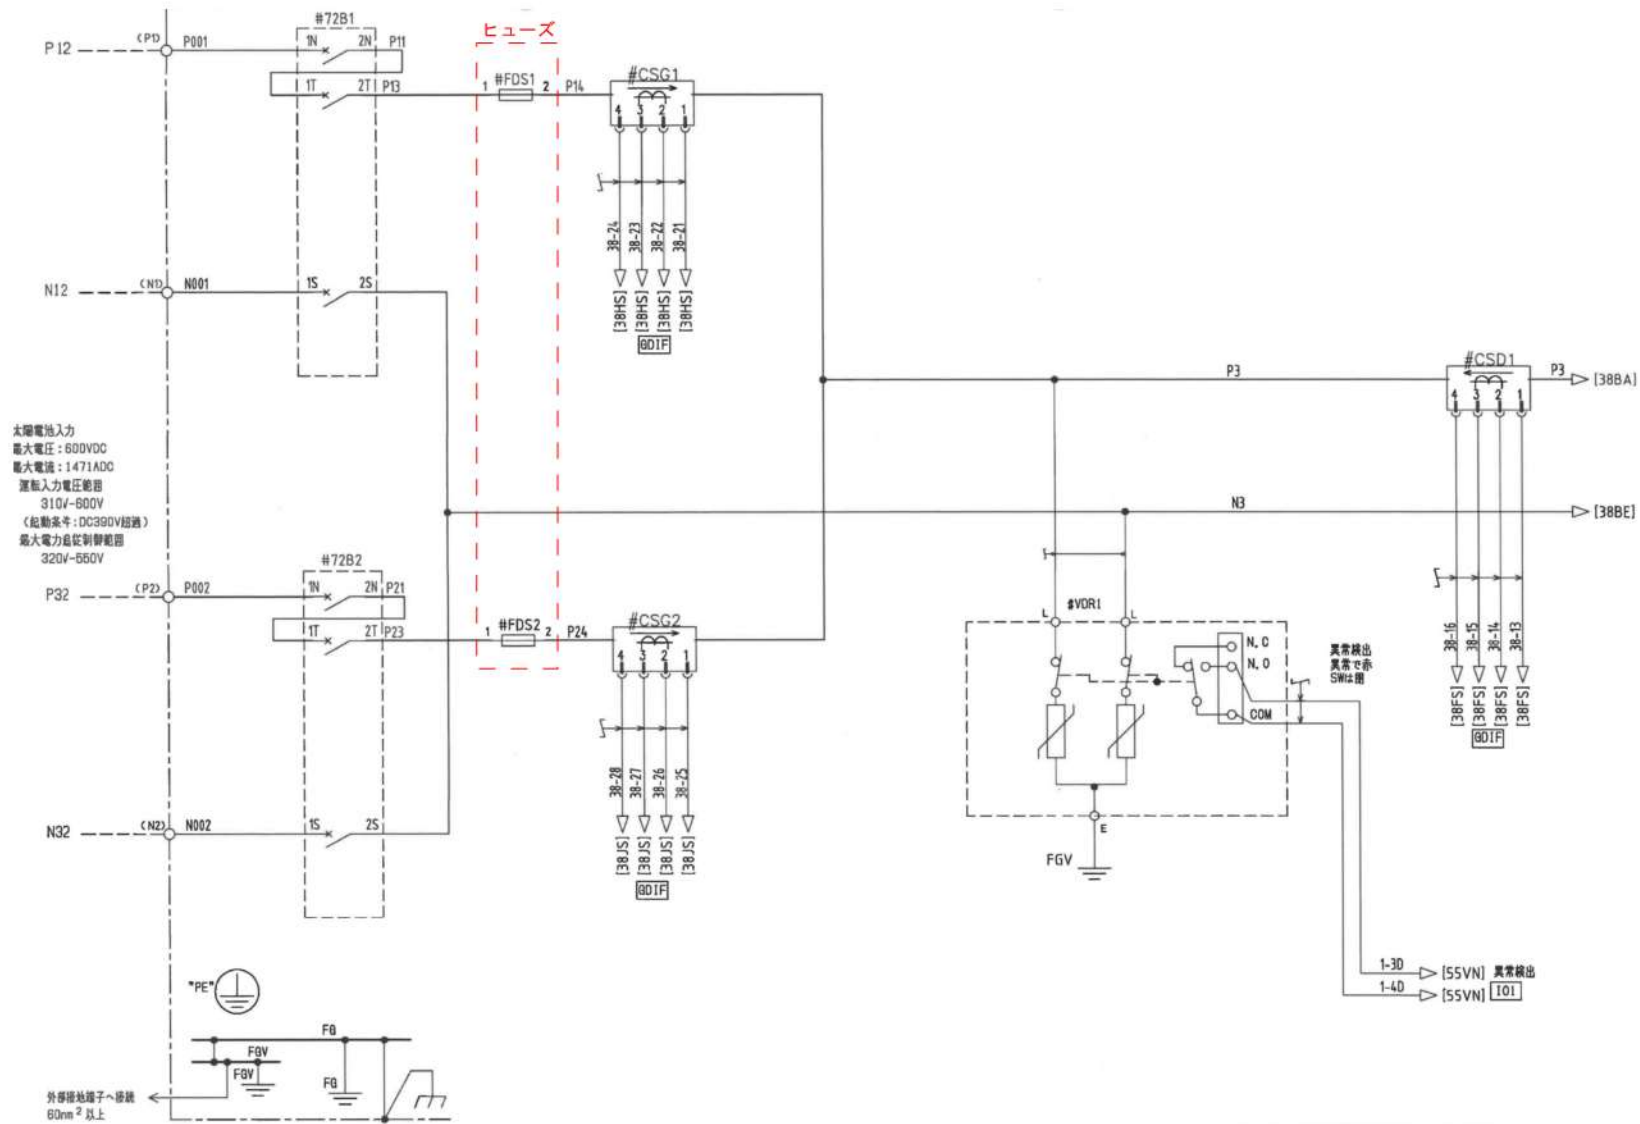

工事名	R7企総管 和田島太陽光発電所 閉鎖型配電盤地内部点検工事		
工事箇所	小松島市和田島町字松田新田		
図面名	500kVAパワーコンディショナ 直流入力回路		
縮尺	N.T.S.	図面番号	11
年度	令和7年		
事業者名	徳島県企業局		

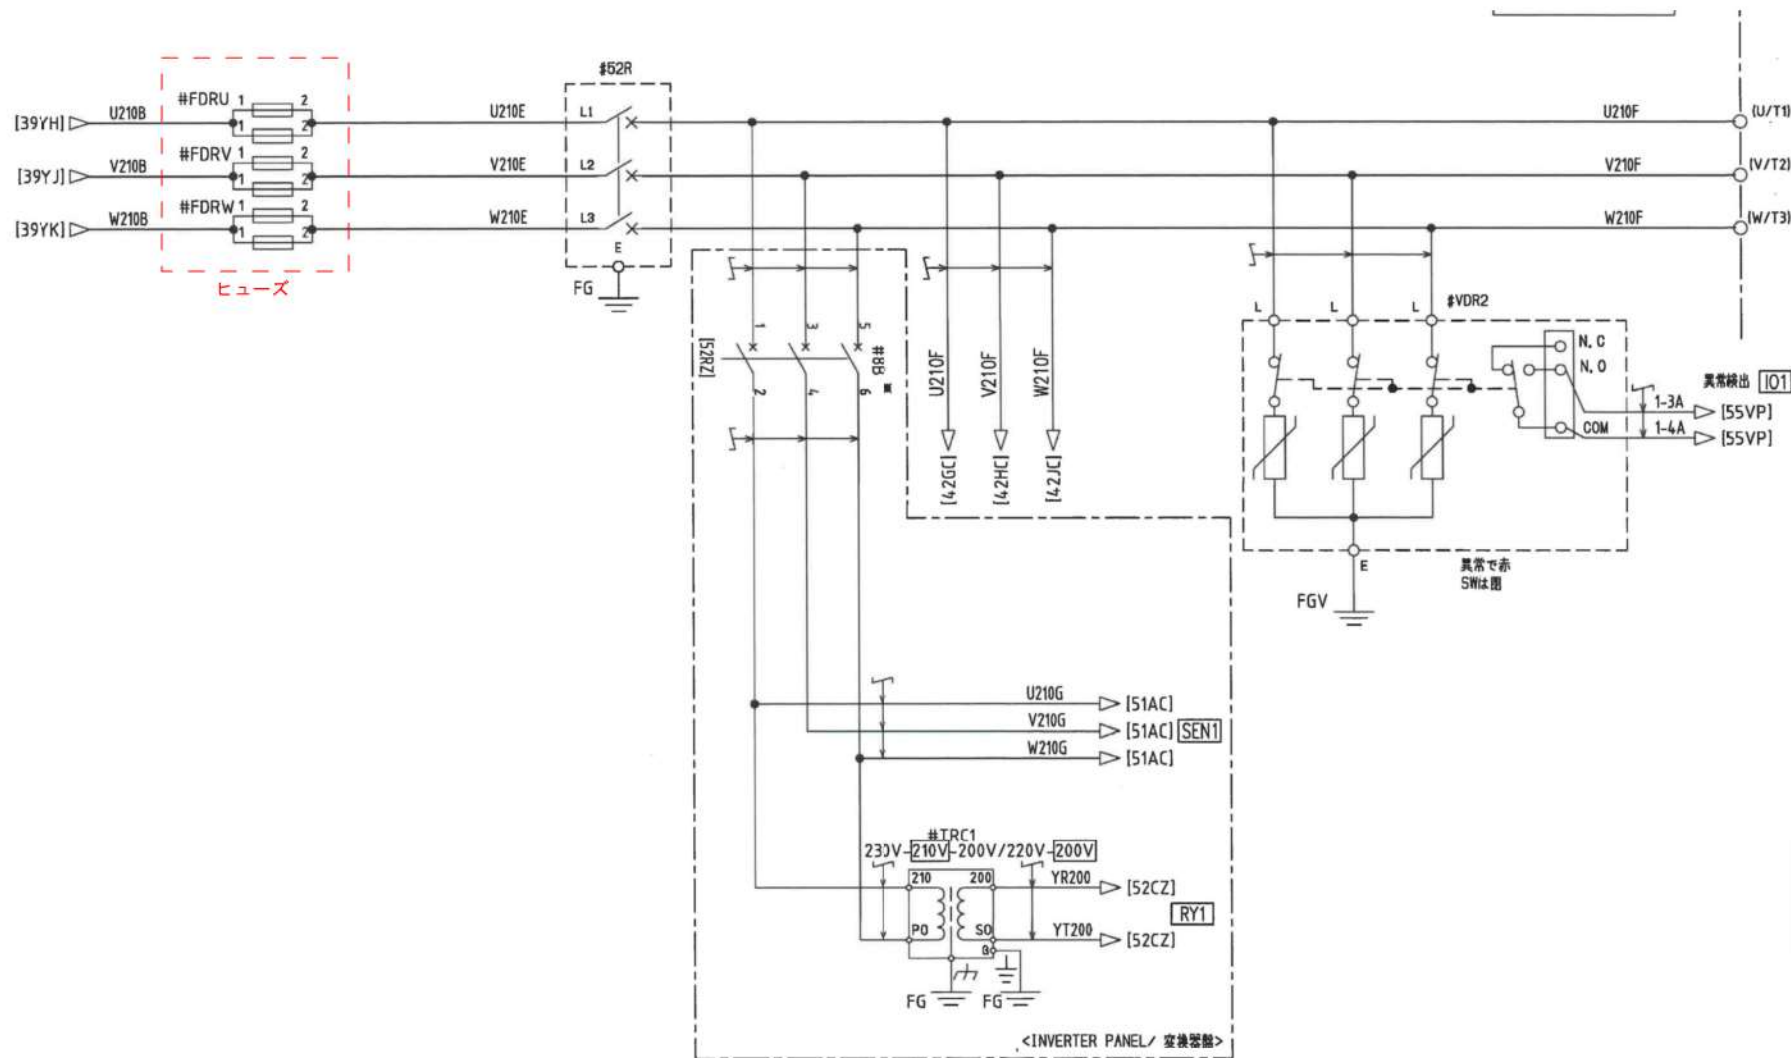


工事名	R7企総管 和田島太陽光発電所 閉鎖型配電盤地内部点検工事		
工事箇所	小松島市和田島町字松田新田		
図面名	500kVAパワーコンディショナ 交流出力回路		
縮尺	N.T.S.	図面番号	1.3
年度	令和7年		
事業者名	徳島県企業局		

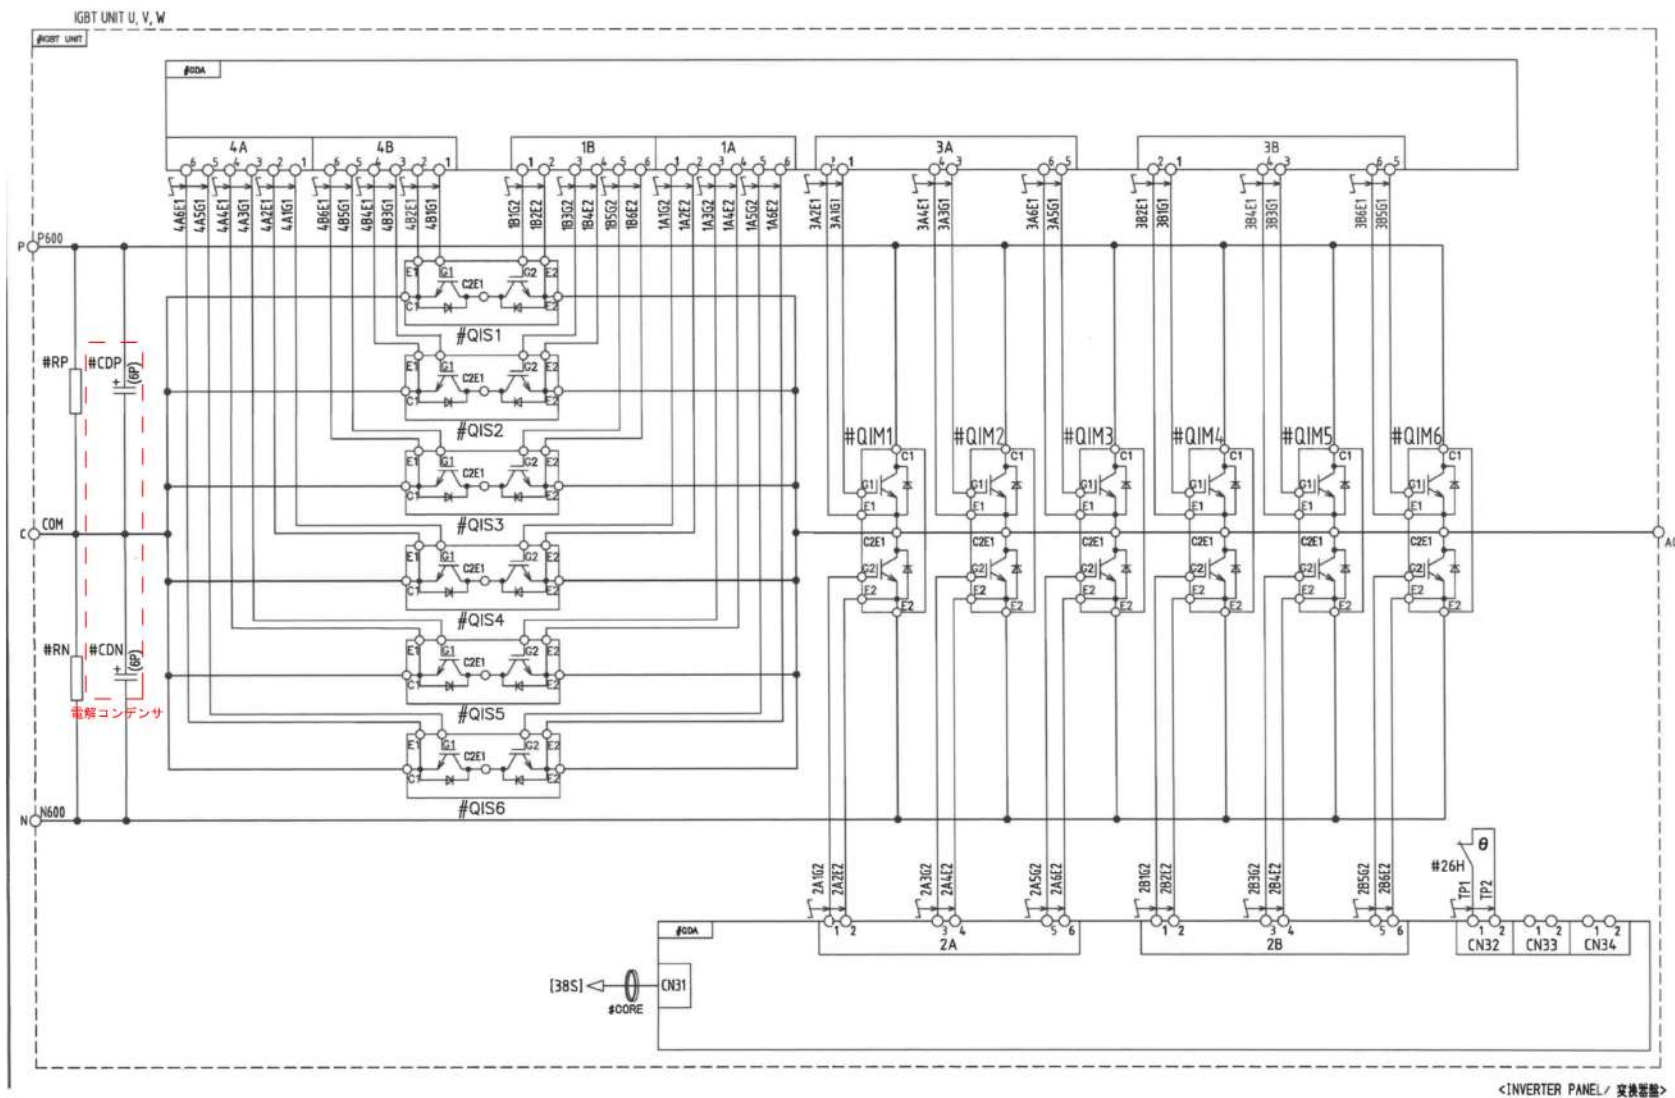


工事名	R7企総管 和田島太陽光発電所 閉鎖型配電盤地内部点検工事		
工事箇所	小松島市和田島町字松田新田		
図面名	500kVAパワーコンディショナ IGBTユニット		
縮尺	N.T.S.	図面番号	1.4
年度	令和7年		
事業者名	徳島県企業局		

：取替対象

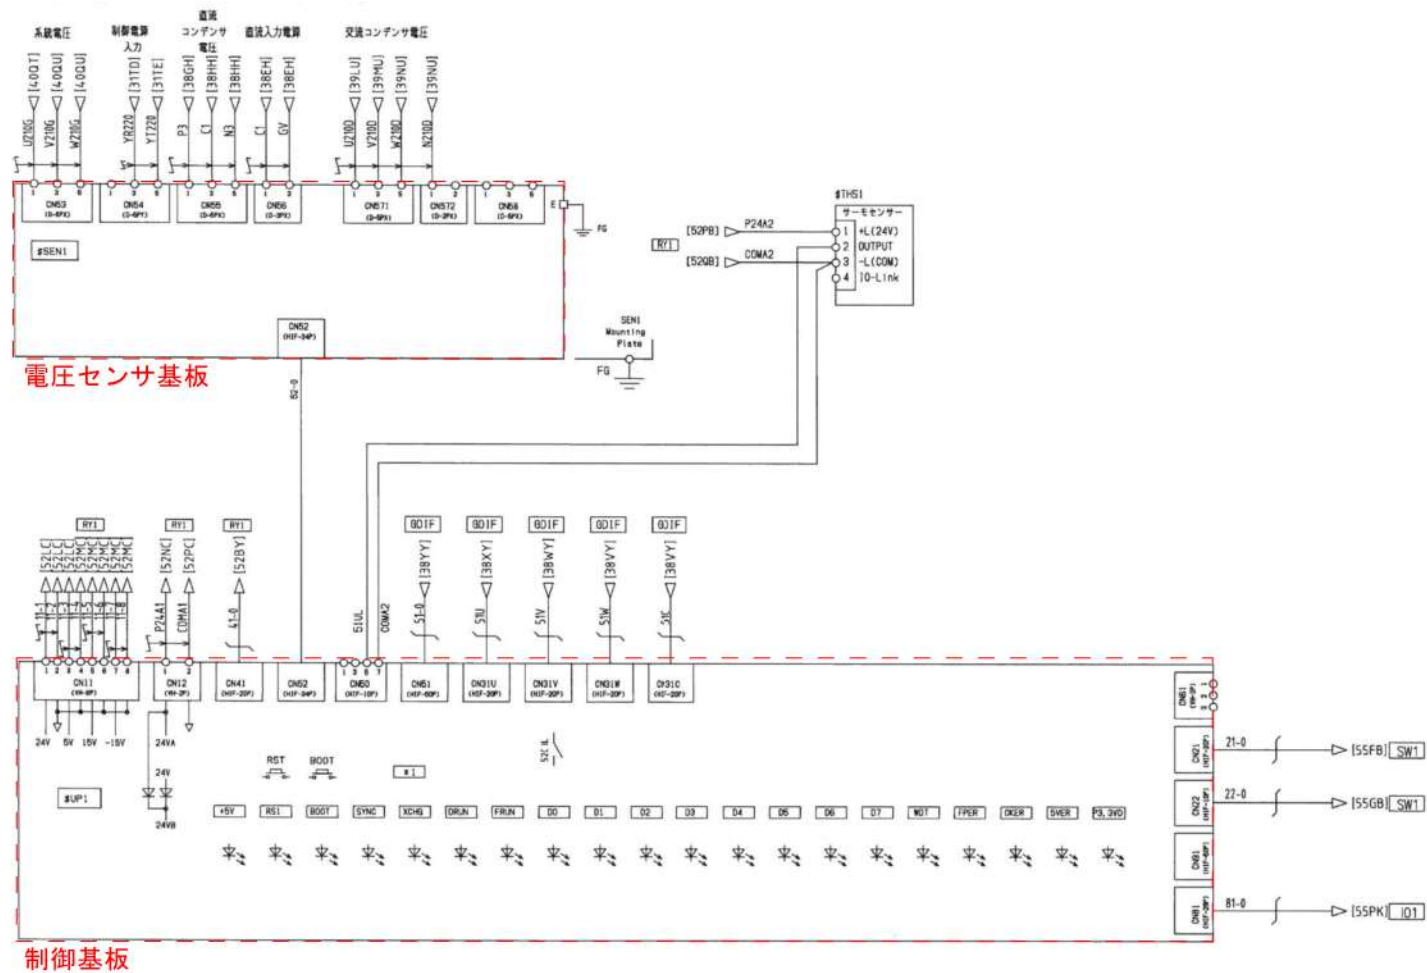


工事名	R7企総管 和田島太陽光発電所 閉鎖型配電盤他内部点検工事		
工事箇所	小松島市和田島町字松田新田		
図面名	500kVAパワーコンディショナ 制御回路図 (1)		
縮尺	N T S	図面番号	1 5
年度	令和 7 年		
事業者名	徳島県企業局		

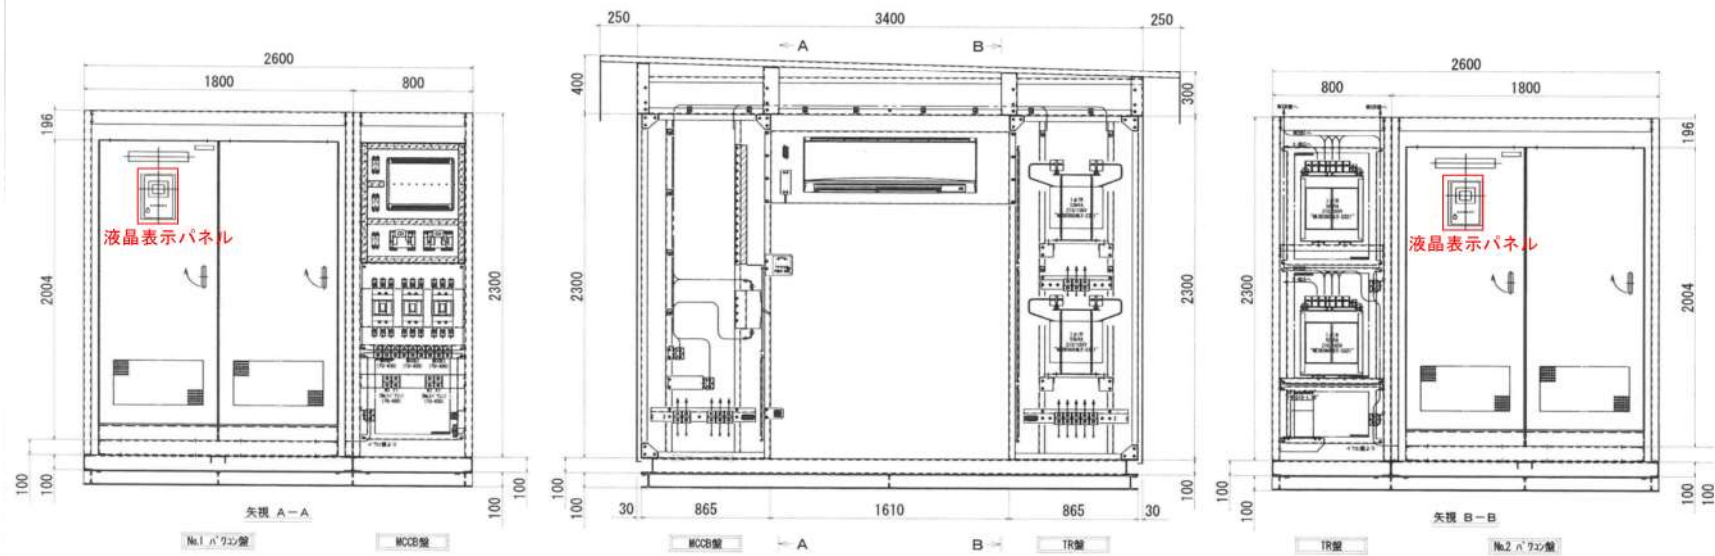


工事名	R7企総管 和田島太陽光発電所 閉鎖型配電盤他内部点検工事		
工事箇所	小松島市和田島町字松田新田		
図面名	災害対応パワーコンディショナ盤 外形図		
縮尺	NTS	図面番号	17
年度	令和7年		
事業者名	徳島県企業局		

取替対象

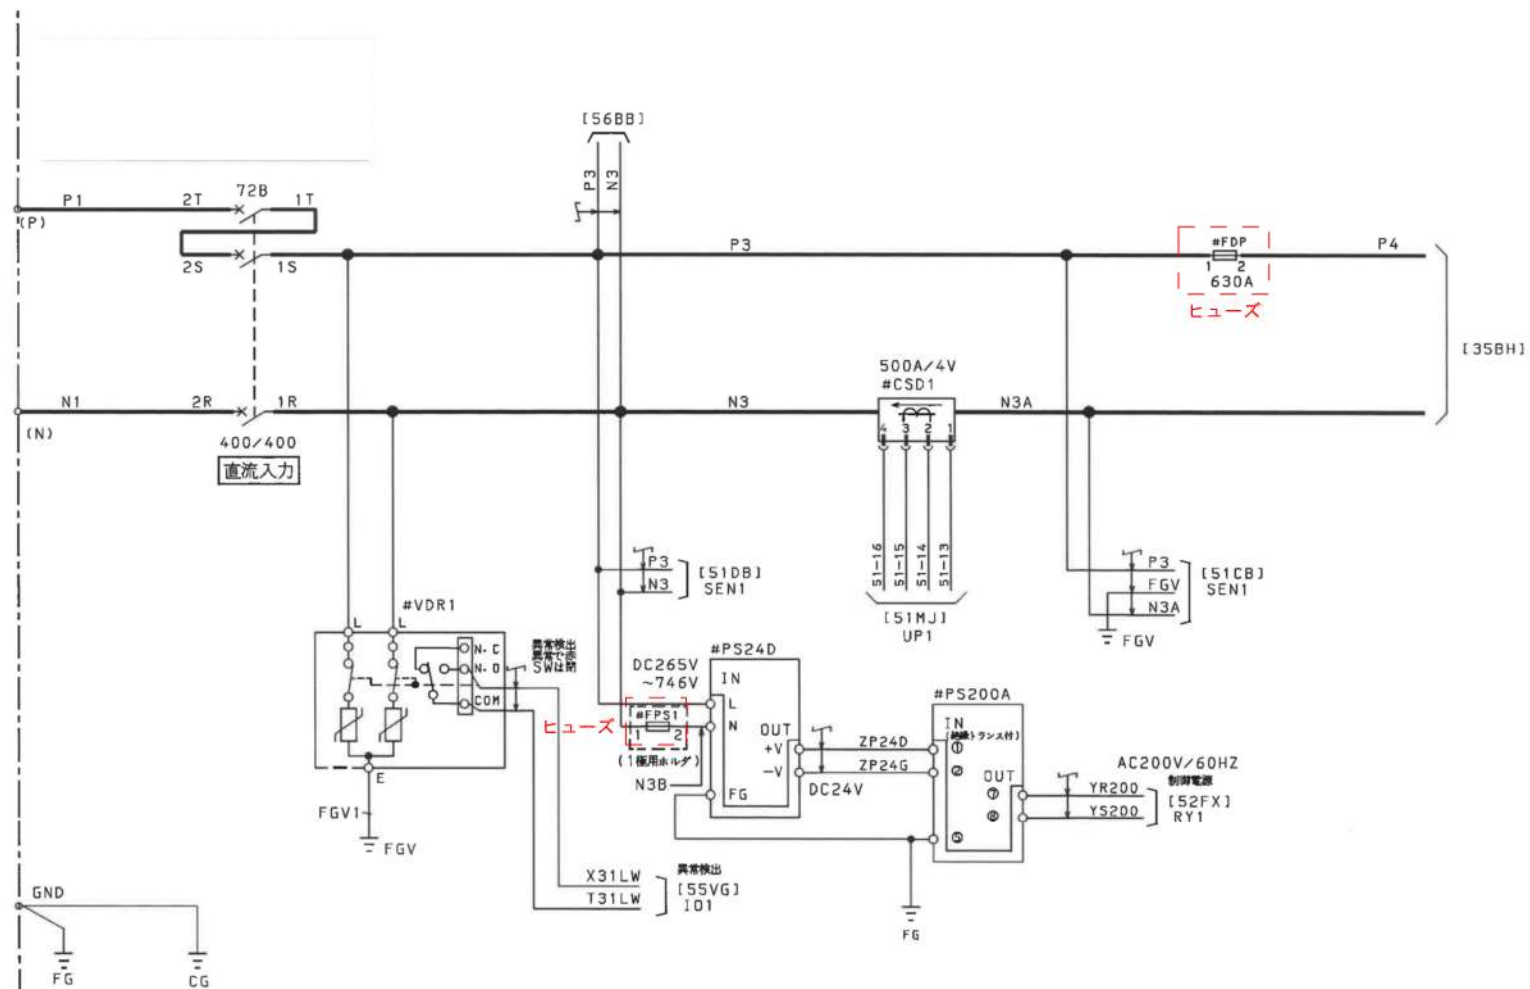


工事名	R7企総管 和田島太陽光発電所 閉鎖型配電盤地内部点検工事		
工事箇所	小松島市和田島町字松田新田		
図面名	災害対応パワーコンディショナ 直流入力回路		
縮尺	NTS	図面番号	18
年度	令和7年		
事業者名	徳島県企業局		

[] : 取替対象

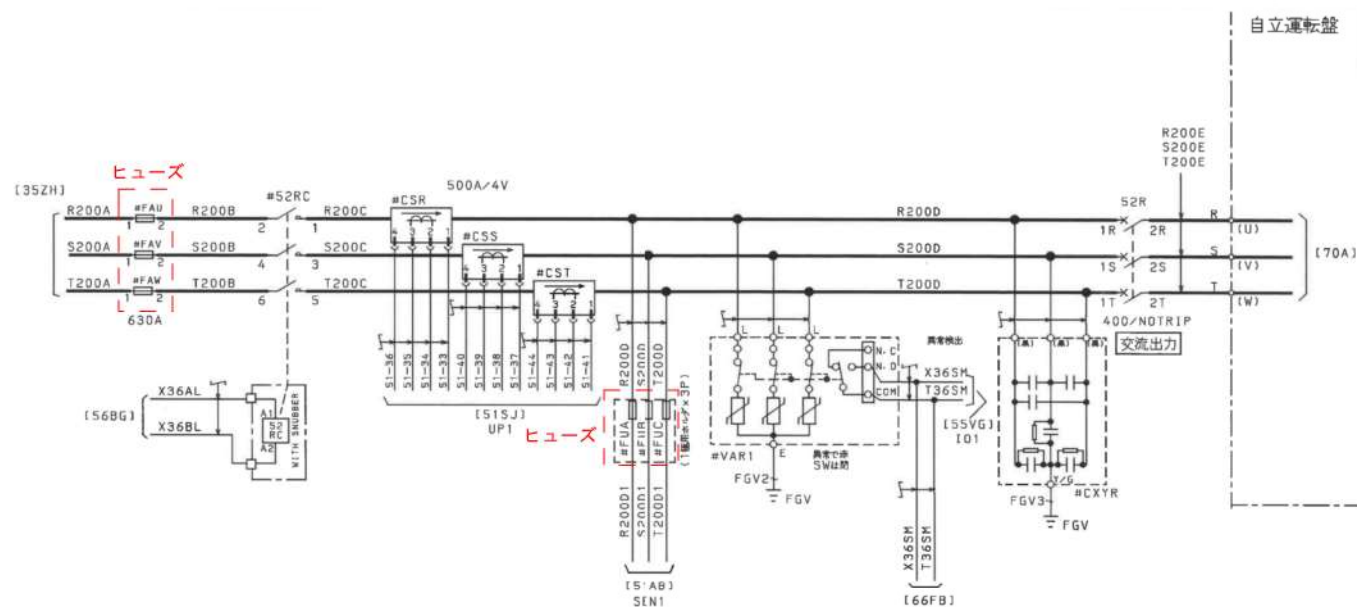


工事名	R7 企総管 和田島太陽光発電所 閉鎖型配電盤地内部点検工事		
工事箇所	小松島市和田島町字松田新田		
図面名	災害対応パワーコンディショナ 交流出力回路		
縮尺	NTS	図面番号	19
年度	令和7年		
事業者名	徳島県企業局		


：取替対象

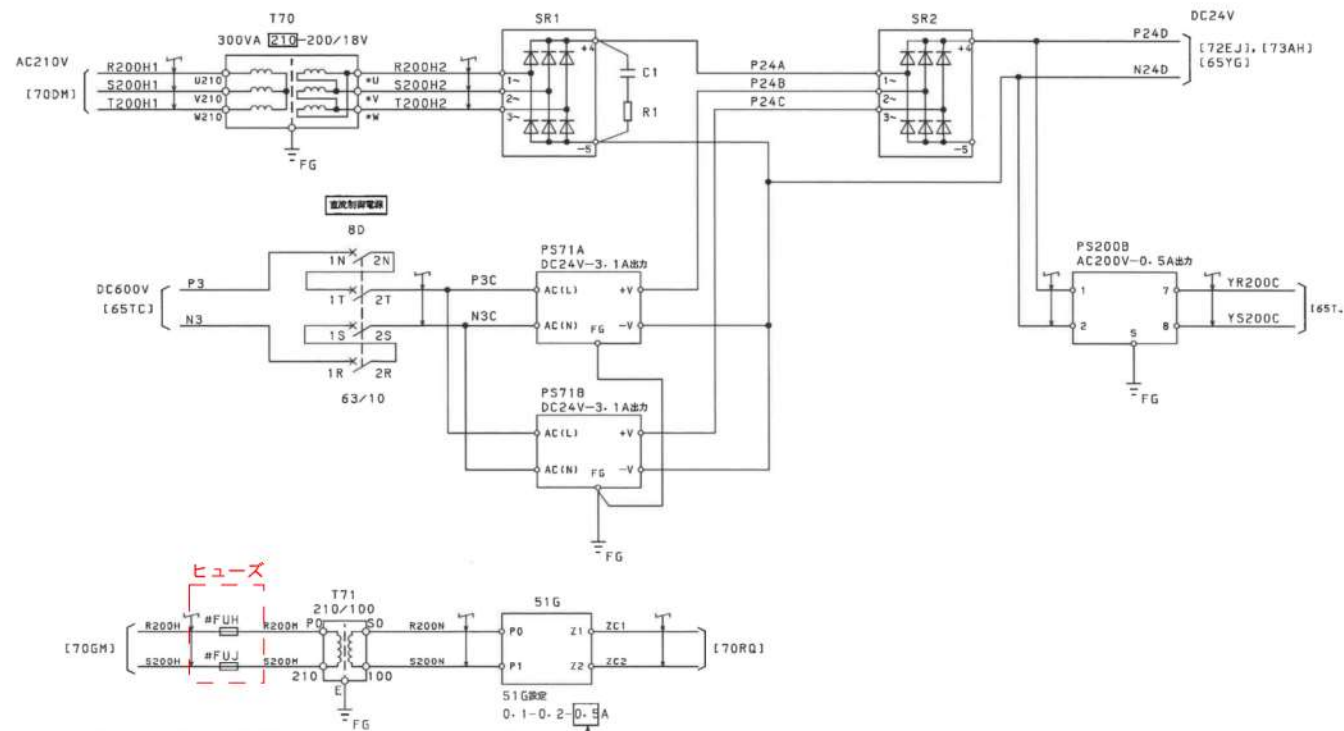



工事名	R 7 企総管 和田島太陽光発電所 閉鎖型配電盤他内部点検工事		
工事箇所	小松島市和田島町字松田新田		
図面名	災害対応パワーコンディショナ 自立運転回路 (2)		
縮尺	N T S	図面番号	2 1
年度	令和 7 年		
事業者名	徳島県企業局		

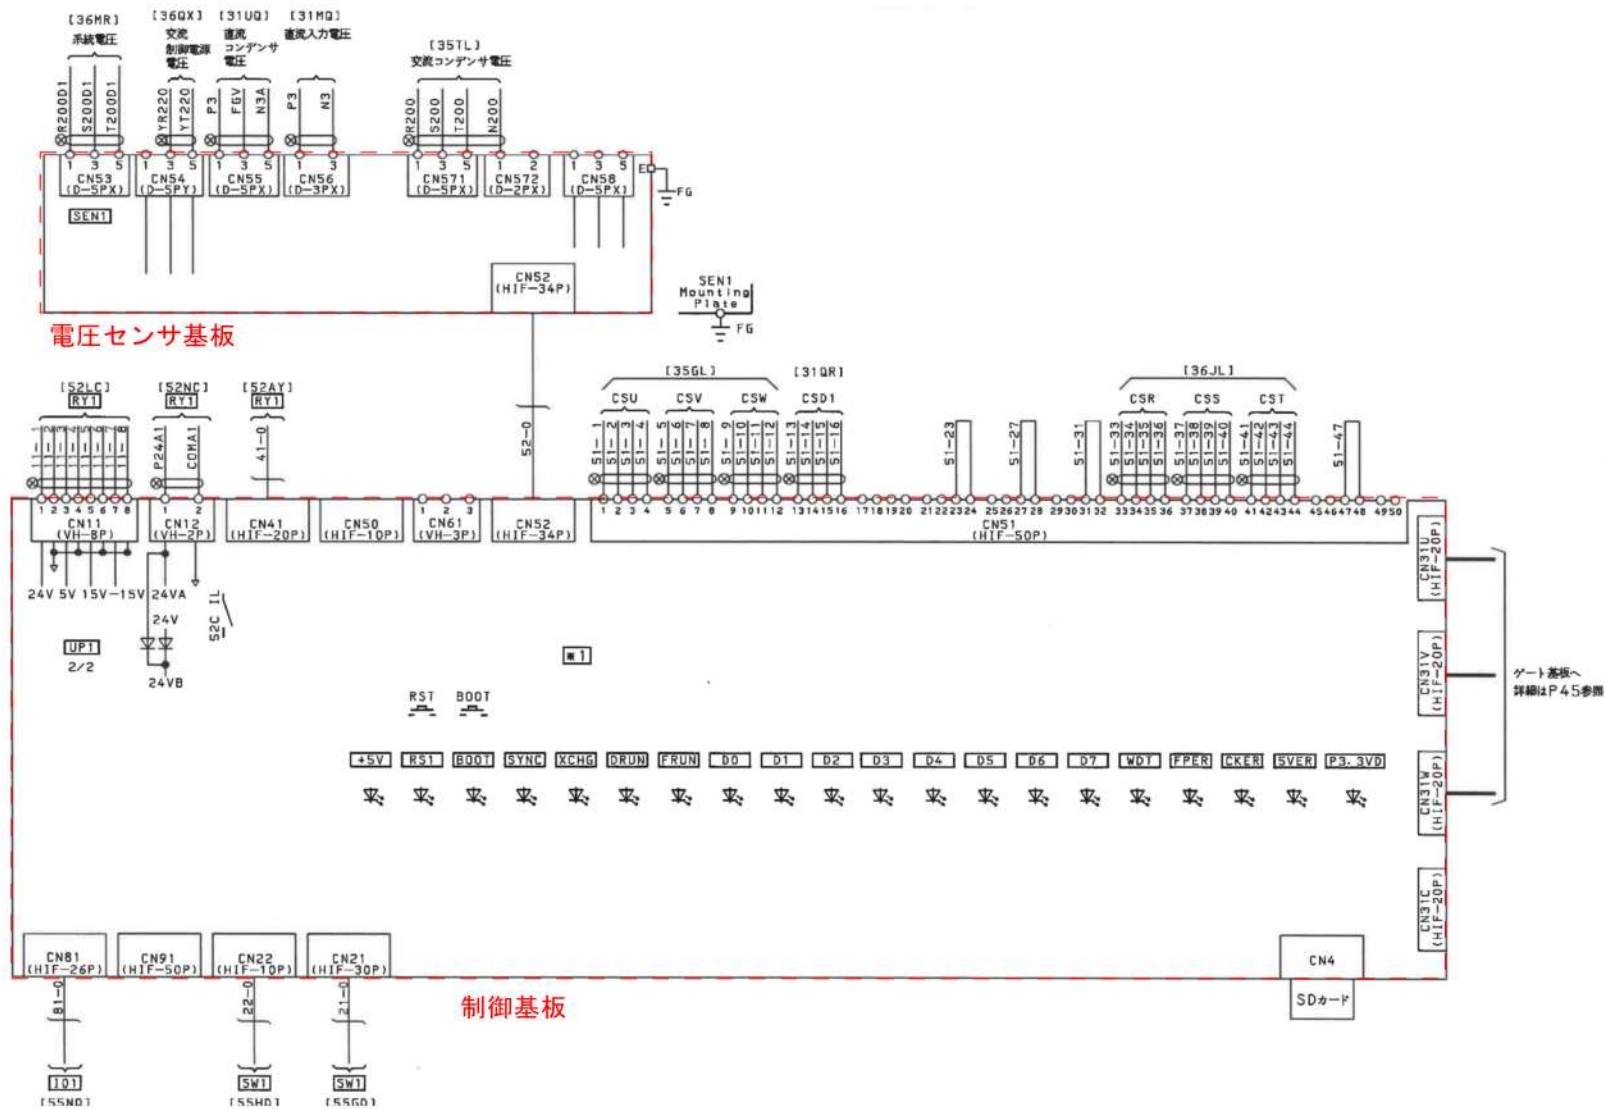


工事名	R7企総管 和田島太陽光発電所 閉鎖型配電盤地内部点検工事		
工事箇所	小松島市和田島町字松田新田		
図面名	災害対応パワーコンディショナ 制御回路 (1)		
縮尺	NTS	図面番号	23
年度	令和7年		
事業者名	徳島県企業局		

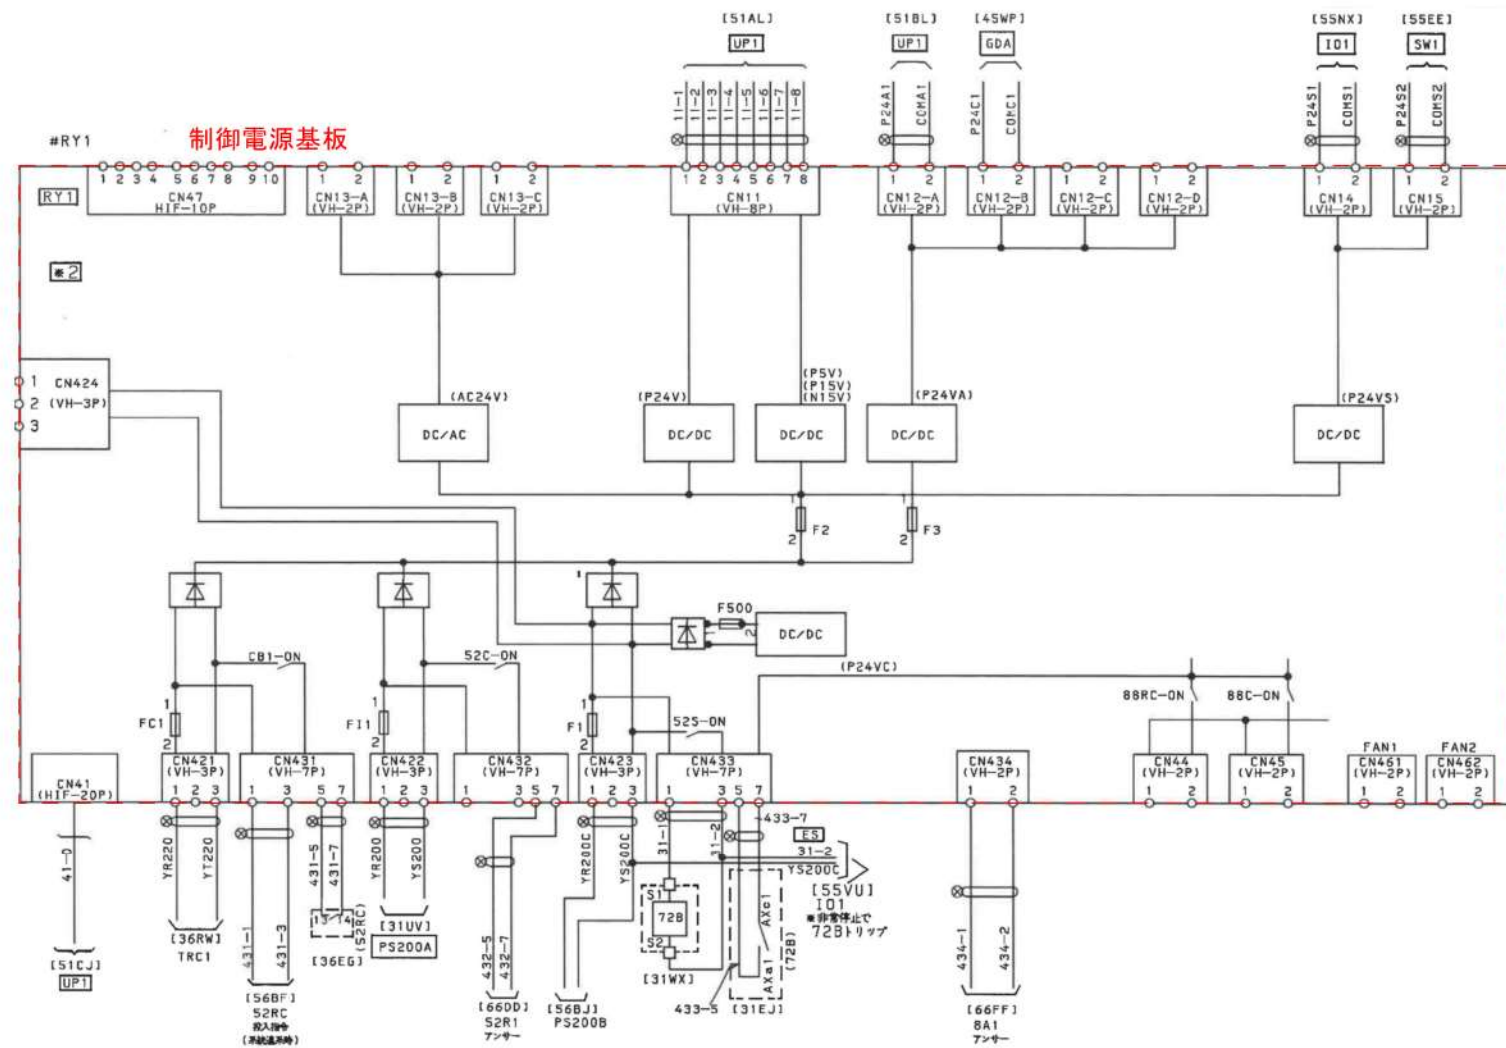

工事名	R7金総管 和田島太陽光発電所 閉鎖型配電盤他内部点検工事		
工事箇所	小松島市和田島町字松田新田		
図面名	災害対応パワーコンディショナ 制御回路(2)		
縮尺	N T S	図面番号	24
年度	令和7年		
事業者名	徳島県企業局		

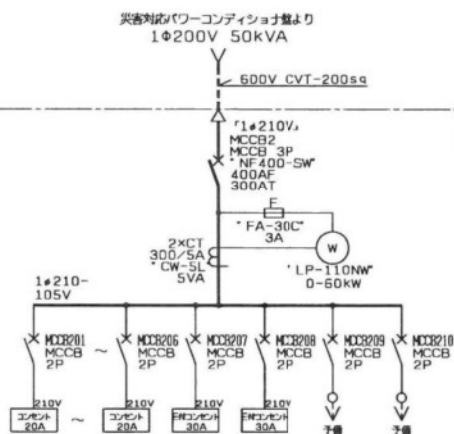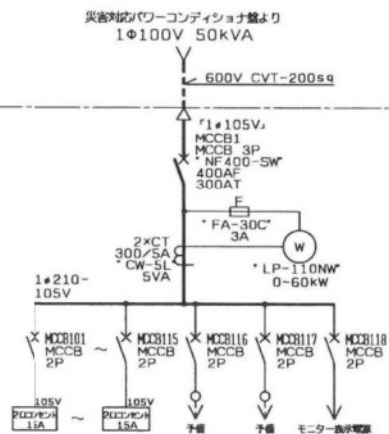

災害対応分電盤
(電灯・動力)

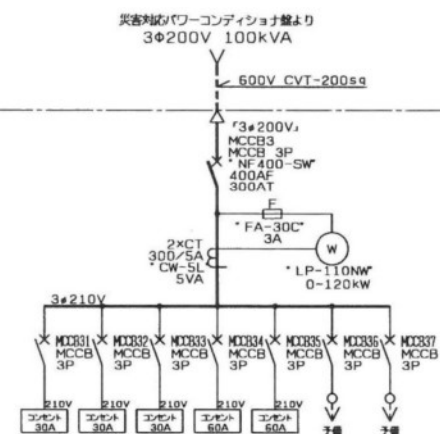

災害対応分電盤
(動力)

工事名	R7 企総管 和田島太陽光発電所 閉鎖型配電盤他内部点検工事		
工事箇所	小松島市和田島町字松田新田		
図面名	災害対応分電盤 単線結線図		
縮尺	N T S	図面番号	2 5
年度	令和7年		
事業者名	徳島県企業局		