



川口ダム平面図

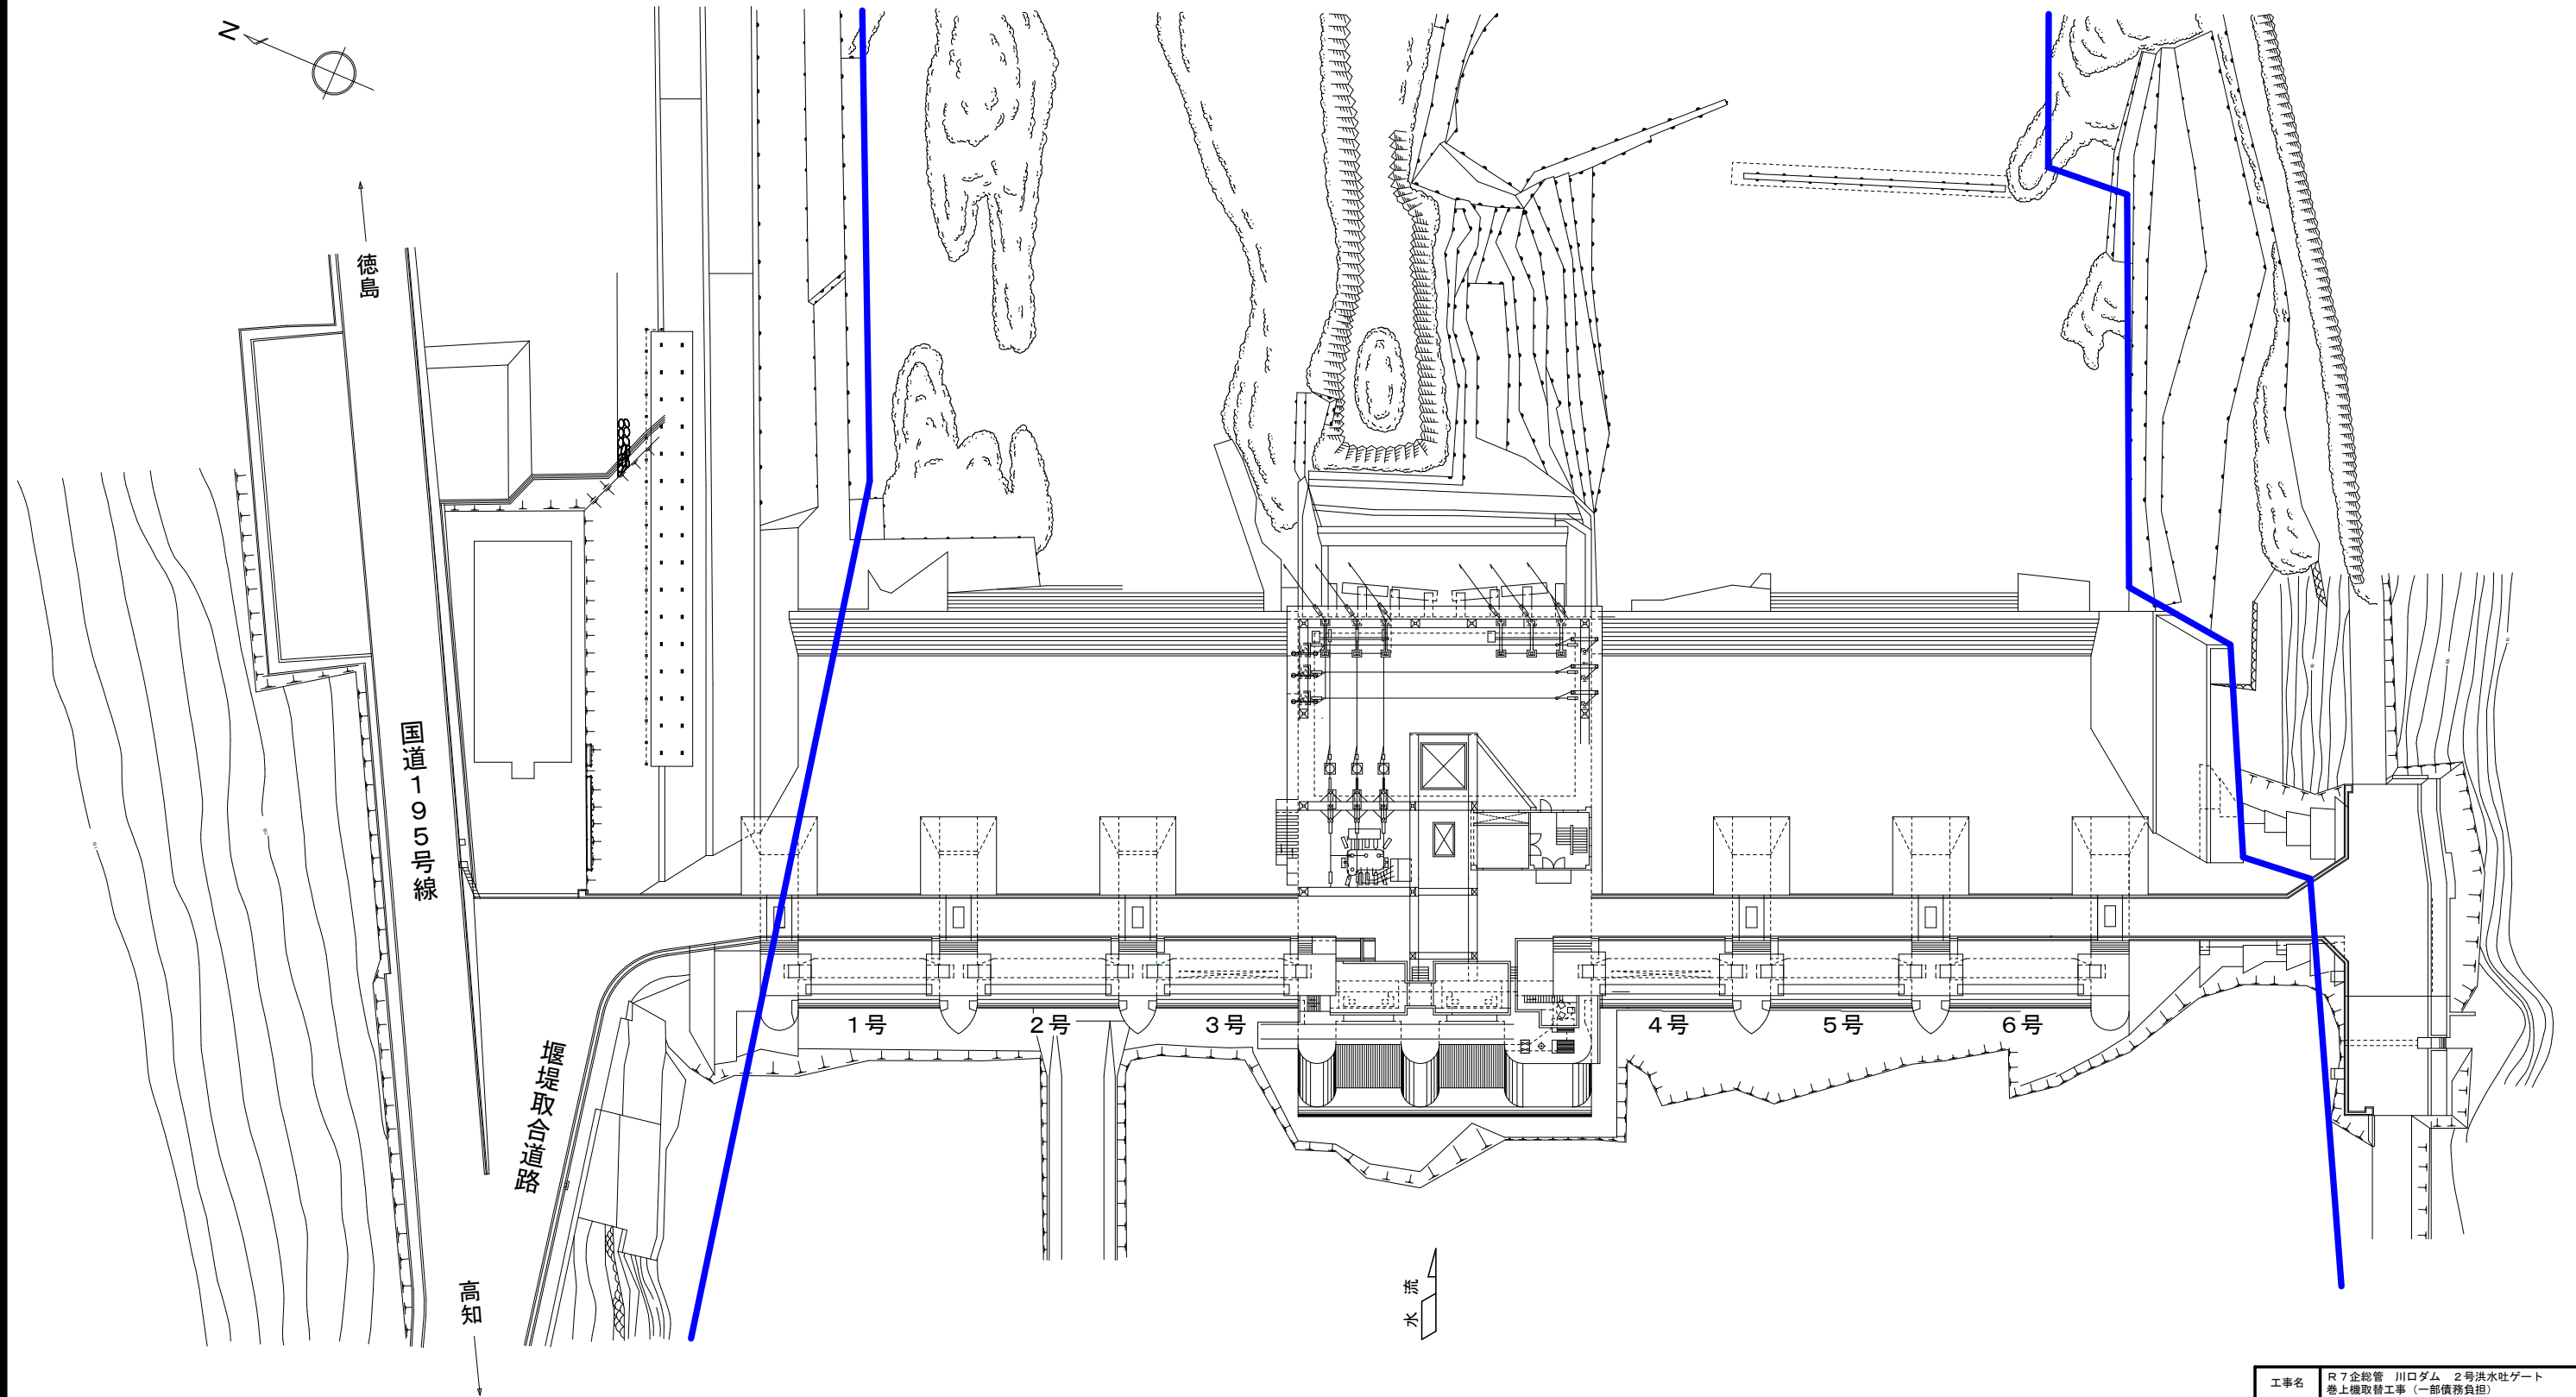

河川区域



工事名	R7企総管 川口ダム 2号洪水吐ゲート 巻上機取替工事（一部債務負担）		
路線名等			
工事箇所	那賀郡那賀町吉野		
図面名	川口ダム平面図		
縮 尺	—	図面番号	1 / 21
会社名			
事業者名	徳 島 県 企 業 局		

川口ダム正面図

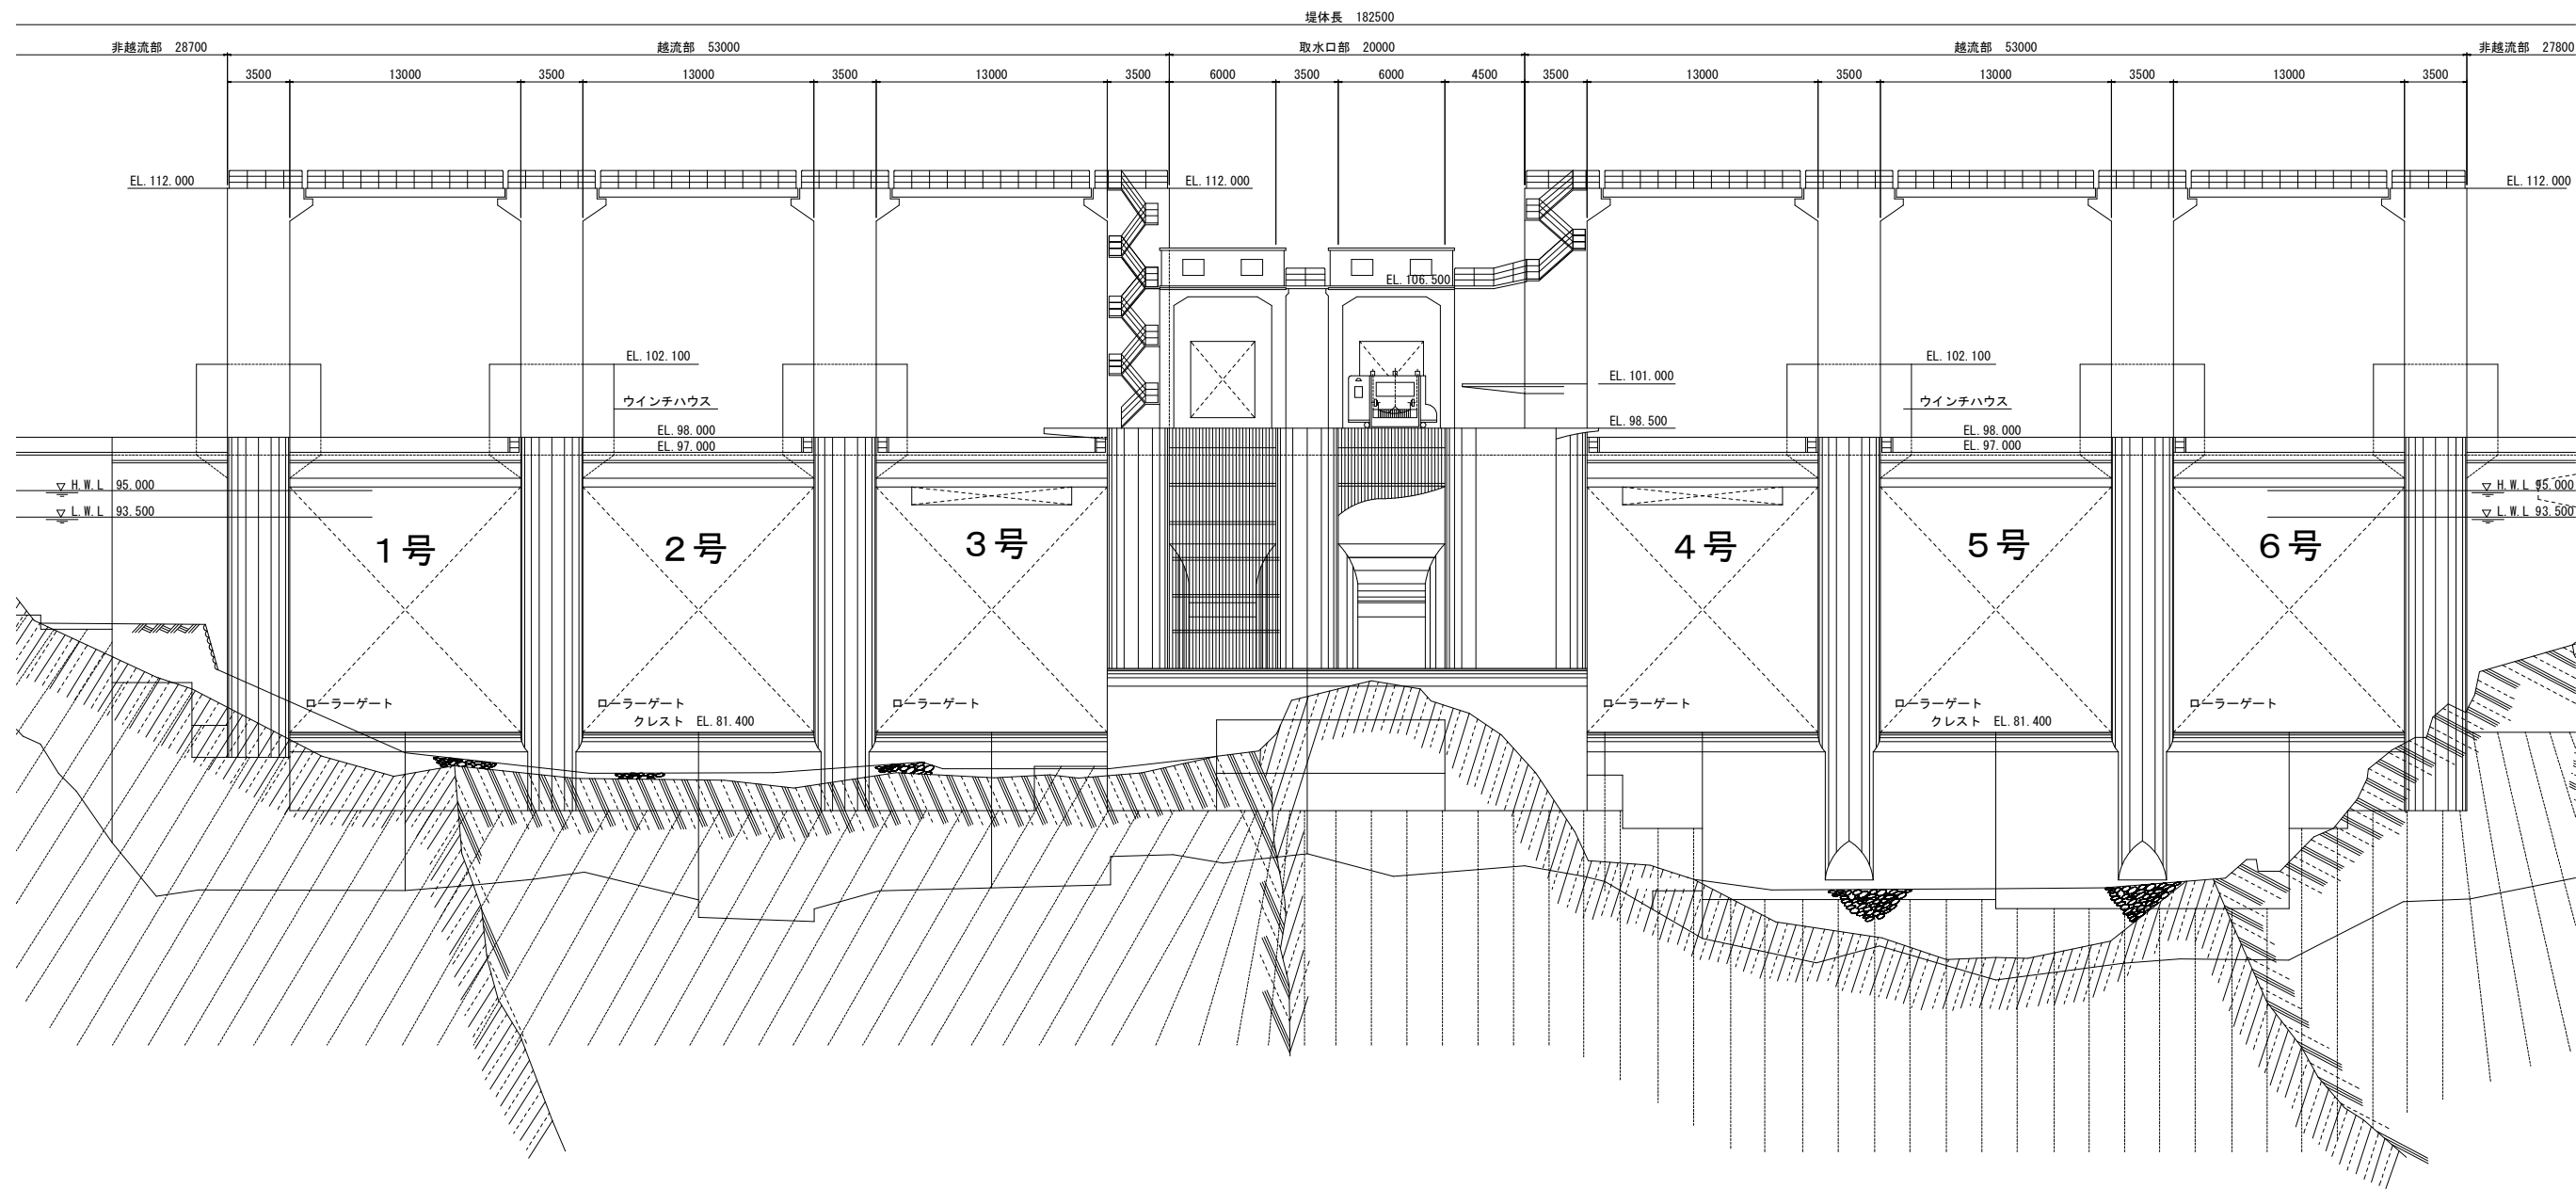

工事名	R7企総管 川口ダム 2号洪水吐ゲート 巻上機取替工事 (一部債務負担)		
路線名等			
工事箇所	那賀郡那賀町吉野		
図面名	川口ダム正面図		
縮 尺	—	図面番号	2 / 21
会社名			
事業者名	徳 島 県 企 業 局		


堰堤標準断面図

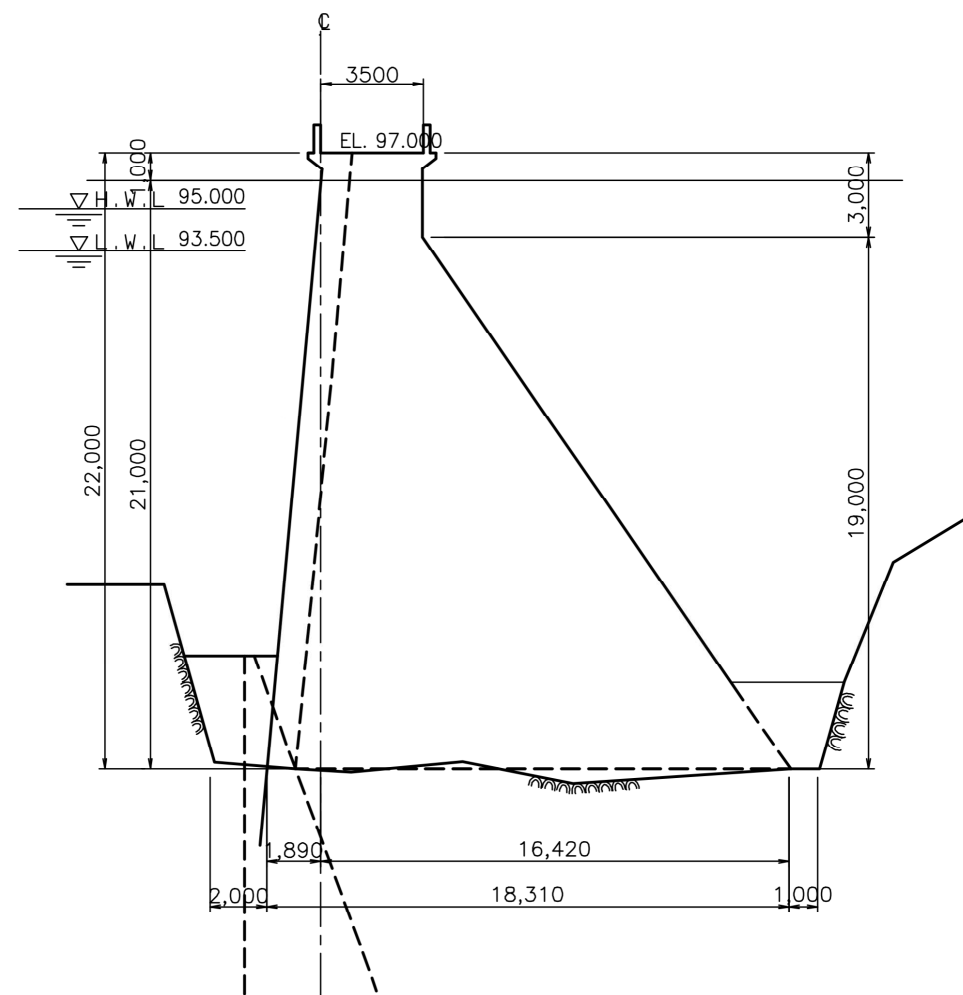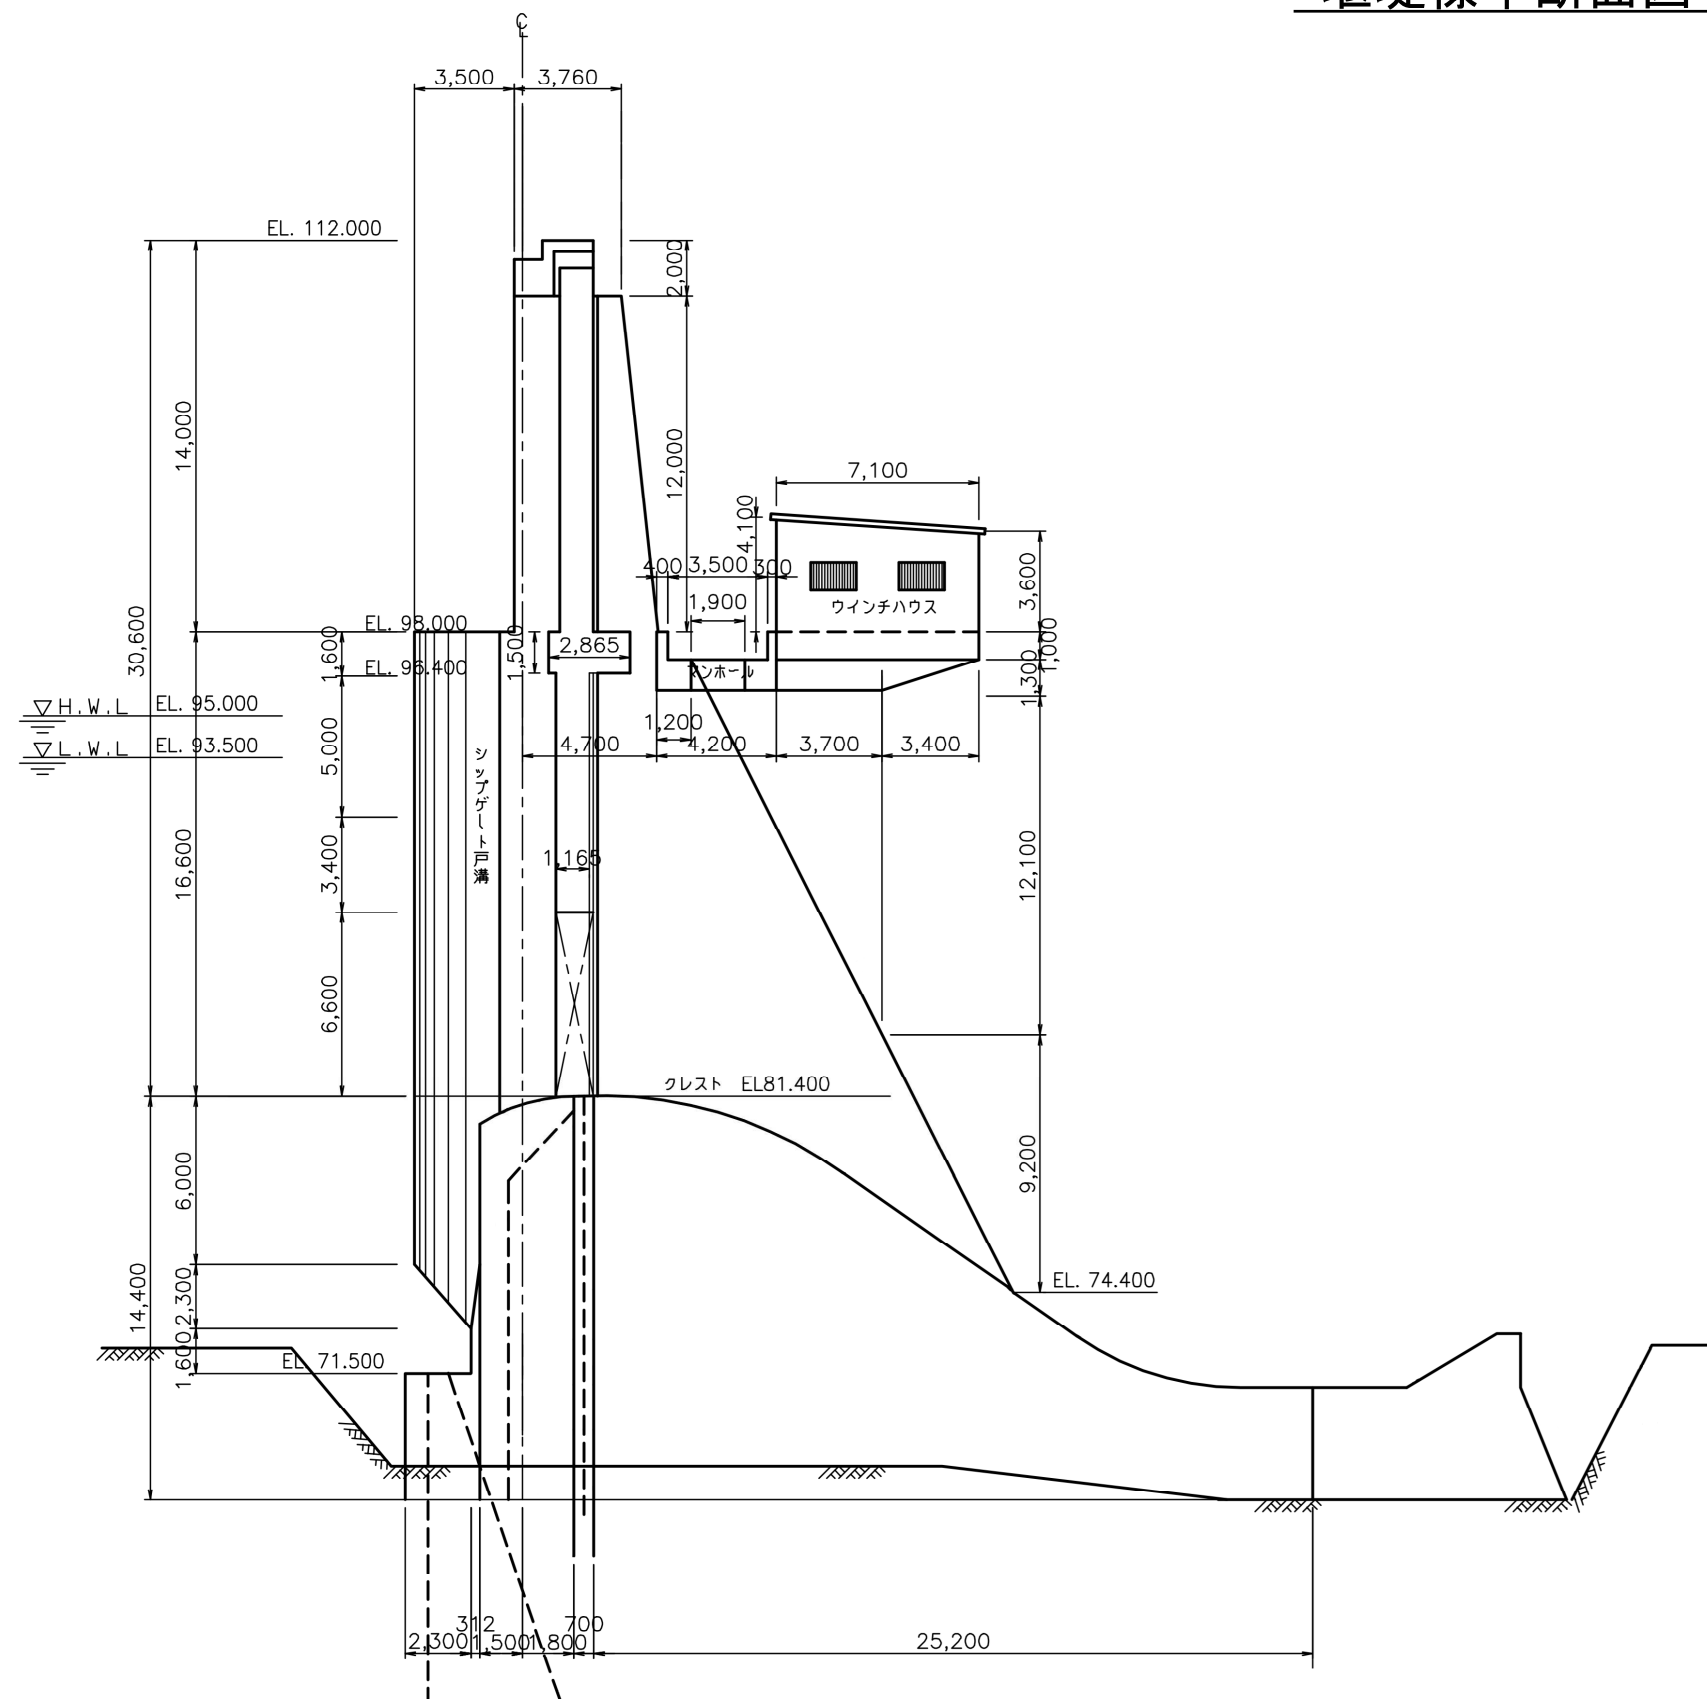


工事名	R7金総管 川口ダム 2号洪水吐ゲート 巻上機取替工事（一部債務負担）		
路線名等			
工事箇所	那賀郡那賀町吉野		
図面名	堰堤標準断面図		
縮 尺	—	図面番号	3 / 21
会社名			
事業者名	徳 島 県 企 業 局		

洪水吐ゲート全体図（既設）


平面図

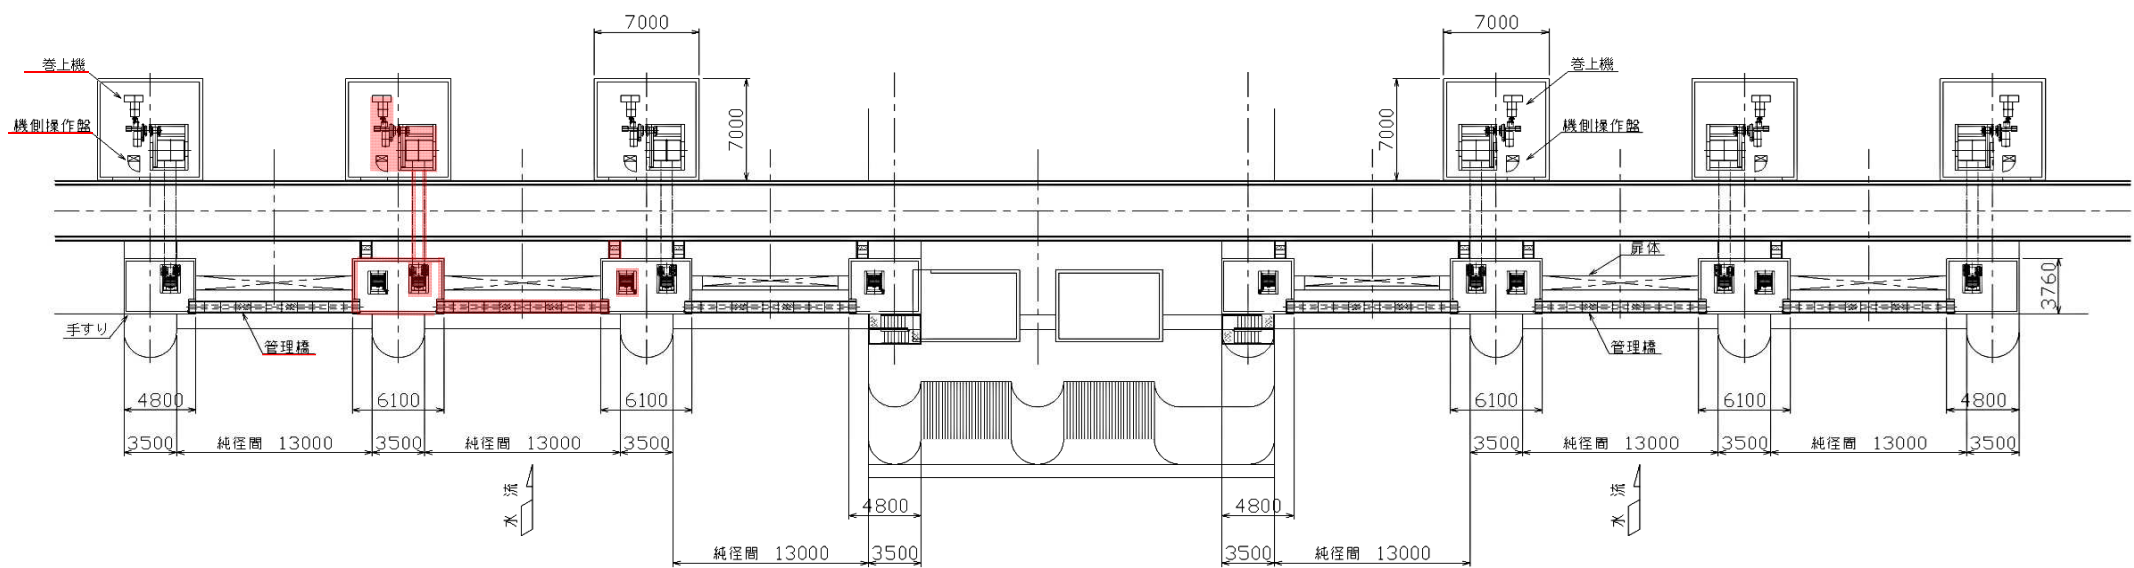

正面図

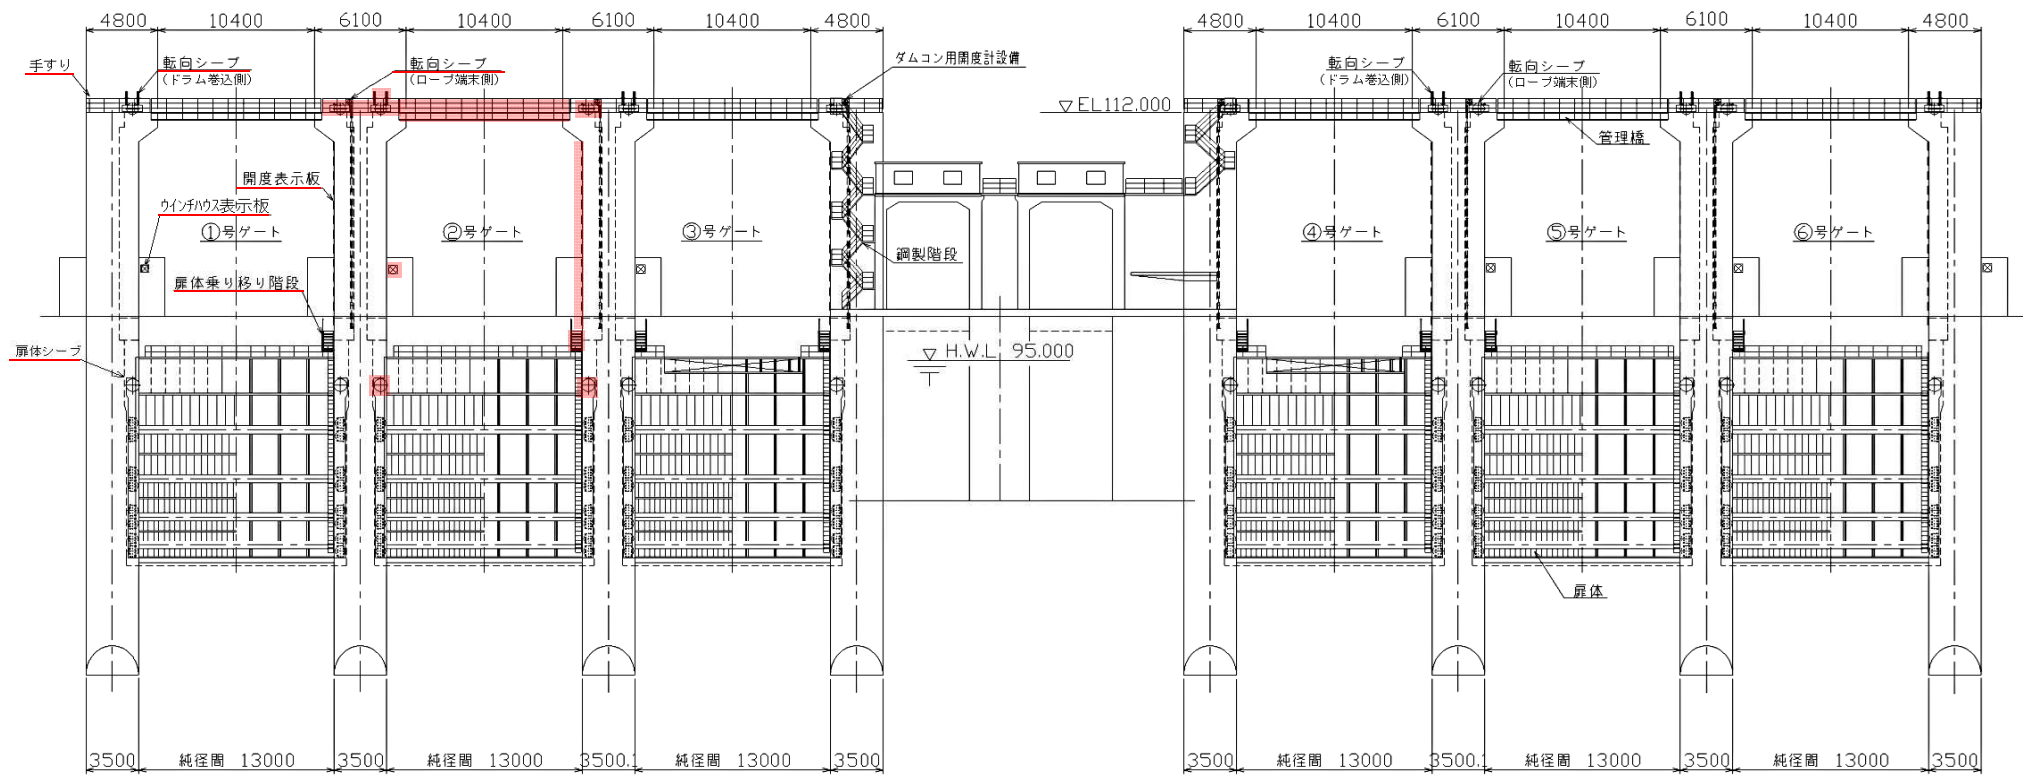

側面図

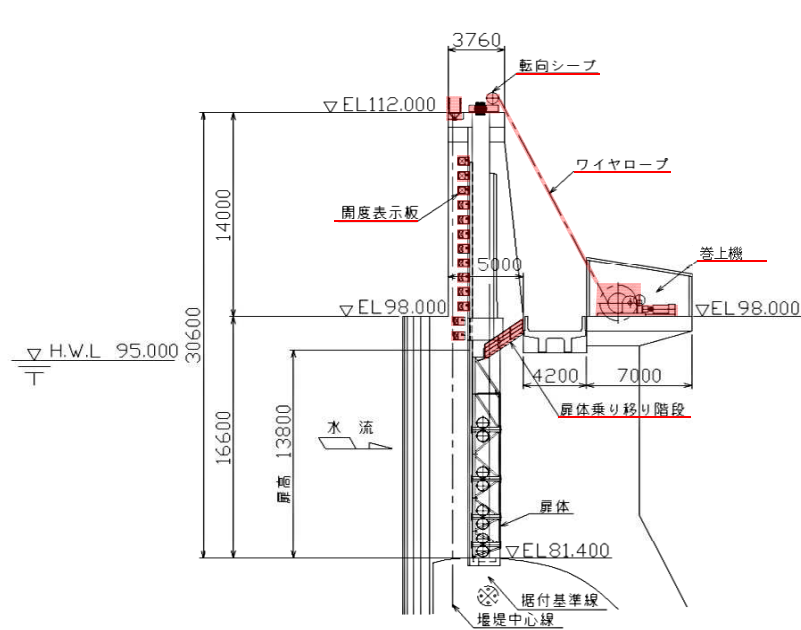

○取替対象 既設重量


- 巻上機 : 21815kg
- 機側操作盤 : 500kg
- 扉体シーブ : 1842kg
- 転向シーブ(ドラム巻込側) : 2101kg
- 転向シーブ(ロープ端末側) : 1291kg
- 管理橋 : 2960kg
- 扉体乗り移り階段 : 356kg
- 開度表示板、ウインチハウス表示板 : 136kg
- ダムピア手すり : 345kg

：取替対象


工事名	R7金総管 川口ダム 2号洪水吐ゲート 巻上機取替工事（一部債務負担）		
路線名等			
工事箇所	那賀郡那賀町吉野		
図面名	洪水吐ゲート全体図（既設）		
縮尺	—	図面番号	4 / 21
会社名			
事業者名	徳島県企業局		

洪水吐ゲート一般図

平面図
(S=1:100)

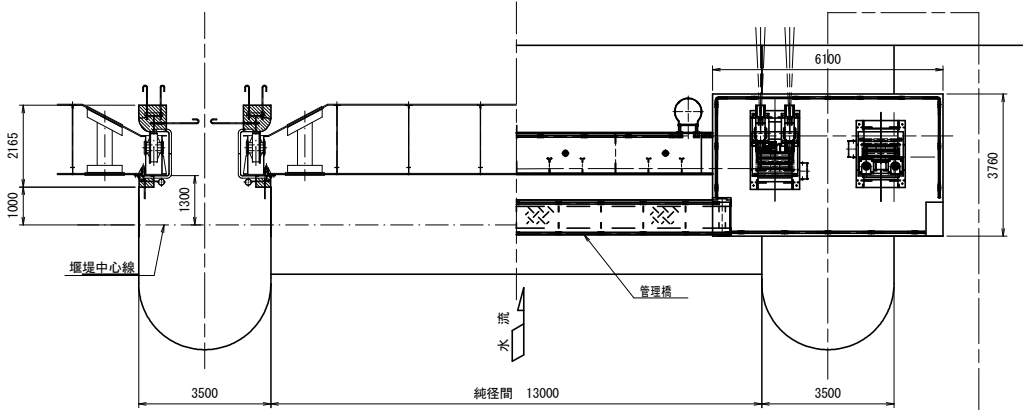


ウインチハウス平面図

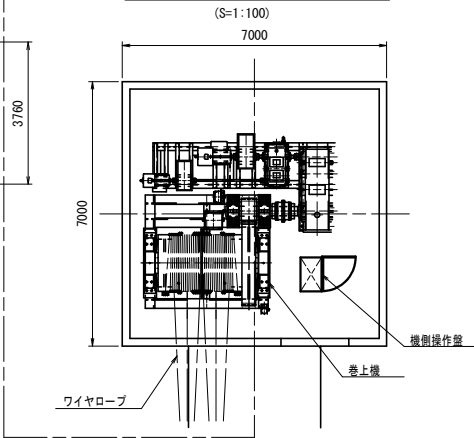

設計要項

型 式	鋼製ローラゲート
設 置 数	6 門
純 径 間	13.000 m
扉 高	13.800 m
設 計 水 位	H.W.L. 95.000+風波浪高0.895=W.L95.895
操 作 水 位	H.W.L. 95.000+風波浪高0.895=W.L95.895
ゲ ー ト 敷 高	E.L. 81.400
水 密 方 式	前面3方ゴム水密
開 閉 方 式	電動ワイヤロープ巻取方式 (IMD)
開 閉 速 度	主モータ時 0.300 m/min
	予備モータ時 0.100 m/min
揚 程	15.600 m
操 作 方 式	機側・遠方操作



側面図
(S=1:100)

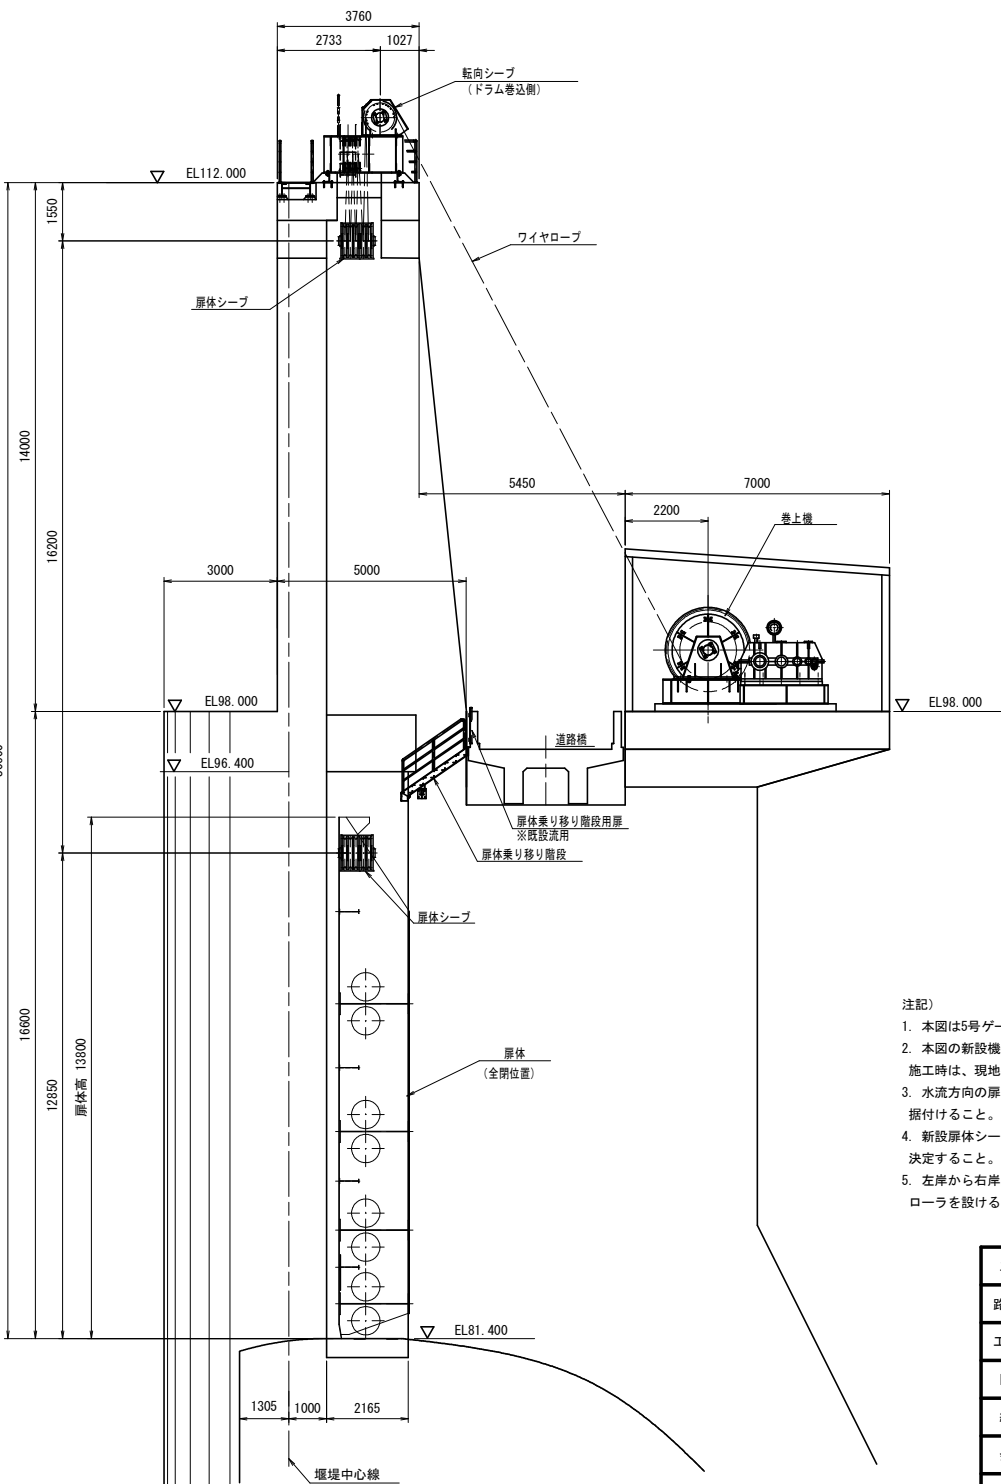

注記)

- 本図は5号ゲートを示す。
- 本図の新設機器の据付位置寸法は、参考寸法である。
施工時は、現地確認のうえ据付けること。
- 水流方向の扉体吊心位置は、既設と同等になるよう現地確認のうえ、据付けること。
- 新設扉体シープの据付位置は、本図を参考とし既設確認のうえ、決定すること。
- 左岸から右岸へ渡るワイヤロープが扉体に接触しないようガイドローラを設けること。

工事名	R7企総管 川口ダム 2号洪水吐ゲート 巻上機取替工事 (一部債務負担)		
路線名等			
工事箇所	那賀郡那賀町吉野		
図面名	洪水吐ゲート一般図		
縮 尺	1:100	図面番号	5 / 21
会社名			
事業者名	徳 島 県 企 業 局		

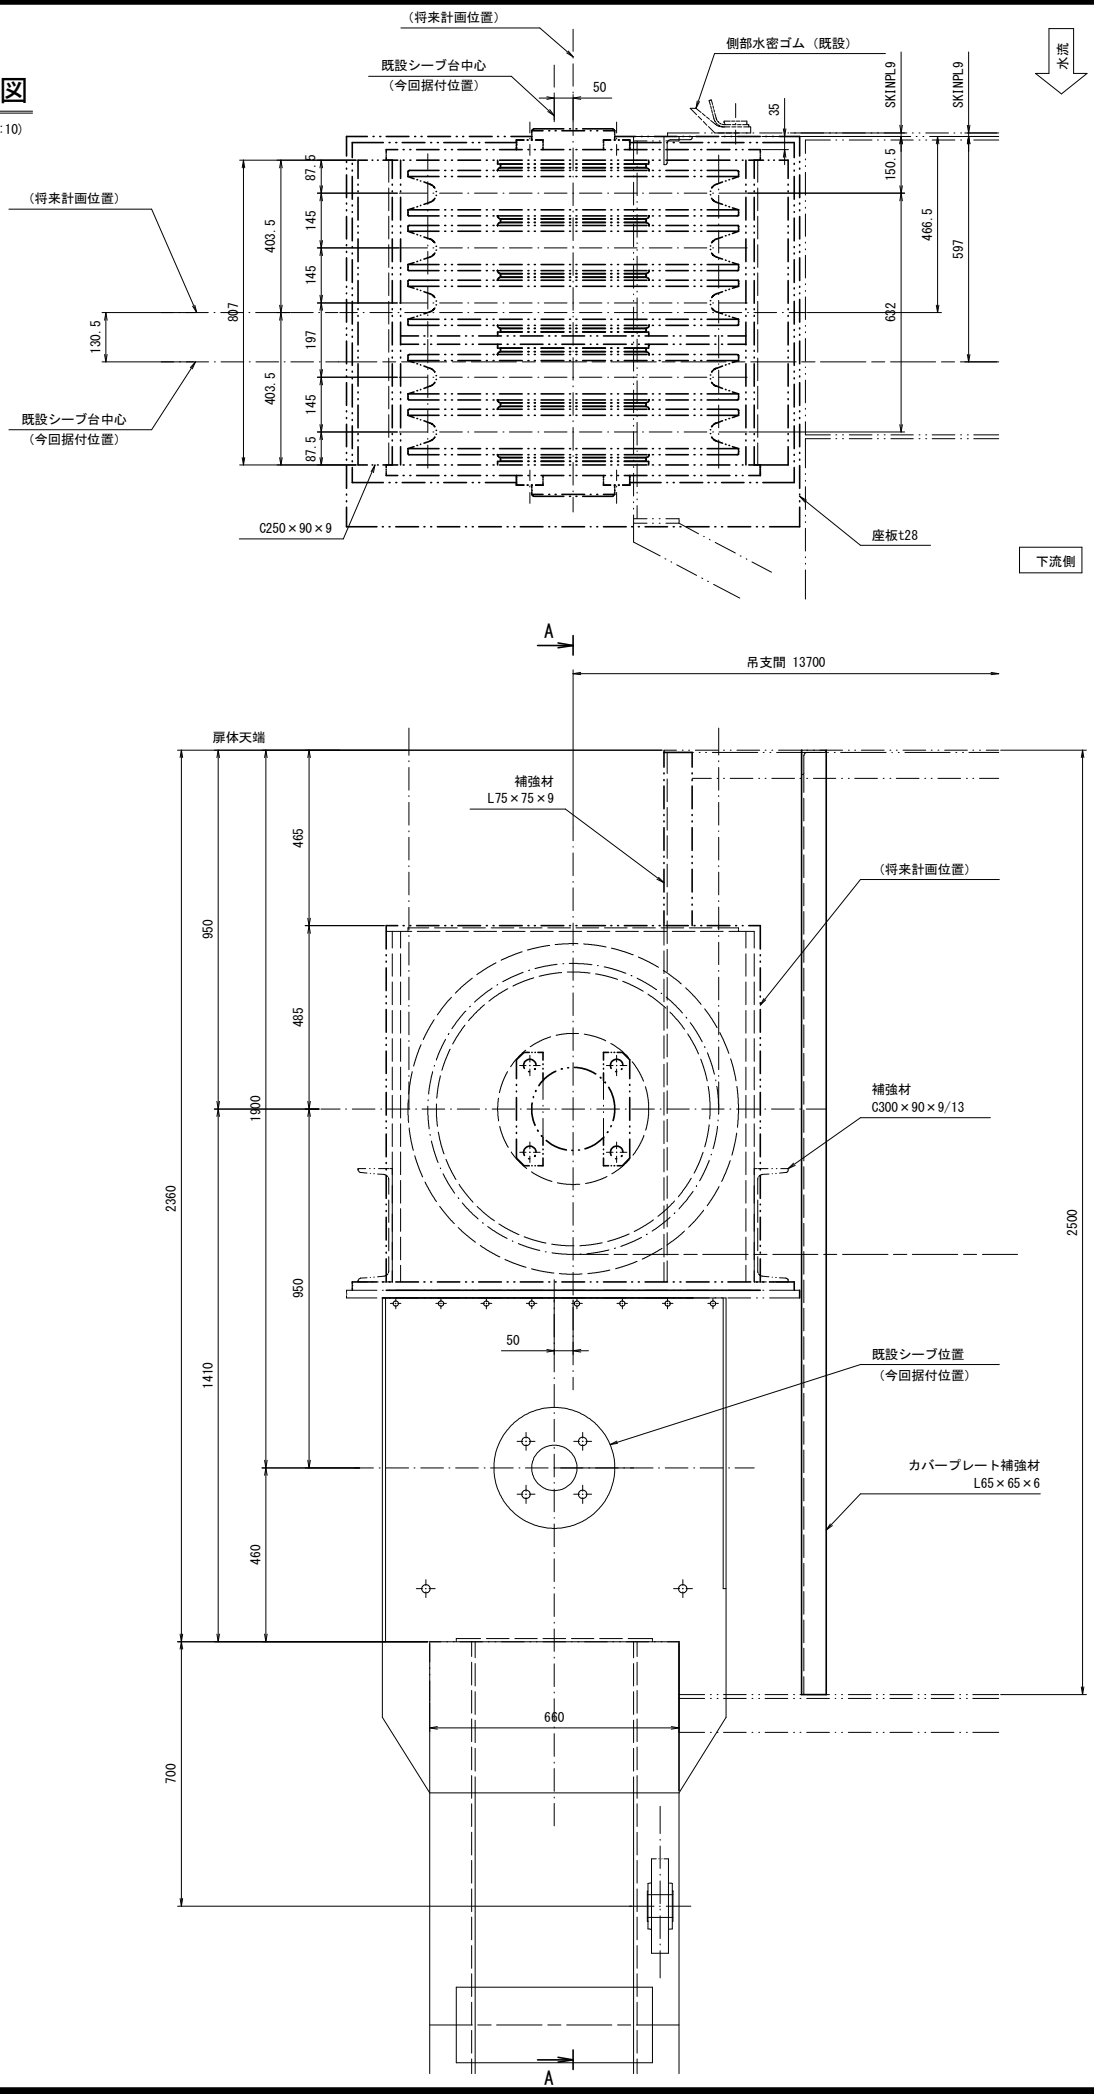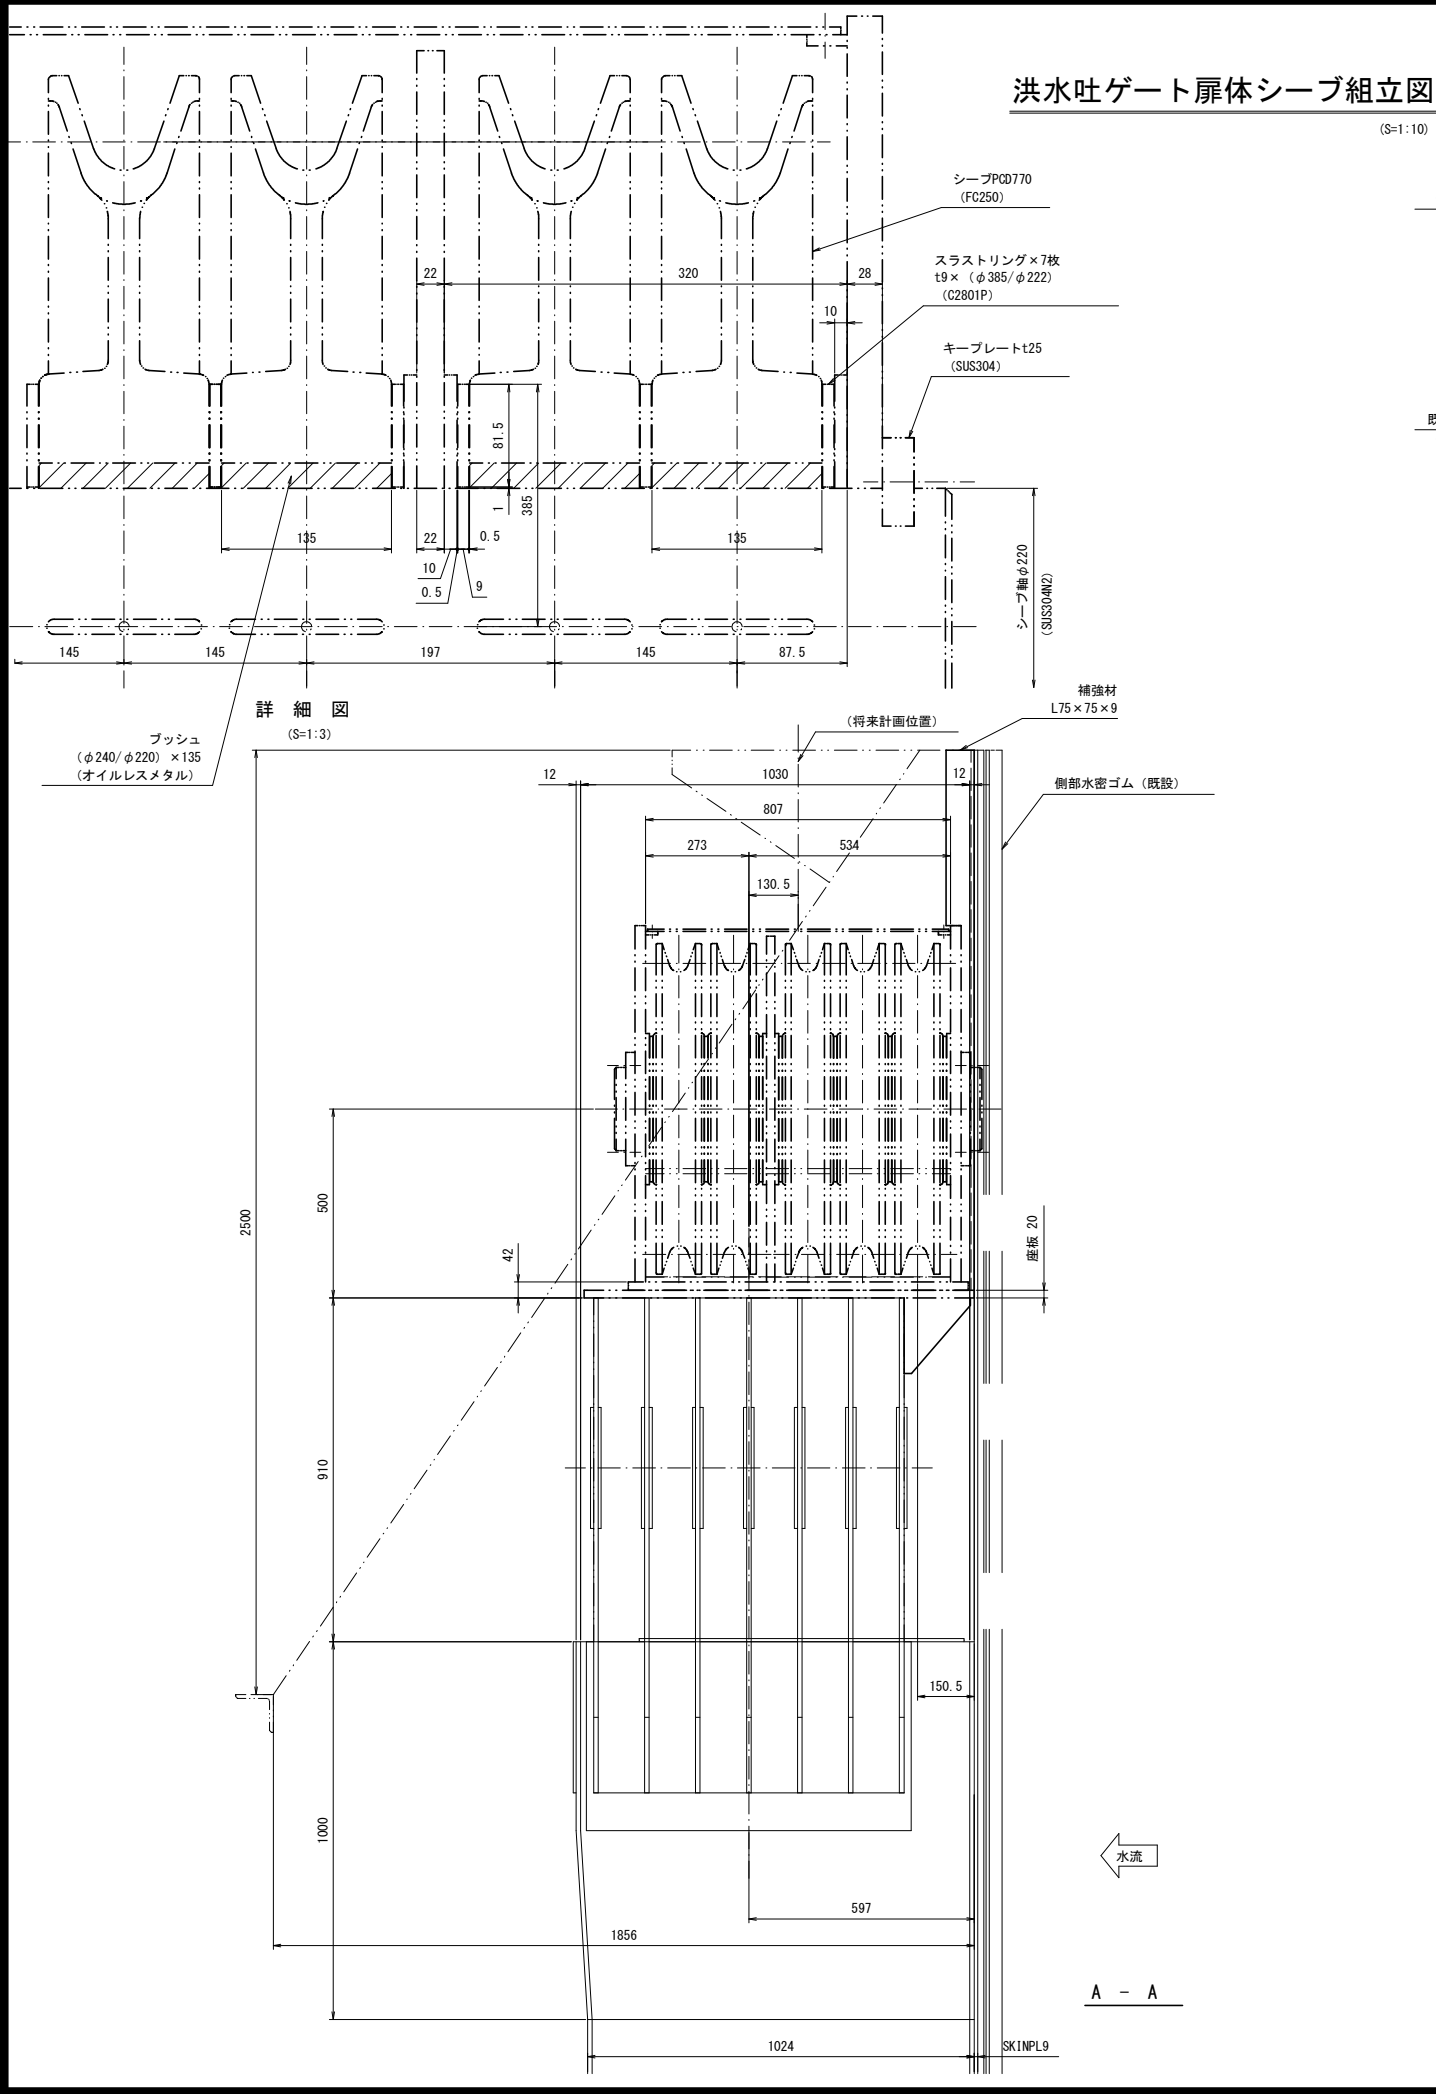

注記)

1. 本図の新設機器の据付位置寸法は、参考寸法である。
施工時は、現地確認のうえ据付けること。
2. 水流方向の扉体吊心位置は、既設と同等になるよう現地確認のうえ、据付けること。
3. 新設扉体シーブの据付位置は、本図を参考とし既設確認のうえ、決定すること。
なお、既設シーブ位置への据付を基本とするが、据付位置を変更する場合は、既設扉体と強固に取付けること。
4. 左岸から右岸へ渡るワイヤロープが扉体に接触しないようガイドローラを設けること。


工事名	R7企総管 川口ダム 2号洪水吐ゲート 巻上機取替工事 (一部債務負担)		
路線名等			
工事箇所	那賀郡那賀町吉野		
図面名	扉体シーブ組立図		
縮 尺	1:10	図面番号	6 / 21
会社名			
事業者名	徳 島 県 企 業 局		

(S=1 : 100)


洪水吐ゲート巻上機全体配置図




(S=1:100)

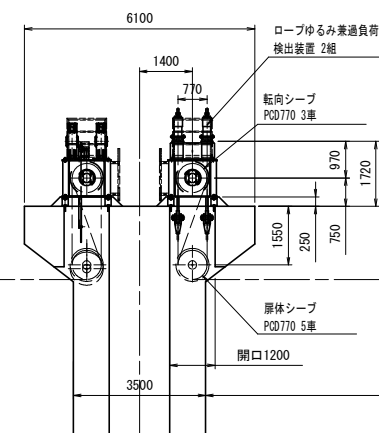


(S=1 : 100)

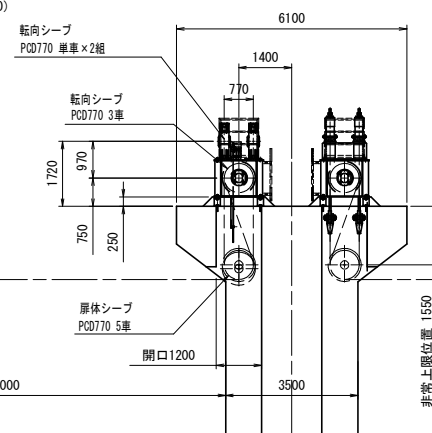

(S=1:100)

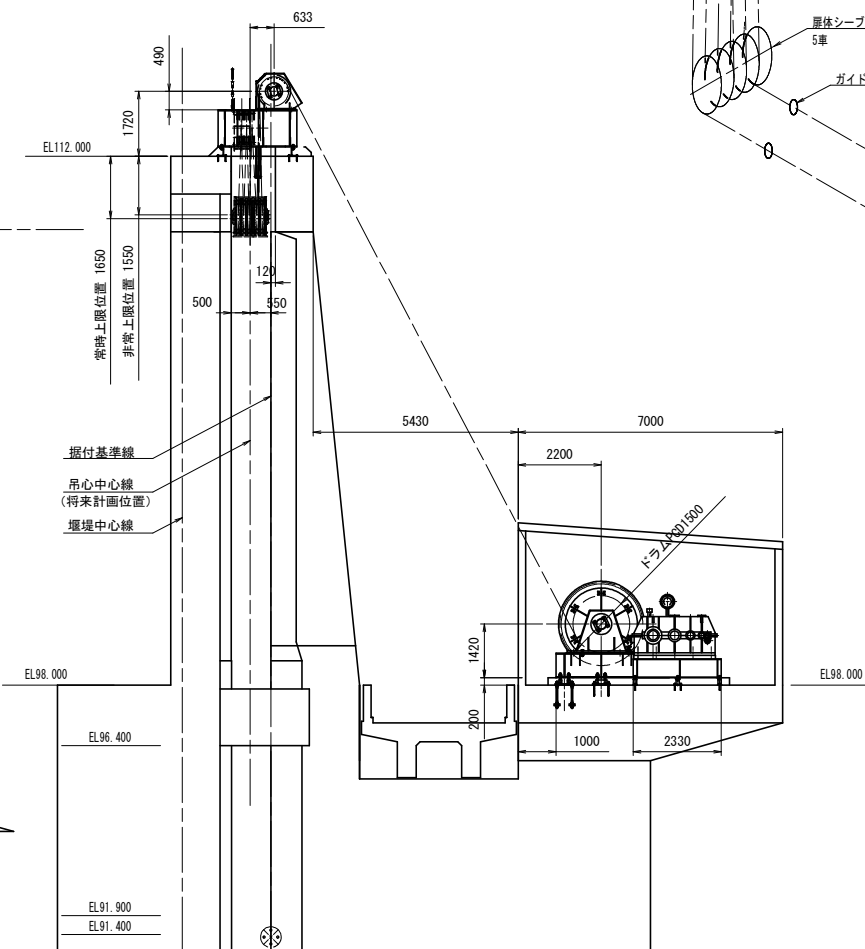

ワイヤロープ掛図

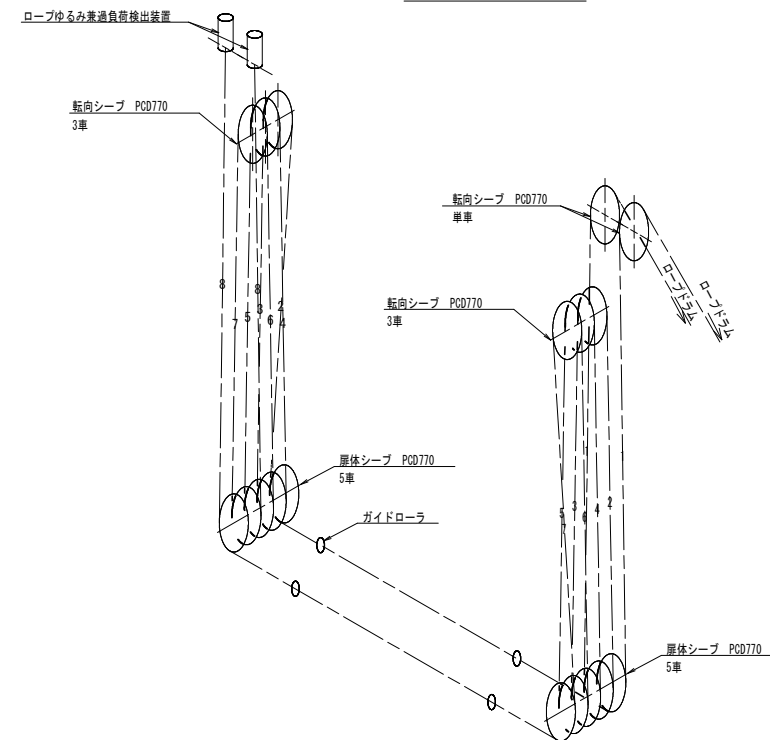

(注記)






1. 取替対象（2号）の巻上機は、本図と勝手違い。
2. 本図は右岸側（4～6号）の巻上機を示す。
3. 本図の新設機架の据付位置法は、参考寸法である。

施工時は、現地確認のうえ据付すること。

1. 水流方向の胴体吊心位置は、既設と同等になるよう現地確認のうえ、据付すること。（本図の胴体吊心位置は、将来計画位置を示す。）
2. 新設機架シープの据付位置は、本図を参考とし既設確認のうえ、決定すること。
3. 左岸から右岸へ渡るワイヤロープが胴体に接触しないようガイドローラを設けること。

工事名	R7金総管 川口ダム 2号洪水吐ゲート 巻上機取替工事（一部債務負担）		
路線名等			
工事箇所	那賀郡那賀町吉野		
図面名	巻上機全体配置図		
縮 尺	1:100	図面番号	7 / 21
会社名			
事業者名	徳島県企業局		

洪水吐ゲート巻上機組立図

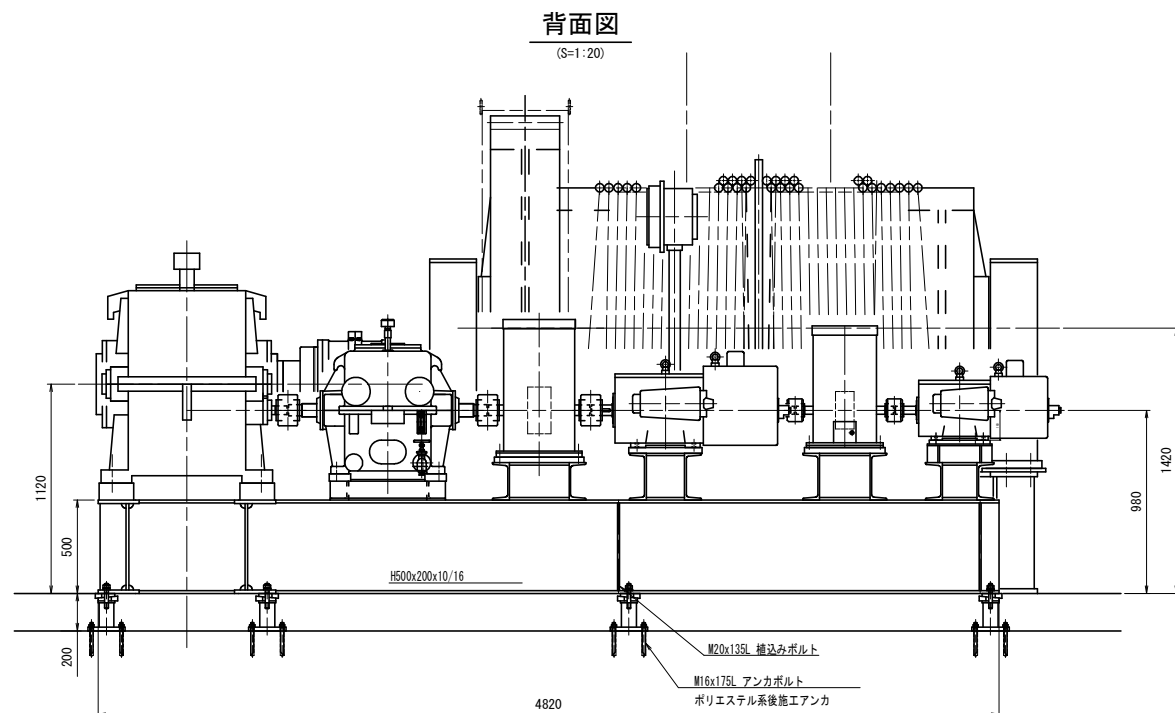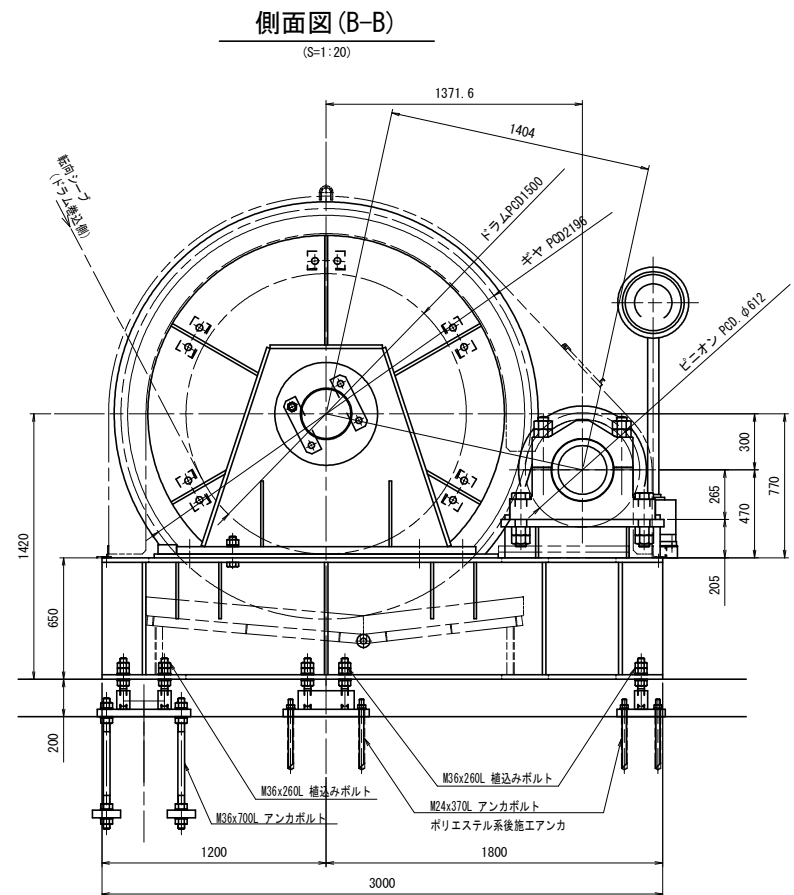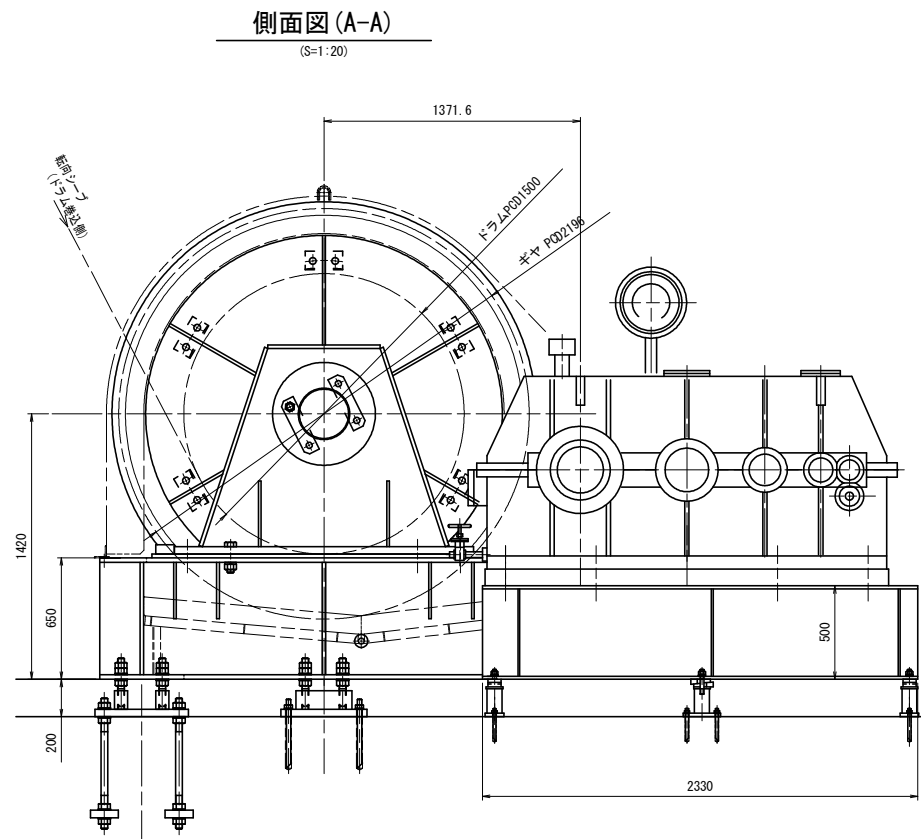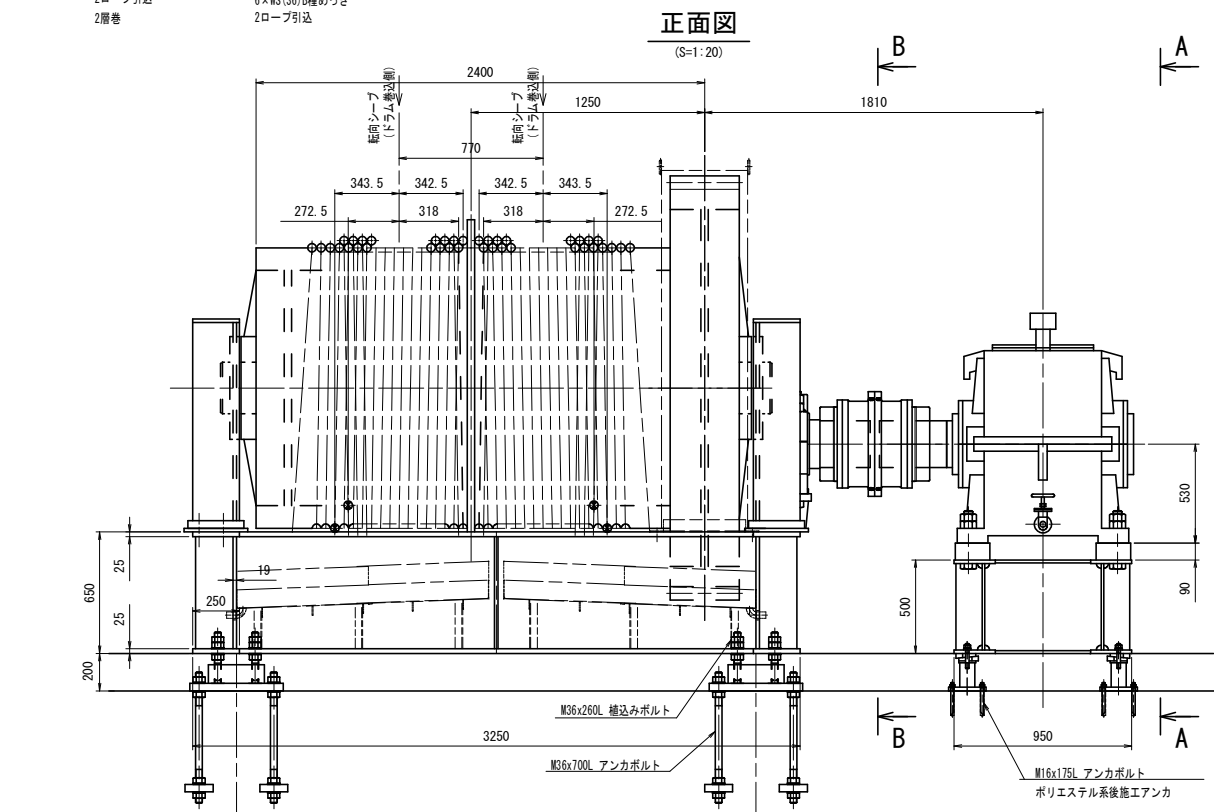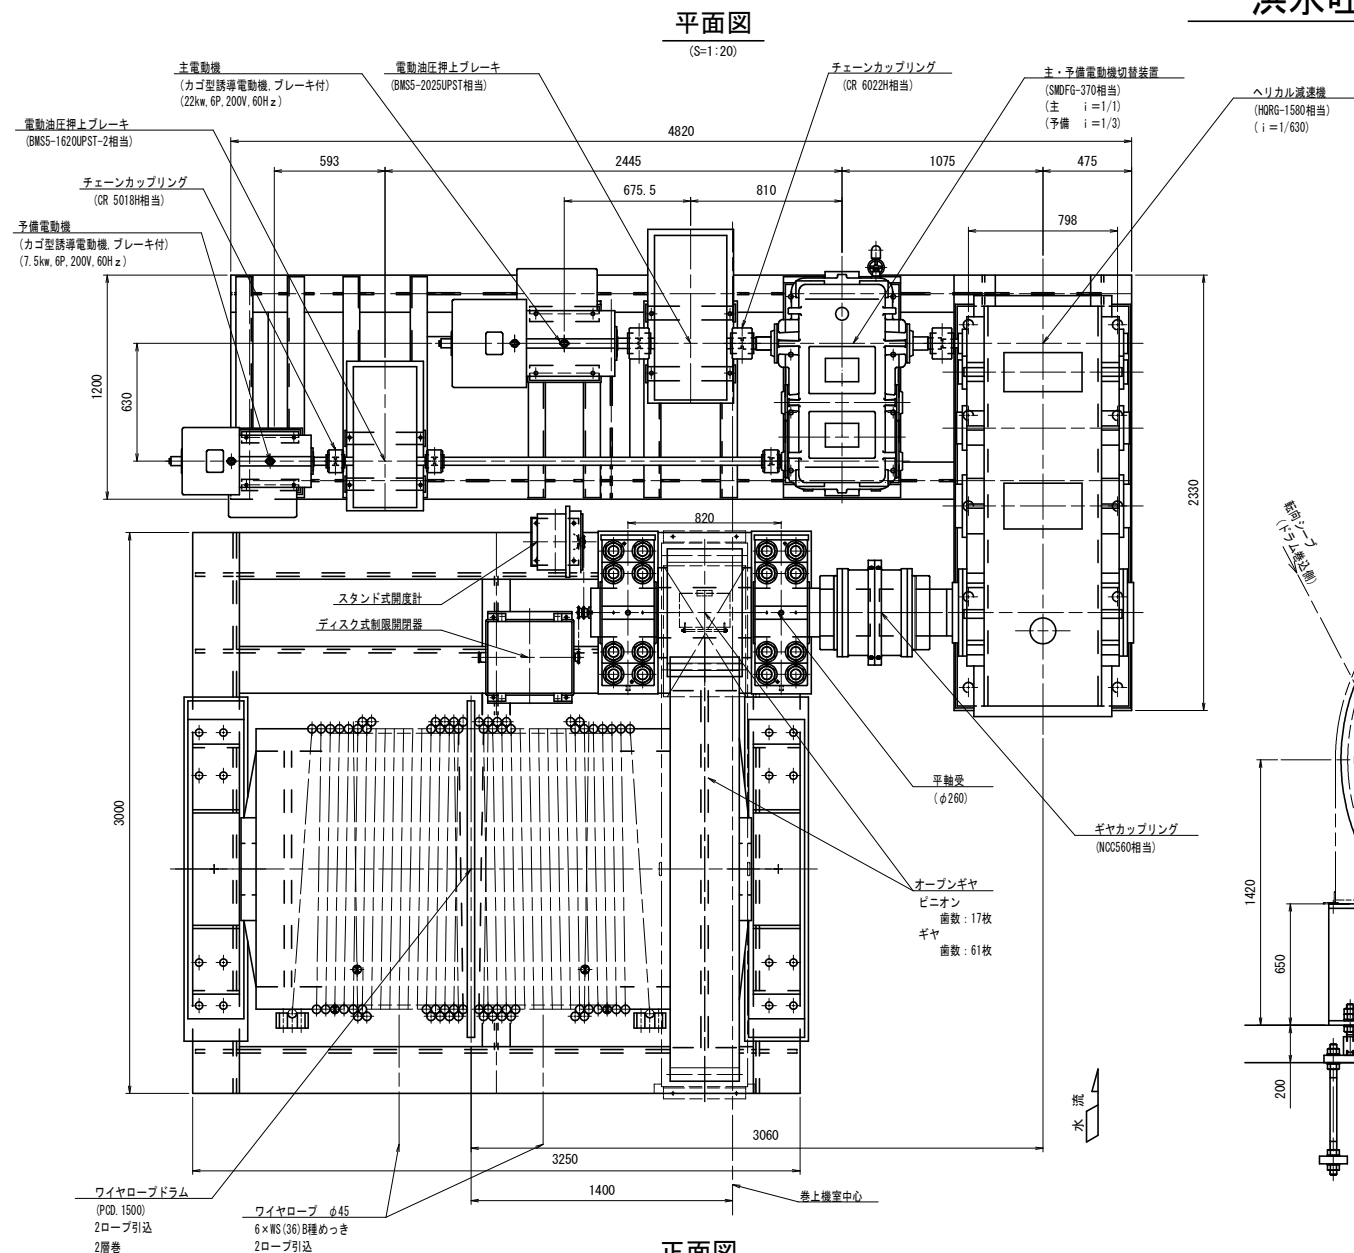









- 注記
- 取替対象 (2号) の巻上機は、本図と勝手違い。本図は右岸側 (4~6号) の巻上機を示す。
 - 本図の新設機器の据付位置寸法は、参考寸法である。施工時は、現地確認のうえ据付けること。

工事名	R7企総管 川口ダム 2号洪水吐ゲート巻上機取替工事 (一部債務負担)		
路線名等			
工事箇所	那賀郡那賀町吉野		
図面名	巻上機組立図		
縮 尺	1:20	図面番号	8 / 21
会社名			
事業者名	徳 島 県 企 業 局		

洪水吐ゲートダムピア転向シーブ組立図

ロープ端末側組立図

ドラム巻込側組立図

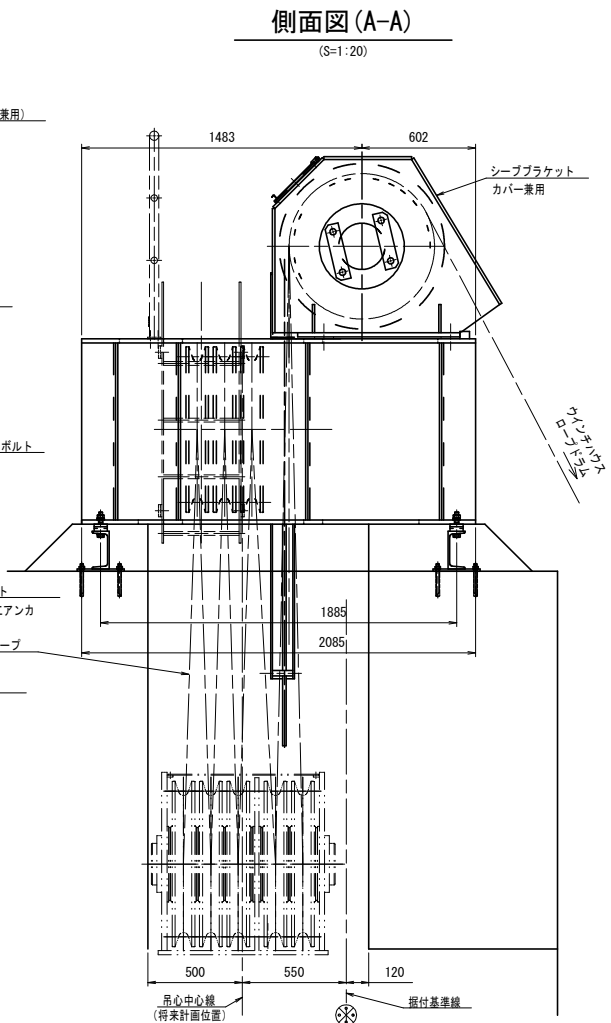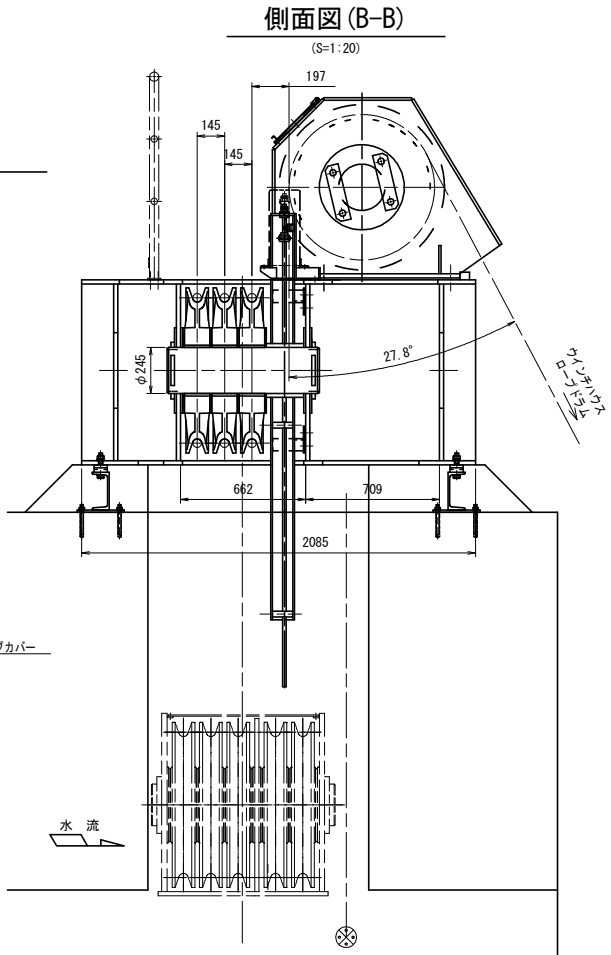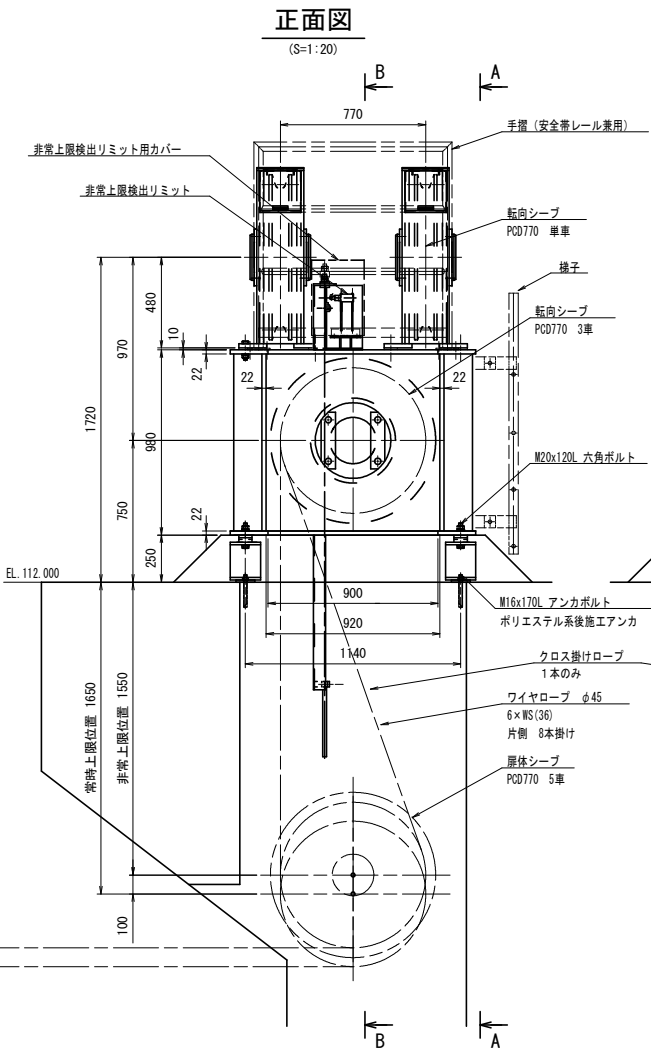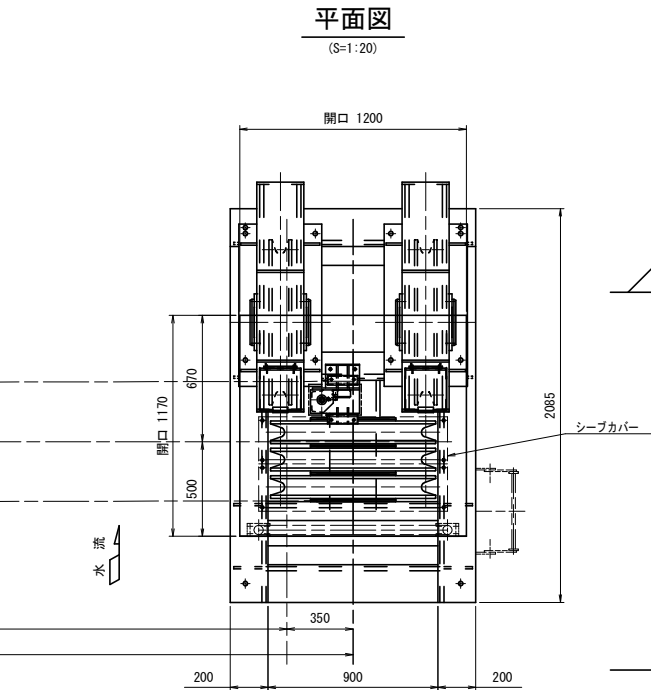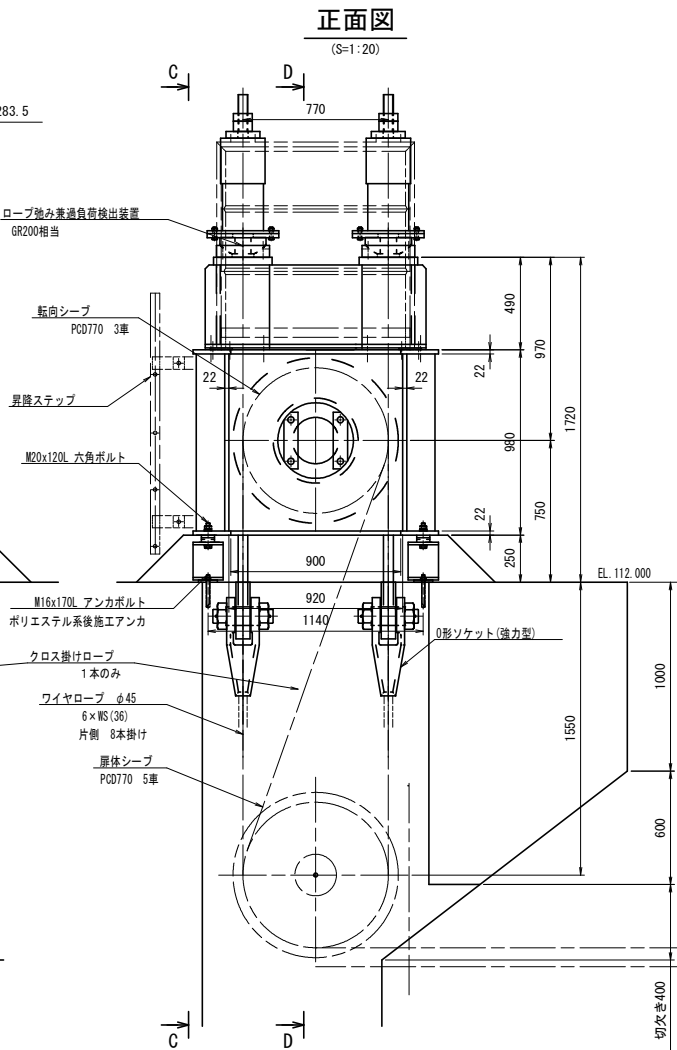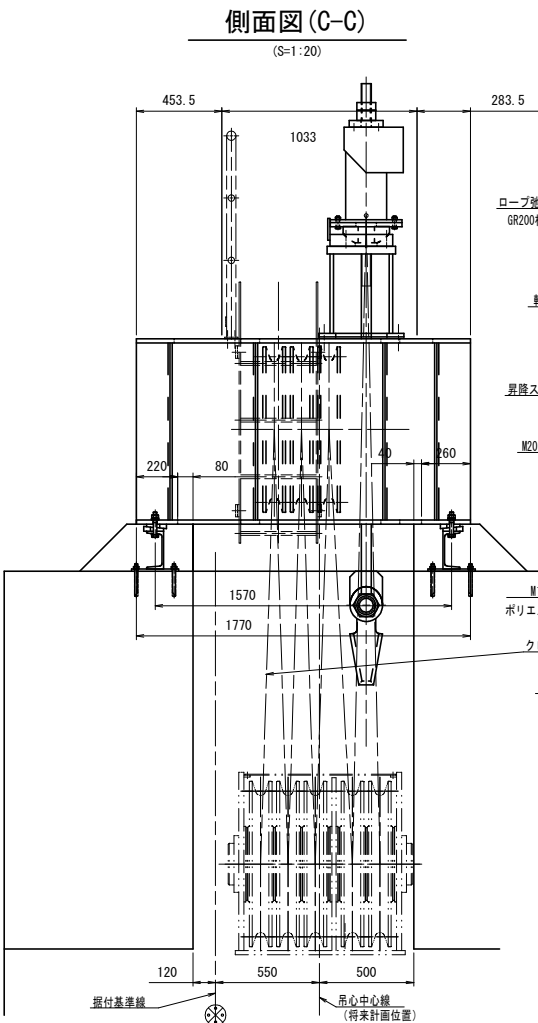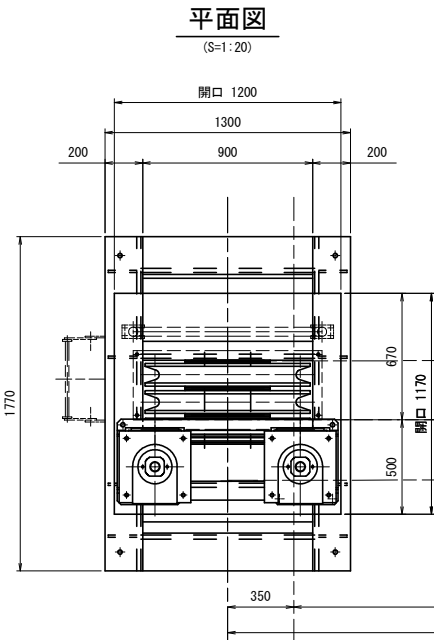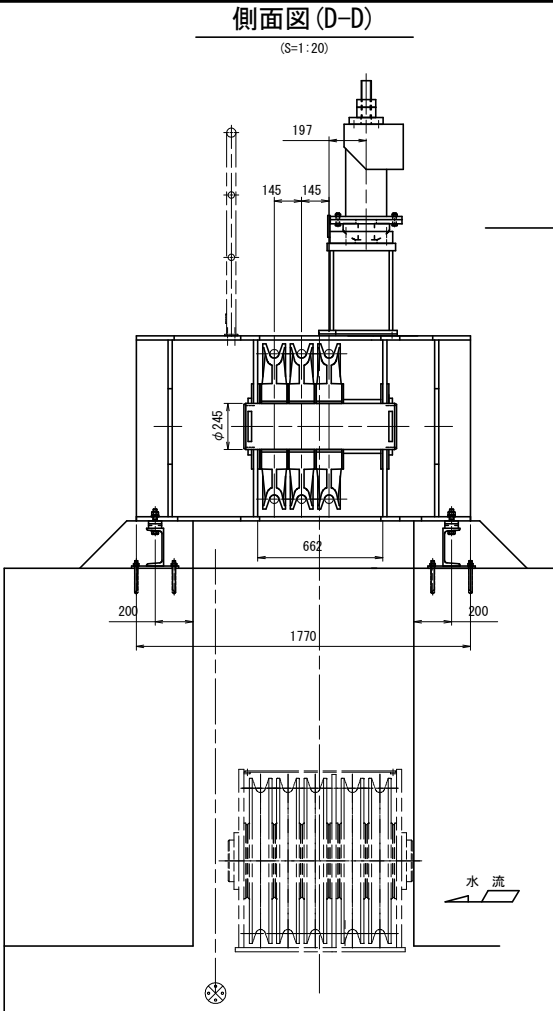

- 注記)
1. 取替対象 (2号) の転向シーブは、本図と勝手違い。
本図は右岸側 (4~6号) の転向シーブを示す。
 2. 本図の新設機器の据付位置寸法は、参考寸法である。
施工時は、現地確認のうえ据付けること。
 3. 水流方向の扉体吊心位置は、既設と同等になるよう現地確認の
うえ、据付けること。
(本図の扉体吊心位置は、将来計画位置を示す。)
 4. 新設扉体シーブの据付位置は、本図を参考とし既設確認のうえ、
決定すること。
 5. 既設ダムコン用開度計設備は、転向シーブ機械台に取付けること。
 6. 左岸から右岸へ渡るワイヤロープが扉体に接触しないようガイド
ローラを設けること。


工事名	R7企総管 川口ダム 2号洪水吐ゲート 巻上機取替工事 (一部債務負担)		
路線名等			
工事箇所	那賀郡那賀町吉野		
図面名	ダムピア転向シーブ組立図		
縮 尺	1:20	図面番号	9 / 21
会社名			
事業者名	徳 島 県 企 業 局		

洪水吐ゲート機側操作盤外形図


機側操作盤外形図

S=1:10

正面図

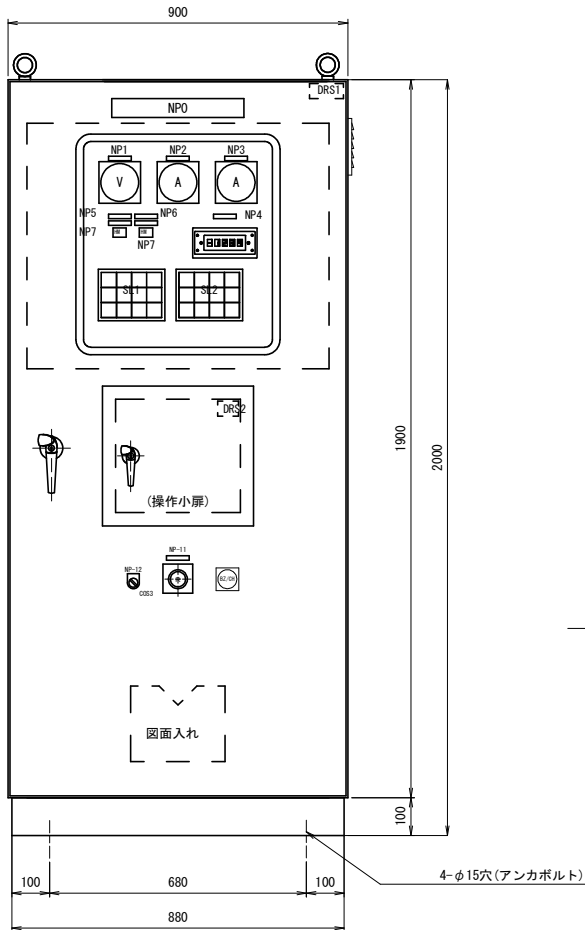


側面図

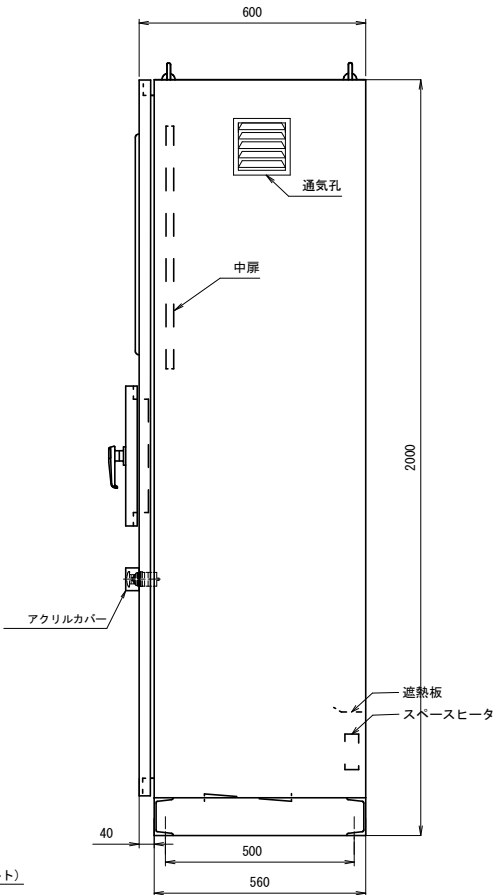



小 扉

S=NOT

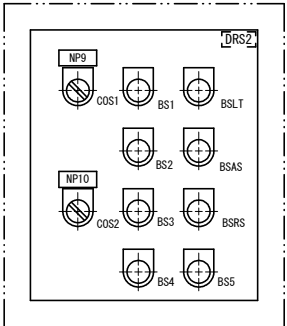

集合表示灯文字

S=NOT

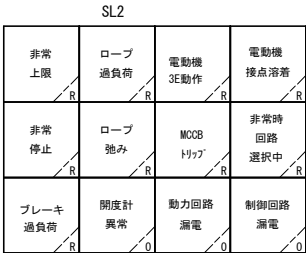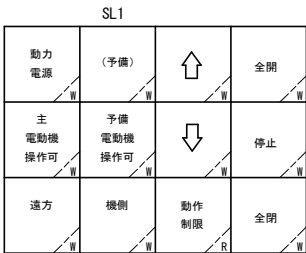

W:乳白, R:赤, O:橙

※ゲート動作中は「↑」若しくは「↓」の表示灯が点滅し、運転チャイムが鳴る。

盤構造仕様

項 目	仕 様
保護等級	屋外 (IP23W)
鋼材	大扉板 SPOC (SPHC) / t3.2
	小扉・天井・側面板 SPOC (SPHC) / t2.3
	ベース SS400
	その他 SS
部品	監視窓ガラス 強化ガラス
	大扉ハンドル A-140-1 (key No.200)
	小扉ハンドル A-140-3 (key No.200)

盤塗装仕様

項 目	仕 様
塗装色	盤内外面 マンセル 5Y7/1 焼付半艶
	ベース マンセル 5Y7/1 焼付半艶
	計器枠 マンセル N1.5
塗装膜厚	盤外面 標準膜厚 60μm
	盤内面 標準膜厚 40μm

※塗装は、メラミン樹脂塗装あるいはこれと同等以上とする。

入出力信号

(ダム管理用制御処理設備へ)

項 目	信号形式
入 力	上昇
	下降
	電動機電源ON
	電動機電源OFF
	非常停止
出 力	有電圧バルス信号
	動力電源
	制御電源
	主電動機電源
	予備電動機電源
	機側操作
	遠方操作
	動作制限解除
	↑
	↓
	停止
	全開
	全閉
	非常上限
	動作制限
	ロープ弛み
	ロープ過負荷
	主電動機3E動作
	主電動機接点溶着
	主電動機MOCBトリップ
	主電動機ブレーキ過負荷
	予備電動機3E動作
	予備電動機接点溶着
	予備電動機MOCBトリップ
	予備電動機ブレーキ過負荷
	非常停止
	主幹MOCBトリップ
	開度計異常
	動力回路漏電
	制御回路漏電
	ゲート動作中
	非常時制御操作
	電動機電源ON
	電動機電源OFF
	重故障一括
	開度信号 (8XD-F4柜:8付)
	無電圧接点信号

盤図記号説明 (盤面・監視・操作部)


記 号	名 称	仕 様
NP-0	※洪水吐機側操作盤	アクリル銘板 (貼付)
NP-1	動力電圧	アクリル銘板 (貼付)
NP-2	主電動機電流	アクリル銘板 (貼付)
NP-3	予備電動機電流	アクリル銘板 (貼付)
NP-4	ゲート開度	アクリル銘板 (貼付)
NP-5	主電動機	アクリル銘板 (貼付)
NP-6	予備電動機	アクリル銘板 (貼付)
NP-7	運転時間計	アクリル銘板 (貼付)
NP-9	電動機選択	アクリル銘板 (貼付)
NP-10	動作制限	アクリル銘板 (貼付)
NP-11	非常停止	アクリル銘板 (貼付)
NP-12	制御回路切替	アクリル銘板 (貼付)
V	電圧計	110角 広角
A	電流計	110角 広角
DI	デジタル表示器	LED式
HM	運転時間計	デジタル
SL	集合表示灯	LED式、40角
ESB	非常停止	押釦スイッチ (赤)
BS1	開	押釦スイッチ (黒)
BS2	停止	押釦スイッチ (赤)
BS3	閉	押釦スイッチ (黒)
BS4	電動機電源ON	押釦スイッチ (緑)
BS5	電動機電源OFF	押釦スイッチ (赤)
BSRS	故障復帰	押釦スイッチ (緑)
BSAS	警報停止	押釦スイッチ (赤)
BSLT	ランプテスト	押釦スイッチ (黄)
COS1	主-予備	切換スイッチ (手動復帰)
COS2	入リ-解除	切換スイッチ (手動復帰)
COS3	通常-非常時	切換スイッチ (手動復帰)
DRS1	室内灯 ON-OFF	ドアスイッチ
DRS2	機側-遠方切替	ドアスイッチ
BZ/OH	警報ブザー/運転チャイム	ブザー/チャイム

注 記

※には、1～6の数字が入る。

工事名	R7企総管 川口ダム 2号洪水吐ゲート		
路線名等	巻上機取替工事 (一部債務負担)		
工事箇所	那賀郡那賀町吉野		
図面名	機側操作盤外形図		
縮 尺	1:10	図面番号	10 / 21
会社名			
事業者名	徳 島 県 企 業 局		

洪水吐ゲート機側操作盤単線結線図

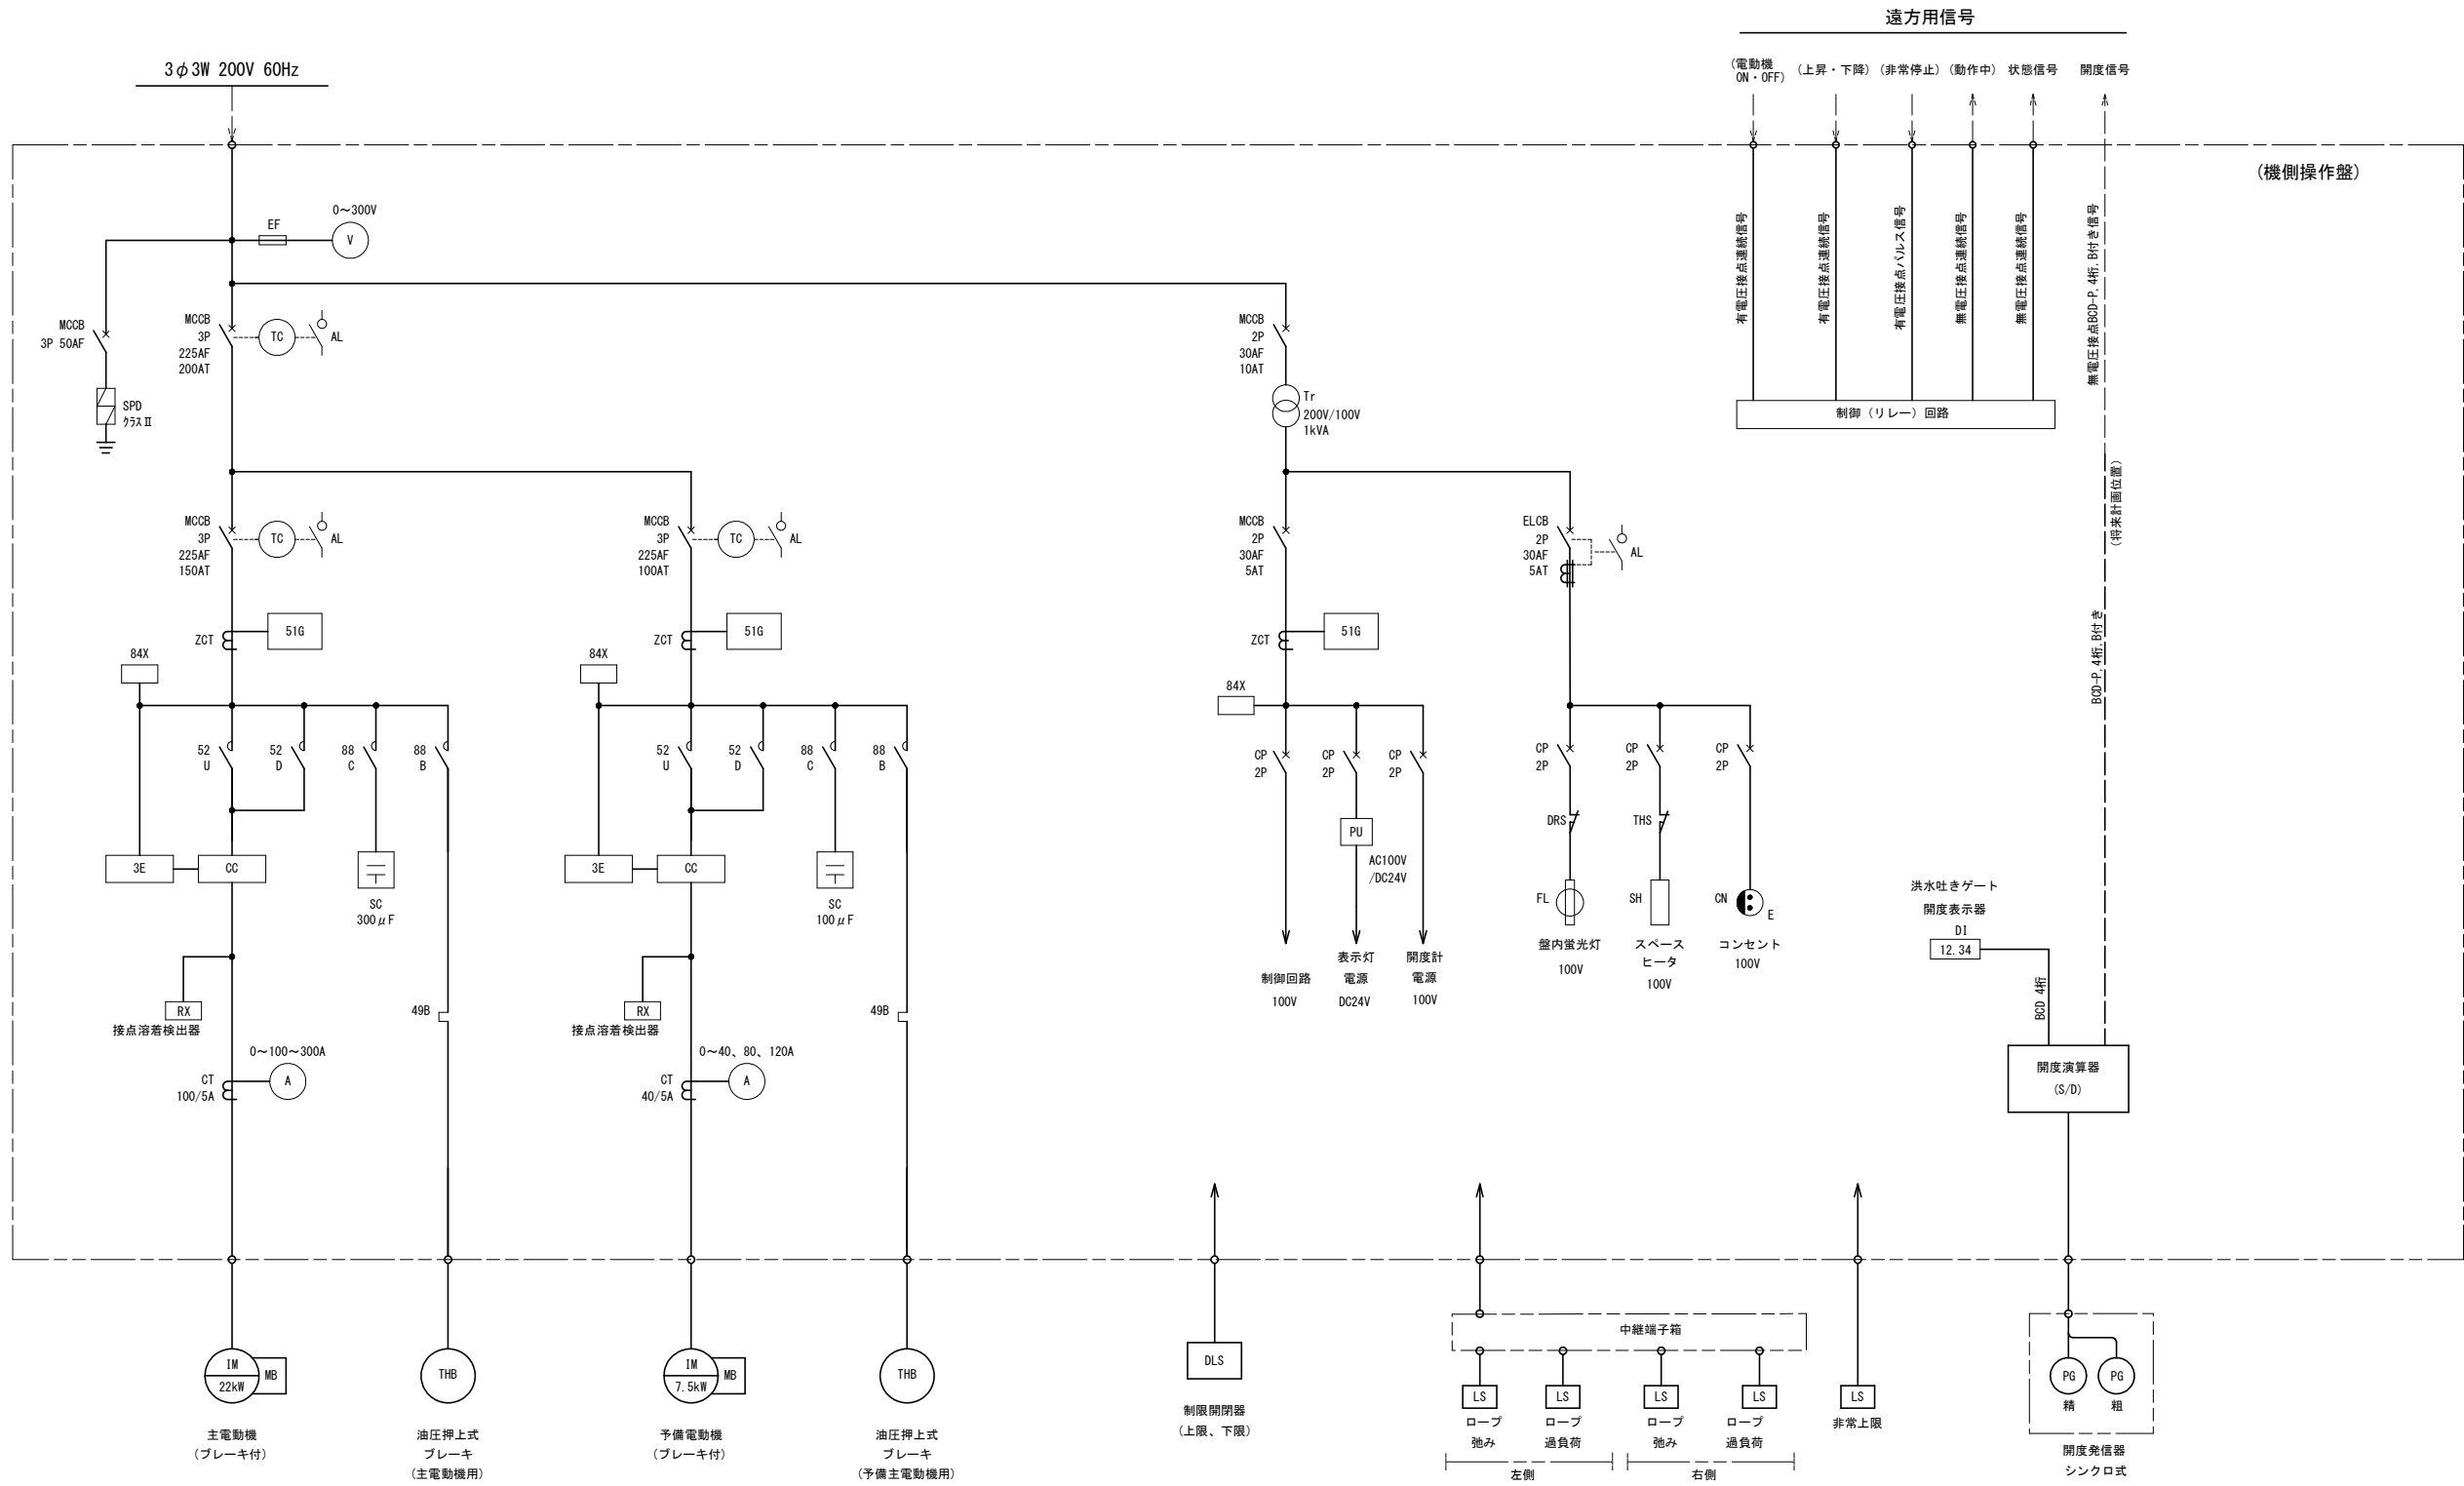


凡 例

名 称	図記号	制御記号	名 称	図記号	制御記号	名 称	図記号	制御記号	名 称	図記号	制御記号	名 称	図記号	制御記号
配線用遮断器		MCCB	電磁接触器		52	トランス		Tr	ヒューズ		EF	蛍光灯		FL
同上用トリップコイル		TC	端子		-	絶縁トランス		Tr	スナッチスイッチ		TS	コンセント		ON
同上用警報接点		AL	サージ保護装置		SPD	交流電圧計		V	接 地		E	リミットスイッチ		LS
漏電遮断器		ELCB	過相コンデンサ		SC	交流電流計		A	補助継電器		Ry	開度発信器		PG
サーキットプロテクタ		CP	3Eリレー		3E	変 流 器		CT	サーモスイッチ		TH	デジタル指示計		DI
漏電継電器		51G	カレントコンバータ		CC	直流電源装置		PU	スペースヒータ		SH			
零相変流器		ZCT	サーマルリレー		49	電圧継電器		84X	ドアスイッチ		DRS			

工事名	R7企総管 川口ダム 2号洪水吐ゲート巻上機取替工事（一部債務負担）		
路線名等			
工事箇所	那賀郡那賀町吉野		
図面名	機側操作盤単線結線図		
縮 尺	None	図面番号	11 / 21
会社名			
事業者名	徳 島 県 企 業 局		

洪水吐ゲート機側操作盤 2 次側配線系統図

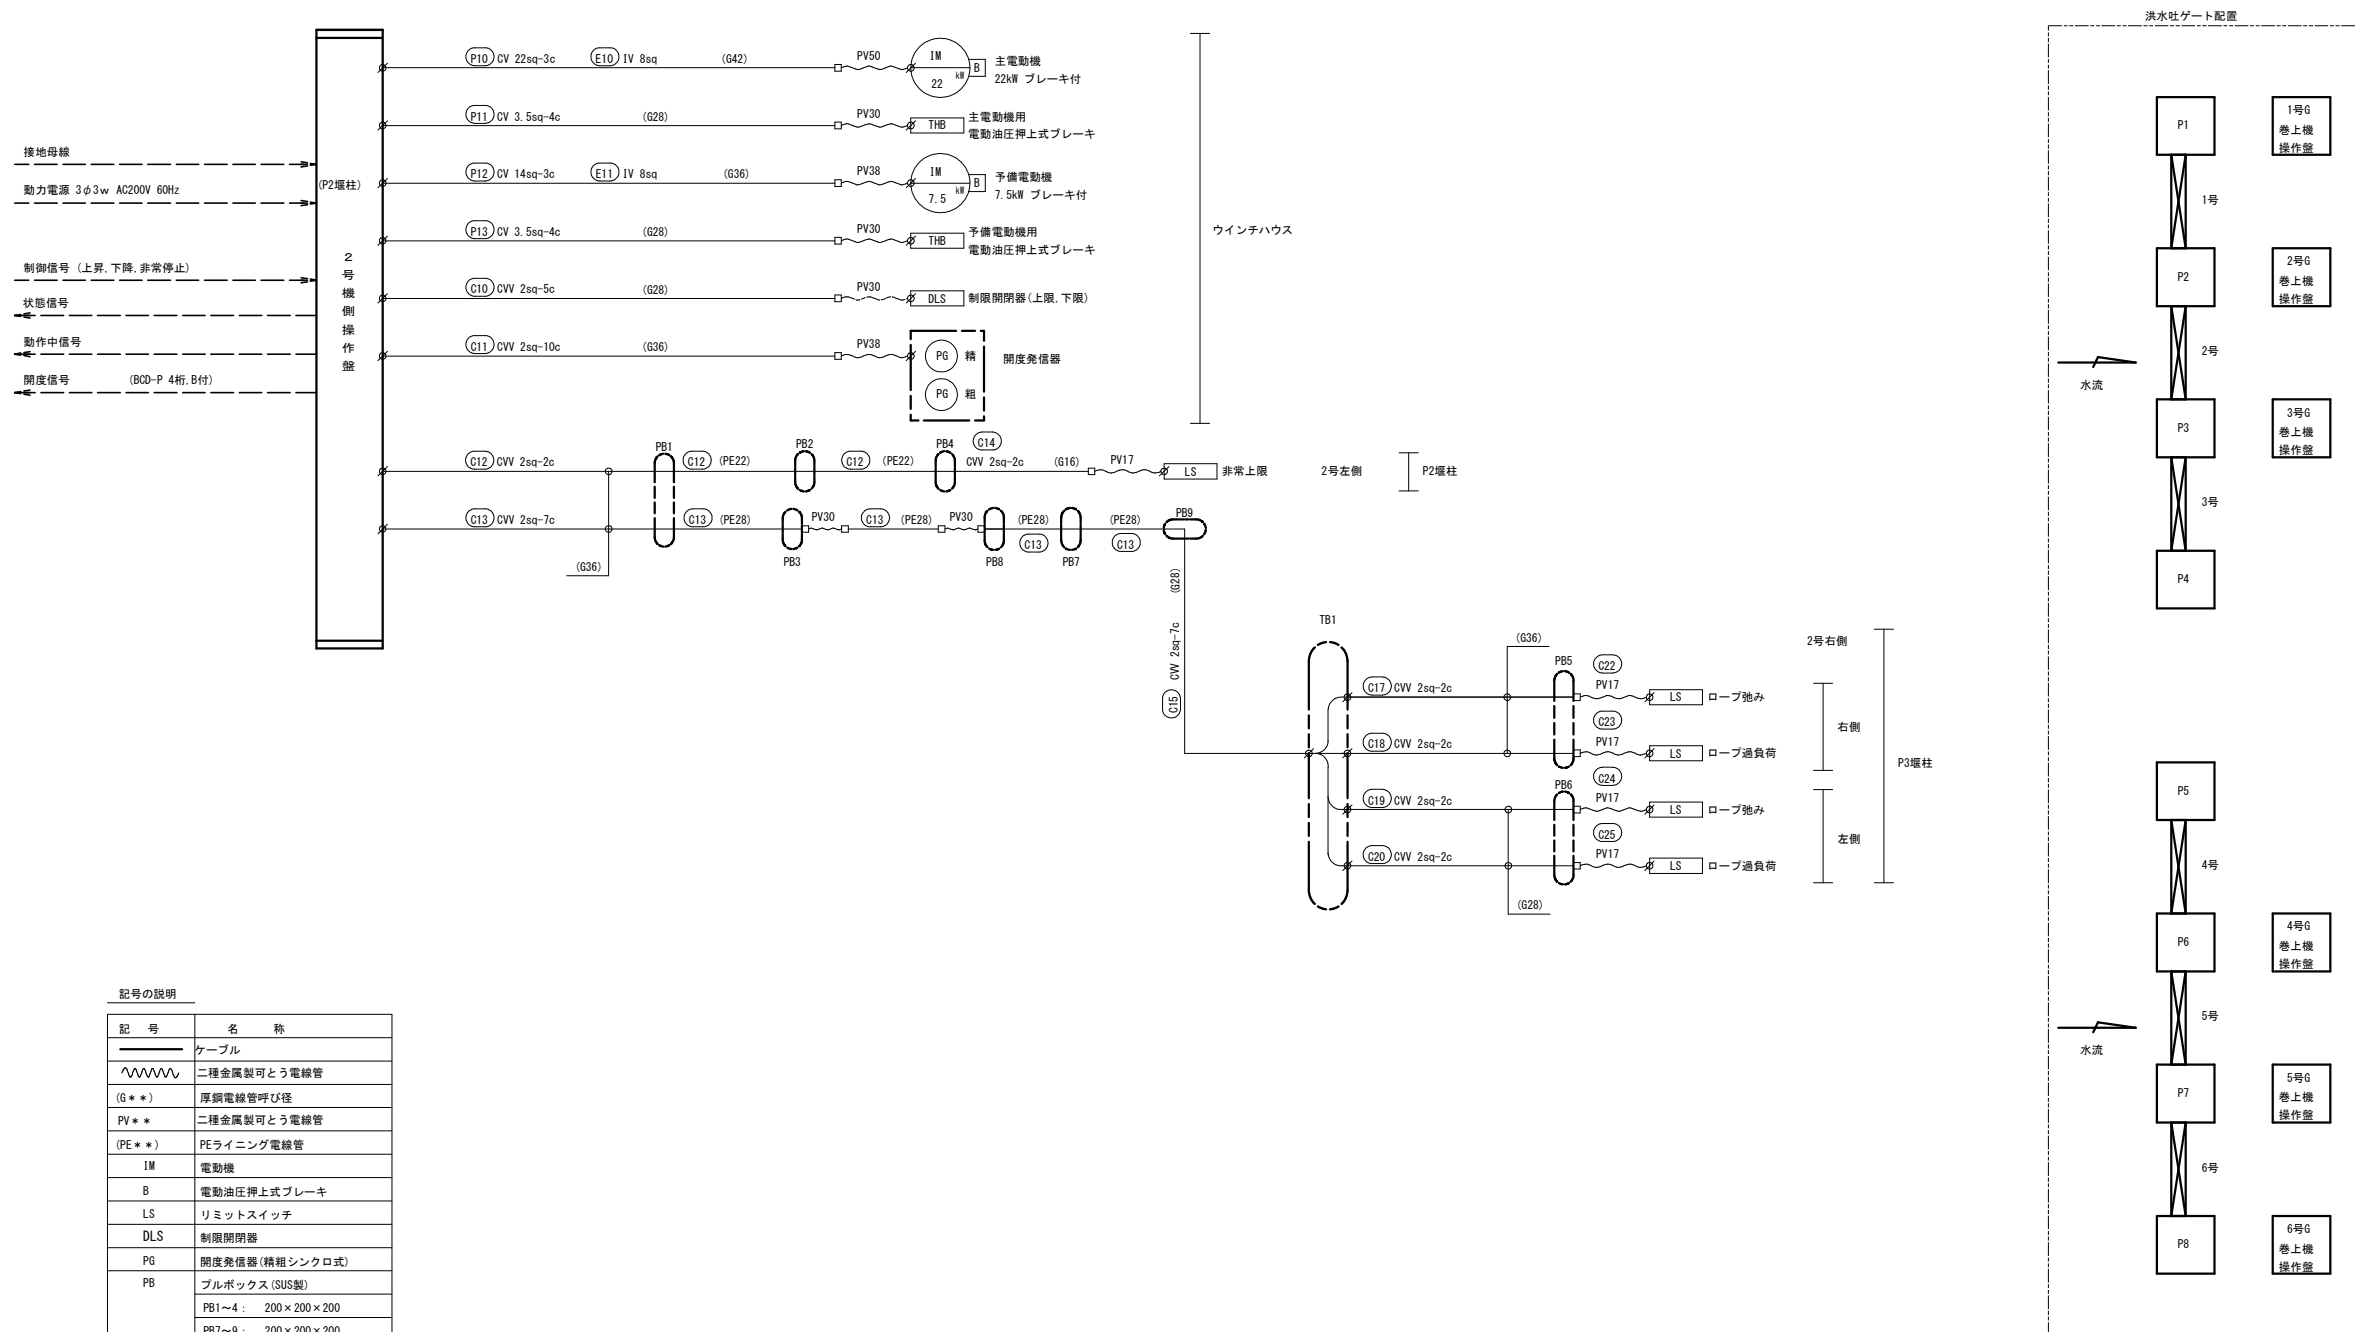

記号の説明	
記 号	名 称
	ケープル
	二種金属製可とう電線管
(G **)	厚肉電線管呼び径
PV **)	二種金属製可とう電線管
(FE **)	PEライニング電線管
IM	電動機
B	電動油圧押し式ブレーキ
LS	リミットスイッチ
PLS	制限閉閉器
DG	開度発信器(精粗シンクロ式)
PB	ブルボックス(SUS製)
	PB1~4: 200×200×200
	PB7~9: 200×200×200
	PB5~6: 150×150×150
TB	中継端子箱(SUS製)
	300×300×200

- 注記)
1. 本図は2号ゲートを示す。
 2. 配線系統図表記方法は、下記による。
(G28)
- | ケーブルサイズ
(FV24) | 電線管サイズ
(厚管) |
|--------------------------------|----------------|
| 電線管サイズ
(2種金属製可とう電線管(ビニル被覆)) | |
3. PB2~4は隣接するゲートと共用するものとする。


工事名	R7企総管 川口ダム 2号洪水吐ゲート 巻上機取替工事（一部債務負担）		
路線名等			
工事箇所	那賀郡那賀町吉野		
図面名	機側操作盤2次側配線系統図		
縮 尺	None	図面番号	12 / 21
会社名			
事業者名	徳 島 県 企 業 局		

洪水吐ゲート機側操作盤 2 次側アイソメ図

記号の説明



記 号	名 称	記 号	名 称
	露 出 配 管	(M)	電動機
	埋 設 配 管	(BR)	電動機
	二種金属製可とう電線管	●	リミットスイッチ
	露出配線	● DLS	制限開閉器
(G * *)	厚鋼電線管呼び径	⊗	開度発信器
PV * *	二種金属製可とう電線管	(U)	ユニオンカップリング
PE * *	PEライニング電線管	(B)	ボックスコネクタ
PB	ブルボックス (SUS製)	(N)	ノーマルバンド
TB	1～4 : 200×200×200		
	7～9 : 200×200×200		
	5～6 : 150×150×150		
	中継端子箱 (SUS製)		
	300×300×200		

右岸側（4～6号）ゲートを示す


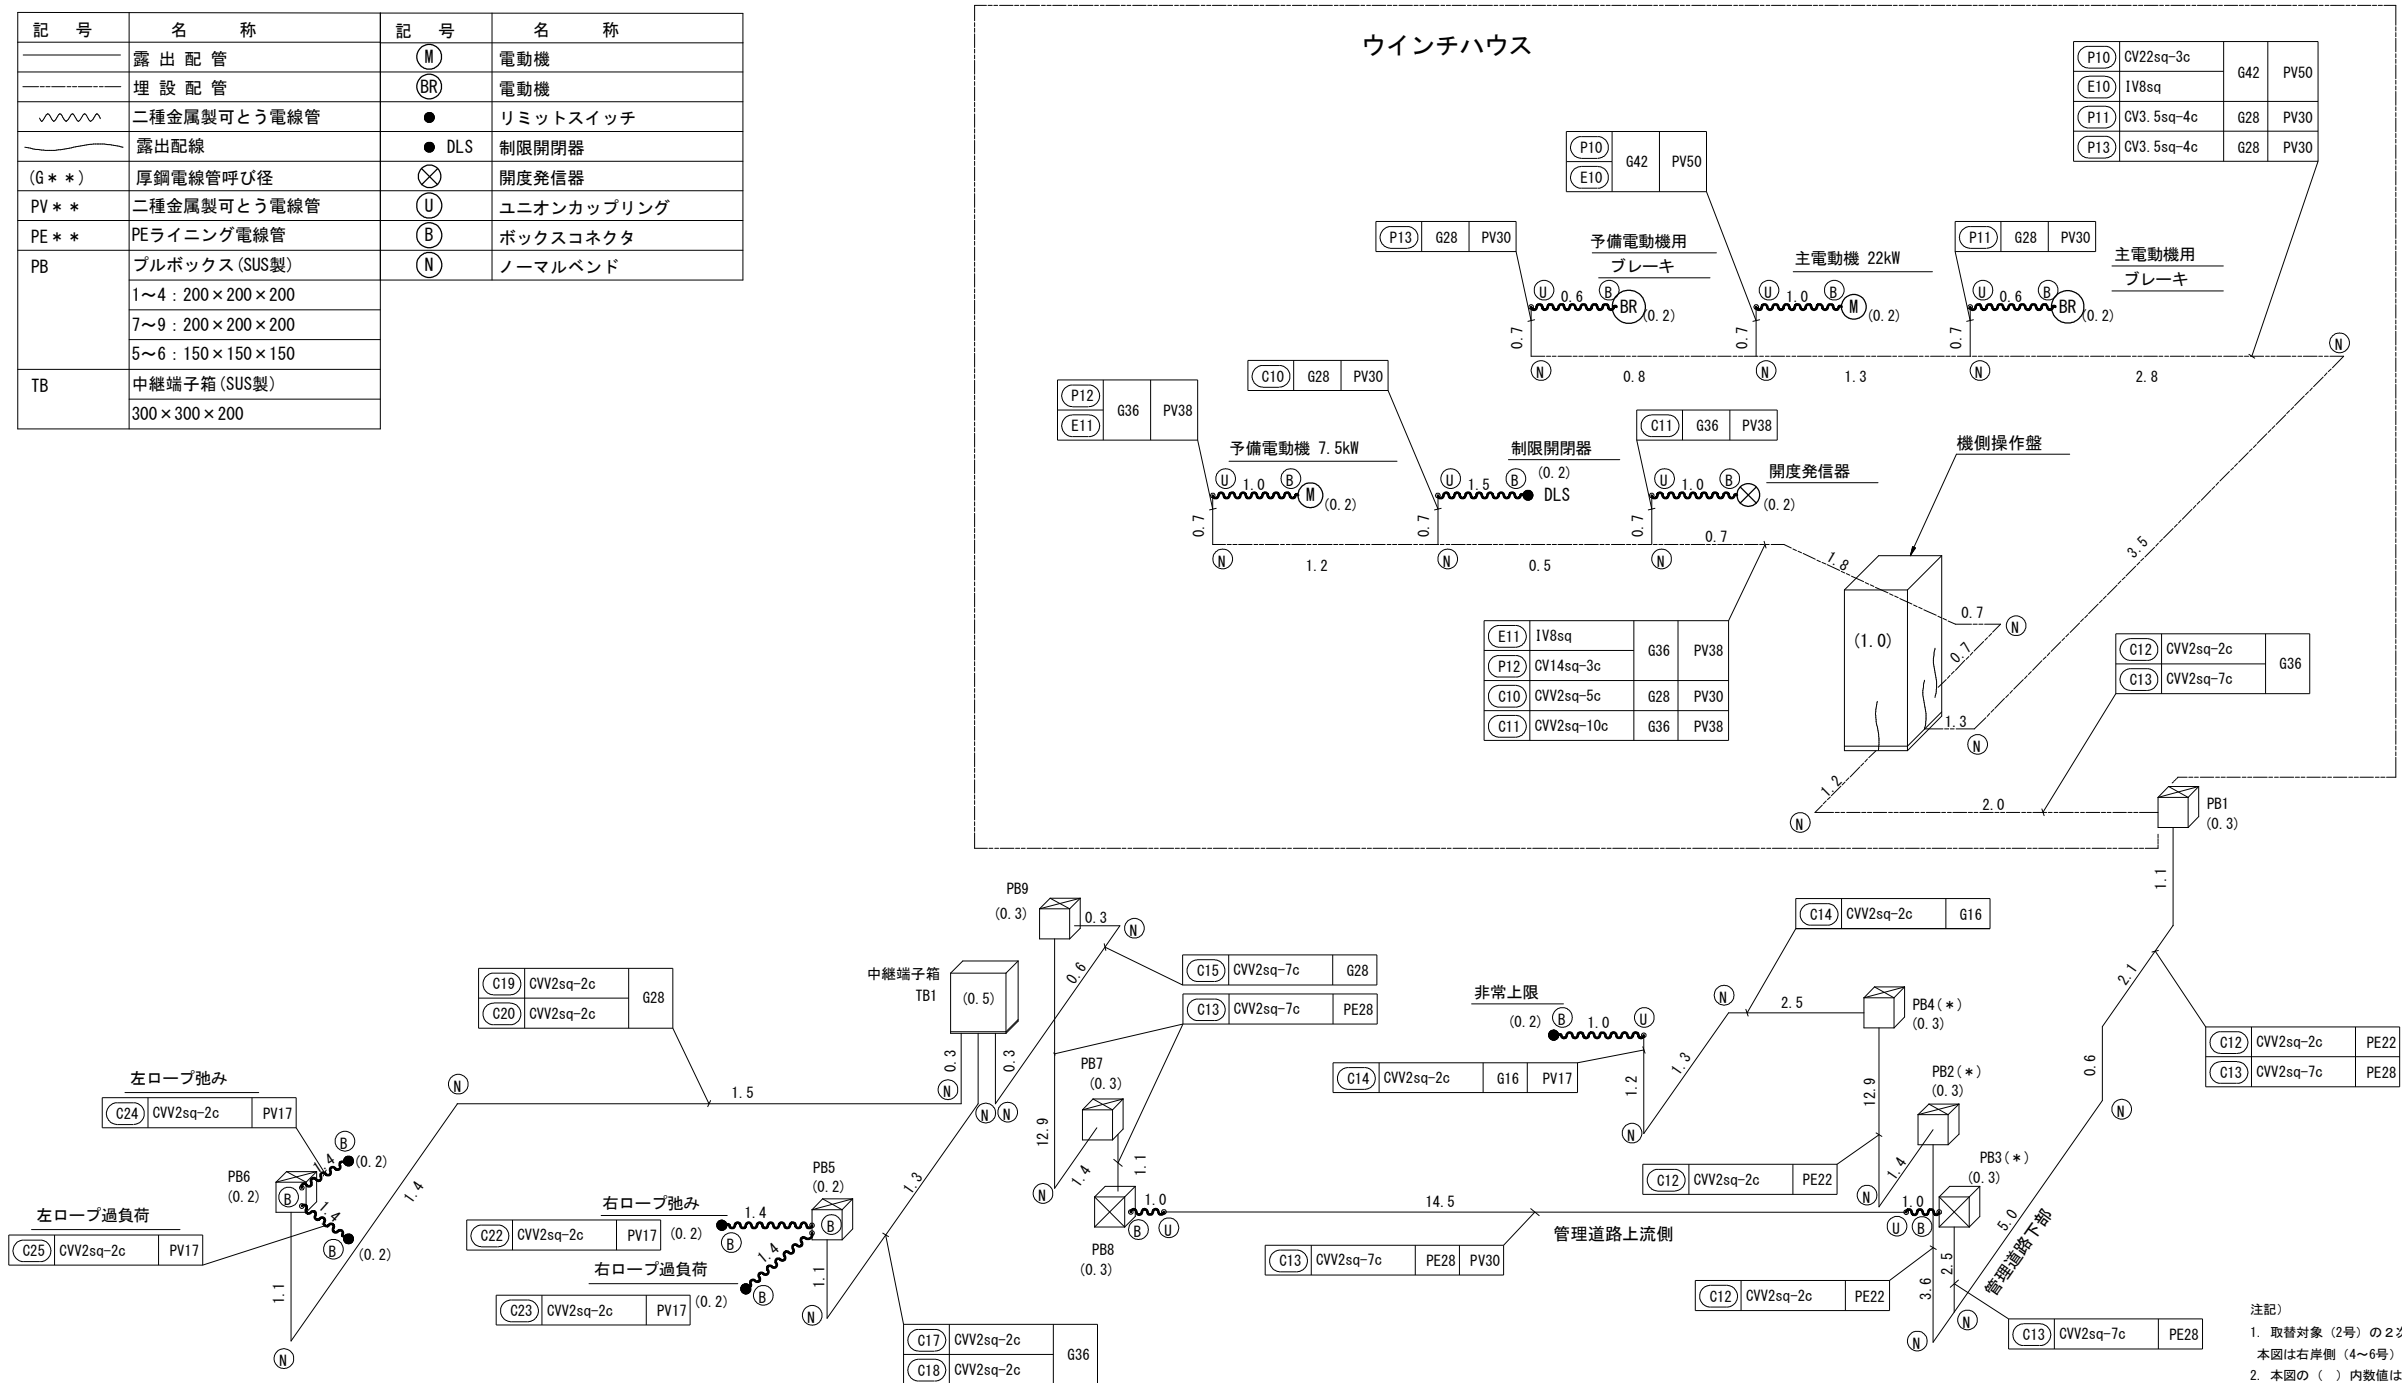


工事名	R7企総管 川口ダム 2号洪水吐ゲート 巻上機取替工事 (一部債務負担)		
路線名等			
工事箇所	那賀郡那賀町吉野		
図面名	機側操作盤 2 次側アイソメ図		
縮 尺	None	図面番号	13 / 21
会社名			
事業者名	徳 島 県 企 業 局		

洪水吐ゲート電気配線配管図（１）

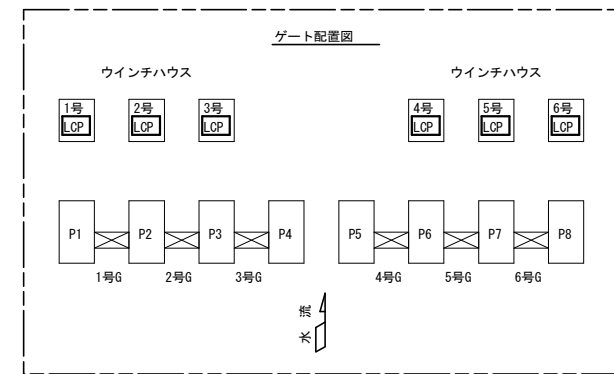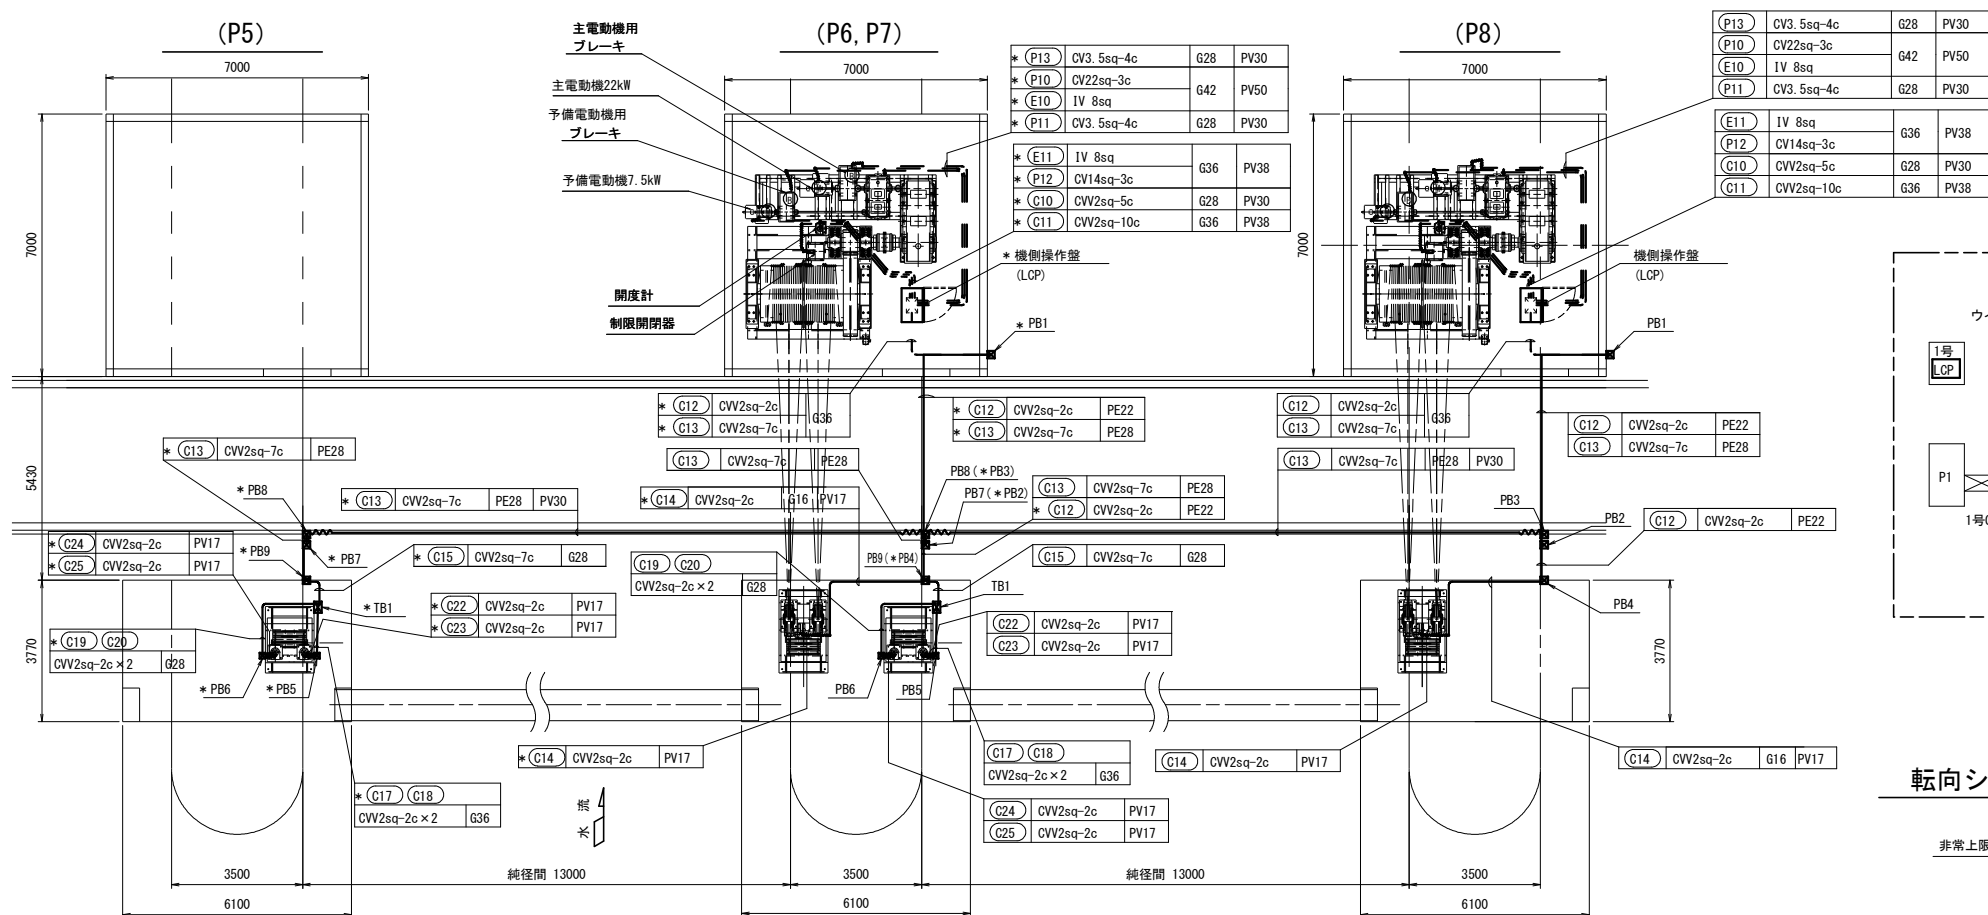

	埋 設 配 管
	露 出 配 管
	露 出 配 線
	二種金属製可とう電線管
G **	厚鋼電線管呼び径
PV **	二種金属製可とう電線管
PE **	PEライニング電線管
PB	ブルボックス (SUS製)
	PB 1~4 : 200×200×200
	PB 7~9 : 200×200×200
	PB 5~6 : 150×150×150
TB	中継端子箱 (SUS製)
	300×300×200
	電動機 (ブレーキ内蔵)
	電動油圧押し上げブレーキ
	リミットスイッチ
	ディスク式制限開閉器
	開度計センサ

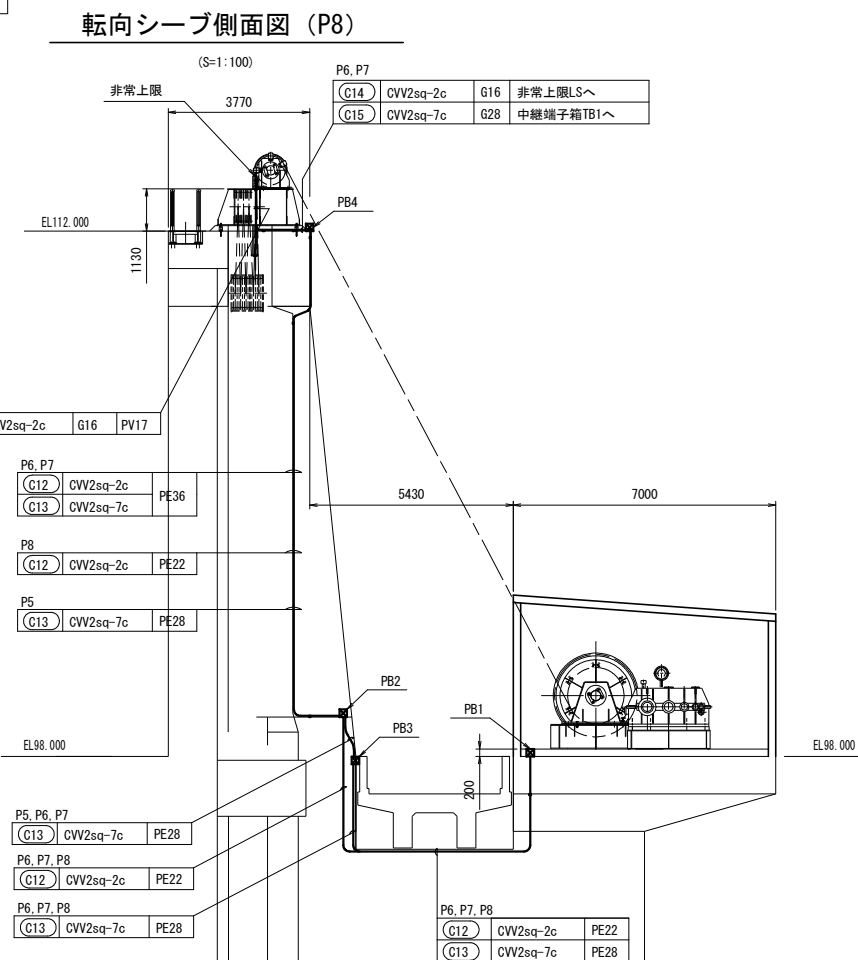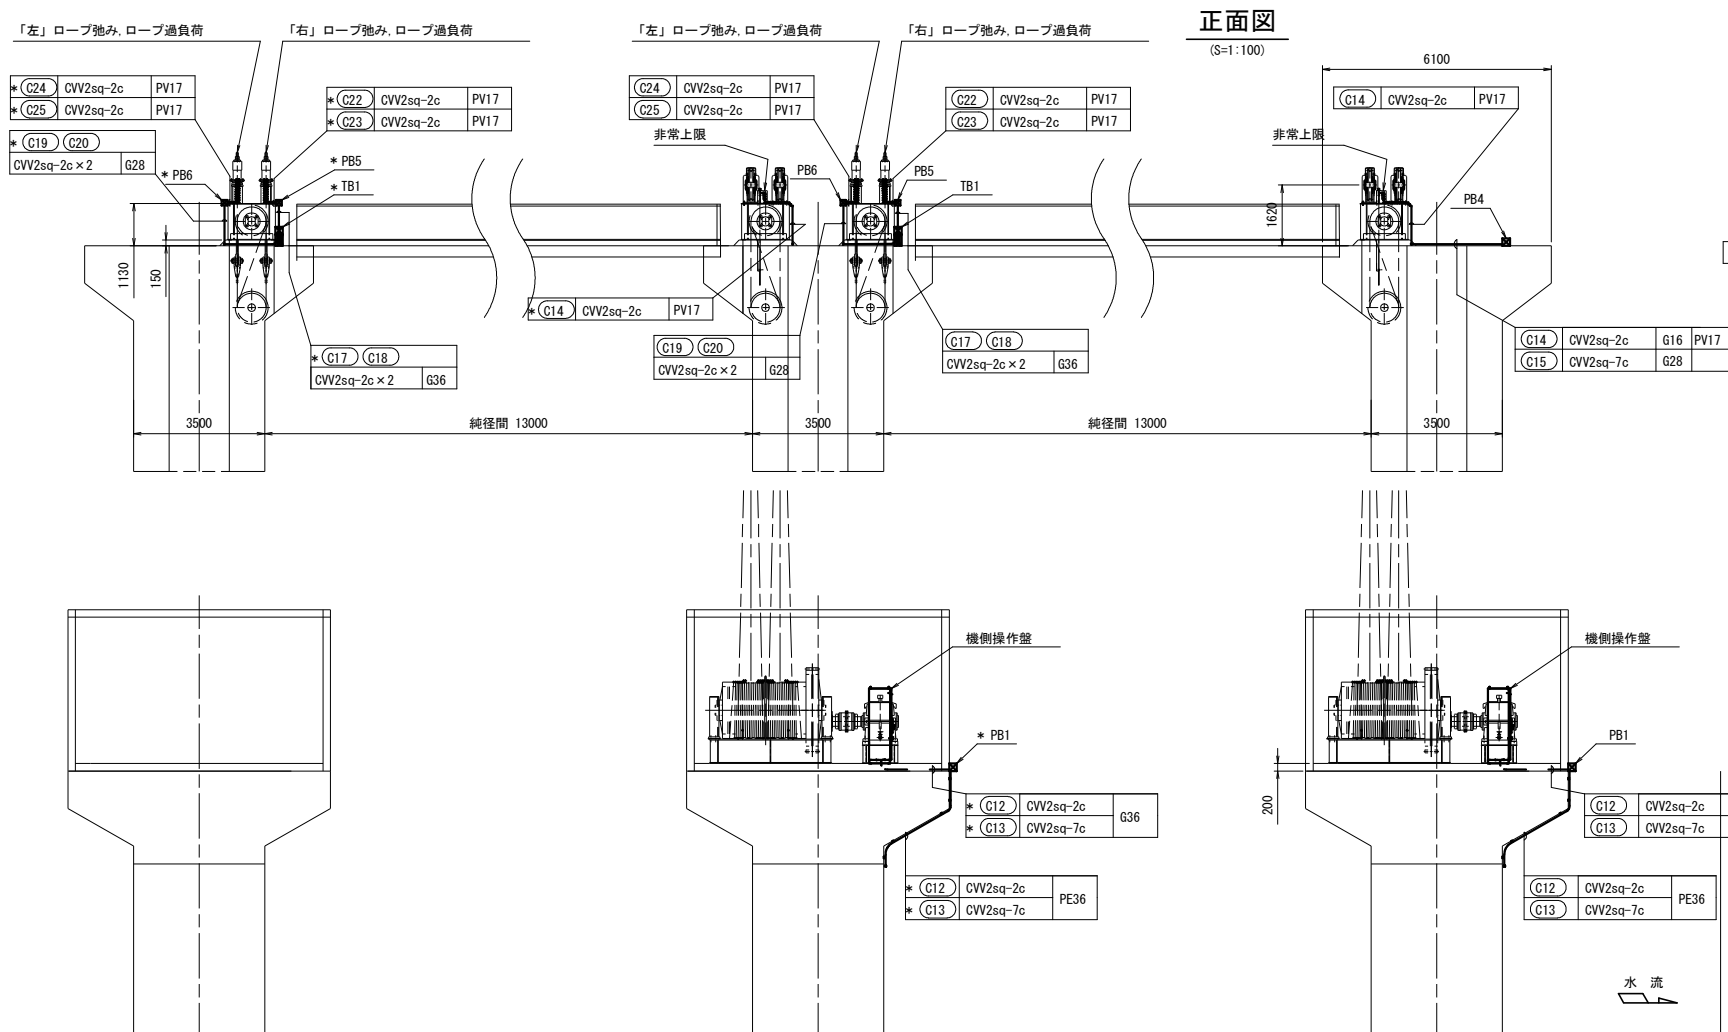



【注記】

1. 取替対象（2号）の電気配線配管図は、本図と勝手違い。
本図は右岸側（4～6号）の電気配線配管図を示す。
2. PB2～PB4は、堰柱P2、P3においては隣接するゲートと共用するものとする。

* 印のケーブル、PBは、隣接ゲート用を示す。

工事名	R7企総管 川口ダム 2号洪水吐ゲート 巻上機取替工事（一部債務負担）		
路線名等			
工事箇所	那賀郡那賀町吉野		
図面名	電気配線配管図（1）		
縮 尺	1:100	図面番号	14 / 21
会社名			
事業者名	徳 島 県 企 業 局		

洪水吐ゲート電気配線配管図（２）

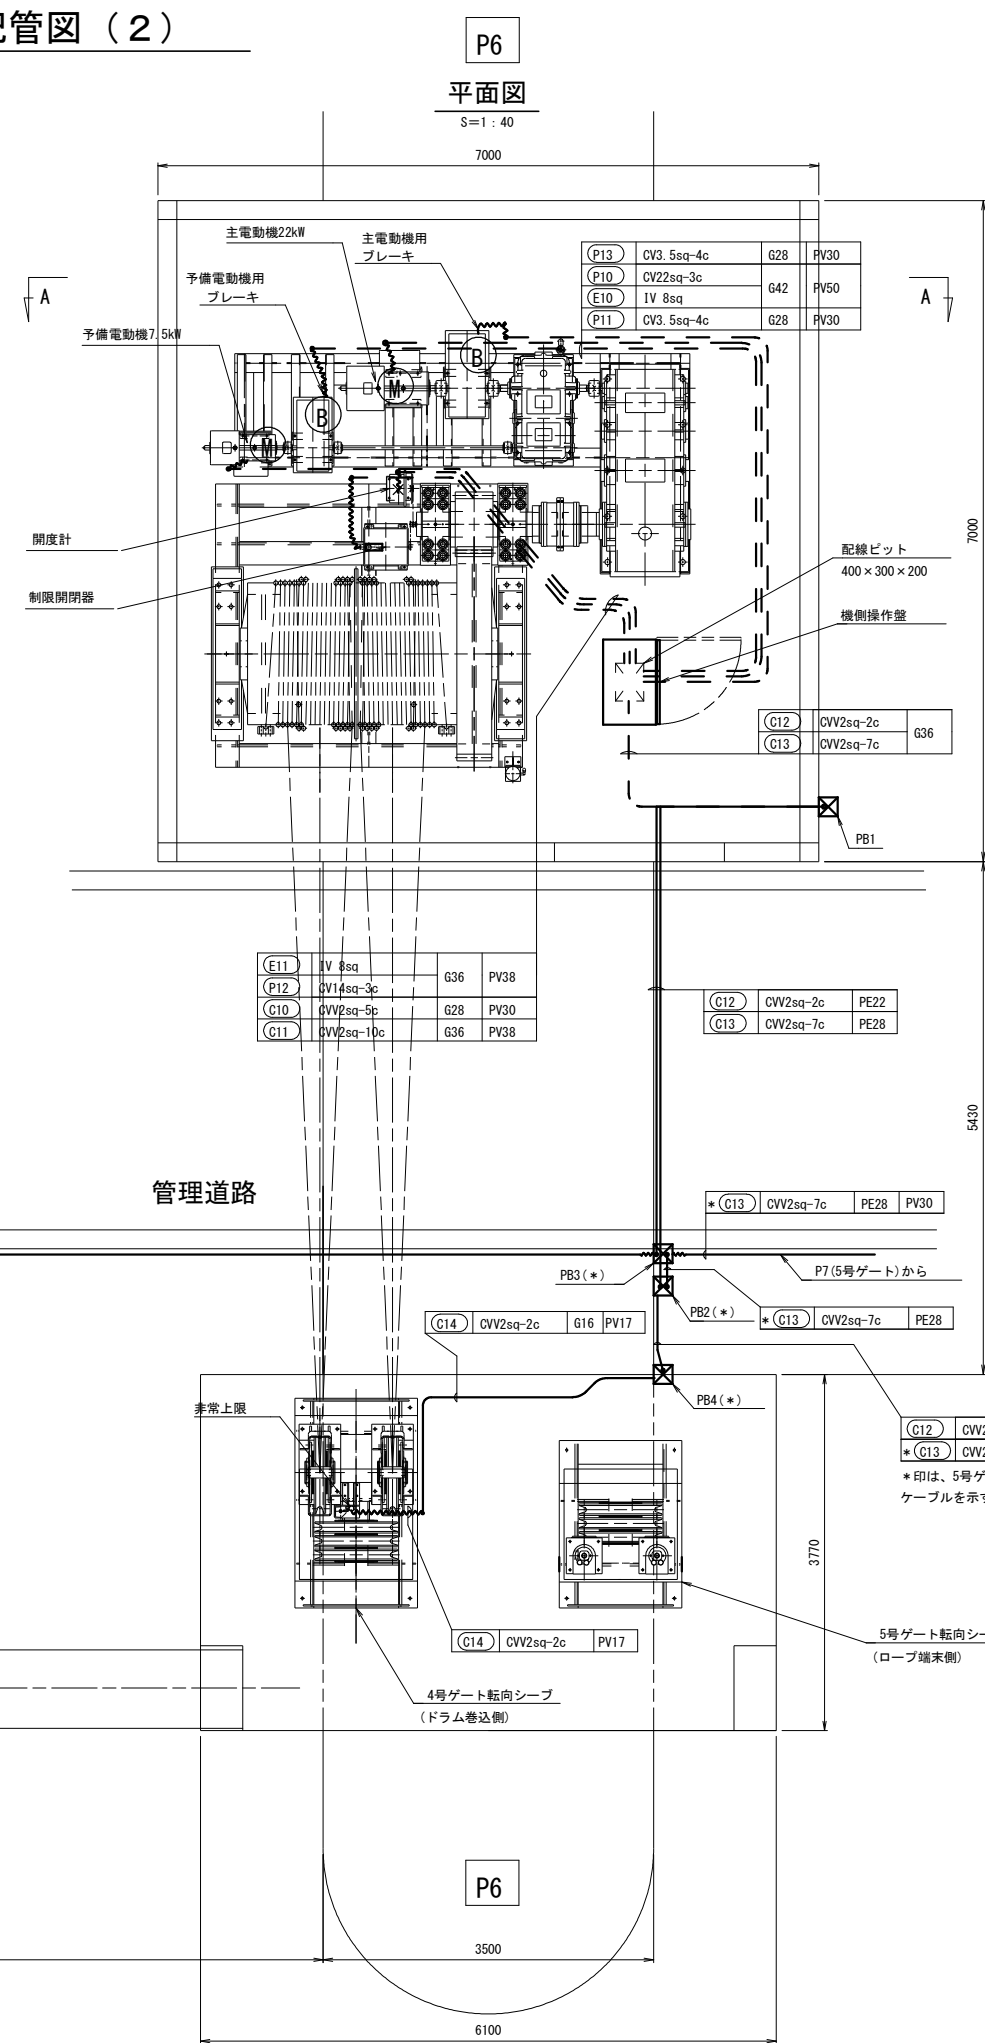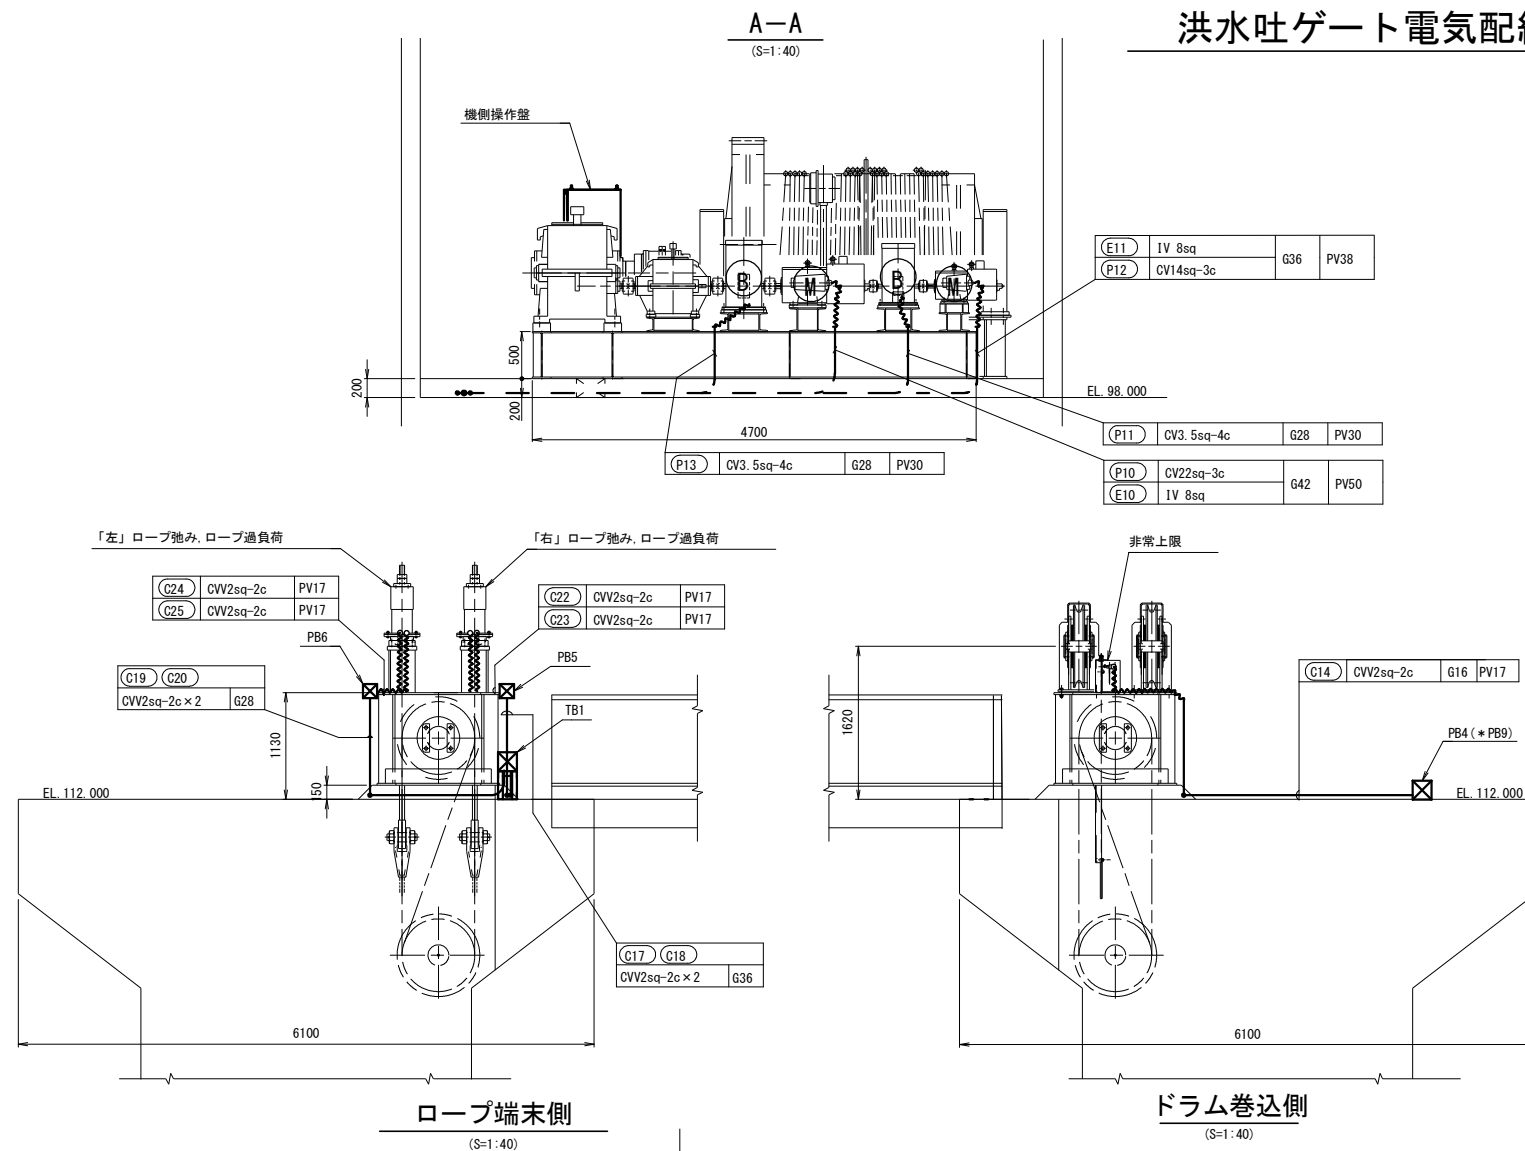

— —	埋 設 配 管
=====	露 出 配 管
~~~~~	露 出 配 線
~~~~~	二種金属製可とう電線管
G **	厚鋼電線管呼び径
PV **	二種金属製可とう電線管
PE **	PEライニング電線管
PB	ブルボックス (SUS製)
	PB 1~4: 200×200×200
	PB 5~6: 150×150×150
TB	中継端子箱 (SUS製)
	300×300×200
Ⓜ	電動機 (ブレーキ内蔵)
Ⓑ	電動油圧押し上げブレーキ
○	リミットスイッチ
□DLS	ディスク式制限開閉器
⊗	開度計センサ

注記)

1. 代替対象(2号)の電気配線配管図は、本図と勝手違い。
本図は右岸側(4~6号)の電気配線配管図を示す。
2. PB2~PB4は、堰柱P2、P3においては隣接するゲート
と共用するものとする。


* 印のケーブル、PBIは、隣接ゲート用を示す。

工事名	R7企総管 川口ダム 2号洪水吐ゲート 巻上機取替工事（一部債務負担）		
路線名等			
工事箇所	那賀郡那賀町吉野		
図面名	電気配線配管図（2）		
縮 尺	1:40	図面番号	15 / 21
会社名			
事業者名	徳 島 県 企 業 局		

洪水吐ゲート扉体乗り移り階段組立図

側面図


(S=1:50)

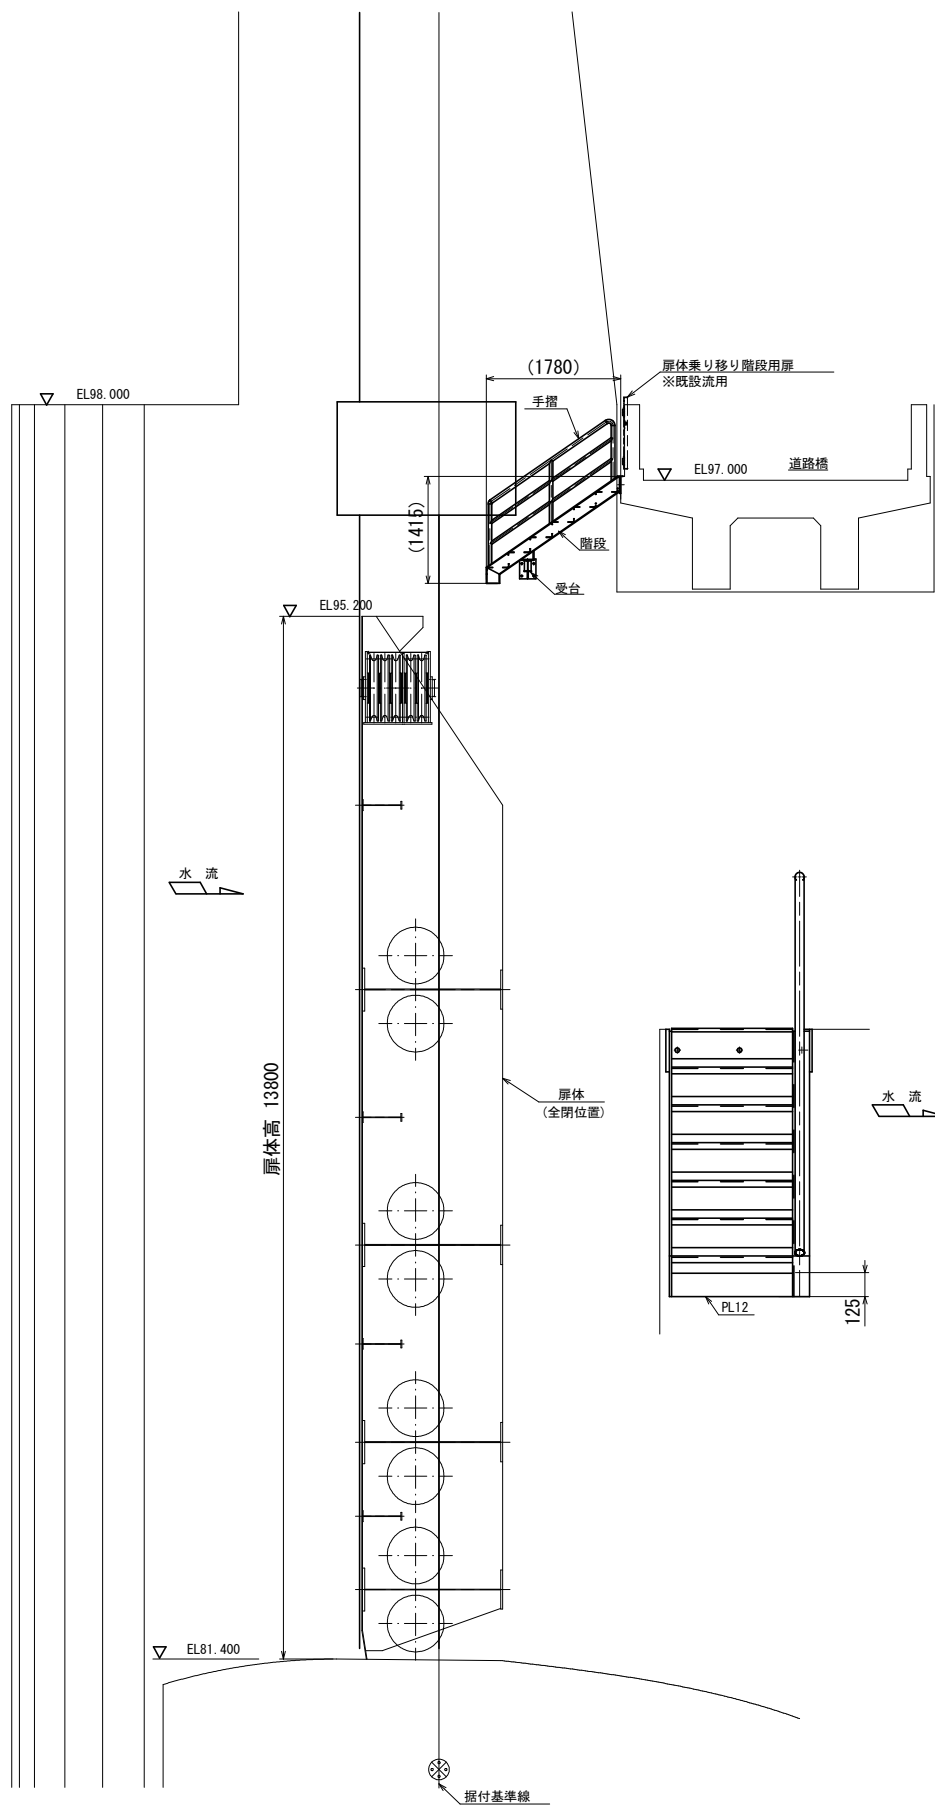


平面図

(S=1:50)

扉体天端乗り移り時

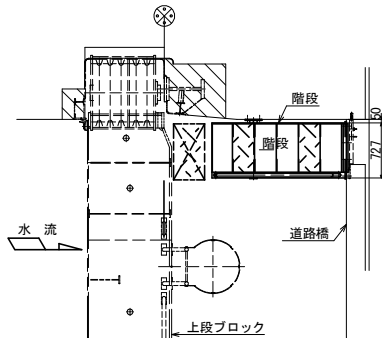


扉体通過時時

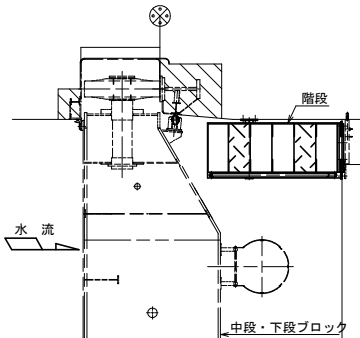


キープラン

(S=1:500)

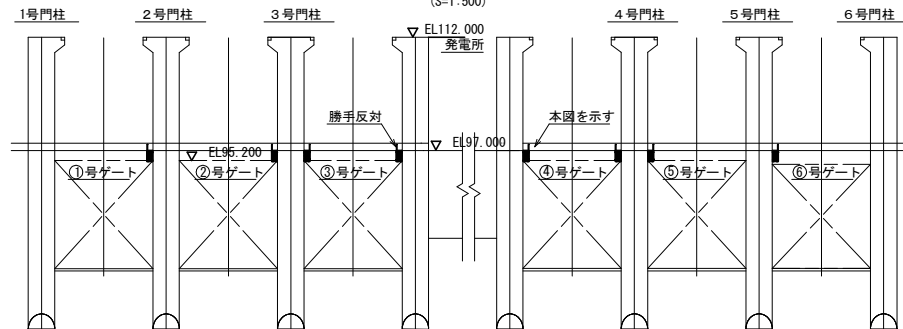


階段

(S=1:20)

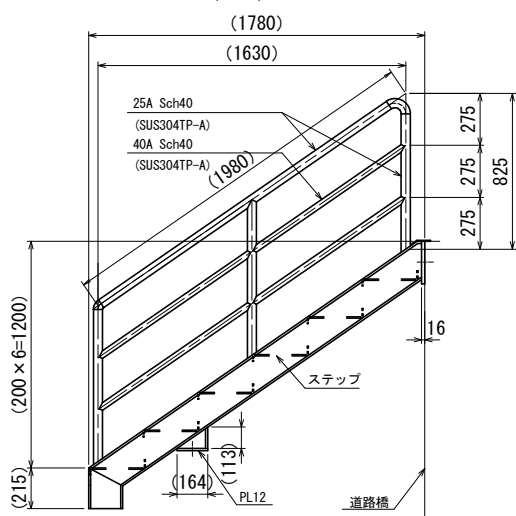


受台

(S=1:20)

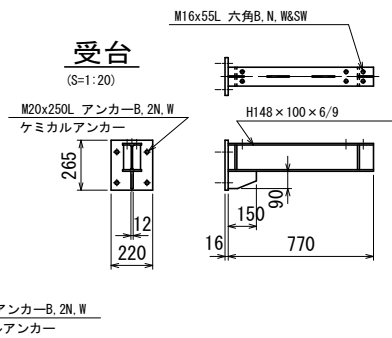

ステップ詳細

(S=1:15)

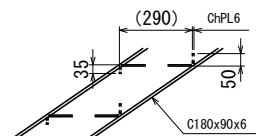


注記)


- 取替対象 (2号) の扉体乗り移り階段は、本図と勝手違い。本図は3号 (左岸側)、4号 (右岸側)、5号、6号の扉体乗り移り階段を示す。
- 特記なき使用材質は、SUS304とする。

工事名	R7企総管 川口ダム 2号洪水吐ゲート 巻上機取替工事 (一部債務負担)		
路線名等			
工事箇所	那賀郡那賀町吉野		
図面名	扉体乗り移り階段組立図		
縮 尺	図示	図面番号	16 / 21
会社名			
事業者名	徳 島 県 企 業 局		


洪水吐ゲート管理橋組立図

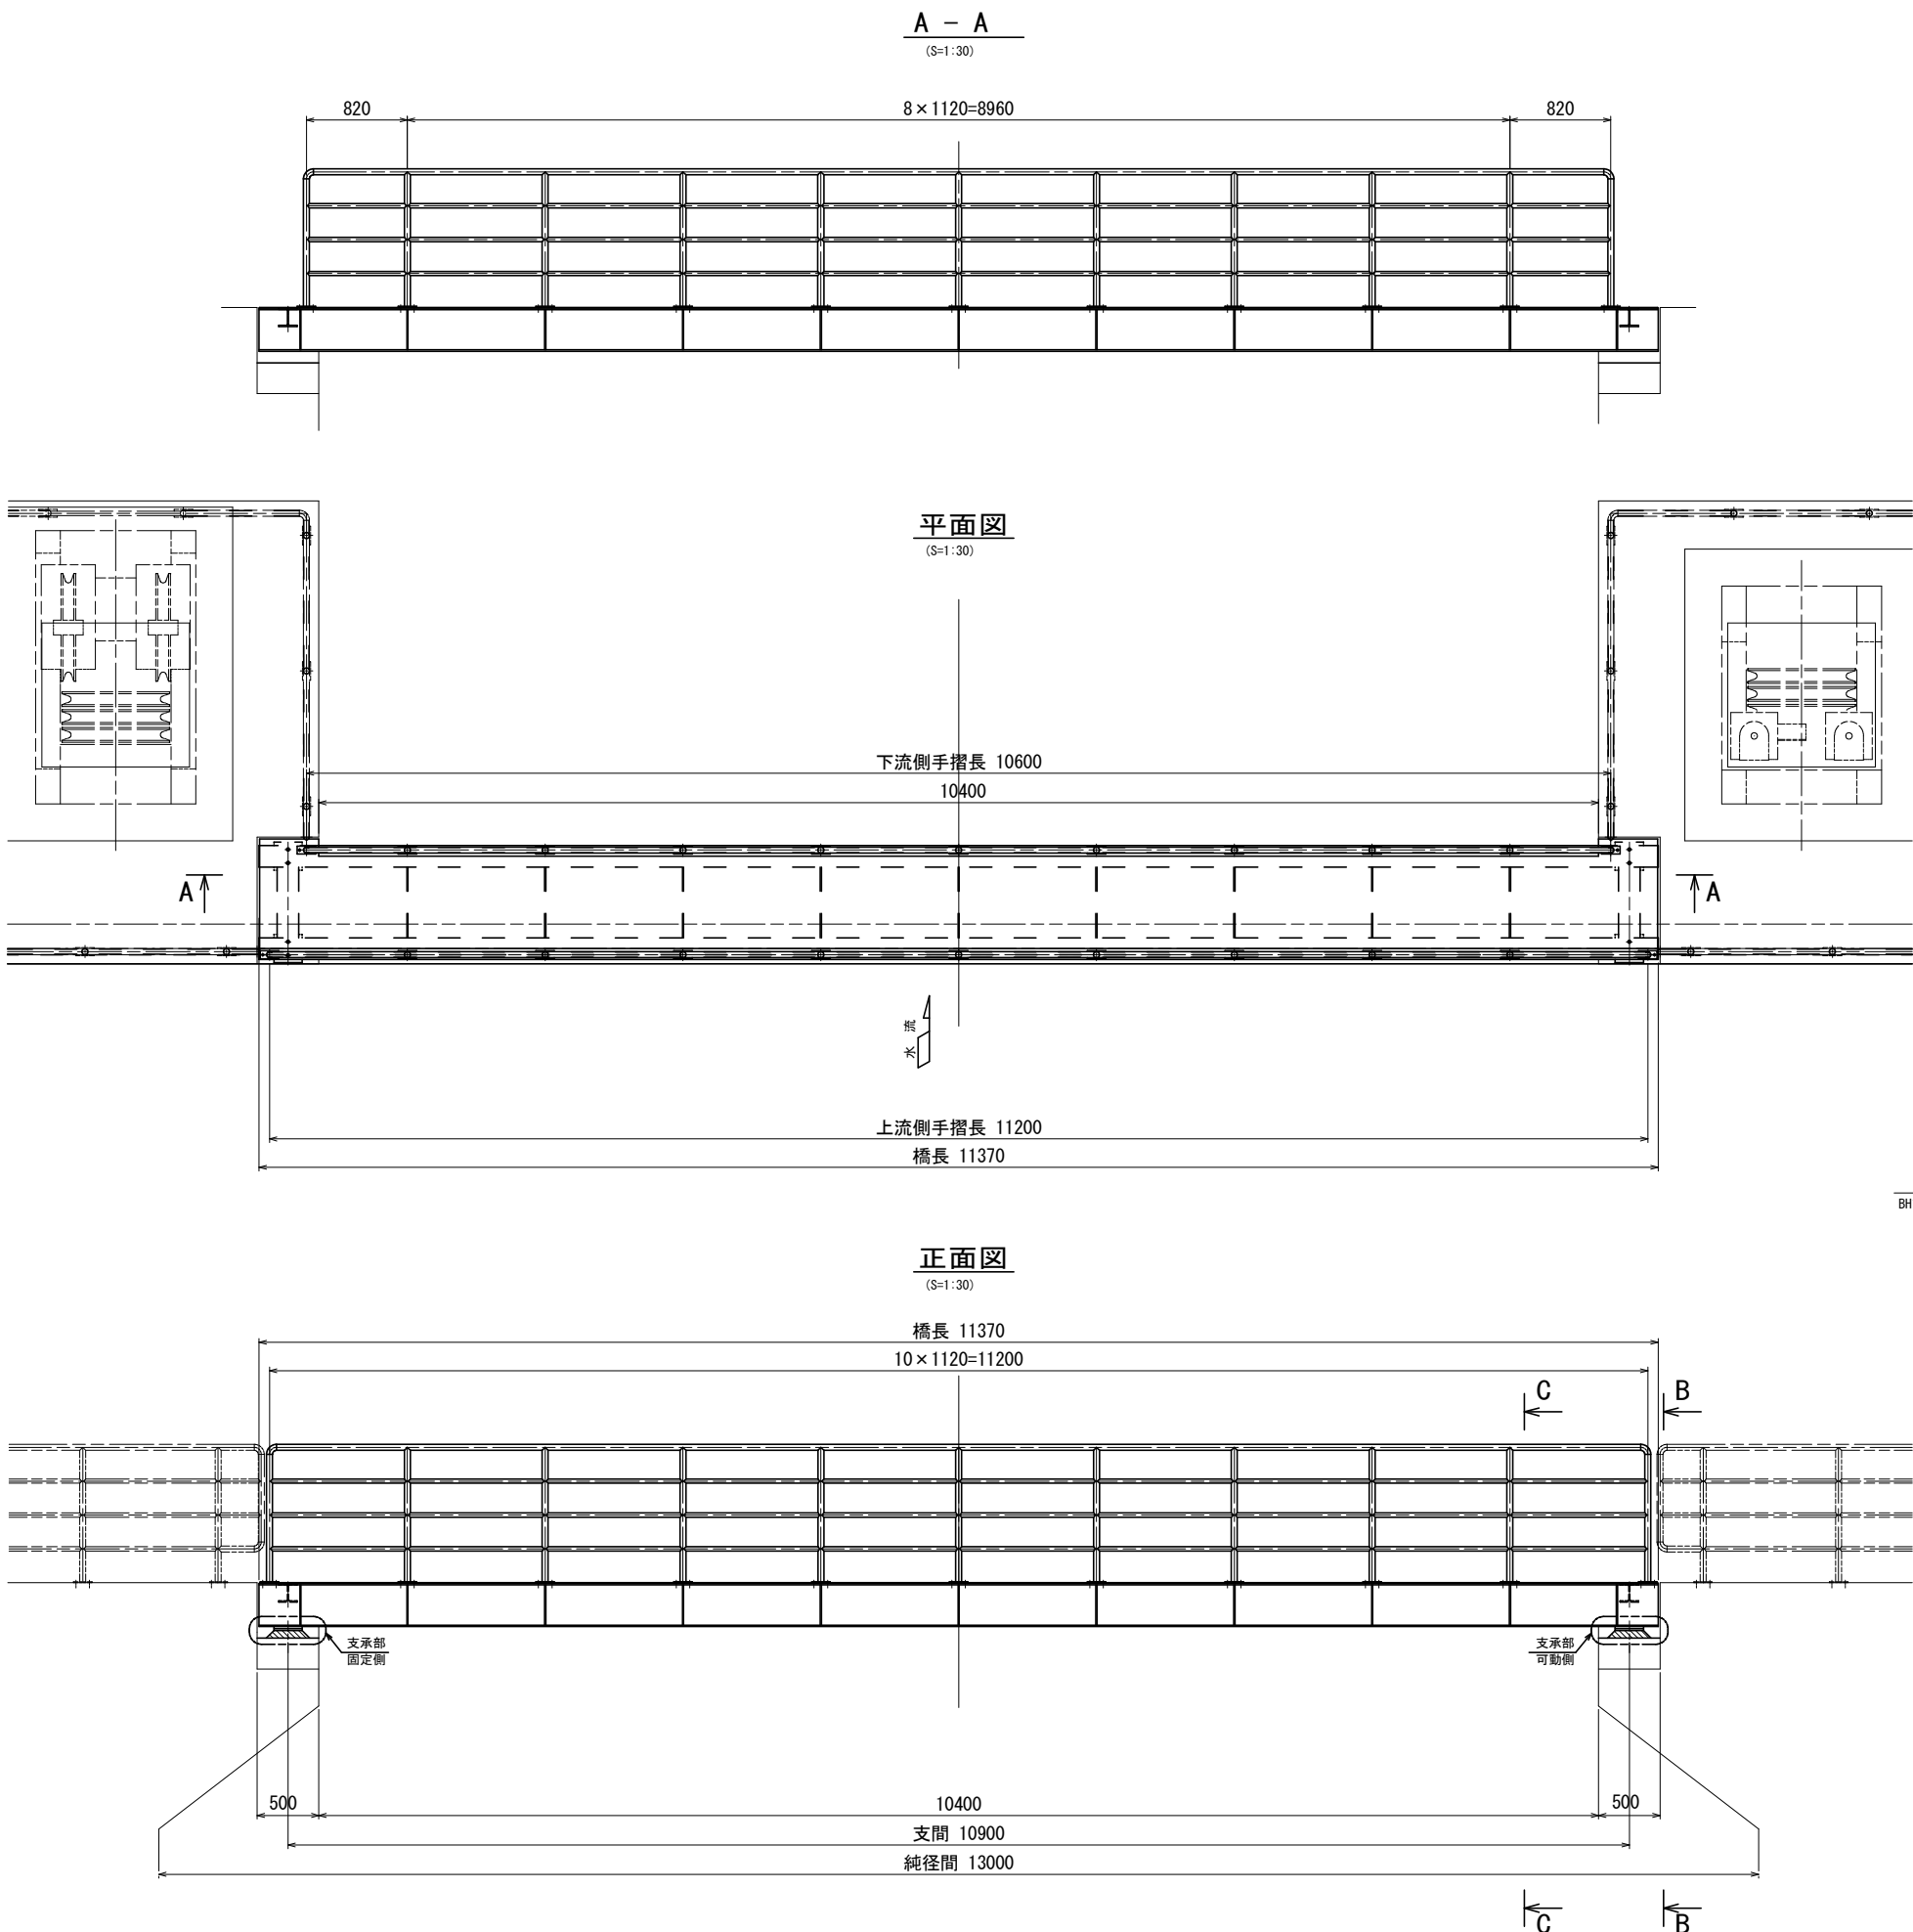


(S=1 : 10)

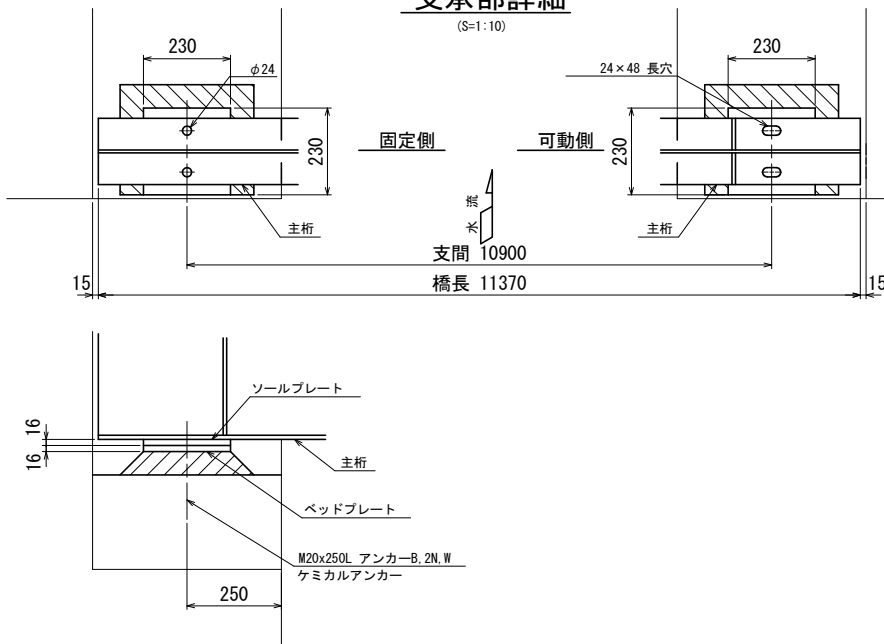


(S=1:15)

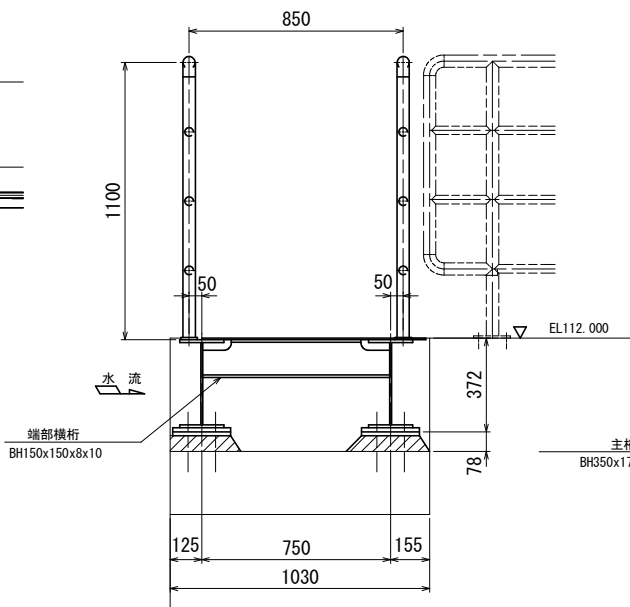

$S=1:15$)

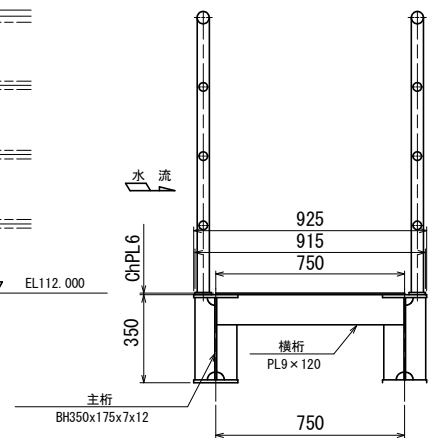



(S=1:15)

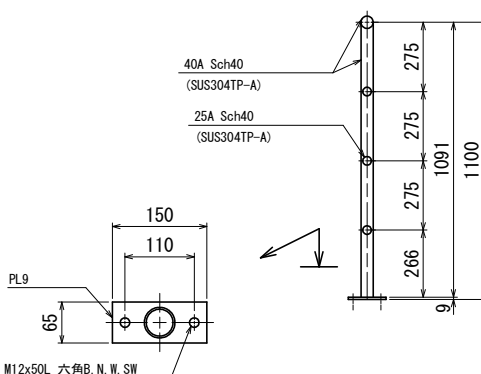

1. 本図は取替対象(2号)の管理橋を示す。
右岸側(4~6号)の管理橋は、本図と勝手違い。


2. 特記なき使用材質は、SUS304とする。

工事名	R7企総管 川口ダム 2号洪水吐ゲート 巻上機取替工事（一部債務負担）		
路線名等			
工事箇所	那賀郡那賀町吉野		
図面名	管理橋組立図		
縮 尺	図示	図面番号	17 / 21
会社名			
事業者名	徳島県企業局		

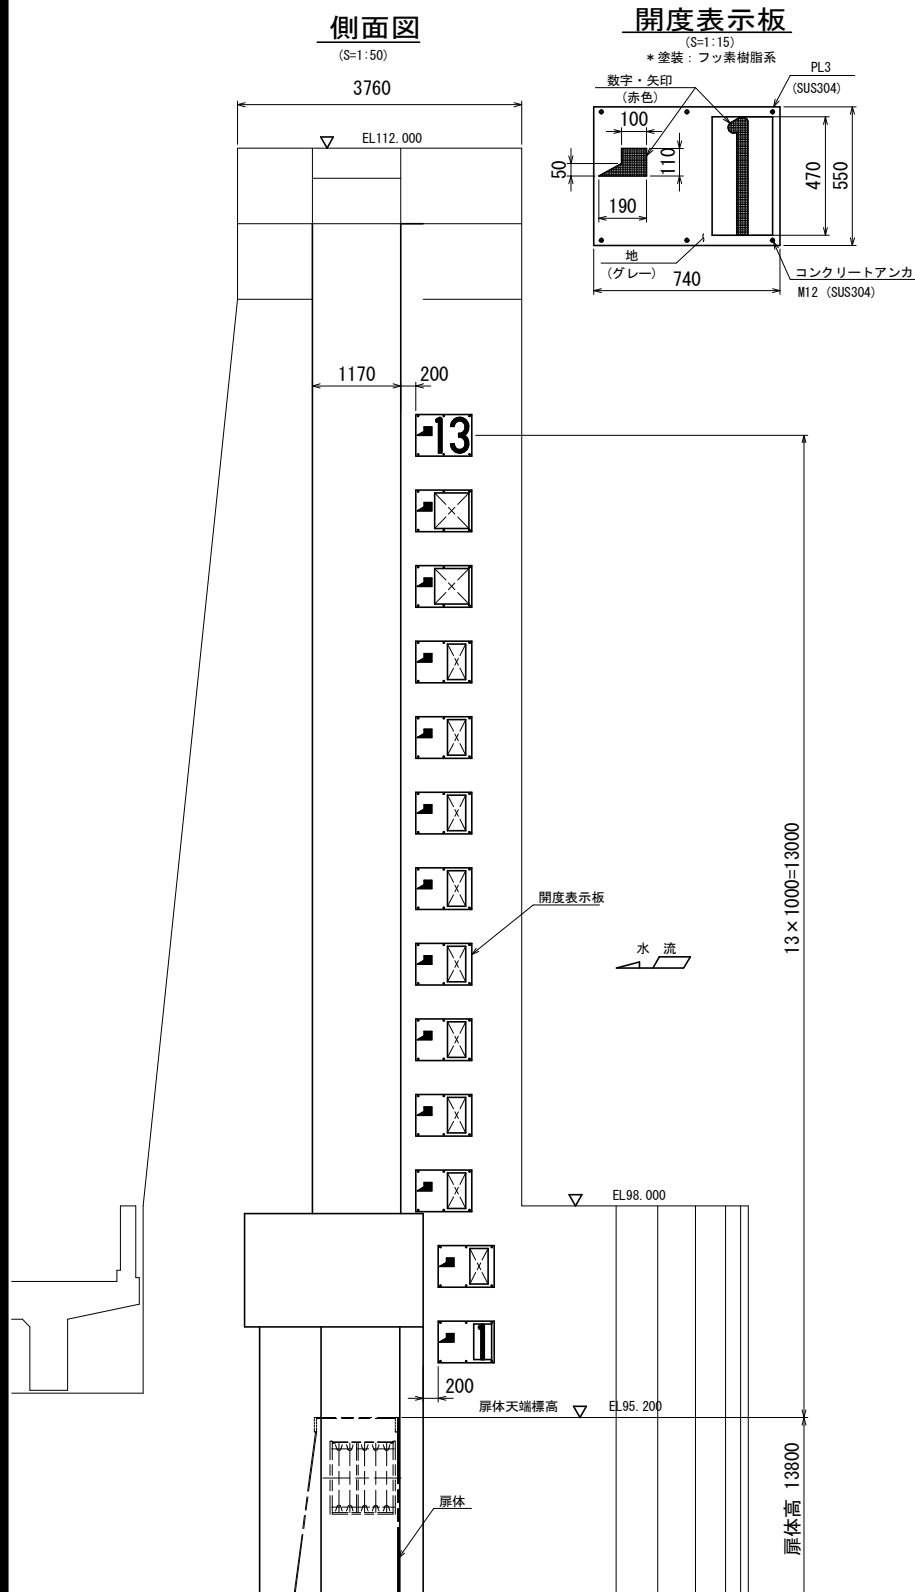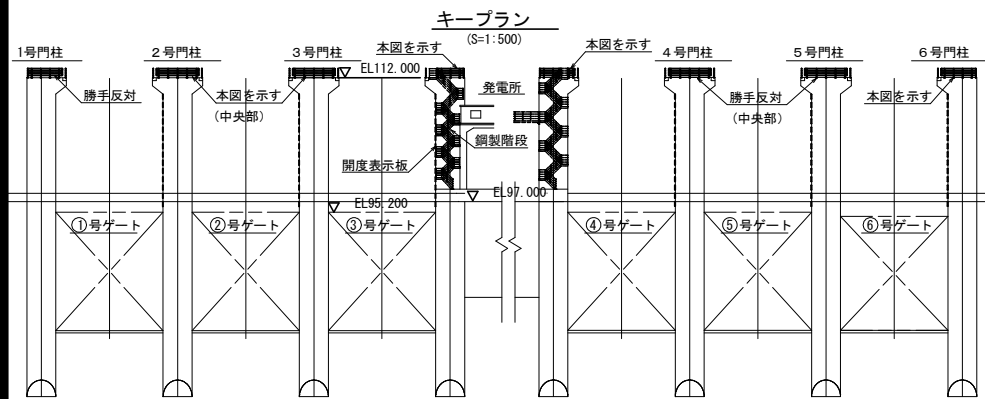


洪水吐ゲート開度表示板・ダムピア手すり組立図


＜中央部手すり＞
平面図 (中央部)
(S=1:50)

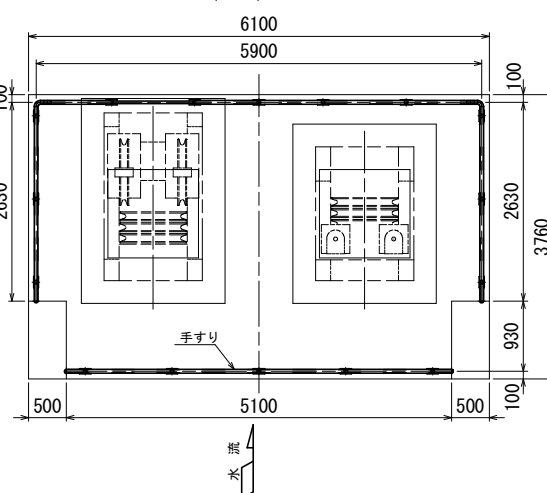


＜端部手すり＞
平面図 (3号ゲート右岸側)
(S=1:50)

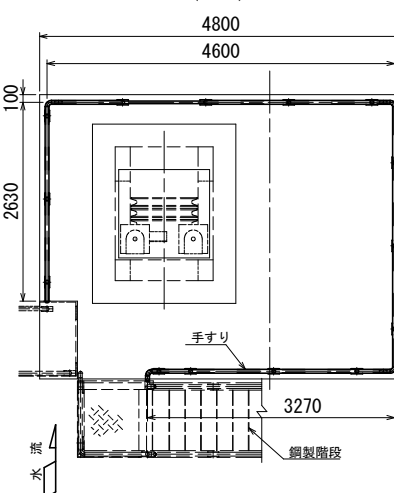


＜端部手すり＞
平面図 (4号ゲート左岸側)
(S=1:50)

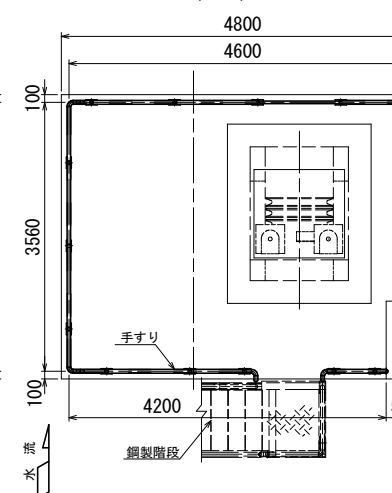


＜端部手すり＞
平面図 (1号・6号ゲート端部)
(S=1:50) (本図は6号を示し、1号は勝手反対)

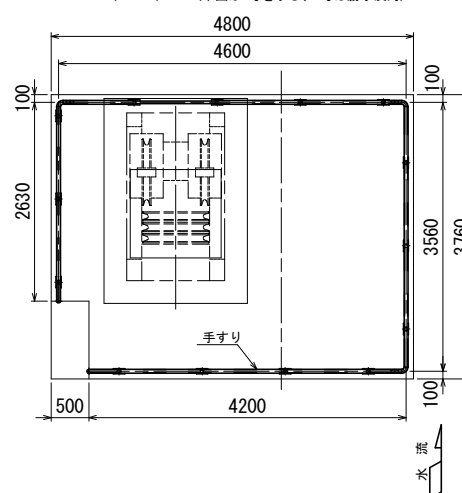


正面図 (中央部)
(S=1:50)

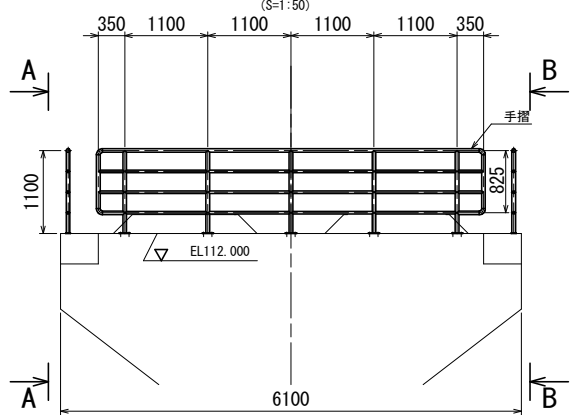


正面図 (3号ゲート右岸側)
(S=1:50)

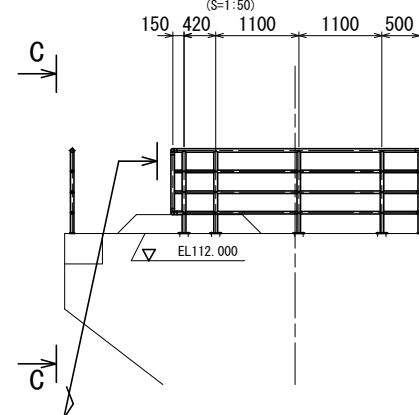


正面図 (4号ゲート左岸側)
(S=1:50)

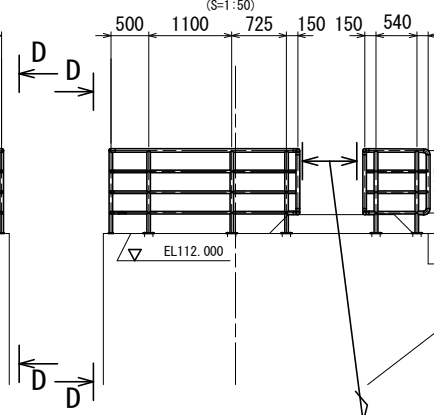


正面図 (1号・6号ゲート端部)
(S=1:50)

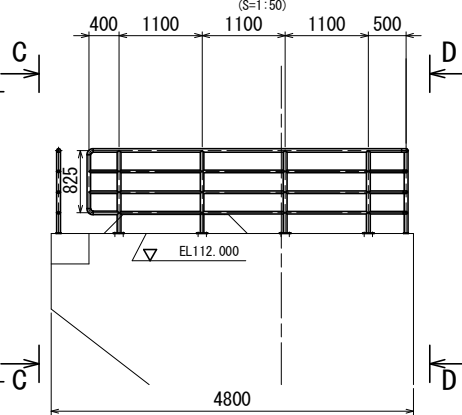


背面図
(S=1:50)

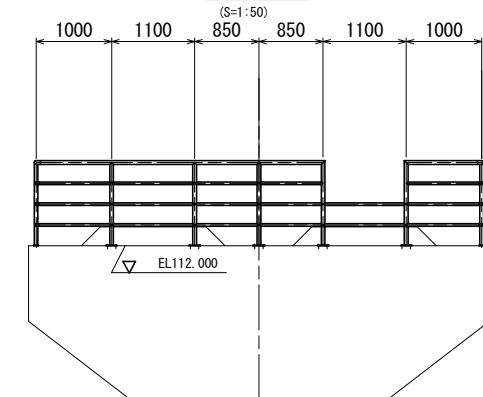


手すり詳細
(S=1:15)

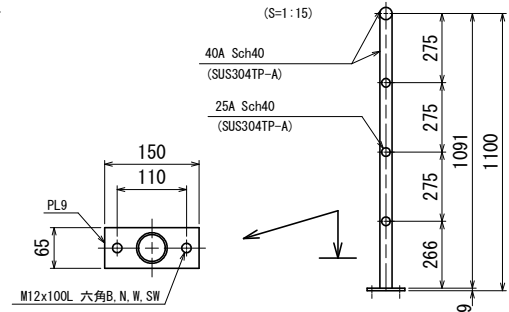


背面図
(S=1:50)

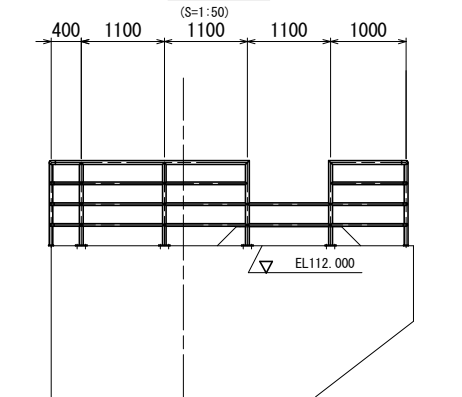


A - A
(S=1:50)

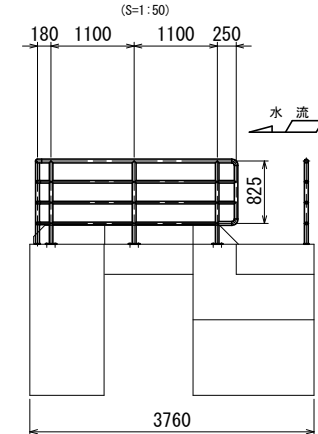


B - B
(S=1:50)

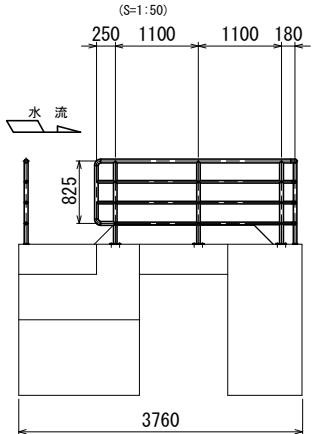

C - C
(S=1:50)

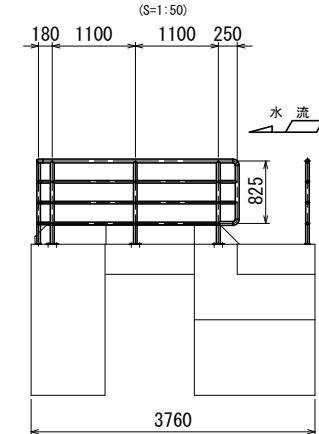

D - D
(S=1:50)

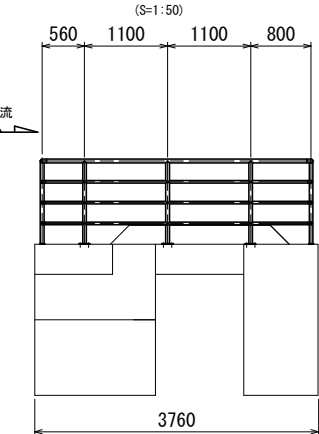


- 注記)
1. 本工事では、2号門柱部のみの手すりを更新する。
 2. 特記なき使用材質は、SUS304とする。


工事名	R7企総管 川口ダム 2号洪水吐ゲート 巻上機取替工事 (一部債務負担)		
路線名等			
工事箇所	那賀郡那賀町吉野		
図面名	開度表示板・ダムピア手すり組立図		
縮 尺	1:50, 1:15	図面番号	18 / 21
会社名			
事業者名	徳島県企業局		

堤体補強用仮設一般図 (1 / 2)

平面図

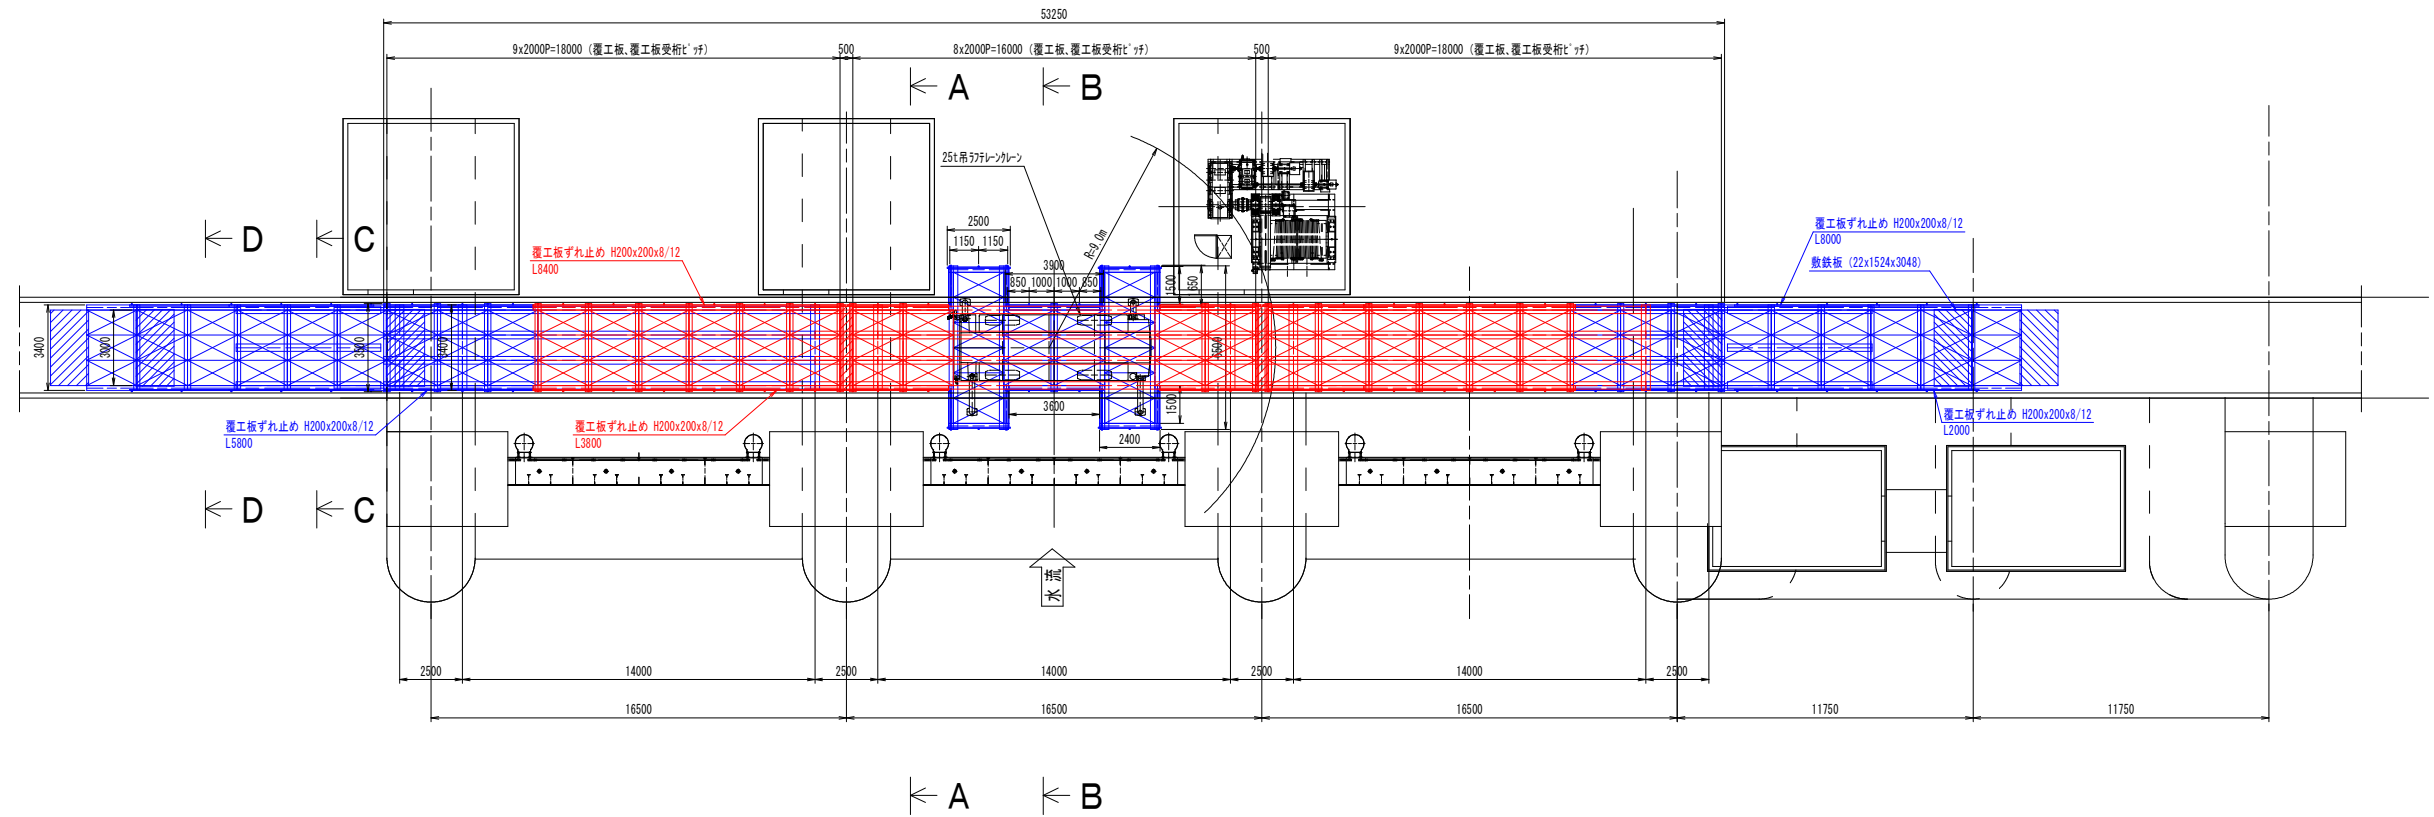

正面図

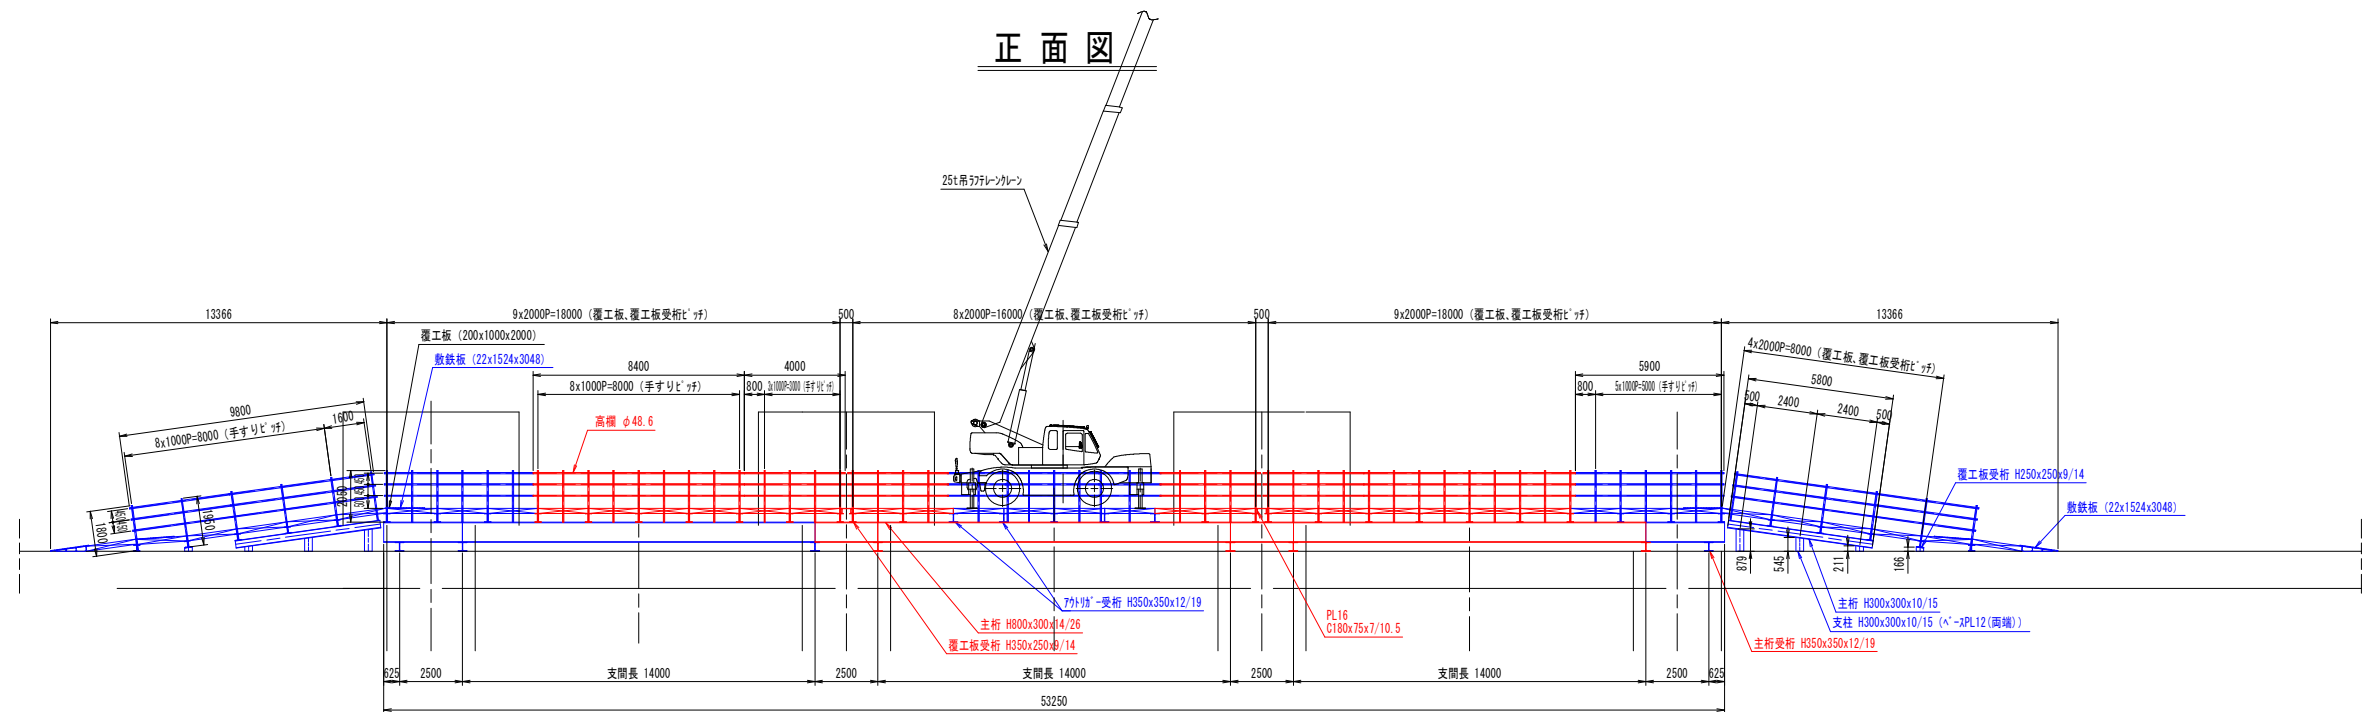


注記)

1. 本図の仮設機材の据付位置寸法は、参考寸法である。
施工時は、現地確認のうえ据付けること。
2. 仮設の組立は、可能な限りボルト締結とし、現地組立が
容易な構造とすること。
3. 各部材には必要に応じてリブ等を設けるものとする。
4. 特記なき使用材質は、SS400とする。


— : 別工事で製作済み
— : 本工事で製作

工事名	R7企総管 川口ダム 2号洪水吐ゲート 巻上機取替工事（一部債務負担）		
路線名等			
工事箇所	那賀郡那賀町吉野		
図面名	堤体補強用仮設一般図（1／2）		
縮 尺	1:150	図面番号	19 / 21
会社名			
事業者名	徳 島 県 企 業 局		


堤体補強用仮設一般図（2／2）

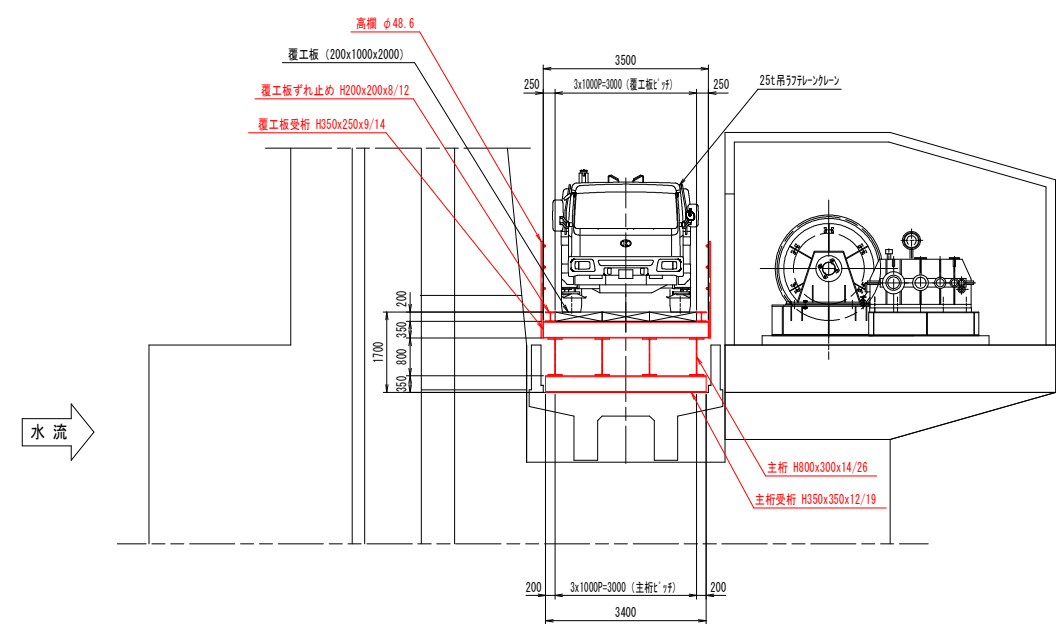


A - A

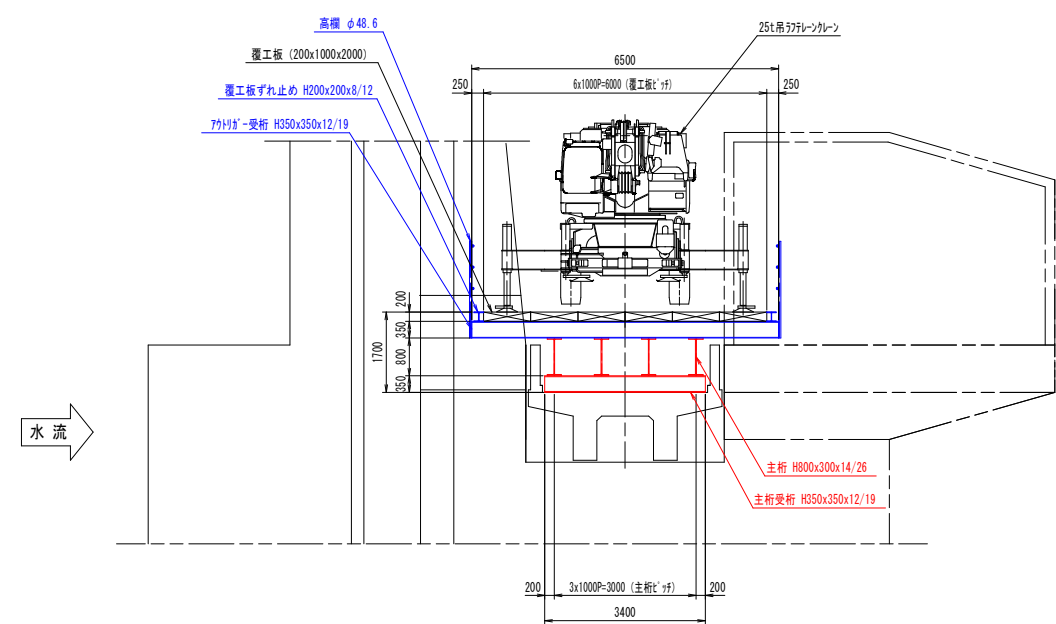

B - B

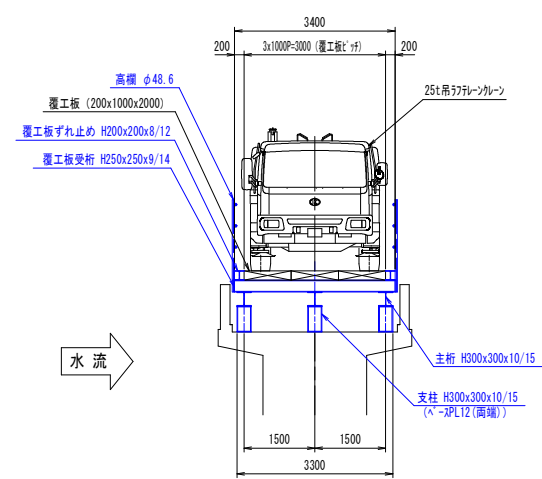

C - C

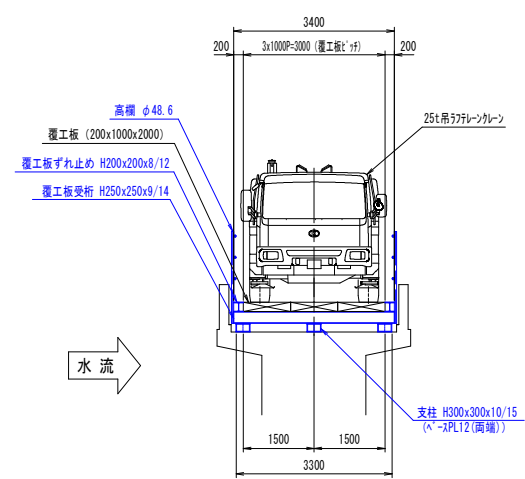

D - D

— : 別工事で製作済み
— : 本工事で製作


- 注記)
1. 本図の仮設機材の据付位置寸法は、参考寸法である。
 2. 施工時は、現地確認のうえ据付けること。
 3. 仮設の組立は、可能な限りボルト締結とし、現地組立が容易な構造とすること。
 4. 各部材には必要に応じてリブ等を設けるものとする。
 5. 特記なき使用材質は、SS400とする。

工事名	R7企総管 川口ダム 2号洪水吐ゲート 巻上機取替工事（一部債務負担）		
路線名等			
工事箇所	那賀郡那賀町吉野		
図面名	堤体補強用仮設一般図（2／2）		
縮 尺	1:80	図面番号	20 / 21
会社名			
事業者名	徳 島 県 企 業 局		

堤体上運搬用仮設一般図




平面図

(S=1:150)

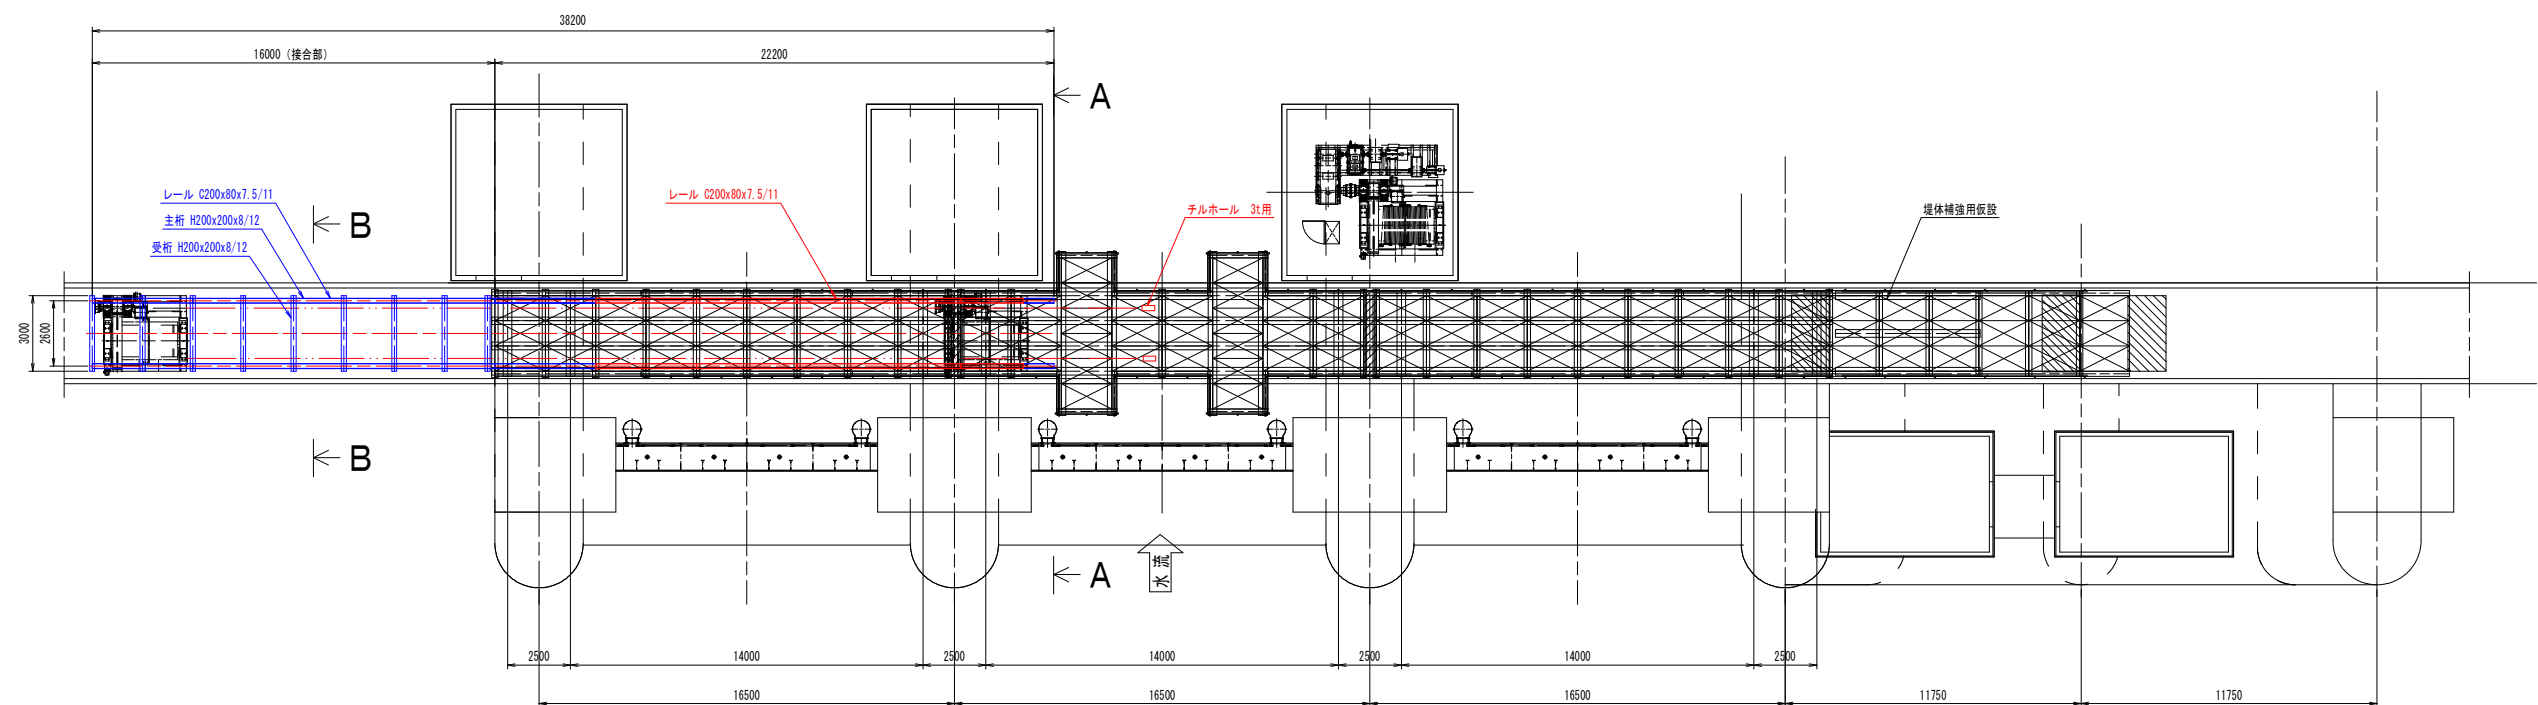

正面図

(S=1:150)

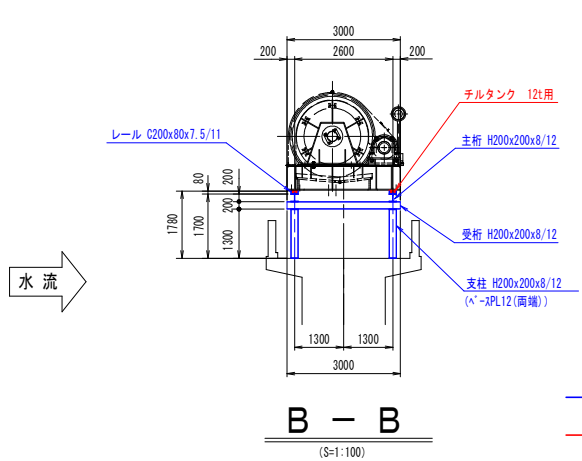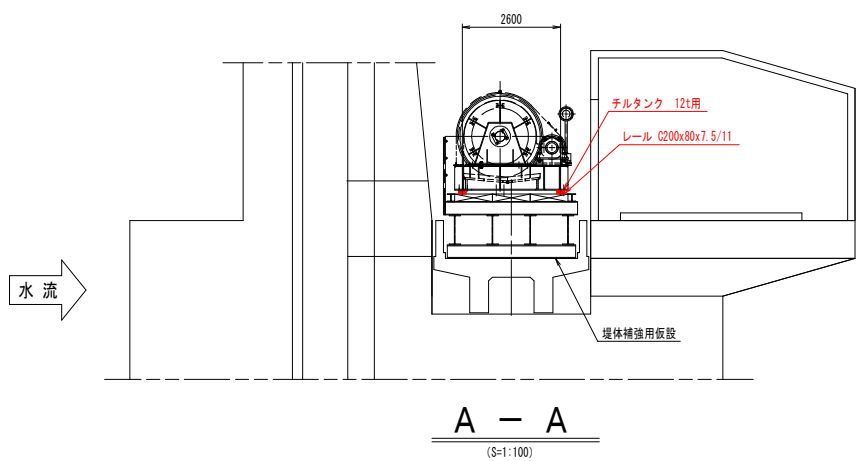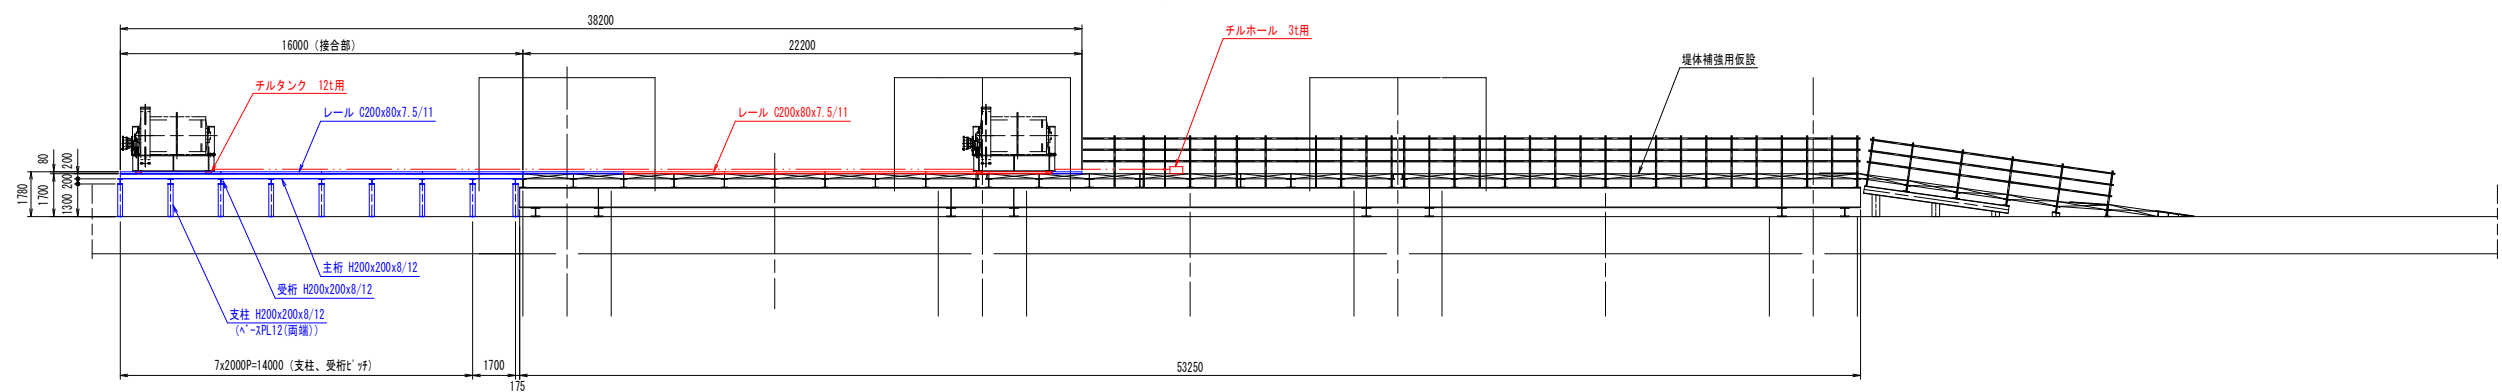

— 別工事で製作済み
— 本工事で製作、準備

注記)

1. 本図の仮設機材の据付位置寸法は、参考寸法である。施工時は、現地確認のうえ据付けること。
2. 仮設の組立は、可能な限りボルト締結とし、現地組立が容易な構造とすること。
3. 各部材には必要に応じてリブ等を設けるものとする。
4. チルタンク、チルホールはリース品を使用するものとする。
5. 特記なき使用材質は、SS400とする。

工事名	R7企総管 川口ダム 2号洪水吐ゲート 巻上機取替工事（一部債務負担）		
路線名等			
工事箇所	那賀郡那賀町吉野		
図面名	堤体上運搬用仮設一般図		
縮 尺	1:150, 1:100	図面番号	21 / 21
会社名			
事業者名	徳 島 県 企 業 局		