


No.	品名・名称
1	ポンプ所引込盤
2	受電盤
3	変圧器盤
4	低圧主幹盤
5	1号送水ポンプ盤
6	2号送水ポンプ盤
7	3号送水ポンプ盤
8	コントロールセンター
9	補助継電器盤
10	入出力装置盤
11	ポンプ所用照明分電盤
12	外灯制御盤
13	ポンプ所直流分電盤
14	接地端子盤
15	1号主電動機
16	2号主電動機
17	3号主電動機
18	1号自動始動器用抵抗器
19	2号自動始動器用抵抗器
20	3号自動始動器用抵抗器

: 点検対象
 : 予備真空遮断器保管箇所

工事名	R7企総管 阿南工業用水道 真空遮断器他保守業務		
工事箇所	阿南市柳島町北別当		
図面名	ポンプ所平面図		
縮尺	NTS	図面番号	1
年度	令和7年度		
事業者名	徳島県企業局		

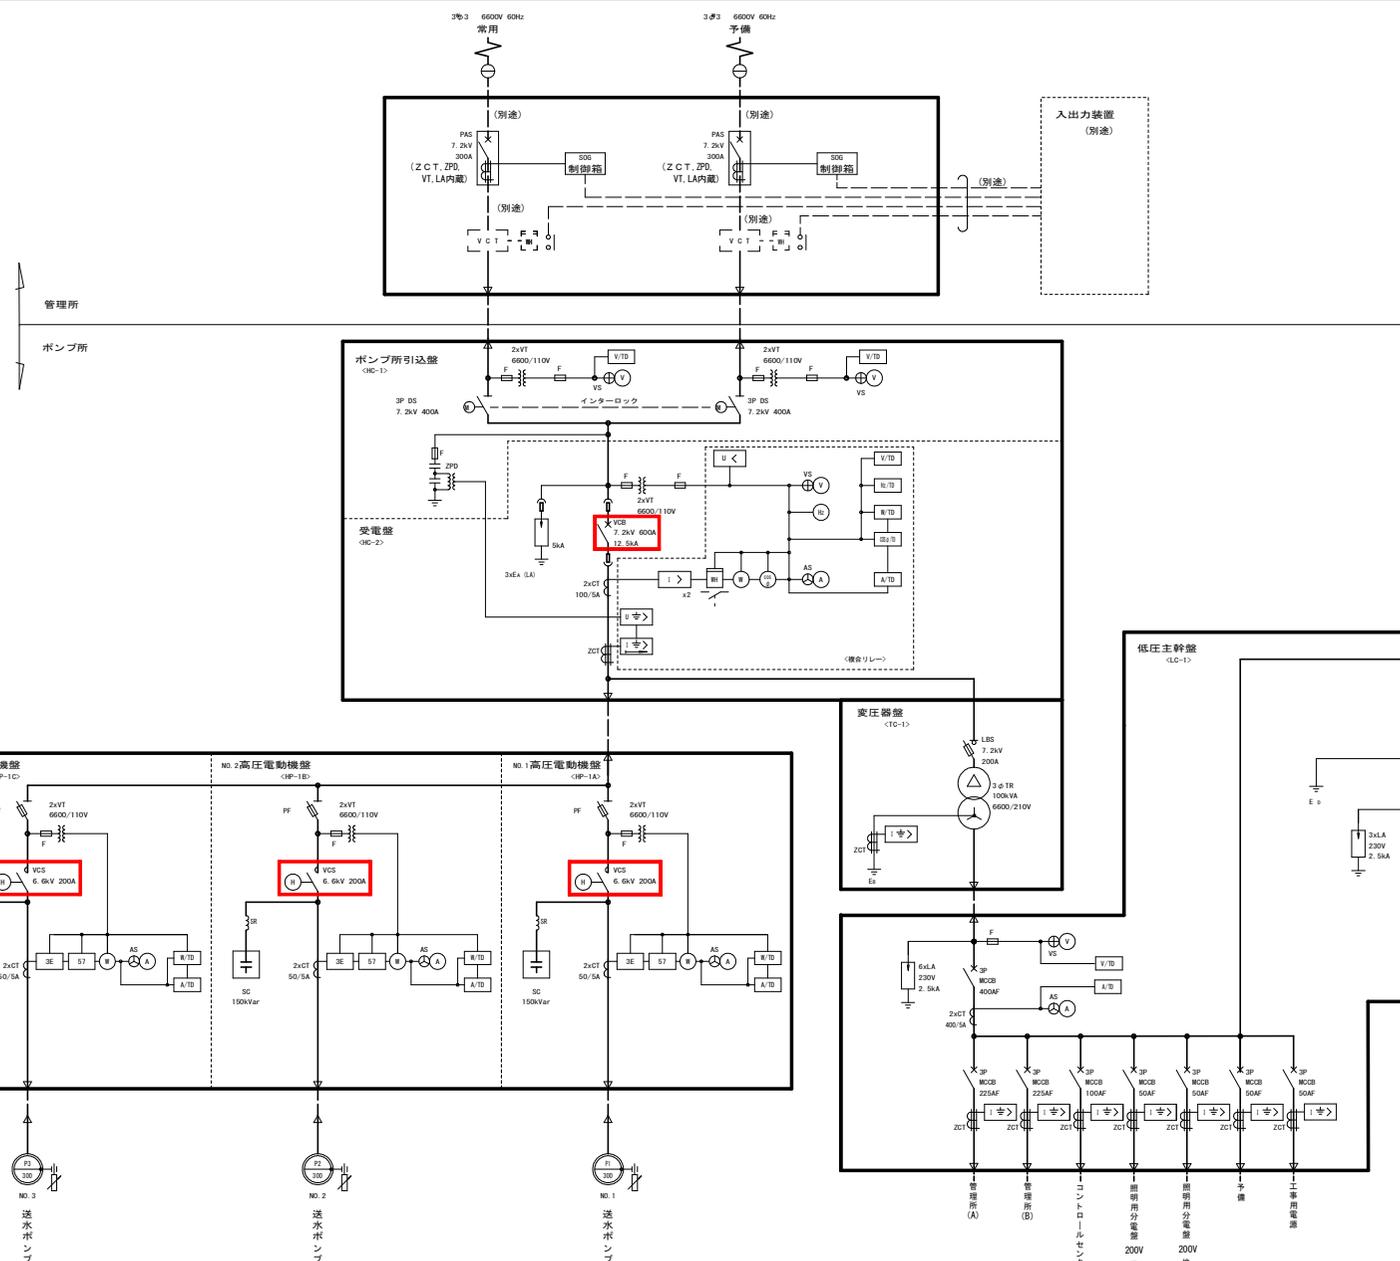

凡例

記号	名称	記号	名称
A	交流電流計	DS	断路器
AS	同上切換スイッチ	VCB	真空しゃ断器
V	交流電圧計	MCCB	配線用しゃ断器
VS	同上切換スイッチ	MC	電磁接触器
Hz	周波数計	F	ヒューズ
OSd	力率計	PF	電力ヒューズ
W	電力計	CTI	電流用試験端子
WH	電力計	PAS	柱上気中閉閉器
3E	三要素継電器	SC	進相用コンデンサ
U<	不足電圧継電器	LA	避雷器
THR	熱動継電器	VCI	取引用変成器
I>	過電流継電器	PCS	フライヤーカットアウトスイッチ
I>>	地絡過電流継電器	TD	トランスジェーサ
I>>>	地絡方向継電器	1Φ	構内第1柱
TR	変圧器	S7	電流継電器
VT	計器用変圧器		
VI	変流器		
ZCI	零相変流器		
ZPD	零相電圧検出器		
VT	電圧用試験端子		
SR	直列リアクトル		
VCS	真空コンタクタ		

点検対象

工事名	R7企総管 阿南工業用水道 真空遮断器他保守業務		
工事箇所	阿南市柳島町北別当		
図面名	単線結線図		
縮尺	NTS	図面番号	2
年度	令和7年度		
事業者名	徳島県企業局		