



位置図(原設計概要図)

平面図

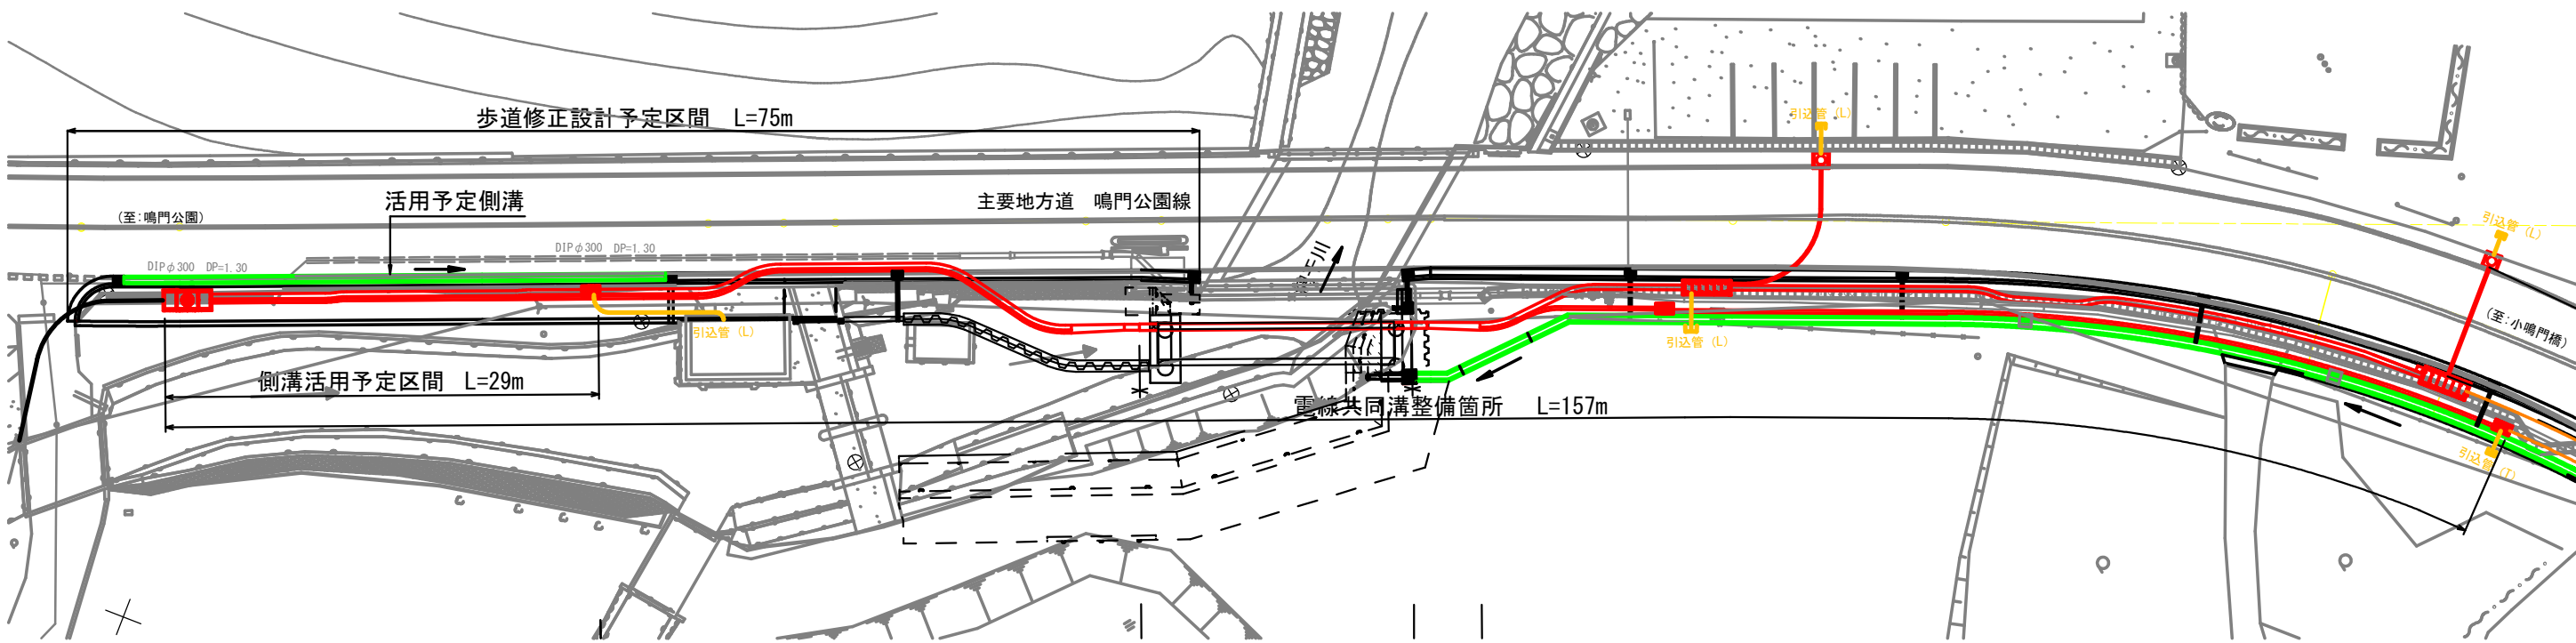

修正設計区間 (原設計標準断面)

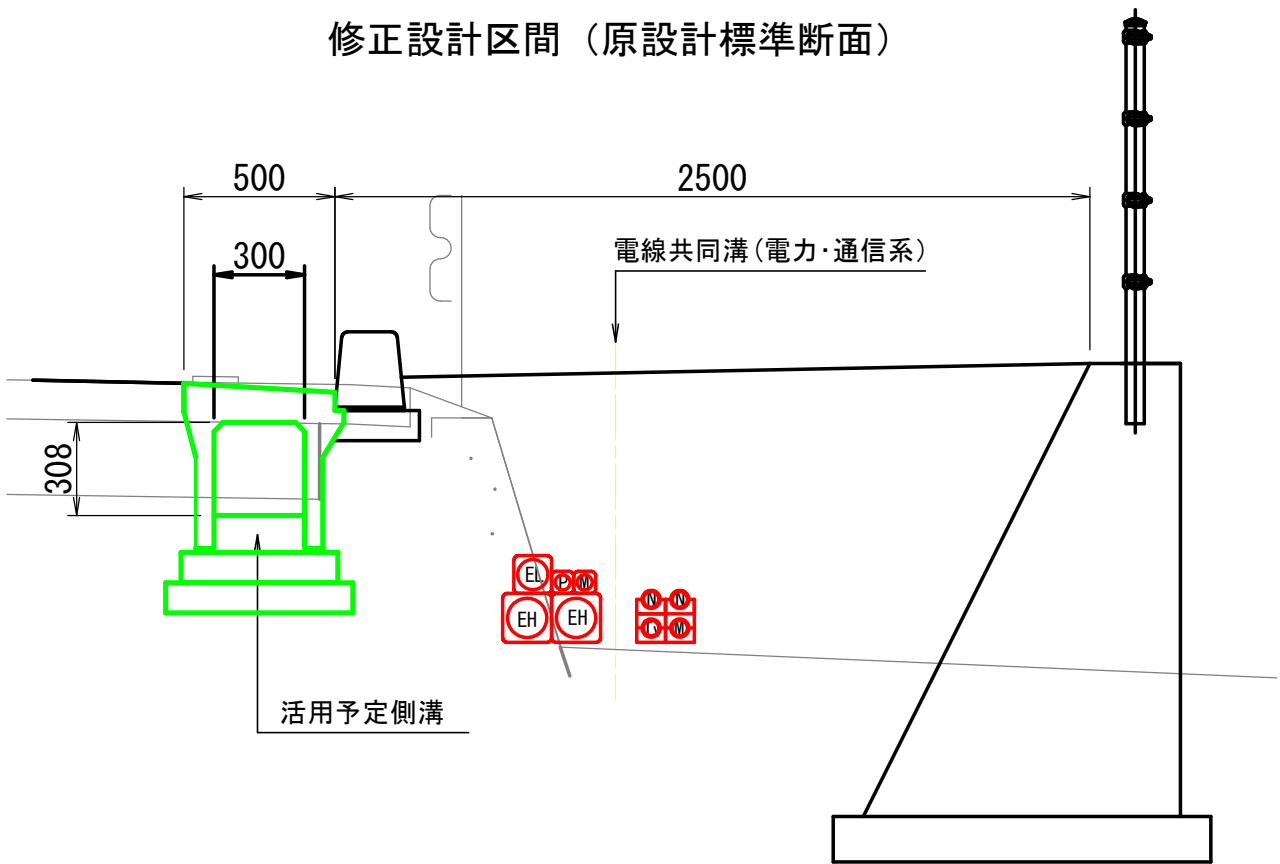

区分	電線事業者	種類	管種・管径	記号
電力系	四国電力	高压	角型FEPφ130	EH
		低压	角型FEPφ130	EH
	公安委員会	信号	角型FEPφ50	P
	公安委員会	メンテナンス	角型FEPφ50	M
通信系	NTT西日本	通信	PVφ50	N
		通信	PVφ50	N
	TV鳴門	通信	PVφ50	Tv
	NTT・TV鳴門	メンテナンス	PVφ50	M

工事名	R7徳土 鳴門公園線 鳴・鳴門土佐泊浦 電線共同溝設計業務		
路線名等	鳴門公園線		
工事箇所	鳴門市鳴門町土佐泊浦		
図面名	位置図		
縮尺		図面番号	
会社名			
事業者名	徳島県東部県土整備局		