


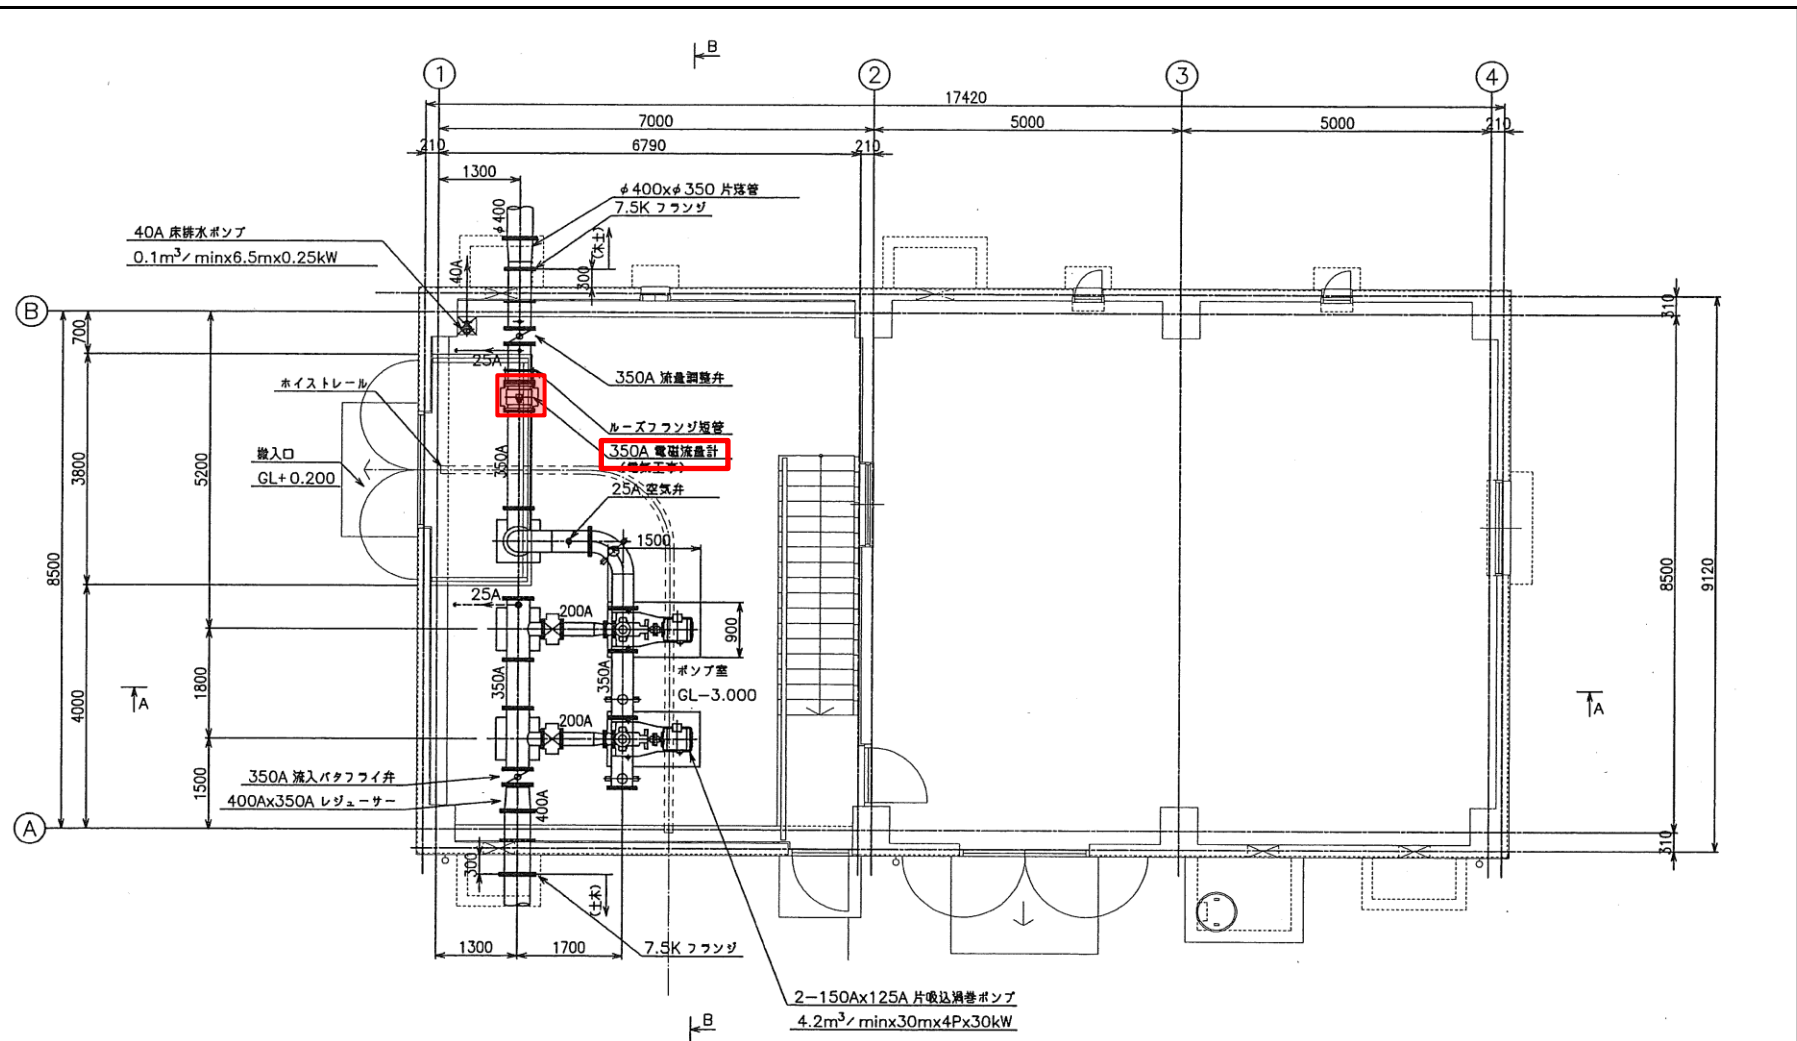


記 事

1. 本図寸法は積算呼び寸法であるため、部材製作の際には現地詳細寸法を測定のこと。

: 本業務対象機器



図面番号	1	図面総数	4	令和7年度
業務名	R7企総管 阿南工業用水道 第2地下水送水設備送水流量計保守業務			
縮尺	NTS			
図名	ポンプ室・電気室平面図			
徳島県企業局				

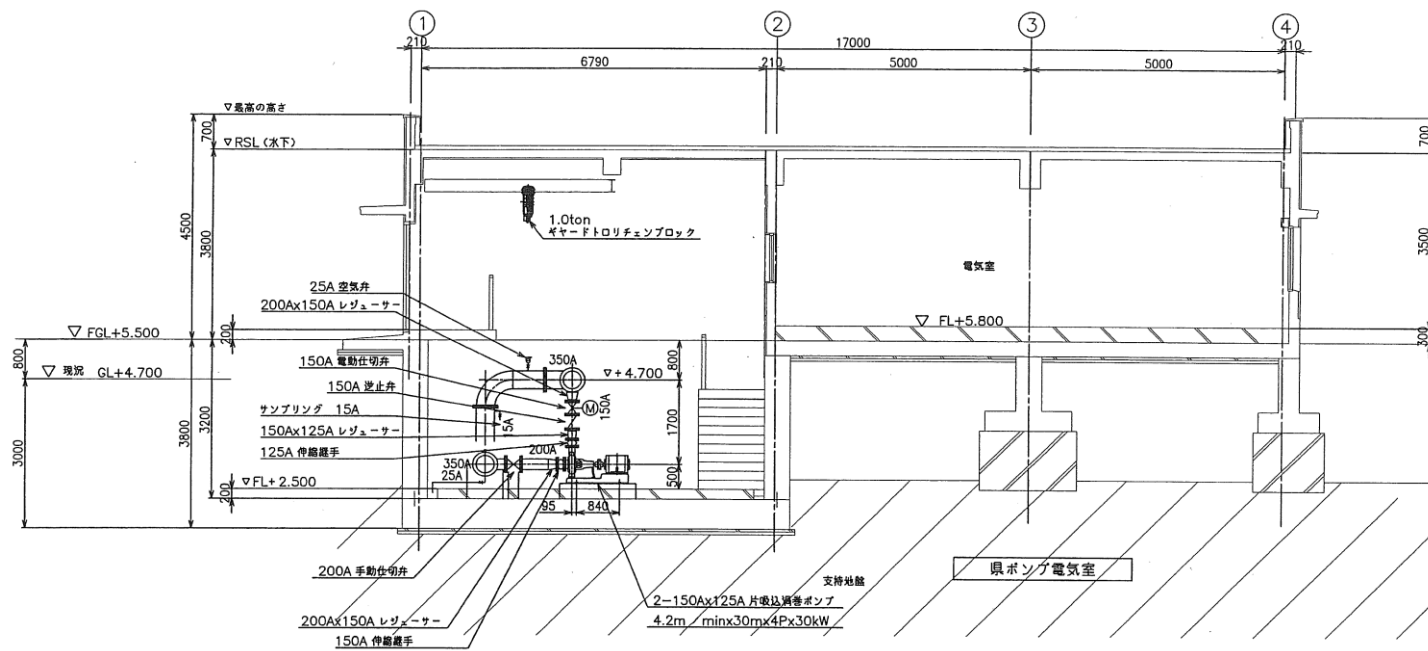

記 事

1. 本図寸法は積算呼び寸法であるため、部材製作の際には現地詳細寸法を測定のこと。

図面番号	2	図面総数	4	令和7年度
業務名	R7企総管 阿南工業用水道 第2地下水送水設備送水流量計保守業務			
縮尺	NTS			
図名	ポンプ室・電気室断面図1			
徳島県企業局				

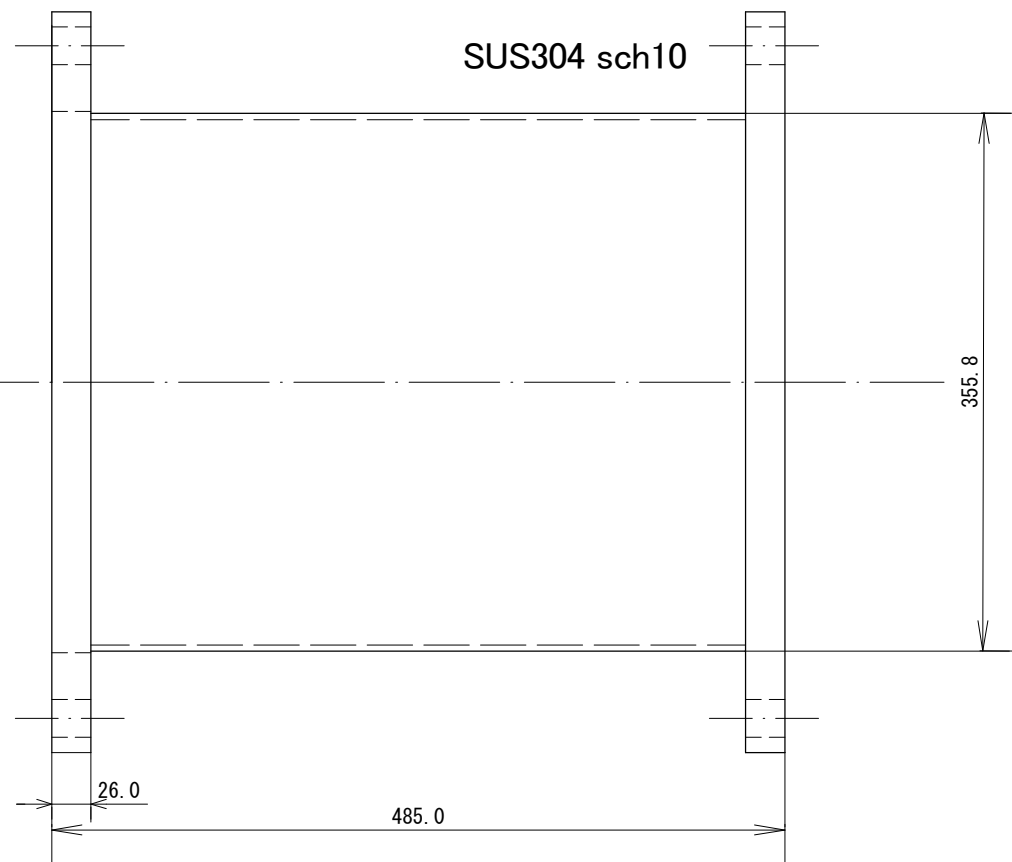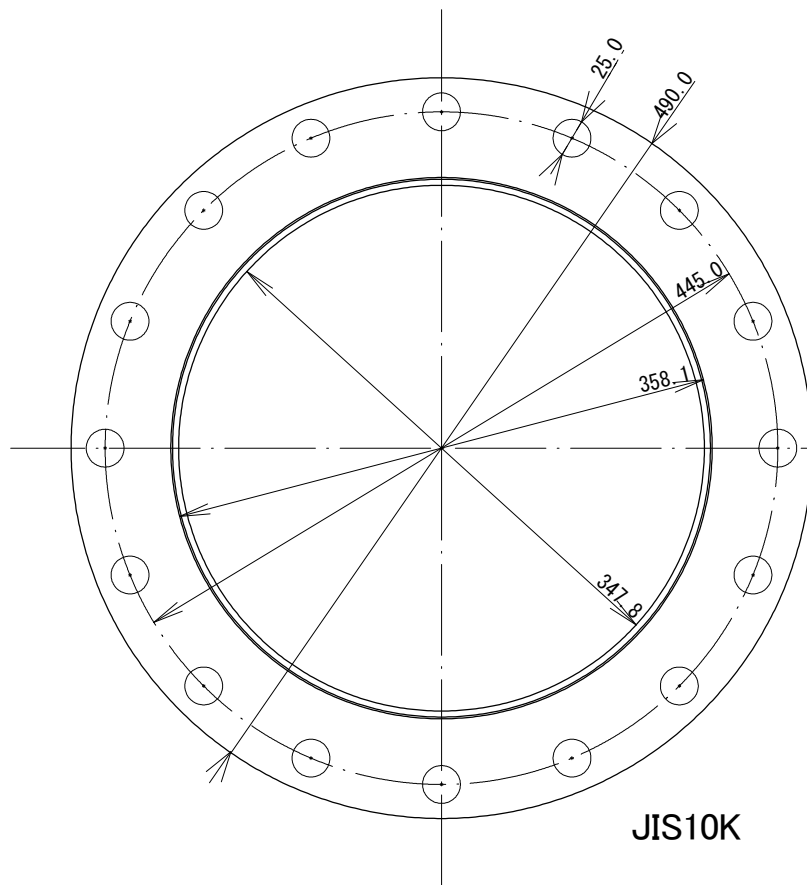

記 事

現地寸法あわせとする。

図面番号	4	図面総数	4	令和7年度
業務名	R7企総管 阿南工業用水道 第2地下水送水設備送水流量計保守業務			
縮尺	1:5			
図名	仮設配管図(両フランジ付配管)			
徳島県企業局				