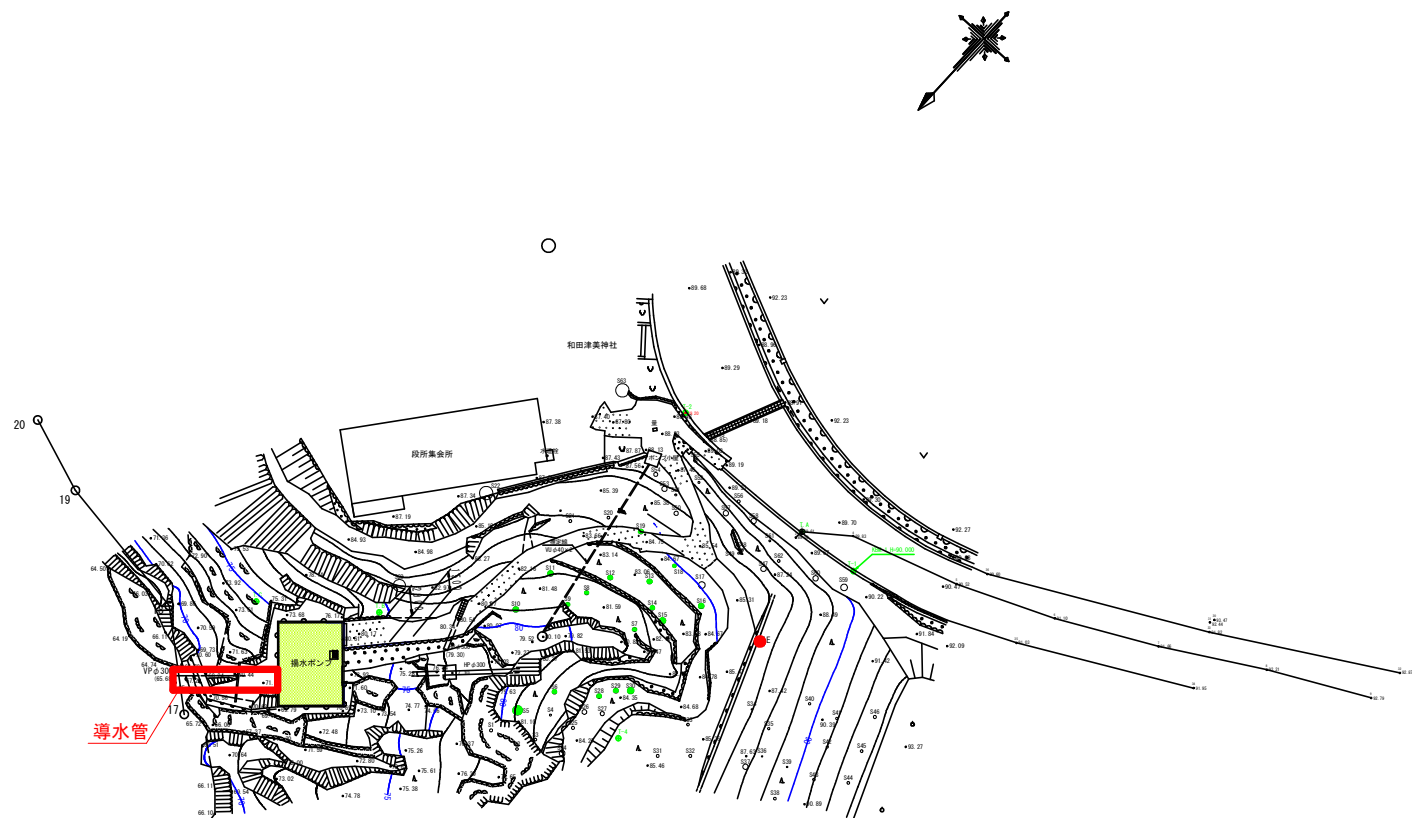


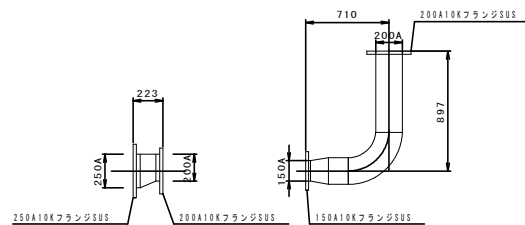
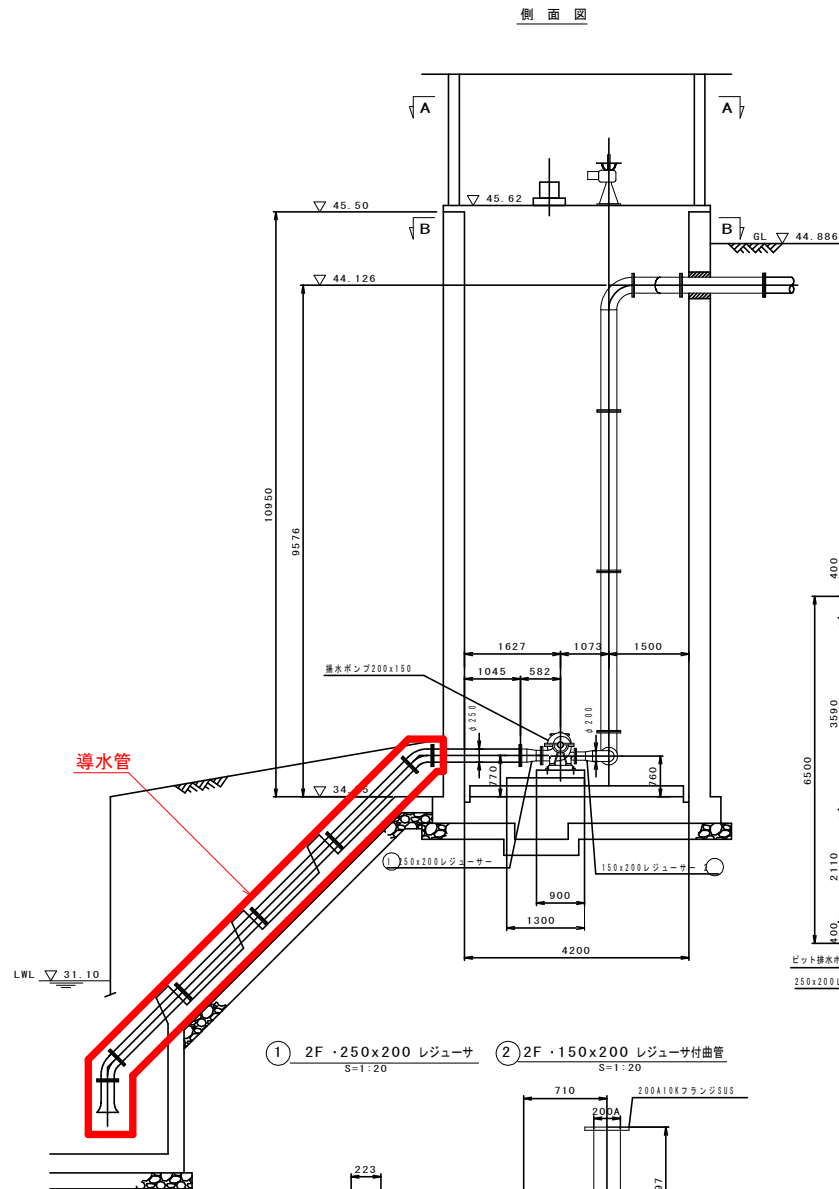
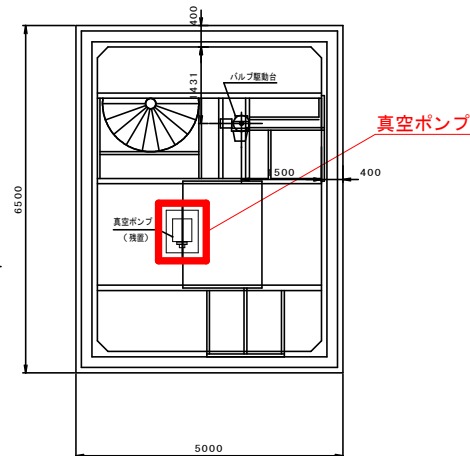
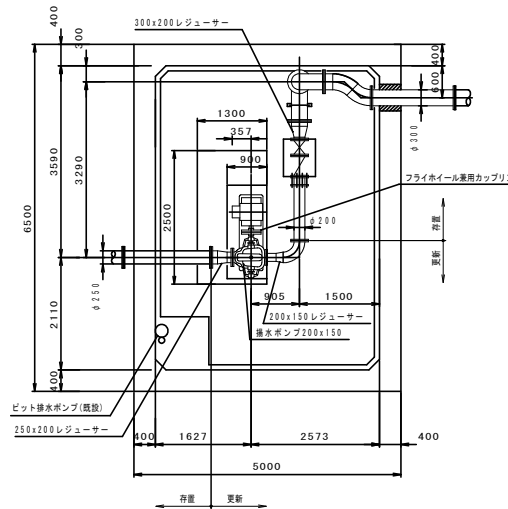
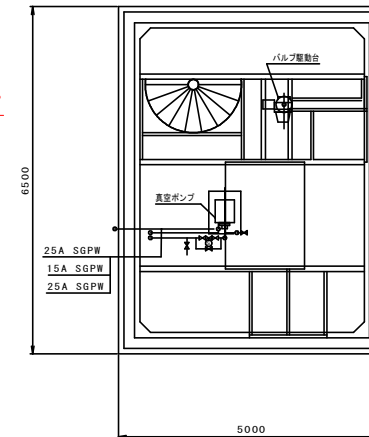
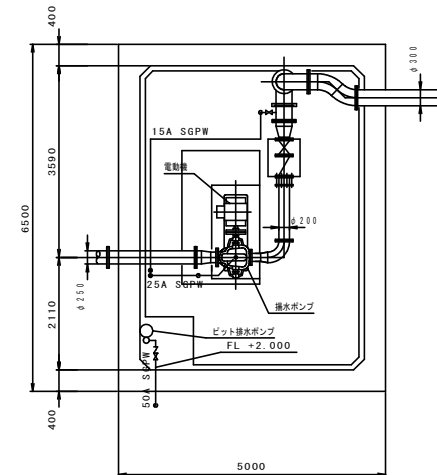
S=1 : 200



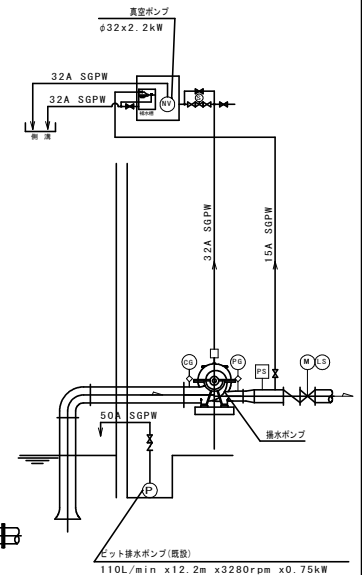
工 事 名	R7遊歩 中山間 那賀支部 段所排水管設計業務		
路 線 名	那賀支部地区		
工 事 箇 所	那賀郡那賀町延野		
図 面 名	平面図		
縮 尺	1 / 200	図面番号	1 / 2
会 社 名			
事業者名	徳島県南部総合農林民営農水産部＜農産＞		

S=1:50、1:20

ポンプ配置図


$$\underline{A - A}$$

$$\underline{B - B}$$

$$\underline{A - A}$$

$$\underline{B - B}$$


小配管図



凡 例	
記 号	名 称
	仕切弁（常時閉）
	仕切弁（常時開）
	逆止弁
	電動仕切弁
	電磁弁
	レギュレーサ
	計器用バルブ
	速成計
	圧力計
	リミットスイッチ
	圧力スイッチ
	電 極

工事名	R7波抜 中山間 那賀東部 段所導水管設計業務		
路線名等	那賀東部地区		
工事箇所	那賀郡那賀町延野		
図面名	配置図		
縮尺	S=1:50	図面番号	2 / 2
会社名			
事業者名	徳島県南総合農林民農水産部<美波>		