

質 問 回 答 書(1回目)


1 / 1

次の工事に関する質問に回答します。

令和7年10月6日


工 事 名 : R7徳土 鳴門総合運動公園 鳴・撫養立岩 野球場スコアボード改修工事
 路線名等 : 鳴門総合運動公園
 工事箇所 : 鳴門市撫養町立岩

番号	質 問 事 項	回 答
1	従来のスコアボードシステムのメーカー名をお教えてください。	東芝ライテック株式会社製です。
2	太陽光発電設備の配線ルートについて、スコアボード棟内のパワーコンディショナー用配線ルートが不明です。他に資料等があれば、ご明示頂けますか。(図面E-009)	別紙資料①のとおりです。
3	太陽光発電設備のディスプレイ表示装置の取付位置について、ディスプレイ表示装置取付位置に建築工事で設置予定の総合案内表示があります。取付位置は確保されているのでしょうか。それと、露出壁取付でよろしかったでしょうか。(図面E-020)	貴見のとおりです。
4	大型映像装置設備の新設配線について、操作室の架からスコアボード棟内受信制御装置までの光ケーブル配線のみ数量表に表記があります。それ以外の機器間配線工事は別途工事としての認識でよろしかったでしょうか。(図面E-150,E-167～E-170)	本工事での実施を見込んでいます。 設計書(金抜き)の「機器間配線工事」に含まれています。
5	大型映像装置設備の撤去工事について、既設制御盤・配管・配線の撤去工事が設計図及び数量表に表記がありません。別途工事という認識でよろしかったでしょうか。	本工事での撤去を見込んでいます。 設計書(金抜き)の「既設機器撤去工事」に含まれています。
6	大型映像装置設備の設置位置について、表示電源装置・受信制御装置の設置位置がわかる図面がありません。ご明示頂けますか。	別紙資料②のとおりです。
7	大型映像装置設備の冷却設備工事について、スコアボード棟内に映像装置用の冷却設備が必要かと考えます。別途工事にて冷却設備等の工事の予定はございますか。	冷却設備の設置は予定していません。協議により必要となった場合には、設計変更の対象とします。
8	サブスコアボードの取付について、サブスコアボードは高重量ですが、天井面のコンクリートにあと施工アンカーでの取付と考えて宜しいでしょうか。(図面E-163～E-166)	埋め込みアンカーでの施工を想定しています。

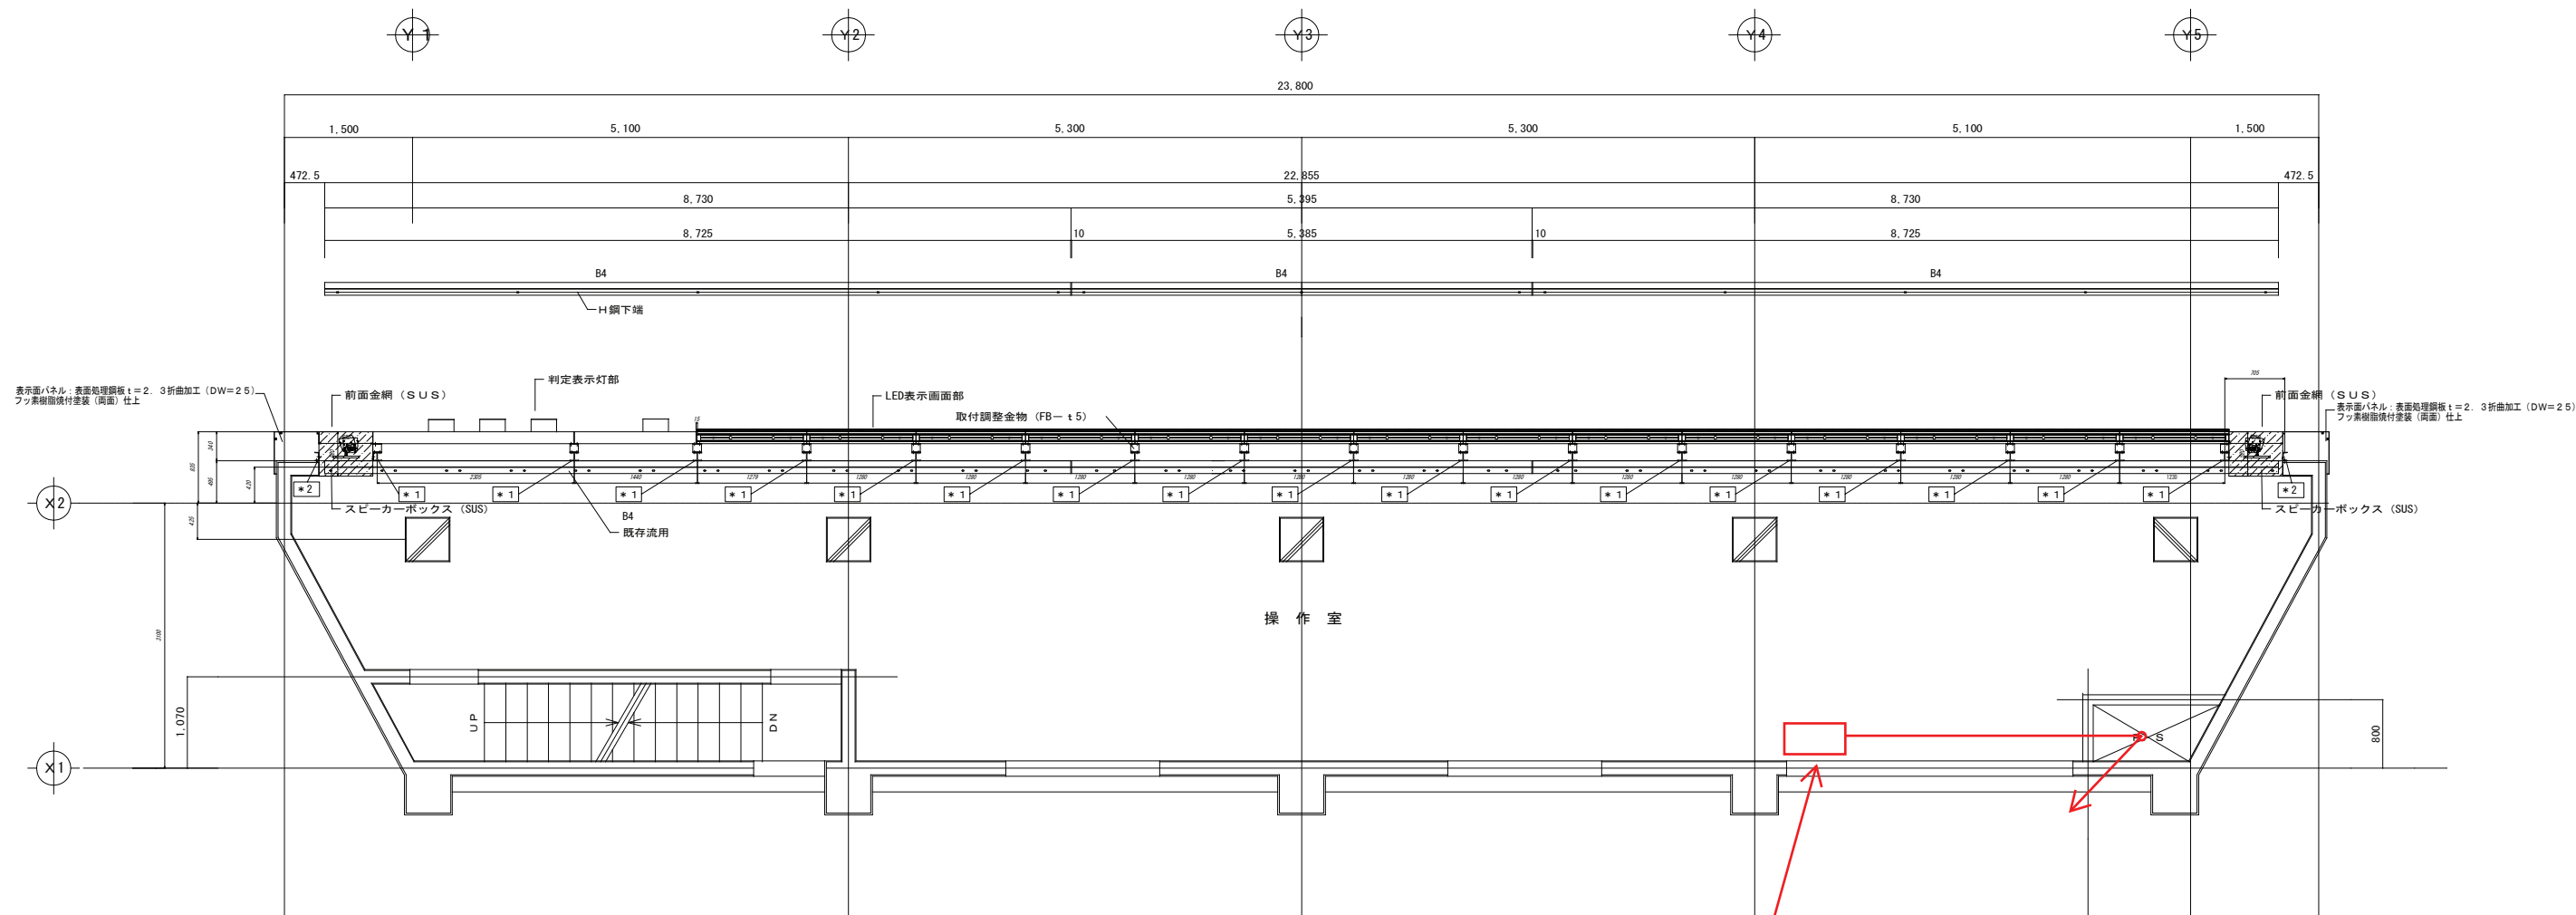

2階 平面図 S=1/40

太陽光パワーコンディショナー

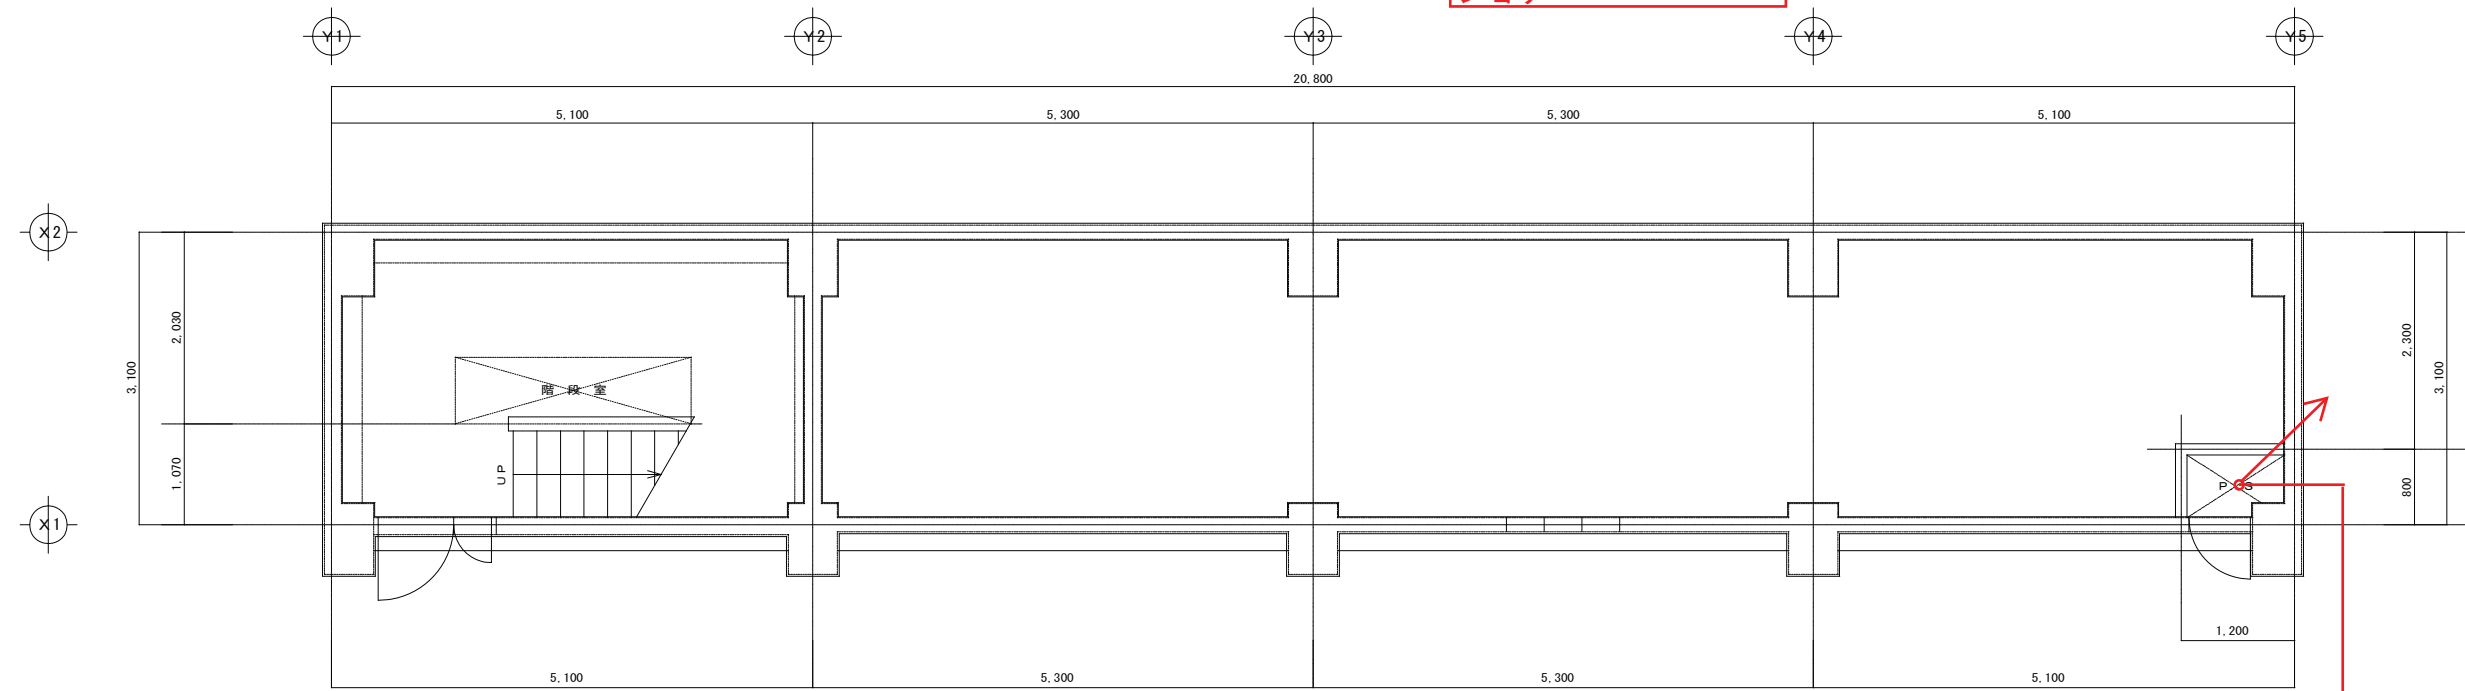


1階 平面図 S=1/40


屋外ハンドホールへ

別紙資料①

設計者				法適合確認欄	検証者	設計番号	特記	徳島県東部県土整備局<徳島>	●工事名	●図面番号	AZUSA SEKKEI Architects, Engineers & Consultants 株式会社 梓設計 関西支社 一級建築士事務所登録 元版(2)第22234号	株式会社 宮建築設計 MIYA Architect's Office 一級建築士事務所登録 徳島県知事登録第11050号
一級建築士 第286776号 渡邊 和幸	一級建築士 第384579号 浅山 明			設備設計一級建築士 第6211号 浅山 明	寺田 庄作	17992			R7徳土 鳴門総合運動公園 鳴・撫養立岩 野球場スコアボード改修工事	E-153		
									●図面名	●縮尺		
									大型映像装置設備 スコアボード1階・2階平面図(改修後)	1 : 40 (A1) 1 : 80 (A3)		

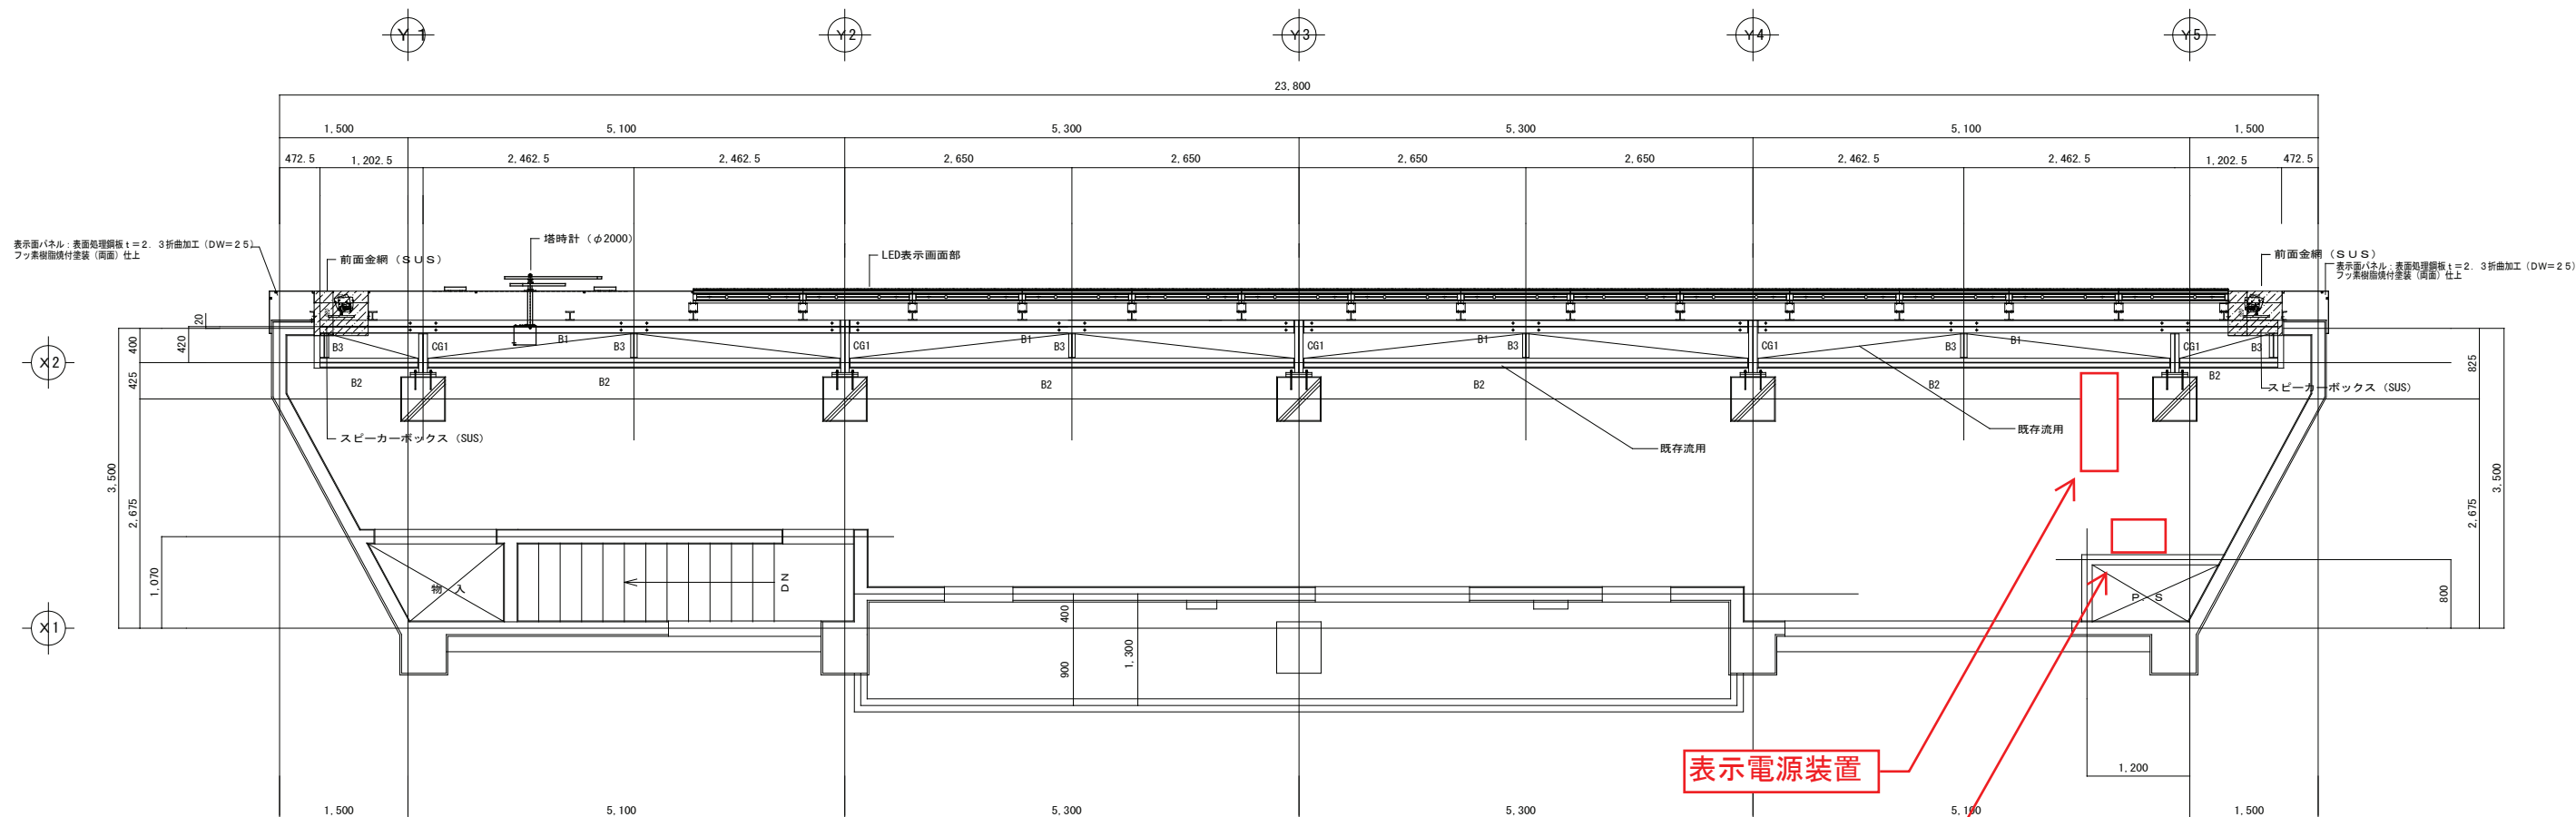

3階 梁伏図 S=1/40

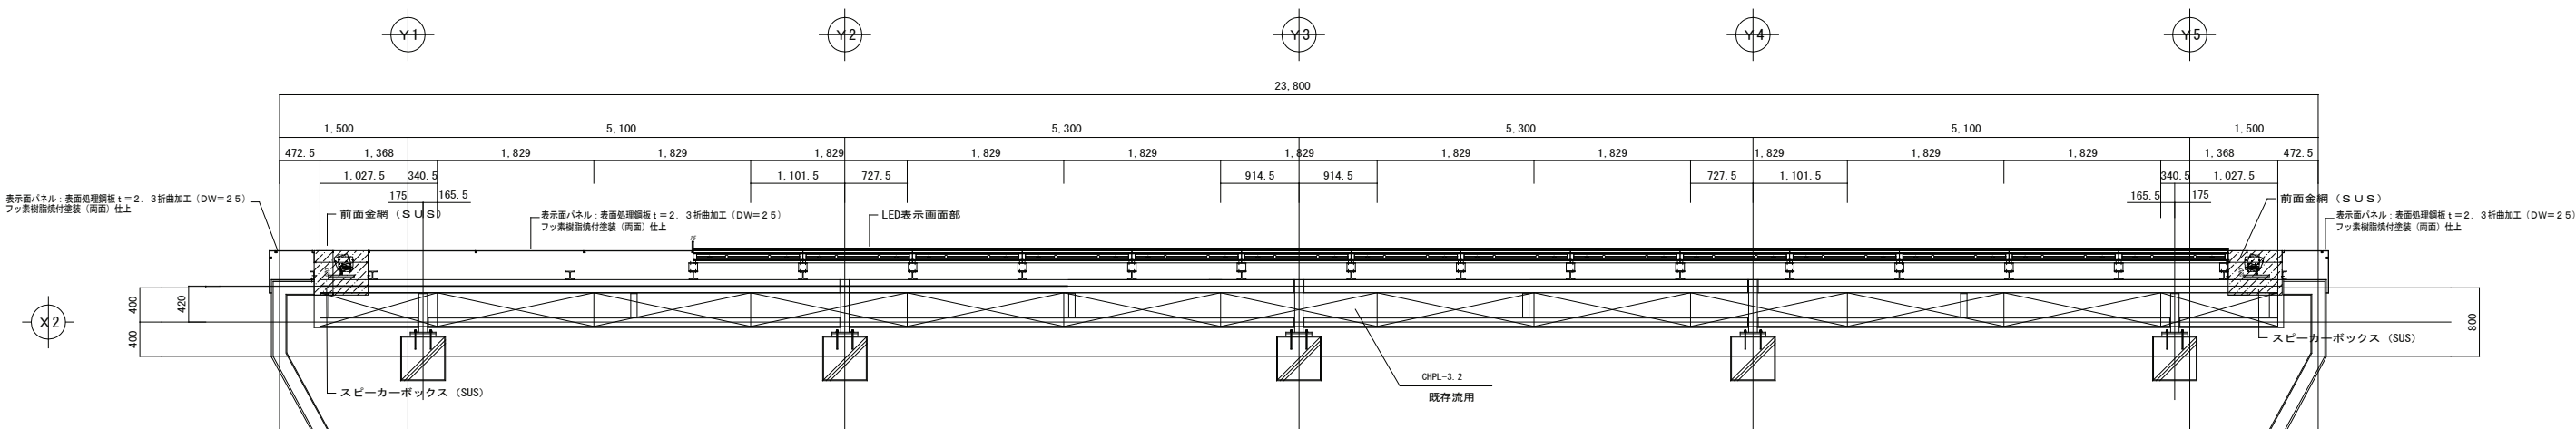

3階 平面図 S=1/40

別紙資料②

設計者				法適合確認欄	検証者	設計番号	特記	徳島県東部県土整備局＜徳島＞	●工事名	●図面番号	AZUSA SEKKEI Architects, Engineers & Consultants 株式会社 梓設計 関西支社 一級建築士事務所登録 大阪(7)第2234号	株式会社 宮建築設計 MIYA Architect's Office 一級建築士事務所登録 徳島県知事登録第11050号
一級建築士	一級建築士			設備設計一級建築士		17992			R7徳土 鳴門総合運動公園 鳴・撫養立岩 野球場スコアボード改修工事	E-154		
第286776号	第384579号			第6211号					●図面名	●縮尺		
渡邊 和幸	浅山 明	西山 浩司		浅山 明	寺田 庄作				大型映像装置設備 スコアボード3階平面図・梁伏図(改修後)	1 : 40 (A1) 1 : 80 (A3)		