


平面図


S=1:300

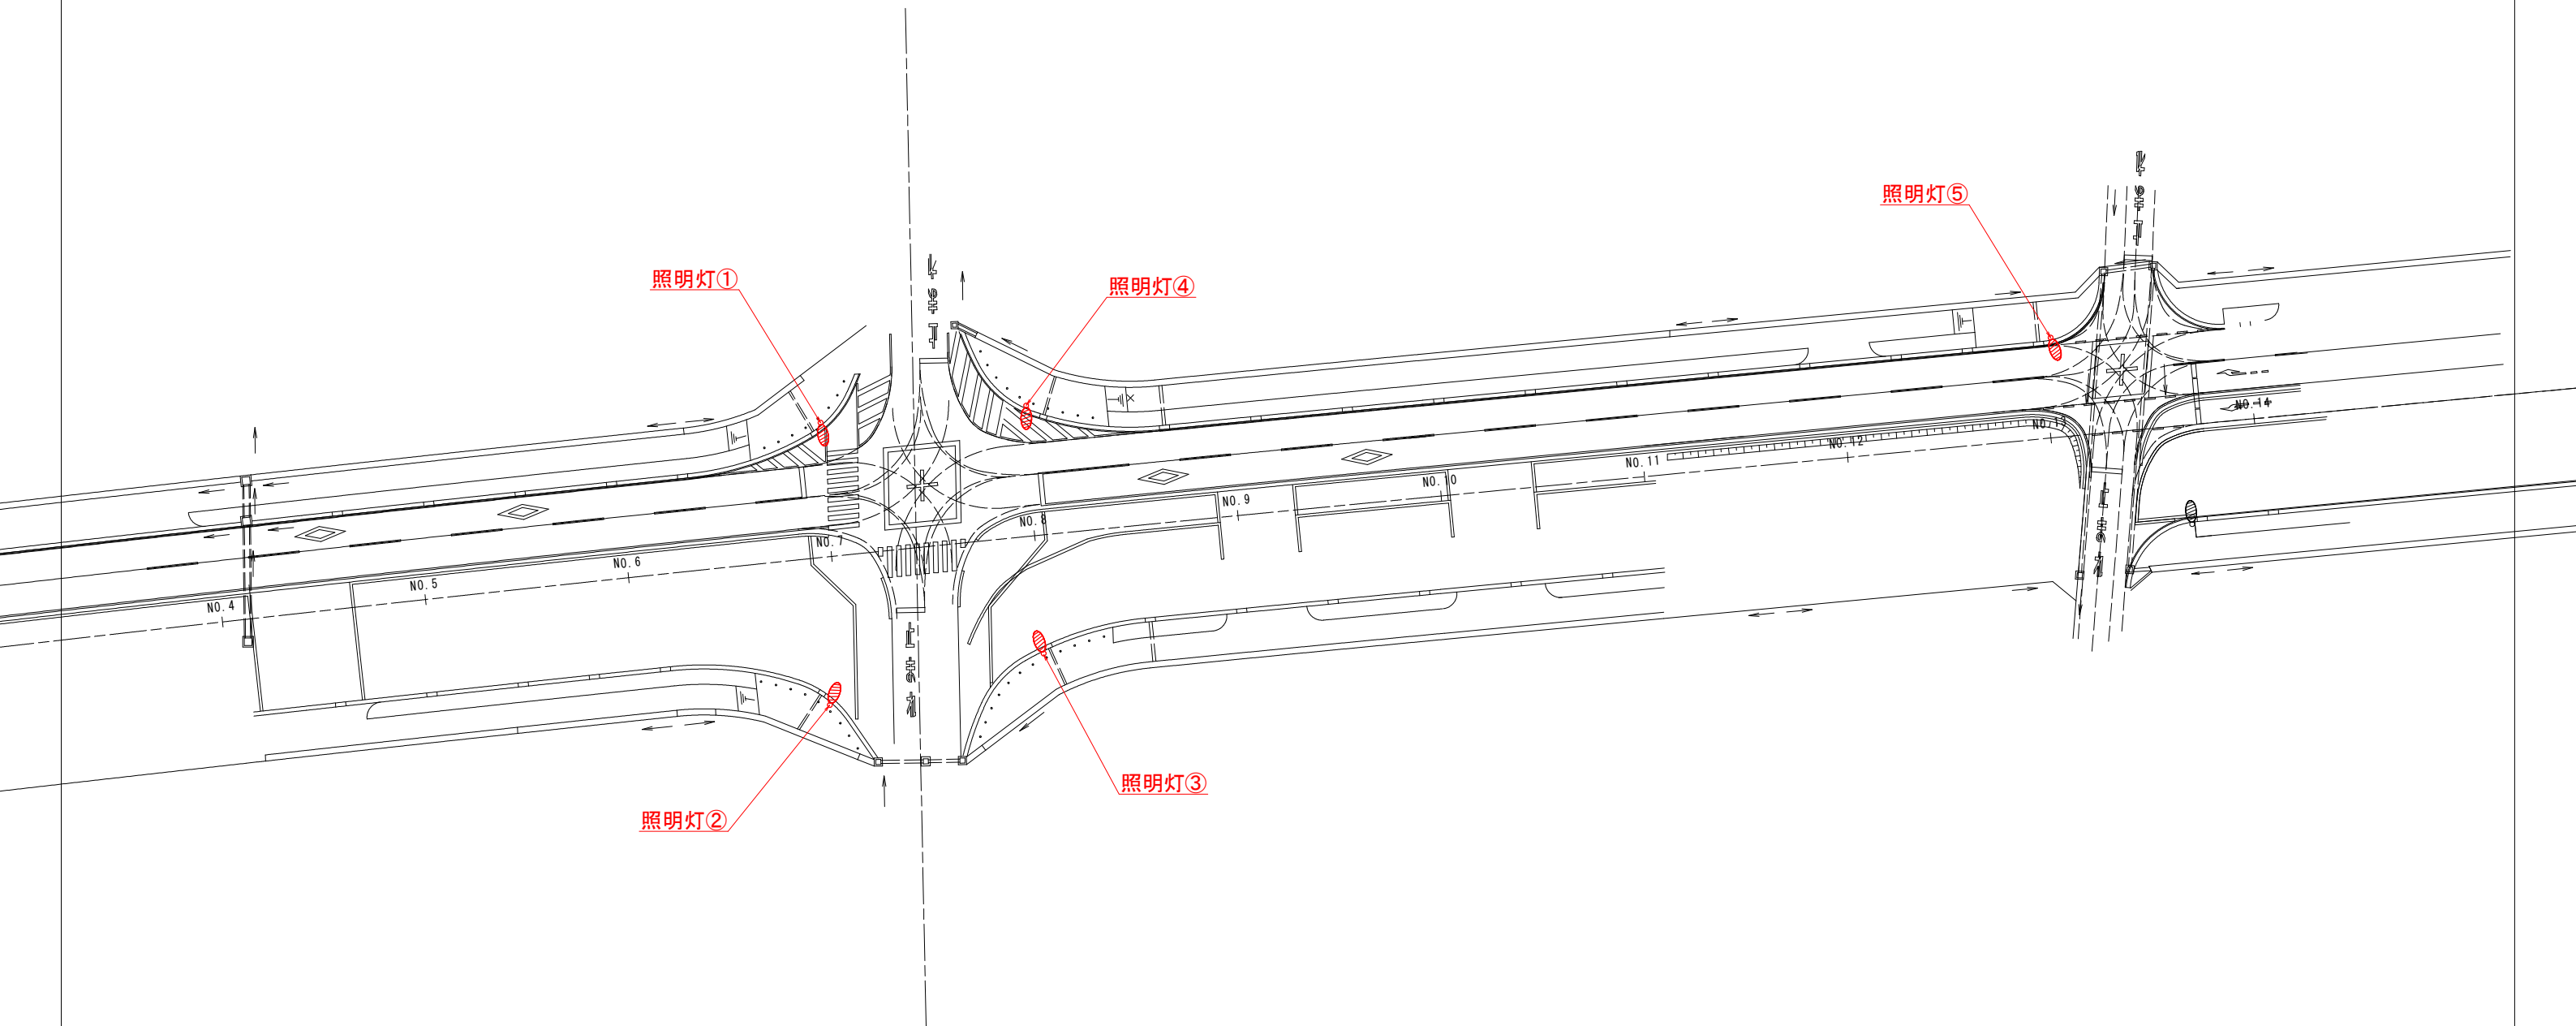


実施設計図面

工事名	R7徳環 住吉万代園瀬橋線 徳・福島1 照明灯設置工事		
路線名等	住吉万代園瀬橋線		
工事箇所	徳島市福島1丁目		
図面名	平面図		
縮尺	図 示	図面番号	1
会社名			
事業者名	徳島県東部県土整備局＜徳島＞		

照明灯構造図

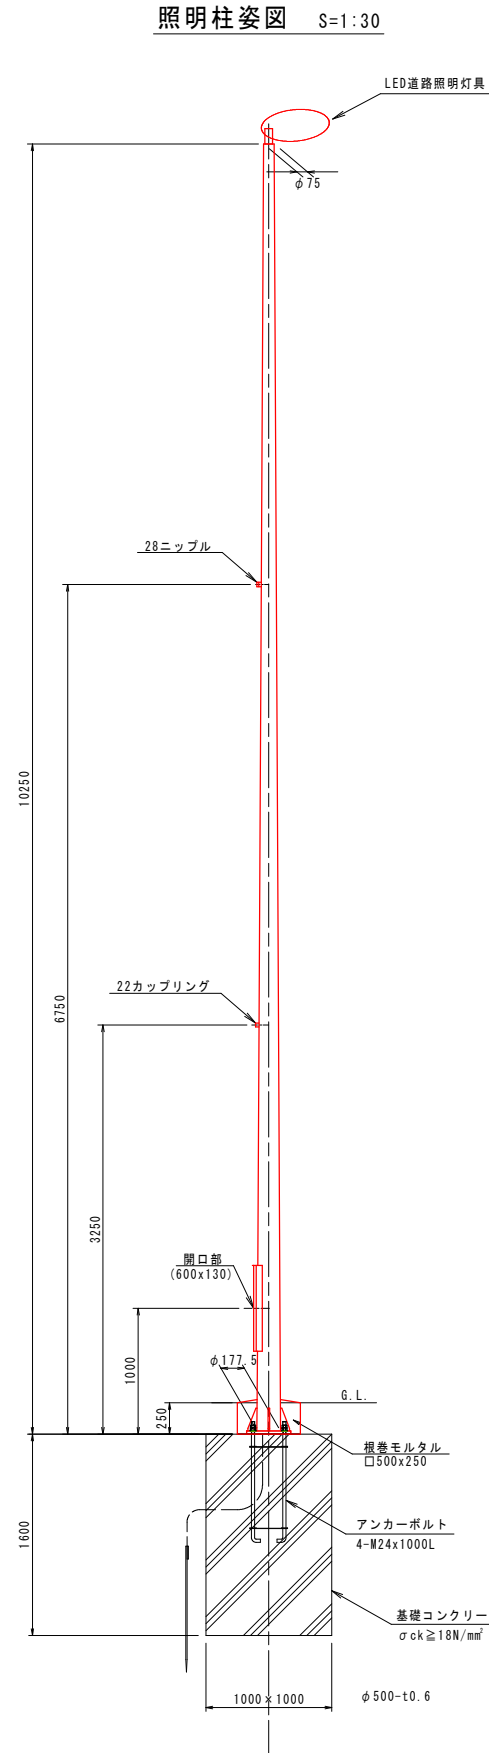

ベース部詳細図 S=1:10

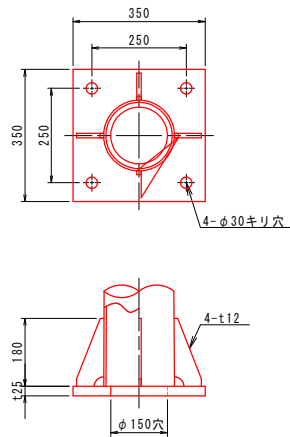

注 記

- 灯具は、「建電協型照明器具KCE070-2同等品以上」とする。
- 施工前には使用する灯具にて再計算を実施し、設計基準を満たすことを確認すること。

実施設計図面

工事名	R7徳環 住吉万代園瀬橋線 徳・福島1 照明灯設置工事		
路線名等	住吉万代園瀬橋線		
工事箇所	徳島市福島1丁目		
図面名	照明灯構造図		
縮尺	図 示	図面番号	2
会社名			
事業者名	徳島県東部県土整備局<徳島>		