



配置配線図

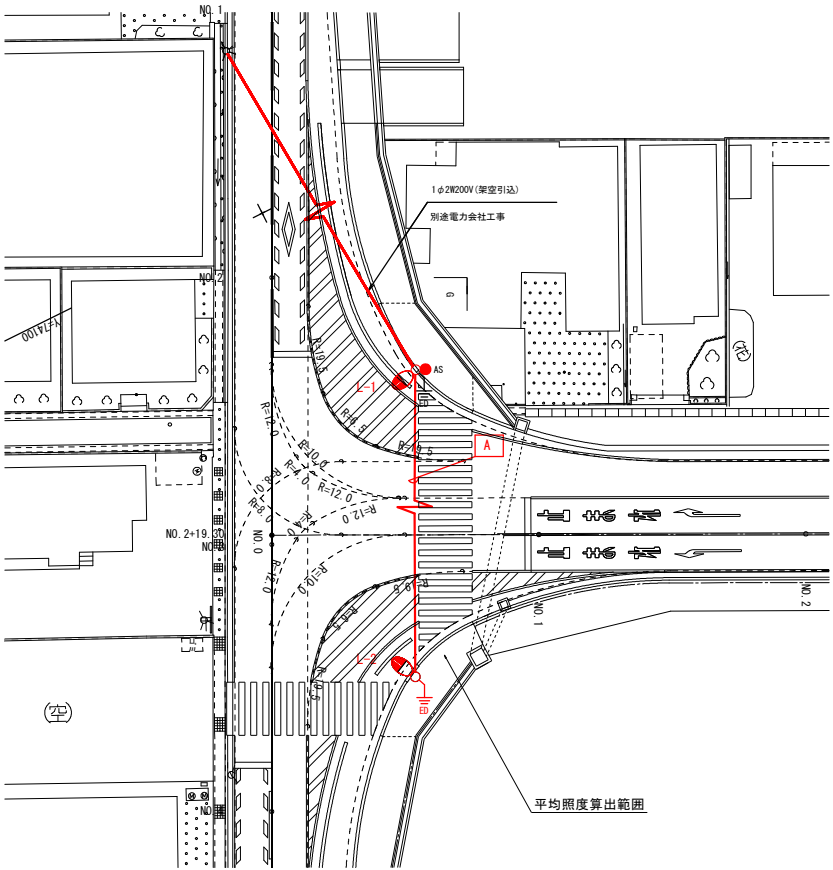

凡 例

記 号	名 称	備 考	数 量
	照明灯 L-1	KOE050-2C 8.3mベース式重船めっきポール(1SB. 3B-S特注品)	1基
	照明灯 L-2	KOE050-2C 8.3mベース式重船めっきポール(1SB. 3B-S特注品)	1基
	自動点滅器	AC200V 3A プラグイン式 (受台付き)	1個
	接地	D種接地	2ヶ所
	配線	架空配線	-

系 統 図

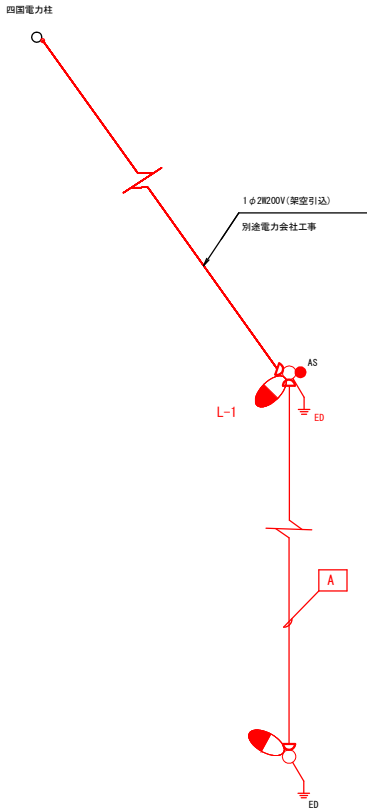

配置配線表

記 号	ケーブル種別	配 管	備 考
A	20V-2.0mm	-	架空配線

交差点A

実施設計図面

工事名	R7 渡土 久尾穴渡浦線・海・久保 道路照明灯工事 (3)		
路線名等	(一) 久尾穴渡浦線		
工事箇所	海部郡海陽町久保 (第3分割)		
図面名	交差点照明設備配線平面図		
縮尺	1:200	図面番号	1 / 1
会社名			
事業者名	徳島県南部総合振民局<美波庁舎>		