



川田水位局 敷地平面・空中線据付図

敷地平面図
S=1/250

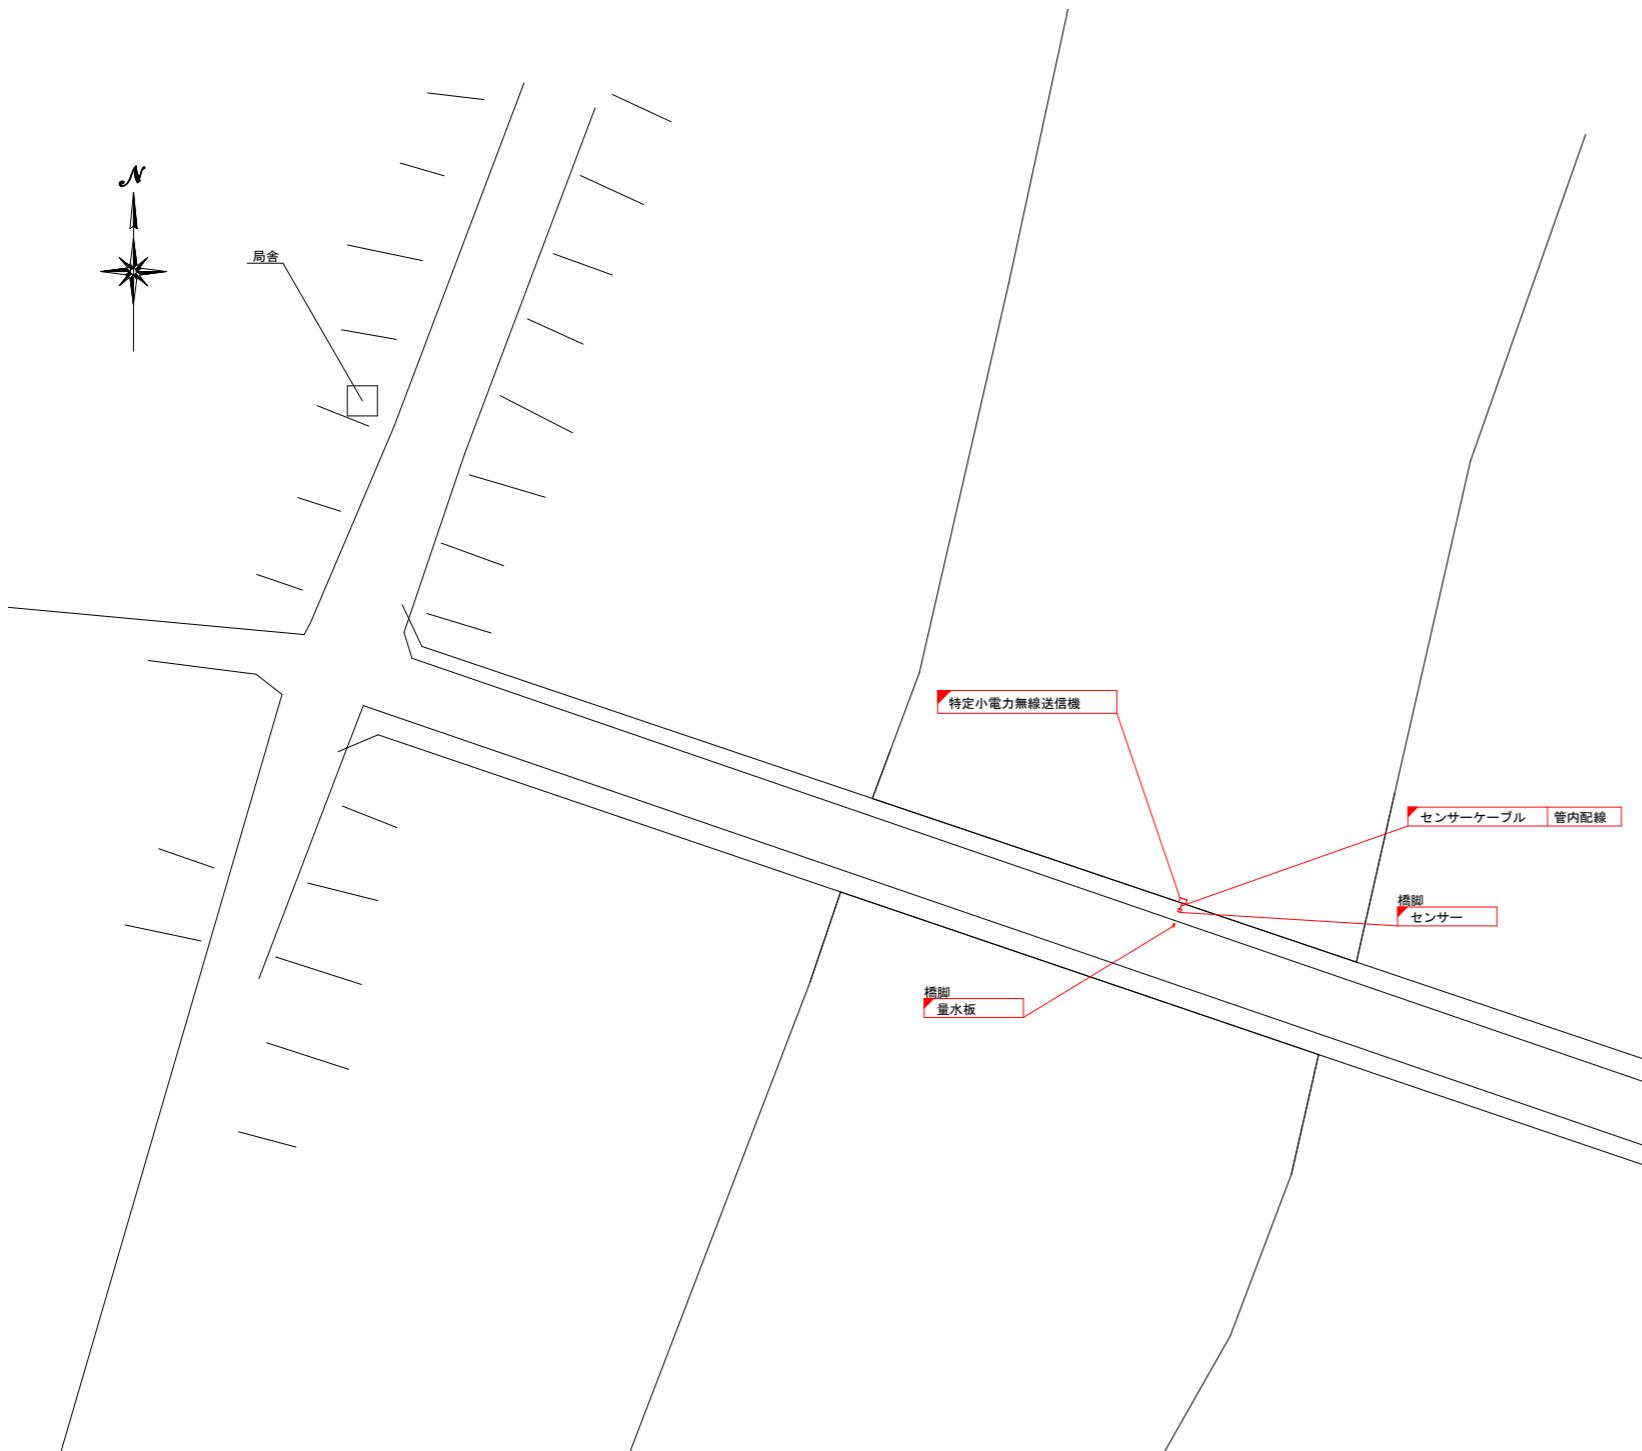

空中線据付図
S=1/50

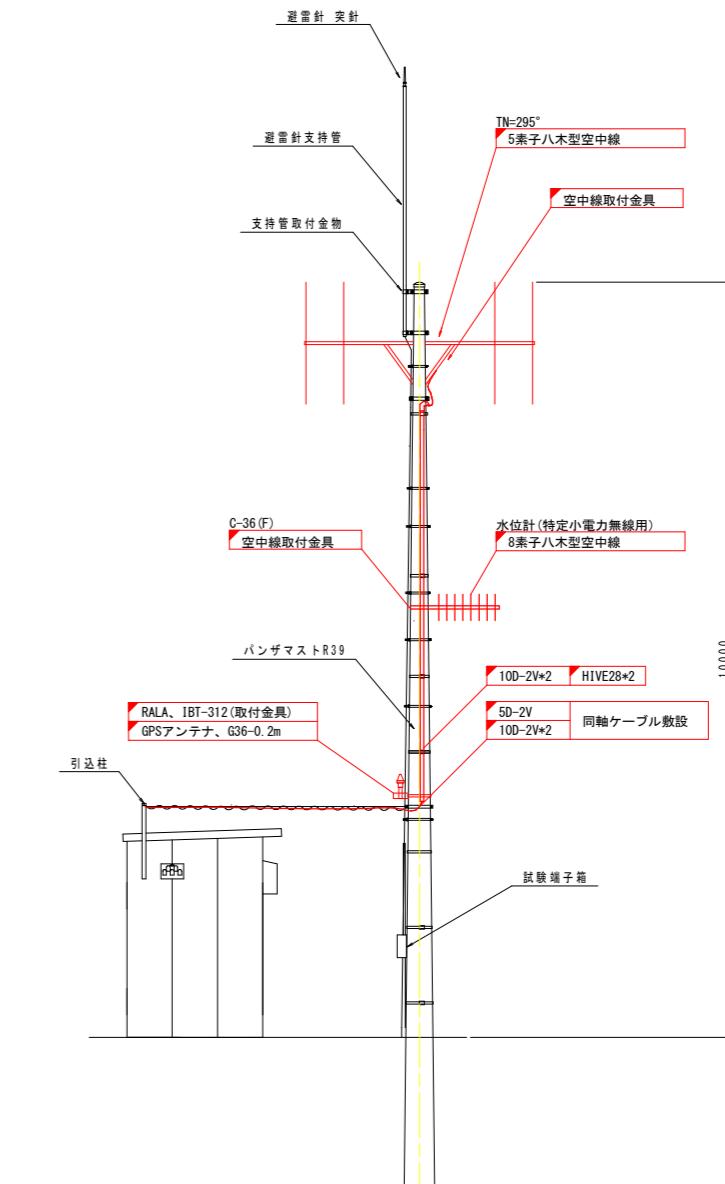

凡例
■ : 本業務(設置)
□ : 既設

(川田水位局)

工事名	R7吉土 川田水位局 吉・山川村震 水防テレメータ水位局改修工事		
路線名等	川田水位局		
工事箇所	吉野川市山川町村雲		
面名	川田水位局 敷地平面・空中線据付図		
縮尺	図示	図面番号	1 / 4
会社名			
事業者名	東部県土整備局(吉野川)		


川田水位局 機器配置・配線図

局舎内機器配置図
S=1/20

ケーブル系統図

立面図（内視）（“A”より望む）

平面図

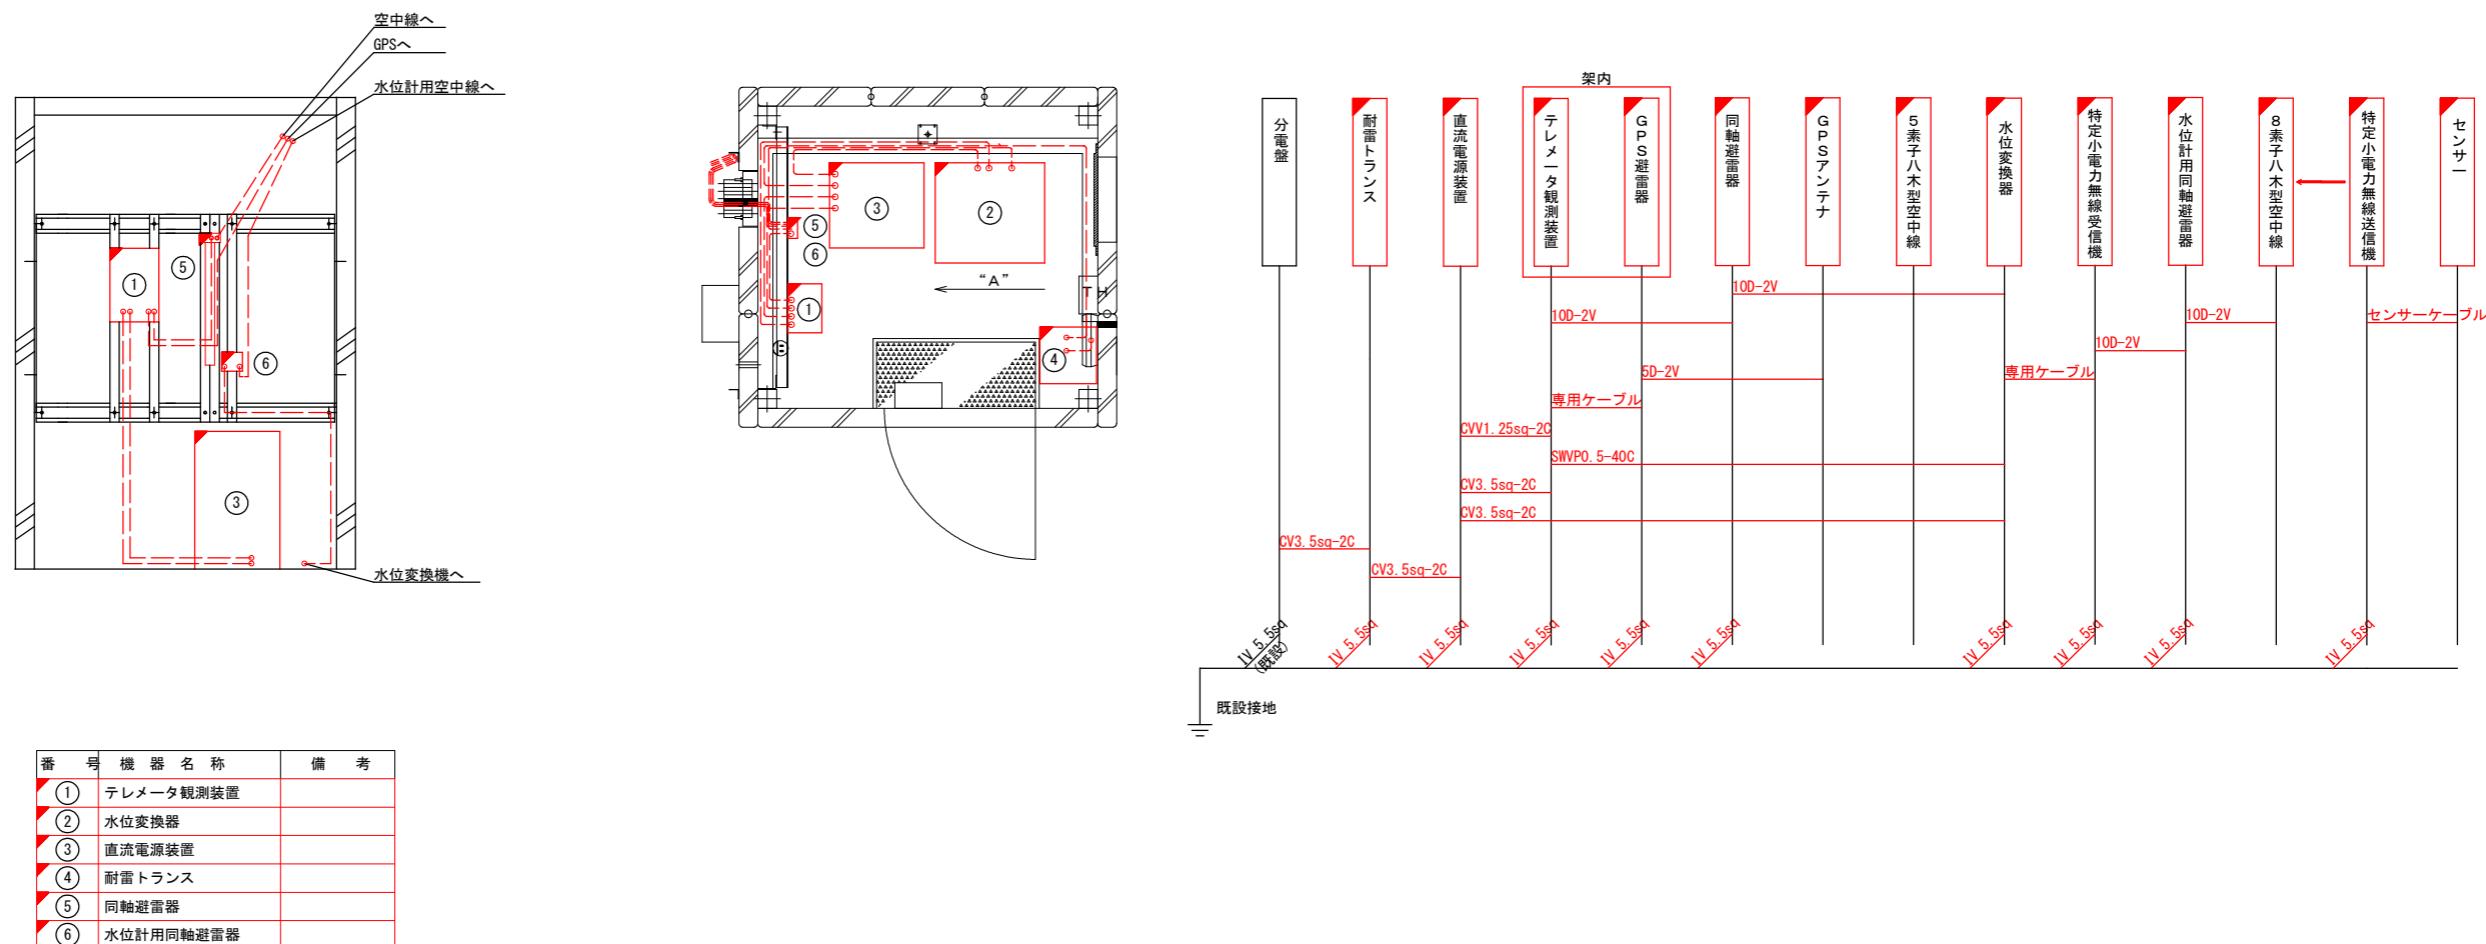

凡例


 : 本業務(設置)

既設


川田水位局	
工事名	R7吉土 川田水位局 吉・山川村雲 水防テレメータ水位局改修工事
路線名等	川田水位局
工事箇所	吉野川市山川町村雲
図面名	川田水位局 機器配置・配線図
縮尺	図示
会社名	2 / 4
事業者名	東部県土整備局〈吉野川〉

川田水位局 敷地平面・空中線撤去図

敷地平面図
S=1/250

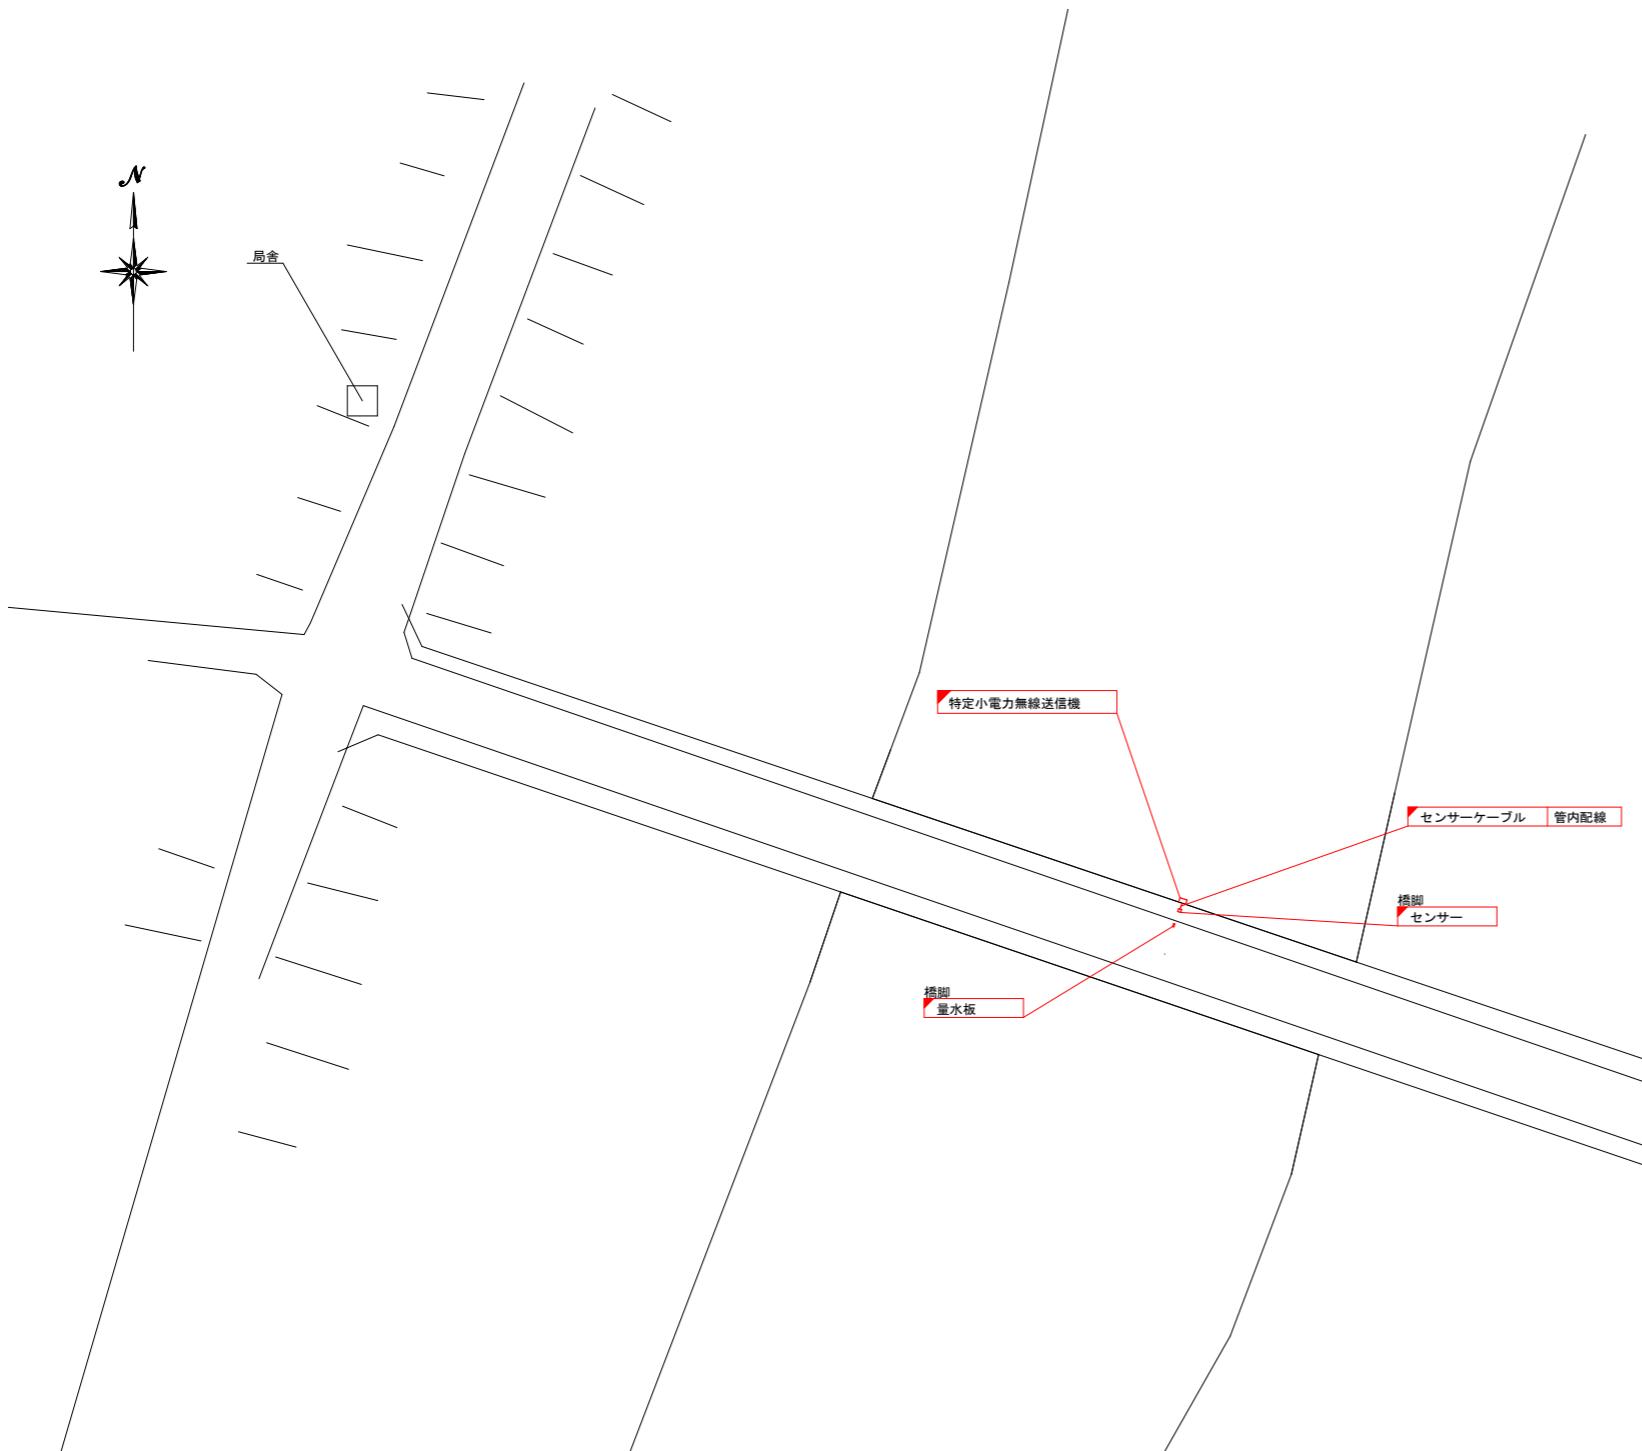

空中線据付図
S=1/50

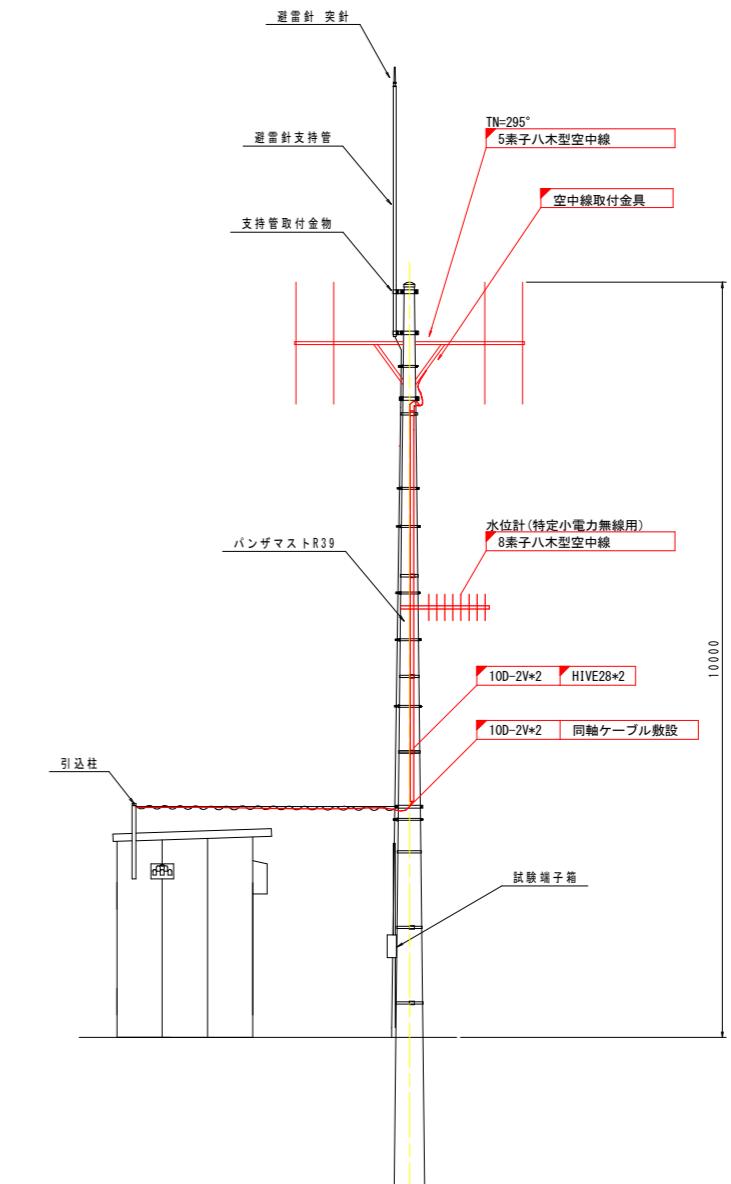

凡例
■ : 本業務(撤去)
□ : 既設

(川田水位局)


工事名	R7吉土 川田水位局 吉・山川村雲 水防テレメータ水位局改修工事		
路線名等	川田水位局		
工事箇所	吉野川市山川町村雲		
面名	川田水位局 敷地平面・空中線撤去図		
縮尺	図示	図面番号	3 / 4
会社名			
事業者名	東部県土整備局(吉野川)		

川田水位局 機器配置・配線撤去図



局舎内機器配置図
S=1/20

ケーブル系統図

立面図（内視）（“A”より望む）

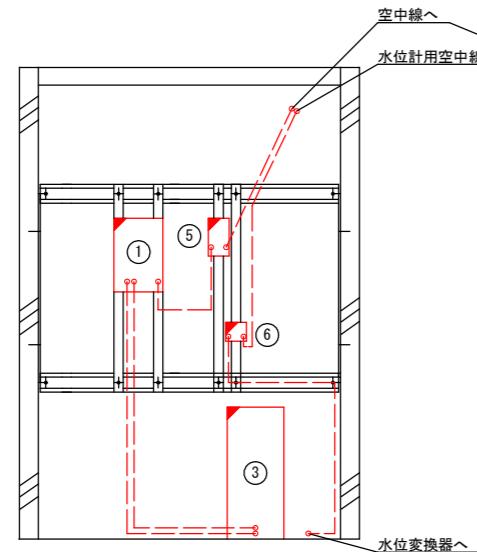

平面図

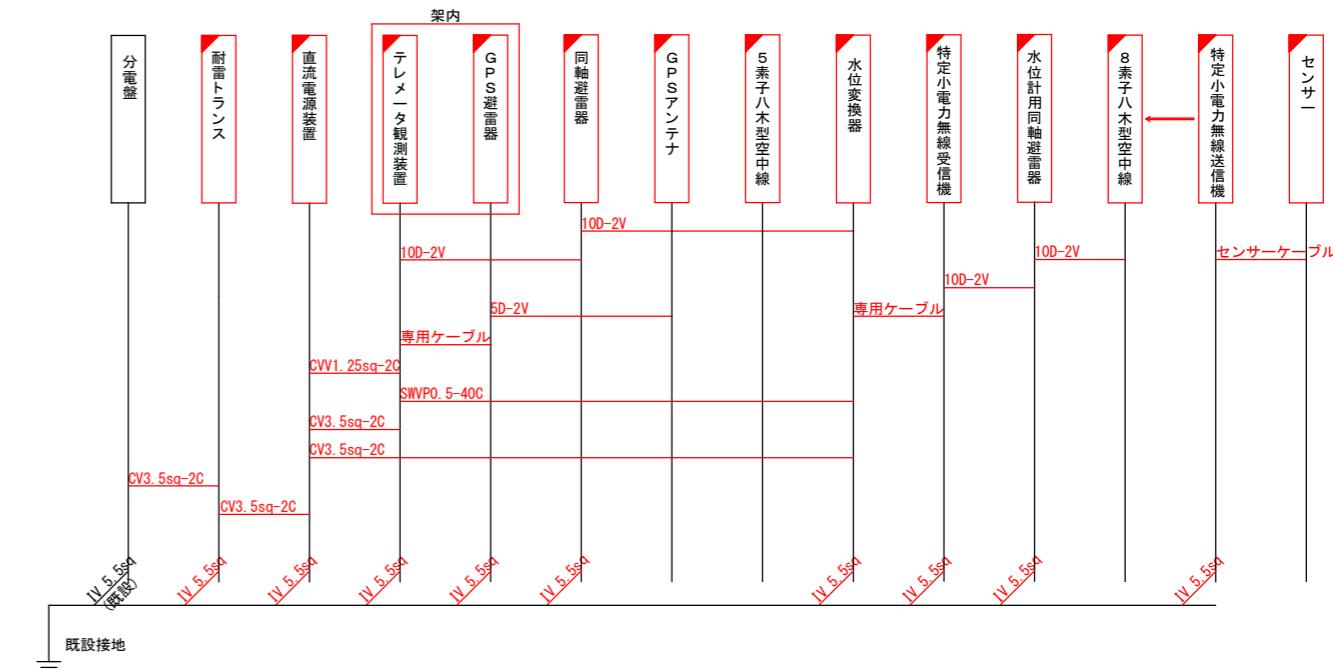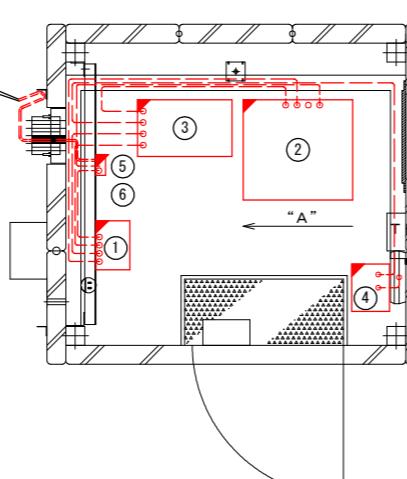

番号	機器名	備考
①	テレメータ観測装置	
②	水位変換器	
③	直流電源装置	
④	耐雷トランス	
⑤	同軸避雷器	
⑥	水位計用同軸避雷器	

凡例
■ : 本業務(撤去)
□ : 既設

(川田水位局)			
工事名	R7吉土 川田水位局 吉・山川村雲 水防テレメータ水位局改修工事		
路線名等	川田水位局		
工事箇所	吉野川市山川町村雲		
図面名	川田水位局 機器配置・配線撤去図		
縮尺	図示	図面番号	4 / 4
会社名			
事業者名	東部県土整備局（吉野川）		